 



A – A
SKALA 1:25


PRZEKROJ PIONOWY SZYBU
PRZEWIDZIEĆ WENTYLACJĘ W GÓRNEJ CZĘŚCI SZYBU
ZGODNIE Z WYTYCZNYMI NORMY PN-EN 81-20:2014-10

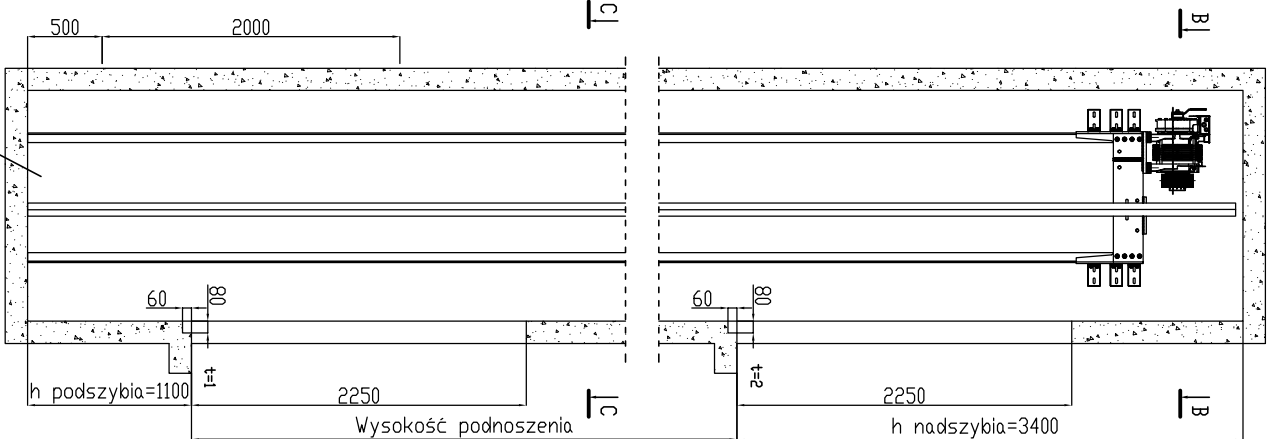

DEPRWADZIĆ BEZMARĘCĘ UZIEMIĄJĄCĄ DO PODSZYBIA
WYKONAĆ HAKIWY MONTAŻOWYCH W NADSZYBIE


B – B
SKALA 1:25

PRZEKROJ POZIOMY NADSZYBIA – USTUDNIANIE PODZIEMIA
ODCIĄŻENIA ŚCIANY SZYBU OD ZESPÓŁU NAPIĘDOWEGO

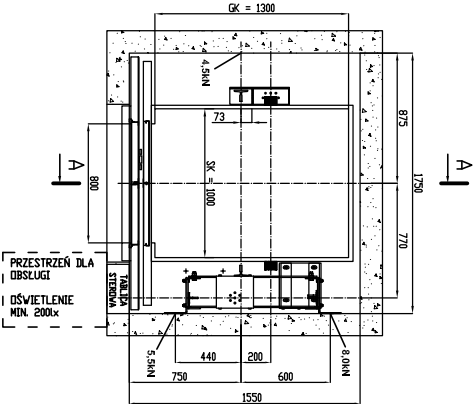

B – B
SKALA 1:25

PRZEKROJ POZIOMY NADSZYBIA – WYMIARY OTWORÓW
USTUDNIANIE HAKÓW MONTAŻOWYCH Q=10kN

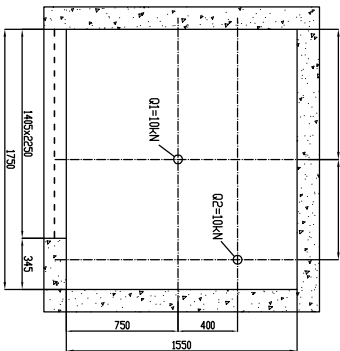


WIDOK D
SKALA 1:25

OTWÓR DRZWIOWY NA PRZYSTANKU NAJWYŻSZYM
WIDOK Z ZEWNĄTRZ SZYBU

E – E
SKALA 1:25

OTWÓR POD PUSZKĘ WŚWIETLACZA
(wykonać, gdy na najwyższym przystanku
przewidziano oświetlenie podłogowe)

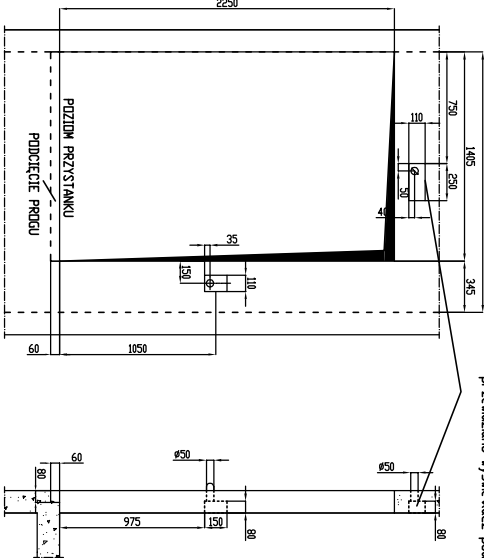


WIDOK F
SKALA 1:25

PRZY WYBÓRZE NATYKOWYCH WŚWIETLACZY I KASET WEZWAŃ
WYKONAĆ TYLKO OTWORY Ø50 DO PRZEWODZENIA PRZEWODÓW
NIE WYKONYWAĆ WŁĘCIEŃ POD PUSZKĄ

G – G
SKALA 1:25


OTWÓR DRZWIOWY NA PRZYSTANKACH
WIDOK Z ZEWNĄTRZ SZYBU

OTWÓR POD PUSZKĘ WŚWIETLACZA
(wykonać na przystankach, na których
przewidziano oświetlenie podłogowe)

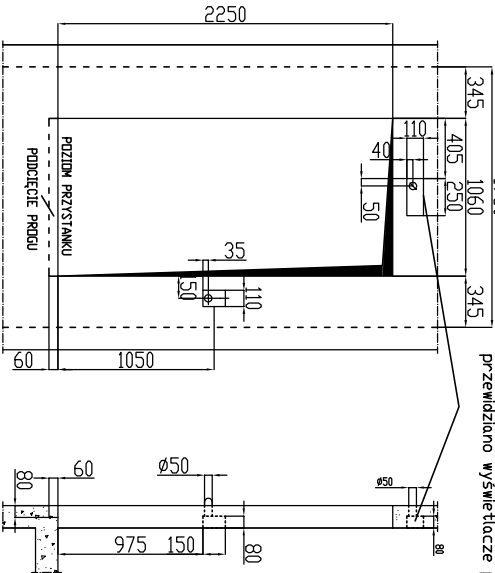


PRZY WYBÓRZE NATYKOWYCH WŚWIETLACZY I KASET WEZWAŃ
WYKONAĆ TYLKO OTWORY Ø50 DO PRZEWODZENIA PRZEWODÓW
NIE WYKONYWAĆ WŁĘCIEŃ POD PUSZKĄ

 SIŁY DZIAŁAJĄCE NA ŚCIANY SZYBU



ROZSTAW MOCOWAŃ PROWADNICÓW CD 2000mm

SCHEMAT LINII ZASILAJĄCEJ DŹWIG

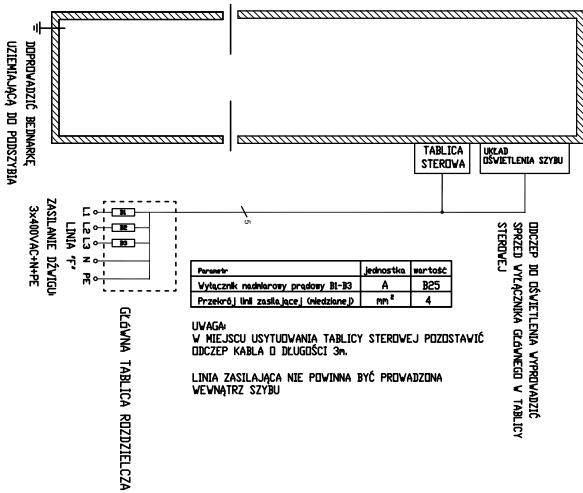

DANE TECHNICZNE PROJEKTOWANEGO DŹWIGU			
Typ dźwigu		elektryczny bez maszynowni	
Zawieszenie	2i		
Prędkość	v n	m/s	1,0
Moc silnika węgierki	P	kW	3,9
Wciąż nominalny	Q	kg	450
Wysokość podnoszenia	Hp	n	max. 30 *
Parametry kabiny			
Szerokość	Sk	mm	1000
Głębokość	Gk	mm	1300
Wysokość	Hk	mm	2100
Drzwi szybowe i kablowe			
Typ drzwi	Sd	mm	800
Szerokość otworu	Hd	mm	2000
Parametry szybu			
Szerokość szybu	Ss	mm	1750
Głębokość szybu	Gs	mm	1550
Wysokość nadszycia	hn	mm	3400 *
Głębokość podszycia	hp	mm	1100

TEMAT: MODERNIZACJA OBIEKTÓW SZKOLNYCH WRAZ Z WYPOSAŻENIEM	
LOKALIZACJA: 82-500 KIMDZYN	
UL. OGRODOWA 4A, DZIAŁKI NR 37/4/30	
INWESTOR: POWIAT KIMDZYŃSKI, UL. KOŚCIUSZKI 29B, 82-500 KIMDZYN	
BRANŻA: ARCHITEKTURA	
STADIUM: PROJEKT BUDOWLANY	
NAZWA RYSUNKU: DETAL DŹWIGU OKIENNEGO	
PROJ. arch. Maciej Sywula upr. PO/KK/414/2011	
SPR. arch. Robert Butowski upr. PO/KK/392/2011	
SKALA 1:25	DATA OPRACOWANIA: NR RYS. 7