
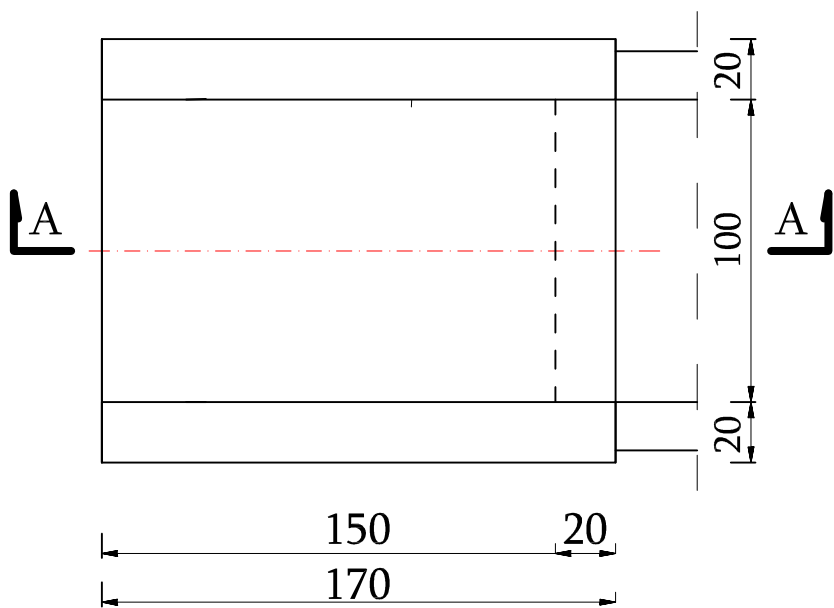
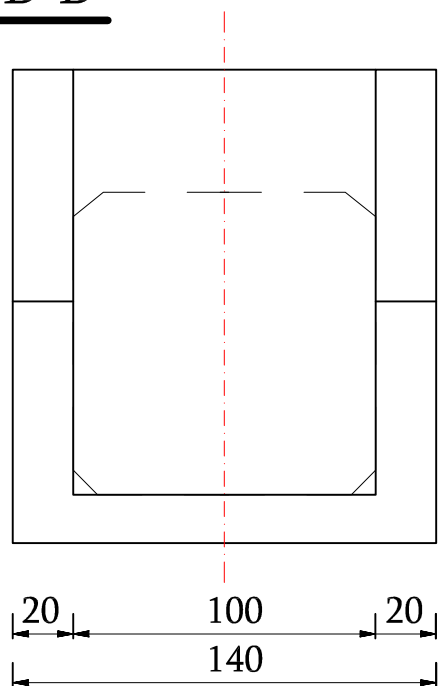


**A-A**

**B**

**B**

**B-B**

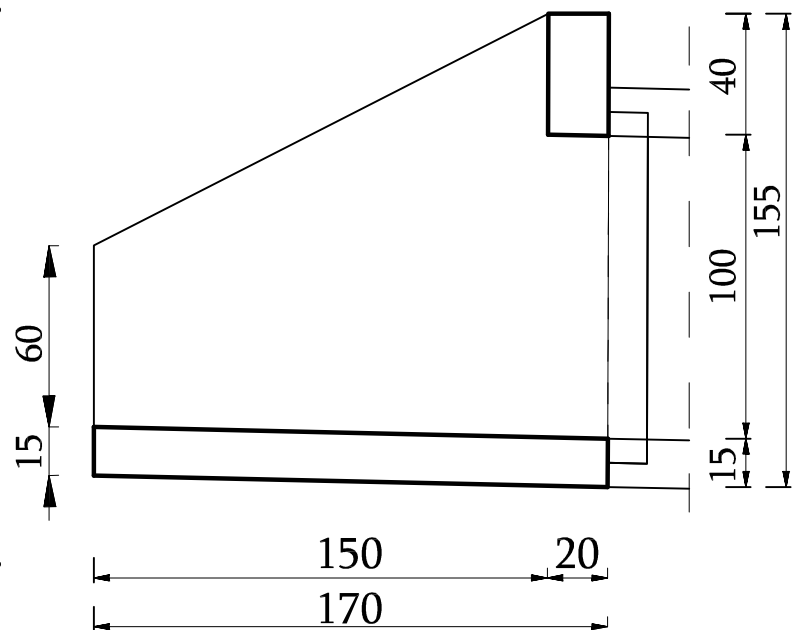

Beton B-30(C25/30) :  $V=1,2m^3$   
 Stal zbrojeniowa A-II  $G=124,6kg$   
 Powierzchnia szalunków :  $F=9,5m^2$

|                                |                                                                                                            |                                                                                                                      |                                            |                                       |         |       |
|--------------------------------|------------------------------------------------------------------------------------------------------------|----------------------------------------------------------------------------------------------------------------------|--------------------------------------------|---------------------------------------|---------|-------|
|                                | Firma Projektowo-Inwestycyjna Anna Strzelec , Ul. Śląska 10 , 33-101 Tarnów tel.691 569 514 , 691 568 801. |                                                                                                                      |                                            |                                       |         |       |
|                                | Obiekt/Adres<br>Temat                                                                                      | Przebudowa / Rozbudowa DP 1390K wraz z przepustami drogowymi na dz. nr 538/2 i inne w m. Ciężkowice, gm. Ciężkowice. |                                            |                                       |         |       |
|                                | Branża - drogowa                                                                                           | skala 1: 50                                                                                                          | Data -Listopad 2024                        | Stadium projektu - Projekt Techniczny | nr rys. | PT -8 |
|                                | Treść rys.                                                                                                 | Szczegół wlotu „WL-2”                                                                                                |                                            |                                       |         |       |
| Zespół autorski                | Imię i nazwisko                                                                                            |                                                                                                                      | Nr upr.                                    |                                       | Podpis  |       |
| Branża drogowa<br>Projektant   | mgr inż. Stanisław Strzelec                                                                                |                                                                                                                      | specjalność drogowa<br>MAP/0270/PWOD/11    |                                       |         |       |
| Sprawdzający                   | mgr inż. Anna Strzelec                                                                                     |                                                                                                                      | specjalność drogowa<br>MAP/0024/POOD/11    |                                       |         |       |
| Branża sanitarna<br>Projektant | mgr inż. Grzegorz Furmański                                                                                |                                                                                                                      | specjalność instalacyjna<br>NBUA7342/43/98 |                                       |         |       |
| Sprawdzający                   | mgr inż. Grzegorz Pabjan                                                                                   |                                                                                                                      | specjalność instalacyjna<br>S-199/02       |                                       |         |       |