

Mapa do celow projektowych

Nr ewidencyjny zgłoszenia: GN-III.6640.1734.2025

Skala: 1:500

województwo: świętokrzyskie
powiat: kielecki
jednostka ewidencyjna: 260403_5 Chęciny – miasto
obręb: 0001
działka: 3510/4
sekcja: 7.146.16.22.4.3 raster: B3–5, C3–7, D2–8, E2–7
sekcja: 7.141.16.02.2.1 raster: A3–7, B5–6
Układ współrzędnych "2000/77", wysokościowy PL-EVRF2007–NH
Granice działek przyjęto na podstawie ewidencji gruntów.
Kolorem czerwonym oznaczono obszar aktualizacji.
Wykonanie niniejszej mapy nie było poprzedzone ustaleniami
dotyczącymi ewentualnych służebności gruntowych obciążających
grunty położone w granicach projektowanej inwestycji
Wykonał: GEOPROJEKT Jacek Rogoż, Marcin Rogoż sp. j.
P34/2025 Kielce, 04.08.2025r.

Investycja: budowa trzech boisk sportowych z trybunami, bieżni sportowej, skoczni do skoku w dal, rzutni do pchnięcia kulą, siłowni zewnętrznej, malej architektury, wiaty śmietnikowej, utwardzeń terenu, schodów terenowych i pochylni dla osób niepełnosprawnych wraz z niezbędną infrastrukturą techniczną (w tym budowa: instalacji дренажу i kanalizacji deszczowej oraz instalacji elektrycznej oświetleniowej ze słupami) na terenie istniejących boisk sportowych przeznaczonych do rozbiórki w ramach zadania pn. „Budowa kompleksu sportowego przy Powiatowym Zespole Szkół w Chęcinach”

Lokalizacja: dz. nr ewid. 3510/4, obręb 0001, jedn. ewid. 260403_5 Chęciny – miasto
Identyfikator działki: 260403_5.0001.3510/4

Inwestor: Starostwo Powiatowe w Kielcach
ul. Wrzósowa 44
25-211 Kielce

LEGENDA:

- ABCD...A - granica terenu inwestycji
obszar oddziaływania inwestycji
- proj. naw. utwardzona (chodnik techniczny) - kostka brukowa
 - proj. nawierzchnia utwardzona - kostka brukowa
 - proj. nawierzchnia utwardzona (pod siłownią)
 - istniejąca nawierzchnia utwardzona do czyszczenia
 - proj. naw. boiska do piłki nożnej - sztuczna trawa
 - proj. nawierzchnia bezpieczna - sztuczna trawa
 - proj. nawierzchnia sportowa boisk - poliuretan
 - proj. nawierzchnia sportowa bieżni - poliuretan
 - proj. nawierzchnia z mączki ceglanej
 - proj. nawierzchnia piaskowa skoczni do skoku w dal
 - projektowana powierzchnia biologicznie czynna
 - istniejące nawierzchnie biologicznie czynne przeznaczone do rewitalizacji
 - istniejące nawierzchnie biologicznie czynne do pozostawienia
 - istniejące nawierzchnie utwardzone
 - proj. boisko do piłki nożnej (pole gry 62x30m)
 - proj. bieżnia czterotorowa prosta
 - proj. boisko do piłki ręcznej (pole gry 40x20m)
 - proj. boisko do siatkówki (pole gry 18x9m)
 - proj. skoczni do skoku w dal
 - proj. siłownia zewnętrzna (10 urządzeń)
 - proj. rzutnia do pchnięcia kulą z nawierzchnią z mączki ceglanej
 - proj. bieżnia czterotorowa okrężna (długość nominalna ok. 172m)
 - proj. trybuny przy boisku wielofunkcyjnym na skarpie 118 miejsc
 - proj. ławki rezerowych użytkowników boiska do piłki nożnej 44 miejsc
 - proj. ławki dla użytkowników boiska do piłki siatkowej i urządzeń lekkoatletycznych 20 miejsc
 - proj. stojaki rowerowe
 - proj. podjazd dla niepełnosprawnych
 - proj. schody terenowe
 - proj. brama dwuskrzydłowa 4m
 - proj. brama przesłonna 5m
 - proj. furka dwuskrzydłowa 2m
 - proj. tablica z regulaminem
 - proj. ławka bez oparcia
 - proj. kosz na śmieci
 - proj. wiaty śmietnikowa
 - proj. piłkochwyt
 - proj. ogrodzenie
 - istniejąca brama wjazdowa
 - istniejący zjazd z drogi powiatowej
 - istniejące lampy oświetleniowe do demontażu
 - istniejące drzewa przeznaczone do wycinki wg. odrębnego opracowania
 - proj. nasadzenia (drzewa iglaste - gatunki rodzime)

Instalacje sanitarne

- projektowany rurociąg zbiorczy instalacji kanalizacji deszczowej
- projektowy rurociąg дренаżu
- projektowy rurociąg tłoczny instalacji kanalizacji deszczowej
- projektowane przyłącze instalacji kanalizacji deszczowej

Instalacje elektryczne

- linia kablowa nN w rurze osłonowej
- kanalizacja kablowa jednotorowa fi110
- studnia kablowa typu SK-1

OP1


OP2

Oprawa hermetyczna IP65, K08 do montażu na maszcie o wysokości 12m na uchwyty wg. detalu na zamieszczonym rysunku. Korpus wykonany z aluminium, kolor opary czarny RAL 9005, wymiary: 0400 x 108 mm, waga oprawy 3,2 kg. Zakres temperatur pracy oprawy: -35 ÷ 45° C. Przelaz: PC (poliwęglan opalony). Sprawność układu optycznego: 91,14%, Kąt rozsyłu światłości: (C0-C180)/(C90-C270) 70,8°/69,6°. Źródło światła LED 4000K, SDCM=3, CRi=70, żywotność źródeł LED minimum 100000h (30-35°C), L70/B10; 72000h (40°C) L70/B10; 50000h (45°C) L70/B10. Strumień oprawy minimum 3099lm, moc oprawy nie większa niż 195W. Skuteczność świetlna oprawy minimum 138,5 lm/W. Zasilacz elektroniczny standard (E). Napięcie zasilania 220.240 V, 50.60 Hz. Współczynnik mocy cosφ >0,95. Obciążalność obwodów: 7 (B10), 12 (B16), 7 (C10), 12 (C16), Klasa ochrony: I

Oprawa parkowa, IP66, IK10, korpus wykonany z aluminium, malowana na kolor czarny RAL 9005, wymiary oprawy: 0360 x 524 mm, zakres temperatur pracy: -40 ÷ 50°C, Przelaz wykonana z poliwęglanu transparentnego. Sprawność układu optycznego wynosi 85,91%, Kąt rozsyłu światłości: (C0-C180) / (C90-C270) - 144°/145°. Typ źródła światła: LED 4000K, SDCM=3, CRi=70, żywotność źródeł LED minimum 100000 h L80/B10 Strumień oprawy nie mniejszy niż 3514 lm. Moc oprawy nie większa niż 24W. Skuteczność świetlna oprawy nie mniejsza niż 146 lm/W. Zasilacz elektroniczny: standard (E). Napięcie zasilania 220.240 V, 50.60 Hz. Obciążalność obwodów: 20 (B10), 32 (B16), 33 (C10), 54 (C16), Klasa ochrony przed porażeniem prądem elektrycznym: I. Klasa ryzyka fotobiologicznego (PN-EN 62471): R00 (bez ryzyka). Montaż ship h=4m

Detal:

Wymagany zakres regulacji uchyty oprawy osw. sportowego

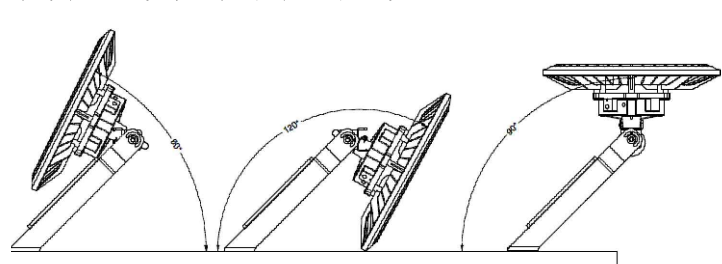

Oświadczam, że praca geodezyjna objęta zgłoszeniem nr GN-III.6640.1734.2025 złożonym w Powiatowym Ośrodku Dokumentacji Geodezyjnej i Kartograficznej w Kielcach, wykonana przez GEOPROJEKT JACEK ROGÓŻ, MARCIN ROGÓŻ SP.J. Husarska 7B, 25-118 Kielce pod kierownictwem geodety uprawnionego – Marcina Rogoża –nr uprawnień 19489 została pozytywnie zweryfikowana protokołem nr GN-III.6640.1734.2025_2 z dnia 13.08.2025r.

Jestem świadomy odpowiedzialności karnej za złożenie fałszywego oświadczenia

Inwestycja	BUDOWA TRZECH BOISK SPORTOWYCH Z TRYBUNAMI, BIEŻNI SPORTOWEJ, SKOCZNI DO SKOKU W DAL, RZUTNI DO PCHNIĘCIA KULĄ, SIŁOWNI ZEWNĘTRZNEJ, MAŁEJ ARCHITEKTURY, WIATY ŚMIETNIKOWEJ, UTWARDZEŃ TERENU, SCHODÓW TERENOWYCH I POCHYLNI DLA OSÓB NIEPEŁNOSPRAWNYCH WRAZ Z NIEZBĘDNĄ INFRASTRUKTURĄ TECHNICZNĄ (W TYM BUDOWA: INSTALACJI DRENAŻU I KANALIZACJI DESZCZOWEJ ORAZ INSTALACJI ELEKTRYCZNEJ OŚWIETLENIOWEJ ZE SŁUPAMI) NA TERENIE ISTNIEJĄCYCH BOISK SPORTOWYCH PRZEZNACZONYCH DO ROZBIÓRKI W RAMACH ZADANIA PN. „BUDOWA KOMPLEKSU SPORTOWEGO PRZY POWIATOWYM ZESPOLU SZKÓŁ W CHĘCINACH” NA CZ. NR EWID. 3510/4 W OBRĘBIE CHĘCINY, GM. CHĘCINY			
	Przedmiot	Zagospodarowanie terenu	Podpis	Data
	Architektura	mgr inż. arch. Olga Stepien upr. 262/SWOKK2017		02.2026r.
	Architektura	mgr inż. arch. Karolina Kaluza upr. 234/SWOKK2015		Skala
	Inst. sanitarne	mgr inż. Maciej Grzegolec upr. SWK0066/POOS/11		1:500
Instalacje elektryczne	Inst. sanitarne	mgr inż. Paulina Grzegolec upr. SWK0243/PBS/17		Nr
	Inst. elektryczne	mgr inż. Dominik Król upr. SWK0104/PWOE/14		E02
	Inst. elektryczne	mgr inż. Michał Król upr. SWK0088/POOE/11		

