

Mapa do celow projektowych

Nr ewidencyjny zgłoszenia: GN-III.6640.1734.2025

Skala 1:500

województwo: świętokrzyskie
powiat: kielecki
jednostka ewidencyjna: 260403_5 Chęciny – miasto
obręb: 0001
działka: 3510/4
sekcja: 7.146.16.22.4.3 raster: B3-5, C3-7, D2-8, E2-7
sekcja: 7.141.16.02.2.1 raster: A3-7, B5-6
Układ współrzędnych "2000/77", wysokościowy PL-EVRF2007-NH
Granice działek przyjęto na podstawie ewidencji gruntów.
Kolorom czerwonym oznaczono obszar aktualizacji.
Wykonanie niniejszej mapy nie było poprzedzone ustaleniami
dotyczącymi ewentualnych służebności gruntowych obciążających
grunty położone w granicach projektowanej inwestycji.
Wykonał: GEOPROJEKT Jacek Rogoż, Marcin Rogoż sp. j.
P34/2025 Kielce, 04.08.2025r.

Inwestycja: budowa trzech boisk sportowych z trybunami, bieżni sportowej, skoczni do skoku w dal, rzutni do pchnięcia kulą, siłowni zewnętrznej, małej architektury, wiaty śmietnikowej, utwardzeń terenu, schodów terenowych i pochylni dla osób niepełnosprawnych wraz z niezbędną infrastrukturą techniczną (w tym budowa: instalacji drenazu i kanalizacji deszczowej oraz instalacji elektrycznej oświetleniowej ze słupami) na terenie istniejących boisk sportowych przeznaczonych do rozbiórki w ramach zadania pn. „Budowa kompleksu sportowego przy Powiatowym Zespole Szkół w Chęcinach”

Lokalizacja: dz. nr ewid. 3510/4, obręb 0001, jedn. ewid. 260403_5 Chęciny – miasto
Identyfikator działki: 260403_5.0001.3510/4

Inwestor: Starostwo Powiatowe w Kielcach
ul. Wrzosa 44
25-211 Kielce

LEGENDA:

- ABCD...A - granica terenu inwestycji
obszar oddziaływania inwestycji
- proj. naw. utwardzona (chodnik techniczny) - kostka brukowa
 - proj. nawierzchnia utwardzona - kostka brukowa
 - proj. nawierzchnia utwardzona (pod siłownią)
 - istniejąca nawierzchnia utwardzona do czyszczenia
 - proj. naw. boiska do piłki nożnej - sztuczna trawa
 - proj. nawierzchnia bezpieczna - sztuczna trawa
 - proj. nawierzchnia sportowa boisk - poliuretan
 - proj. nawierzchnia sportowa bieżni - poliuretan
 - proj. nawierzchnia z maczki ceglanej
 - proj. nawierzchnia piaskowa skoczni do skoku w dal
 - projektowana powierzchnia biologicznie czynna
 - istniejące nawierzchnie biologicznie czynne przeznaczone do rewitalizacji
 - istniejące nawierzchnie biologicznie czynne do pozostawienia
 - istniejące nawierzchnie utwardzone
- BPN - proj. boisko do piłki nożnej (pole gry 62x30m)
- B - proj. bieżnia czterotorowa prosta
- BPR - proj. boisko do piłki ręcznej (pole gry 40x20m)
- BS - proj. boisko do siatkówki (pole gry 18x9m)
- SWO - proj. skocznia do skoku w dal
- SI - proj. siłownia zewnętrzna (10 urządzeń)
- PK - proj. rzutnia do pchnięcia kulą z nawierzchnią z maczki ceglanej
- Bo - proj. bieżnia czterotorowa okrężna (długość nominalna ok. 172m)
- T1 - proj. trybuny przy boisku wielofunkcyjnym na skarpie 118 miejsc
- LR - proj. ławki rezerowych użytkowników boiska do piłki nożnej 44 miejsc
- LS - proj. ławki dla użytkowników boiska do piłki siatkowej urządzeń lekkoatletycznych 20 miejsc
- R - proj. stojaki rowerowe
- PN - proj. podjazd dla niepełnosprawnych
- St - proj. schody terenowe
- B1 - proj. brama dwuskrzydłowa 4m
- B2 - proj. brama przesłonna 5m
- F1 - proj. furka dwuskrzydłowa 2m
- TR - proj. tablica z regulaminem
- L - proj. ławka bez oparcia
- Ks - proj. kosz na śmieci
- Sm - proj. wiaty śmietnikowa
- proj. piłkochwyt
- proj. ogrodzenie
- istniejąca brama wjazdowa
- istniejący zjazd z drogi powiatowej
- istniejące lampy oświetleniowe do demontażu
- istniejące drzewa przeznaczone do wycinki wg. odrębnego opracowania
- proj. nasadzenia (drzewa iglaste - gatunki rodzime)

Instalacje sanitarne


- projektowany rurociąg zbiorczy instalacji kanalizacji deszczowej
- projektowy rurociąg drenazu
- projektowy rurociąg tłoczny instalacji kanalizacji deszczowej
- projektowane przyłącze instalacji kanalizacji deszczowej

Instalacje elektryczne

- linia kablowa nN w rurze osłonowej
- kanalizacja kablowa jednotworowa R110
- studnia kablowa typu SK-1
- kolumna głośnikowa 250W montowana do słupa
- punkt dystrybucyjny montowany do słupa
- kamera IP 8Mpx montowana do słupa
- orientacyjne pole zasięgu obserwacji kamery

Detal:

Wymagany zakres regulacji uchwyty oprawy osw. sportowego

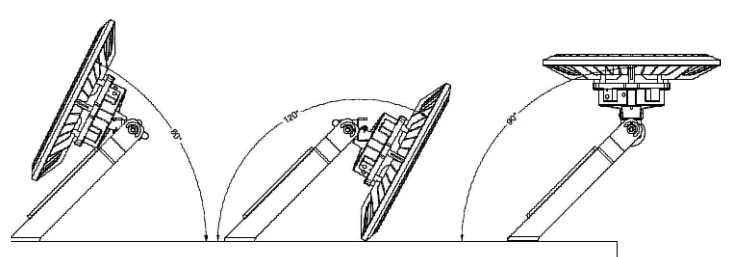

Oświadczam, że praca geodezyjna objęta zgłoszeniem nr GN-III.6640.1734.2025 złożonym w Powiatowym Ośrodku Dokumentacji Geodezyjnej i Kartograficznej w Kielcach, wykonana przez GEOPROJEKT JACEK ROGÓŻ, MARCIN ROGÓŻ SP.J. Husarska 7B, 25-118 Kielce pod kierownictwem geodety uprawnionego – Marcina Rogoża –nr uprawnień 19489 została pozytywnie zweryfikowana protokołem nr GN-III.6640.1734.2025_2 z dnia 13.08.2025r.

Jestem świadomy odpowiedzialności karnej za złożenie fałszywego oświadczenia

Inwestycja	BUDOWA TRZECH BOISK SPORTOWYCH Z TRYBUNAMI, BIEŻNI SPORTOWEJ, SKOCZNI DO SKOKU W DAL, RZUTNI DO PCHNIĘCIA KULĄ, SIŁOWNI ZEWNĘTRZNEJ, MAŁEJ ARCHITEKTURY, WIATY ŚMIETNIKOWEJ, UTWARDZEŃ TERENU, SCHODÓW TERENOWYCH I POCHYLNII DLA OSÓB NIEPEŁNOSPRAWNYCH WRAZ Z NIEZBĘDNĄ INFRASTRUKTURĄ TECHNICZNĄ (W TYM BUDOWA: INSTALACJI DRENAŻU I KANALIZACJI DESZCZOWEJ ORAZ INSTALACJI ELEKTRYCZNEJ OŚWIETLENIOWEJ ZE SŁUPAMI) NA TERENIE ISTNIEJĄCYCH BOISK SPORTOWYCH PRZEZNACZONYCH DO ROZBIÓRKI W RAMACH ZADANIA PN. „BUDOWA KOMPLEKSU SPORTOWEGO PRZY POWIATOWYM ZESPOLU SZKÓŁ W CHĘCINACH” NA CZ. NR EWID. 3510/4 W OBRĘBIE CHĘCINY, GM. CHĘCINY			
	Przedmiot	Zagospodarowanie terenu	Podpis	Data
	Architektura	mgr inż. arch. Olga Stepien upr. 292/SWOKK/2017		02.2026r.
	Architektura	mgr inż. arch. Karolina Kaluza upr. 234/SWOKK/2015		Skala
	Inst. sanitarne	mgr inż. Maciej Grzegolec upr. SWK/0066/POOS/11		1:500
Instalacje elektryczne	Inst. elektryczne	mgr inż. Paulina Grzegolec upr. SWK/0243/PBS/17		Nr
	Inst. elektryczne	mgr inż. Dominik Król upr. SWK/0104/PWOE/14		E03
	Inst. elektryczne	mgr inż. Michał Król upr. SWK/0088/POOE/11		