

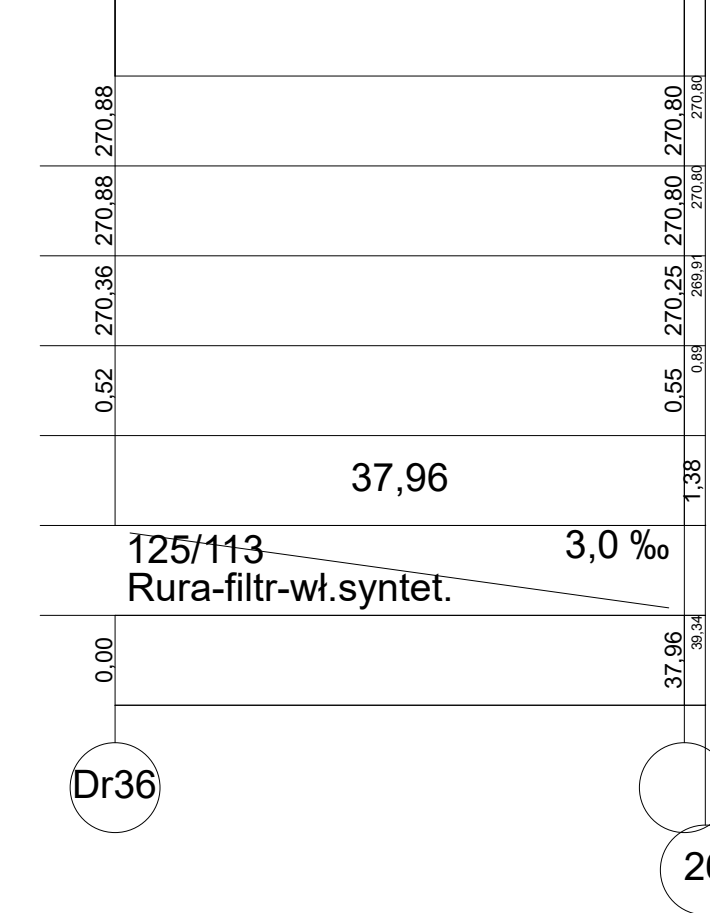
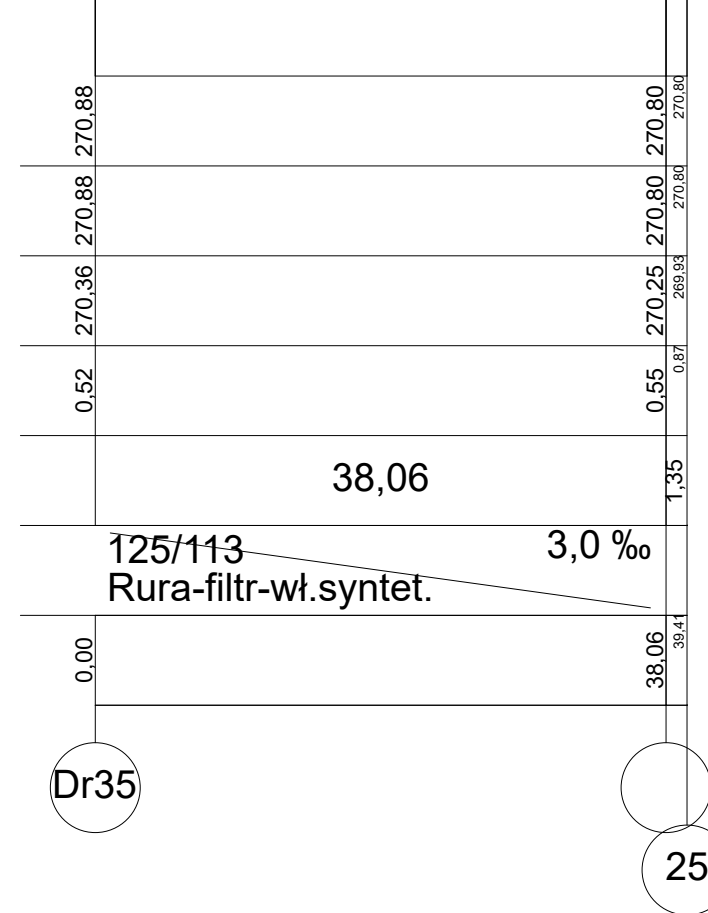
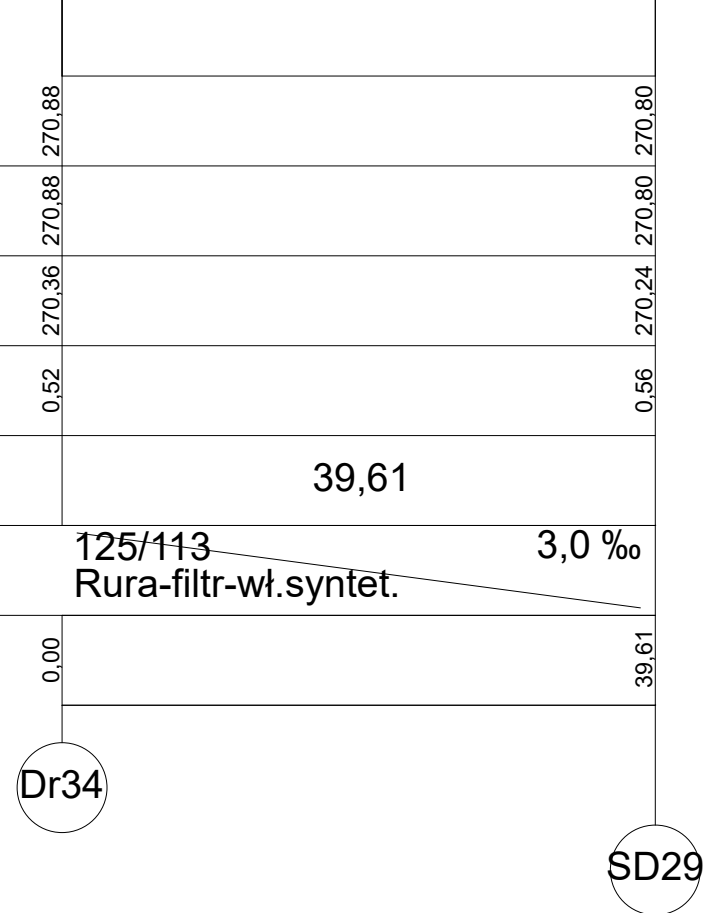
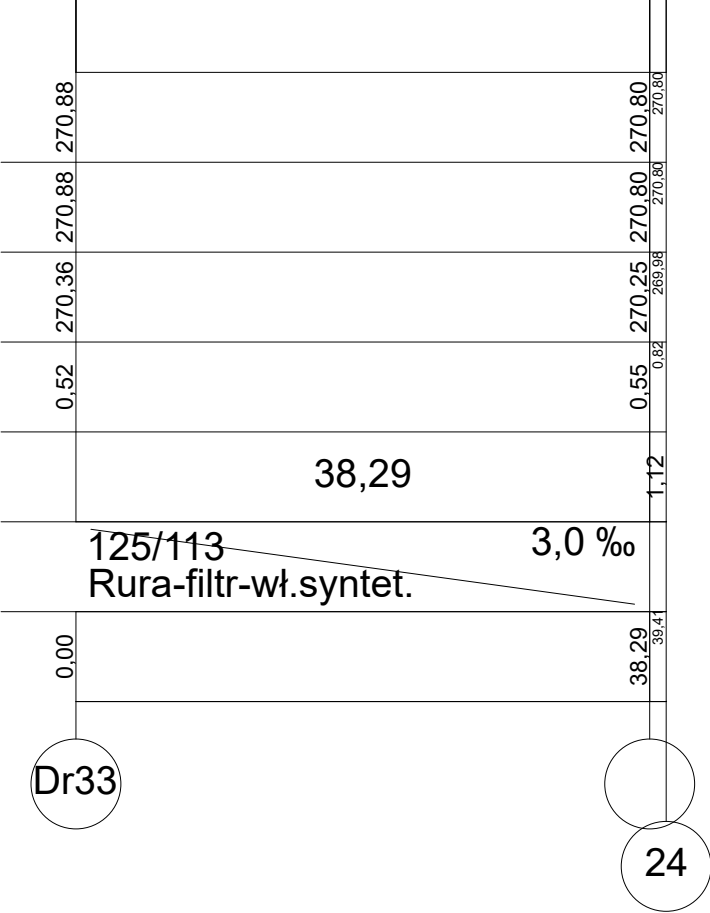
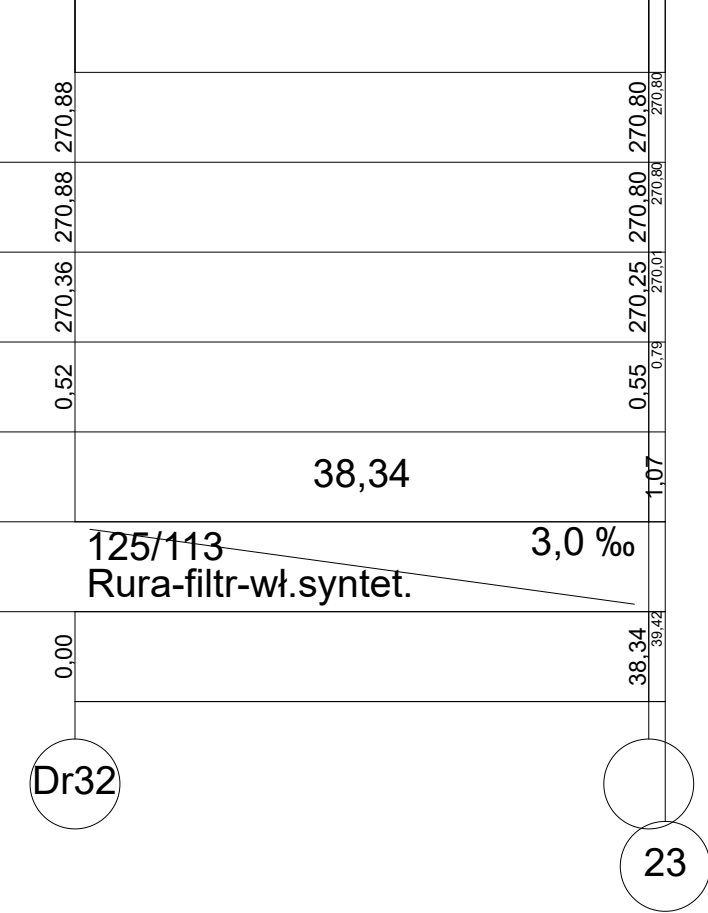
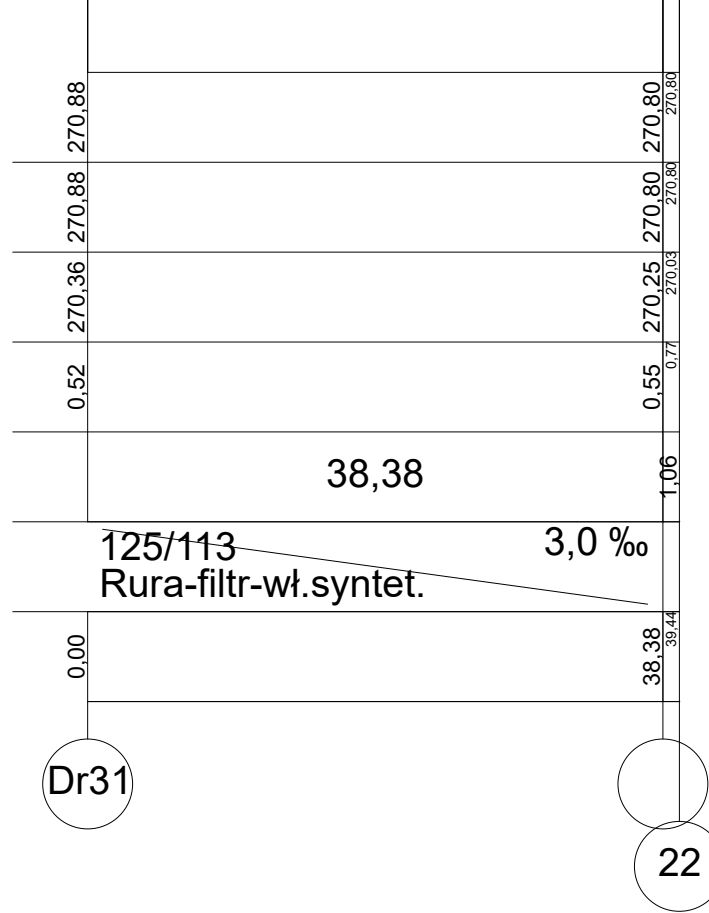


Poziom porównawczy 260,00 m n.p.m.

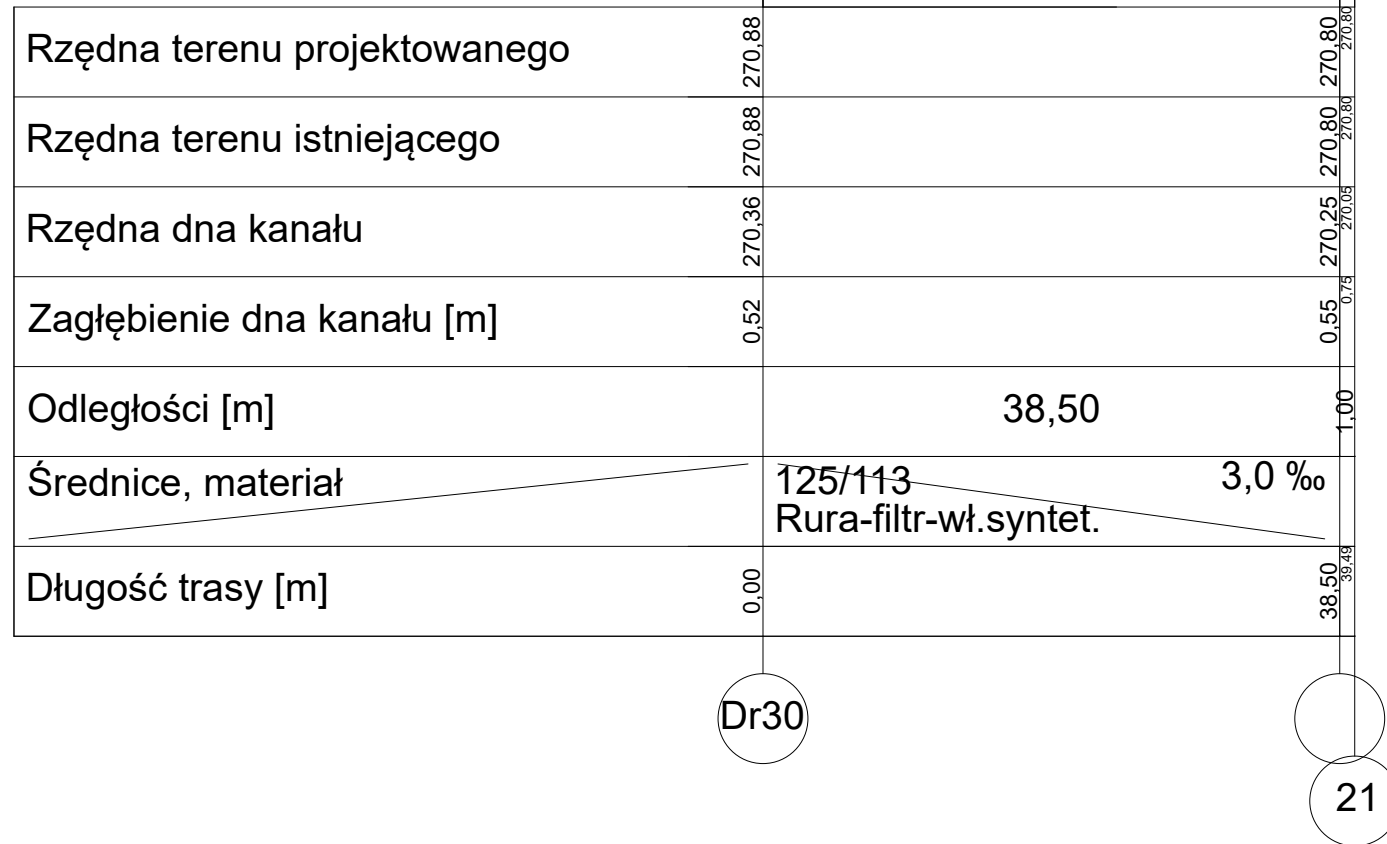

LEGENDA

- projektowany urociąg zbiorczy instalacji kanalizacji deszczowej
- projektowy urociąg drenażu
- projektowy urociąg tłoczny instalacji kanalizacji deszczowej
- projektowane przyłącze instalacji kanalizacji deszczowej

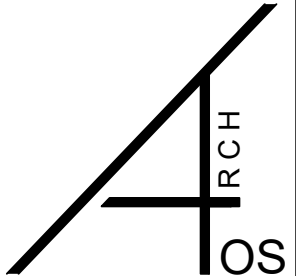

BUDOWA TRZECICH BOKSÓW SPORTOWYCH Z TERENAMI BIEŻNI SPORTOWEJ I SKOCZNI DO SKOKU W DOL. RZUTU DO POMARZĄCZKI, SŁOWAKI, ZWIĘZIŃSKIEJ, KALEJ, JACOBOWICZ, WARTY, BIEŻNIKOWEJ, UTPAWIEŃ, TERENU, SCHODÓW TERENOWYCH I POCHŁUNIAJĄCYCH, NIEREJEDNOLITYCH, WRAZ Z NIEZBIEDZĄ INFRASTRUKTURĄ TECHNICZNĄ, W TM BUDOWA: INSTALACJI DRENAŻU I KANALIZACJI DESZCZOWEJ ORAZ INSTALACJI ELEKTRYCZNEJ (OBWIEDNIOWEJ ZE ŚLUPAMI) NA TERENIE STRZAŁOWYCH BOKSÓW SPORTOWYCH PRZEZNACZONYCH DO RZUCANIA W RAMACH ZADANIA PN. BUDOWA KOMPLEXU SPORTOWEGO PRZY POKAZOWYM DESERcie SŁOWAKI W CHENICACH, NA DZ. NR EWID. 38/04 W ODRĘBIE CHENIC, GM. CHENIC		Data: 02.2026r.	
Przedmiot: Projekt zewnętrznej instalacji kanalizacji deszczowej		Nr: 7	
Inst. sanit.: mgr inż. Maciej Grzegolec, upr. SWK/0066/POOS/11		Skala: 1:100/500	
Inst. sanit.: mgr inż. Paulina Grzegolec, upr. SWK/0243/PBS/17		Podpis: [Signature]	