


ZBIORNIK RETENCYJNY ZB Vu=80m3

skala 1:100

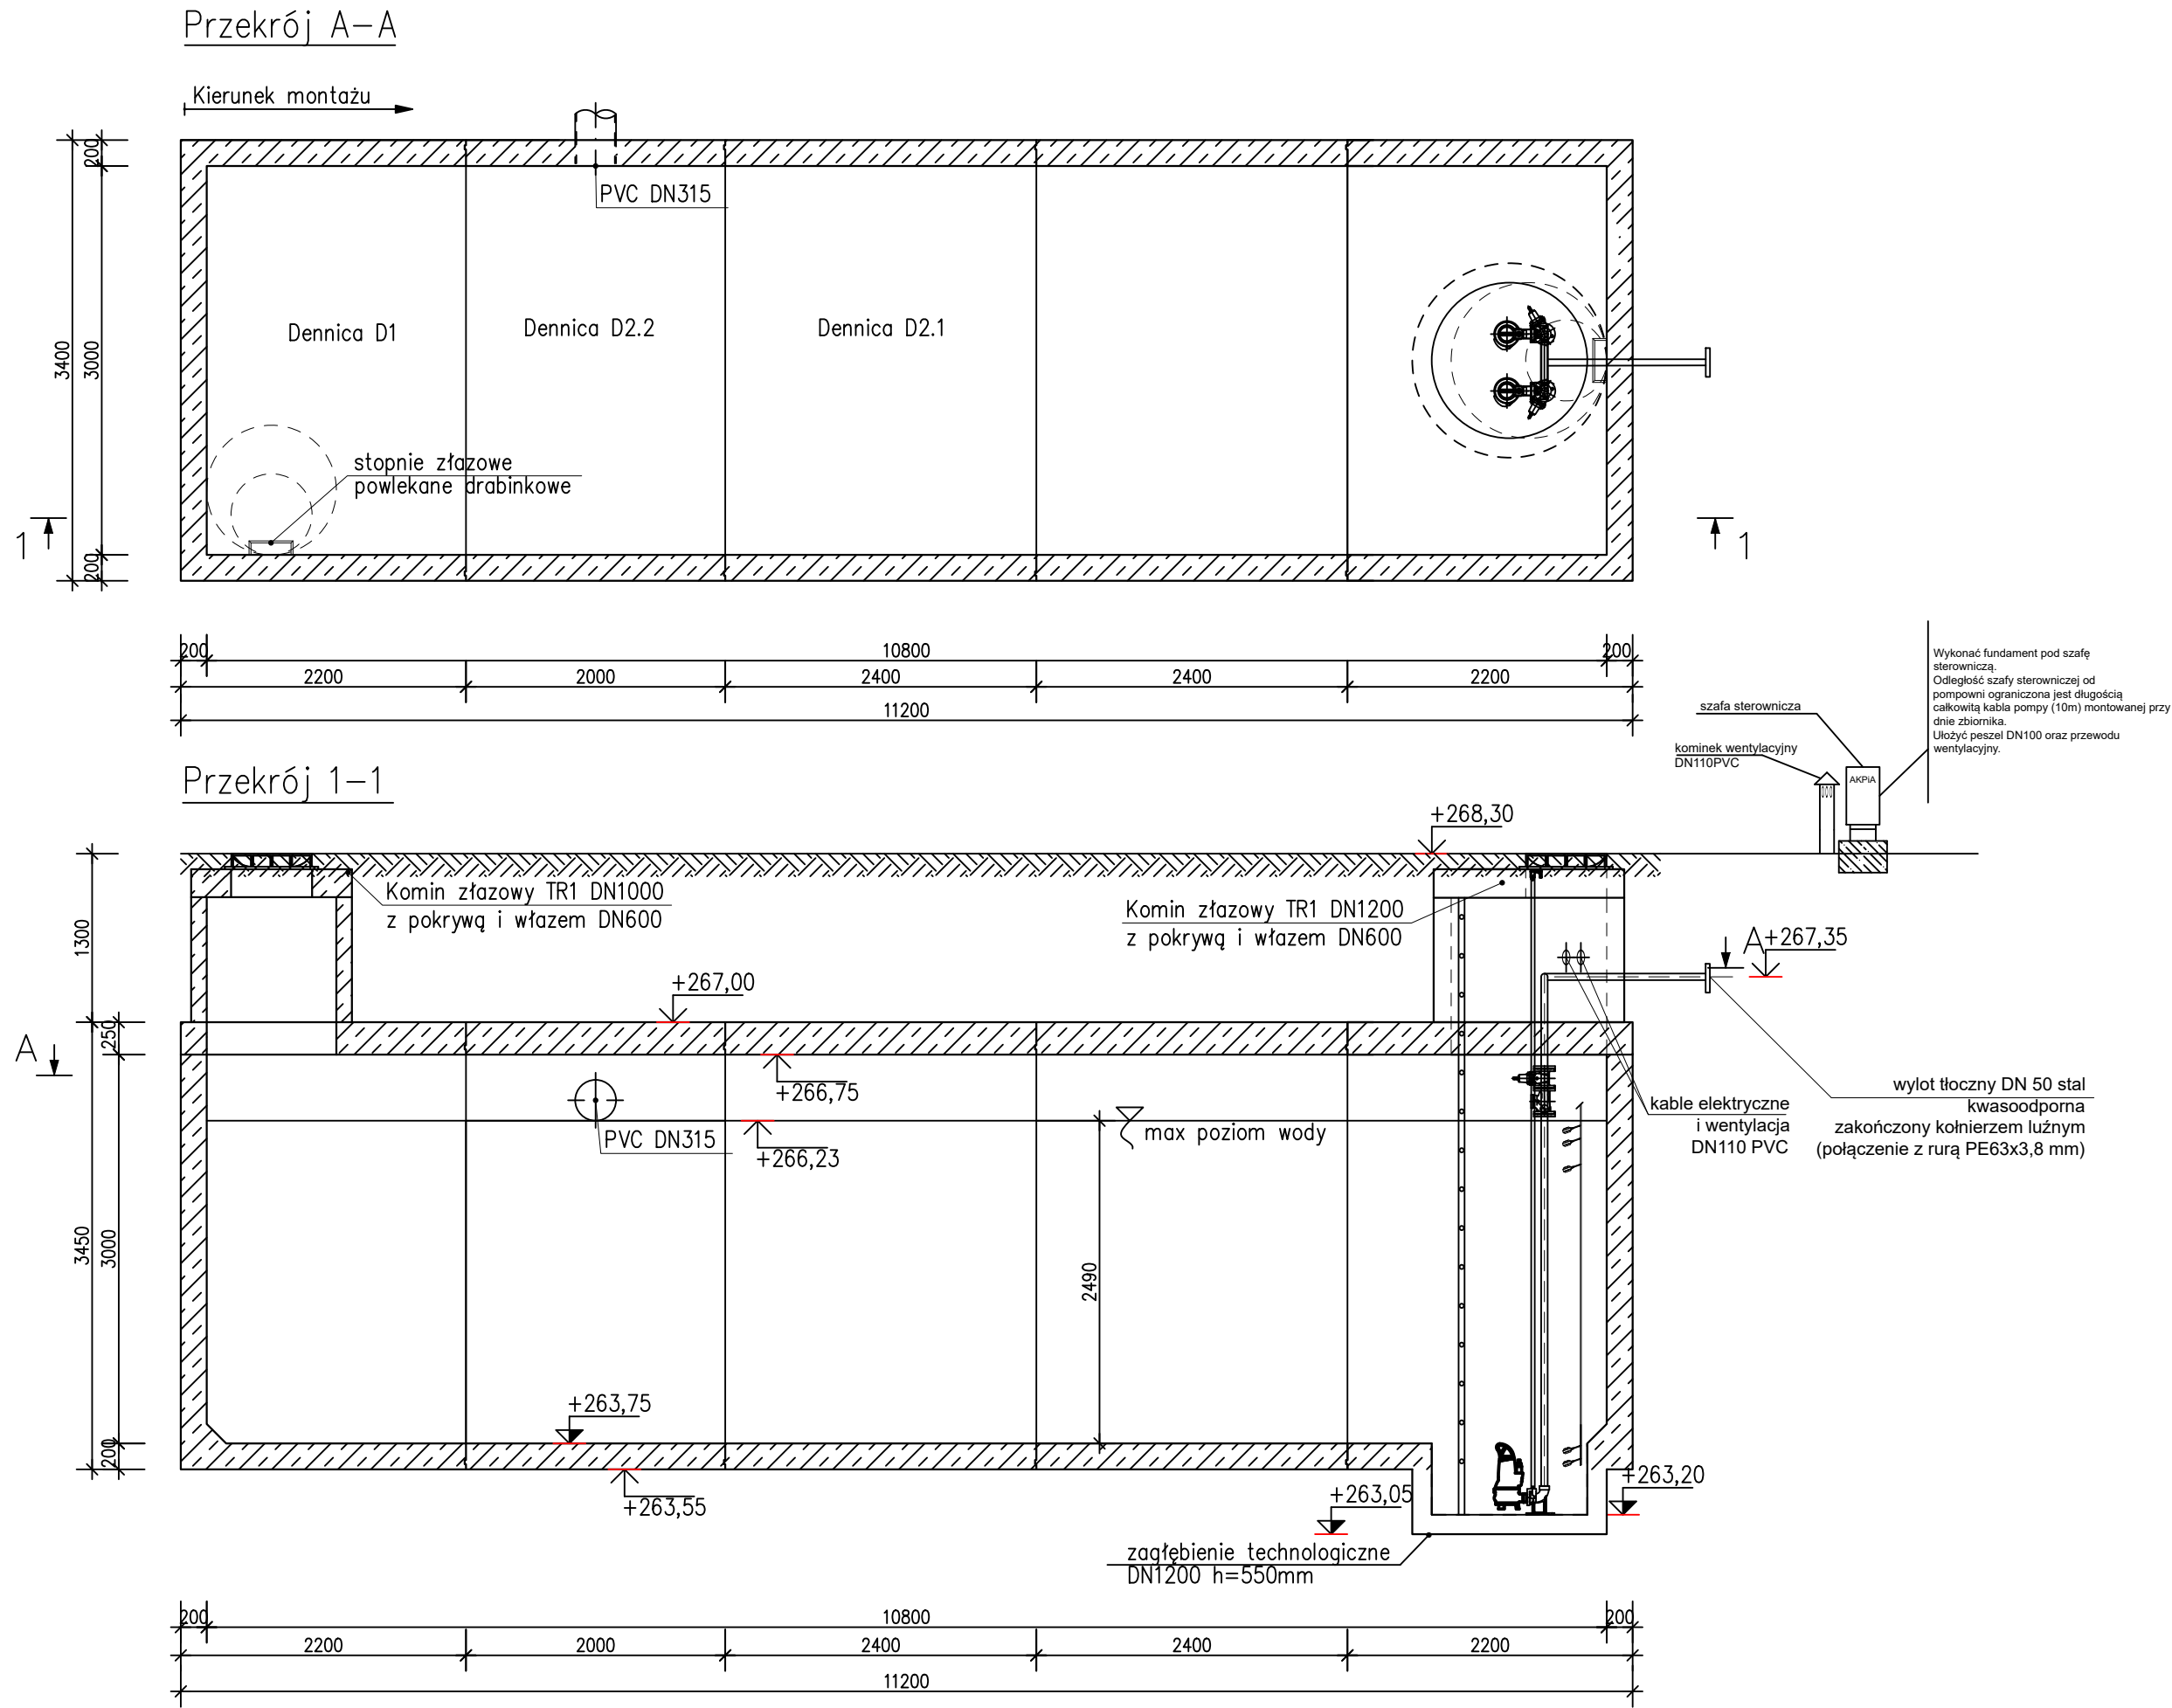

Modułowe zbiorniki wykonywane są zgodnie z Krajową Oceną Techniczną IBDiM-KOT-2023/0961 wyd. 1


- Wytrzymałość na ściskanie: klasa co najmniej C45/55
- Wskaźnik w/c: $\leq 0,45$
- Klasa zawartości chlorków: Cl 0,2
- Stopień wodoszczelności: W12
- Stopień mrozoodporności w wodzie: F150
- Nasiąkliwość: $\leq 5\%$
- Klasy ekspozycji wg PN-EN 206+A1:2016-12 + PN-B-06265:2018-10: XC4, XS3, XD3, XF4, XA1

UWAGA!

1. Beton C45/55 W12.
2. Stal zbroj. klasy AIIIIN.
3. Otulenie zbrojenia 3,0 cm.
4. Wymiary w mm.
5. Maksymalne obciążenie naziomu: ruch pojazdów o maksymalnym nacisku 115 kN/os.
6. Z uwagi na brak informacji o poziomie wód gruntowych istnieje ryzyko, że zbiornik może zostać wyparty. Może być konieczność wykonania płyty odciążającej. Zbiornik każdorazowo należy adaptować do istniejących warunków gruntowo-wodnych.
7. Podbudowę pod zbiornik należy wykonać zgodnie z projektem posadowienia, wykonanym na podstawie wyników badań geotechnicznych gruntu.
8. Informacje zawarte w ofercie oraz informacje zawarte na rysunku i karcie technicznej zbiornika stanowią integralną część oferty.

Wypożyczenie

pompy: 2 szt.
sterowanie: 5 pływaków
piony tłoczne: DN 50
wyjście z przepompowni: DN 50
króciec do płukania

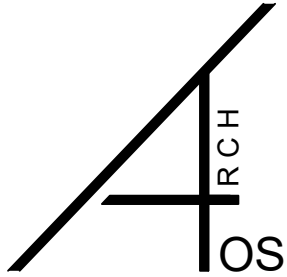

ARCH OS BUREAU PROJEKTOWE ul. Lipowa 5B, 26-070 Skochówiec tel. 607 211 171, mail: biuro@archos.com.pl NIP: 6591727865, REGON: 380236500			BUDOWA TRZECICH BOISK SPORTOWYCH Z TRYBUNAMI, BIEŻNI SPORTOWEJ, SKOCZNI DO SKOKU W DŁ. RZUTNI DO PONIŻEJ KULA, SIŁOWNI ZEWNĘTRZNEJ, MAŁEJ ARCHITEKTURY, WATY SMETNIKOWEJ, UTWARDZENIE TERENU, SCHODÓW TERENOWYCH I POCHYLNI DLA OSÓB NIEPEŁNOSPRAWNYCH WRAZ Z NIEZBEDNĄ INFRASTRUKTURĄ TECHNICZNĄ (W TYM BUDOWA: INSTALACJI DRENARZU I KANALIZACJI DESZCZOWEJ ORAZ INSTALACJI ELEKTRYCZNEJ OŚWIETLENIOWEJ ZE ŚLUPAMI) NA TERENIE ISTNIEJĄCYCH BOISK SPORTOWYCH PRZEZNACZONYCH DO ROZBUDOWY W RAMACH ZADANIA PN „BUDOWA KOMPLEKSU SPORTOWEGO PRZY POWIATOWYM ZESPÓLE SZKÓŁ W CHECINACH” NA DZ. NR EWID. 35104 W OBRĘBIE CHECINY, GM. CHECINY	Data 02.2026r.
Przedmiot Schemat zbiornika retencyjnego z pompownią			Podpis	Skala 1:50
Inst. sanit. mgr inż. Maciej Grzegolec upr. SWK/0066/POOS/11				Nr 9
Inst. sanit. mgr inż. Paulina Grzegolec upr. SWK/0243/PBS/17				