


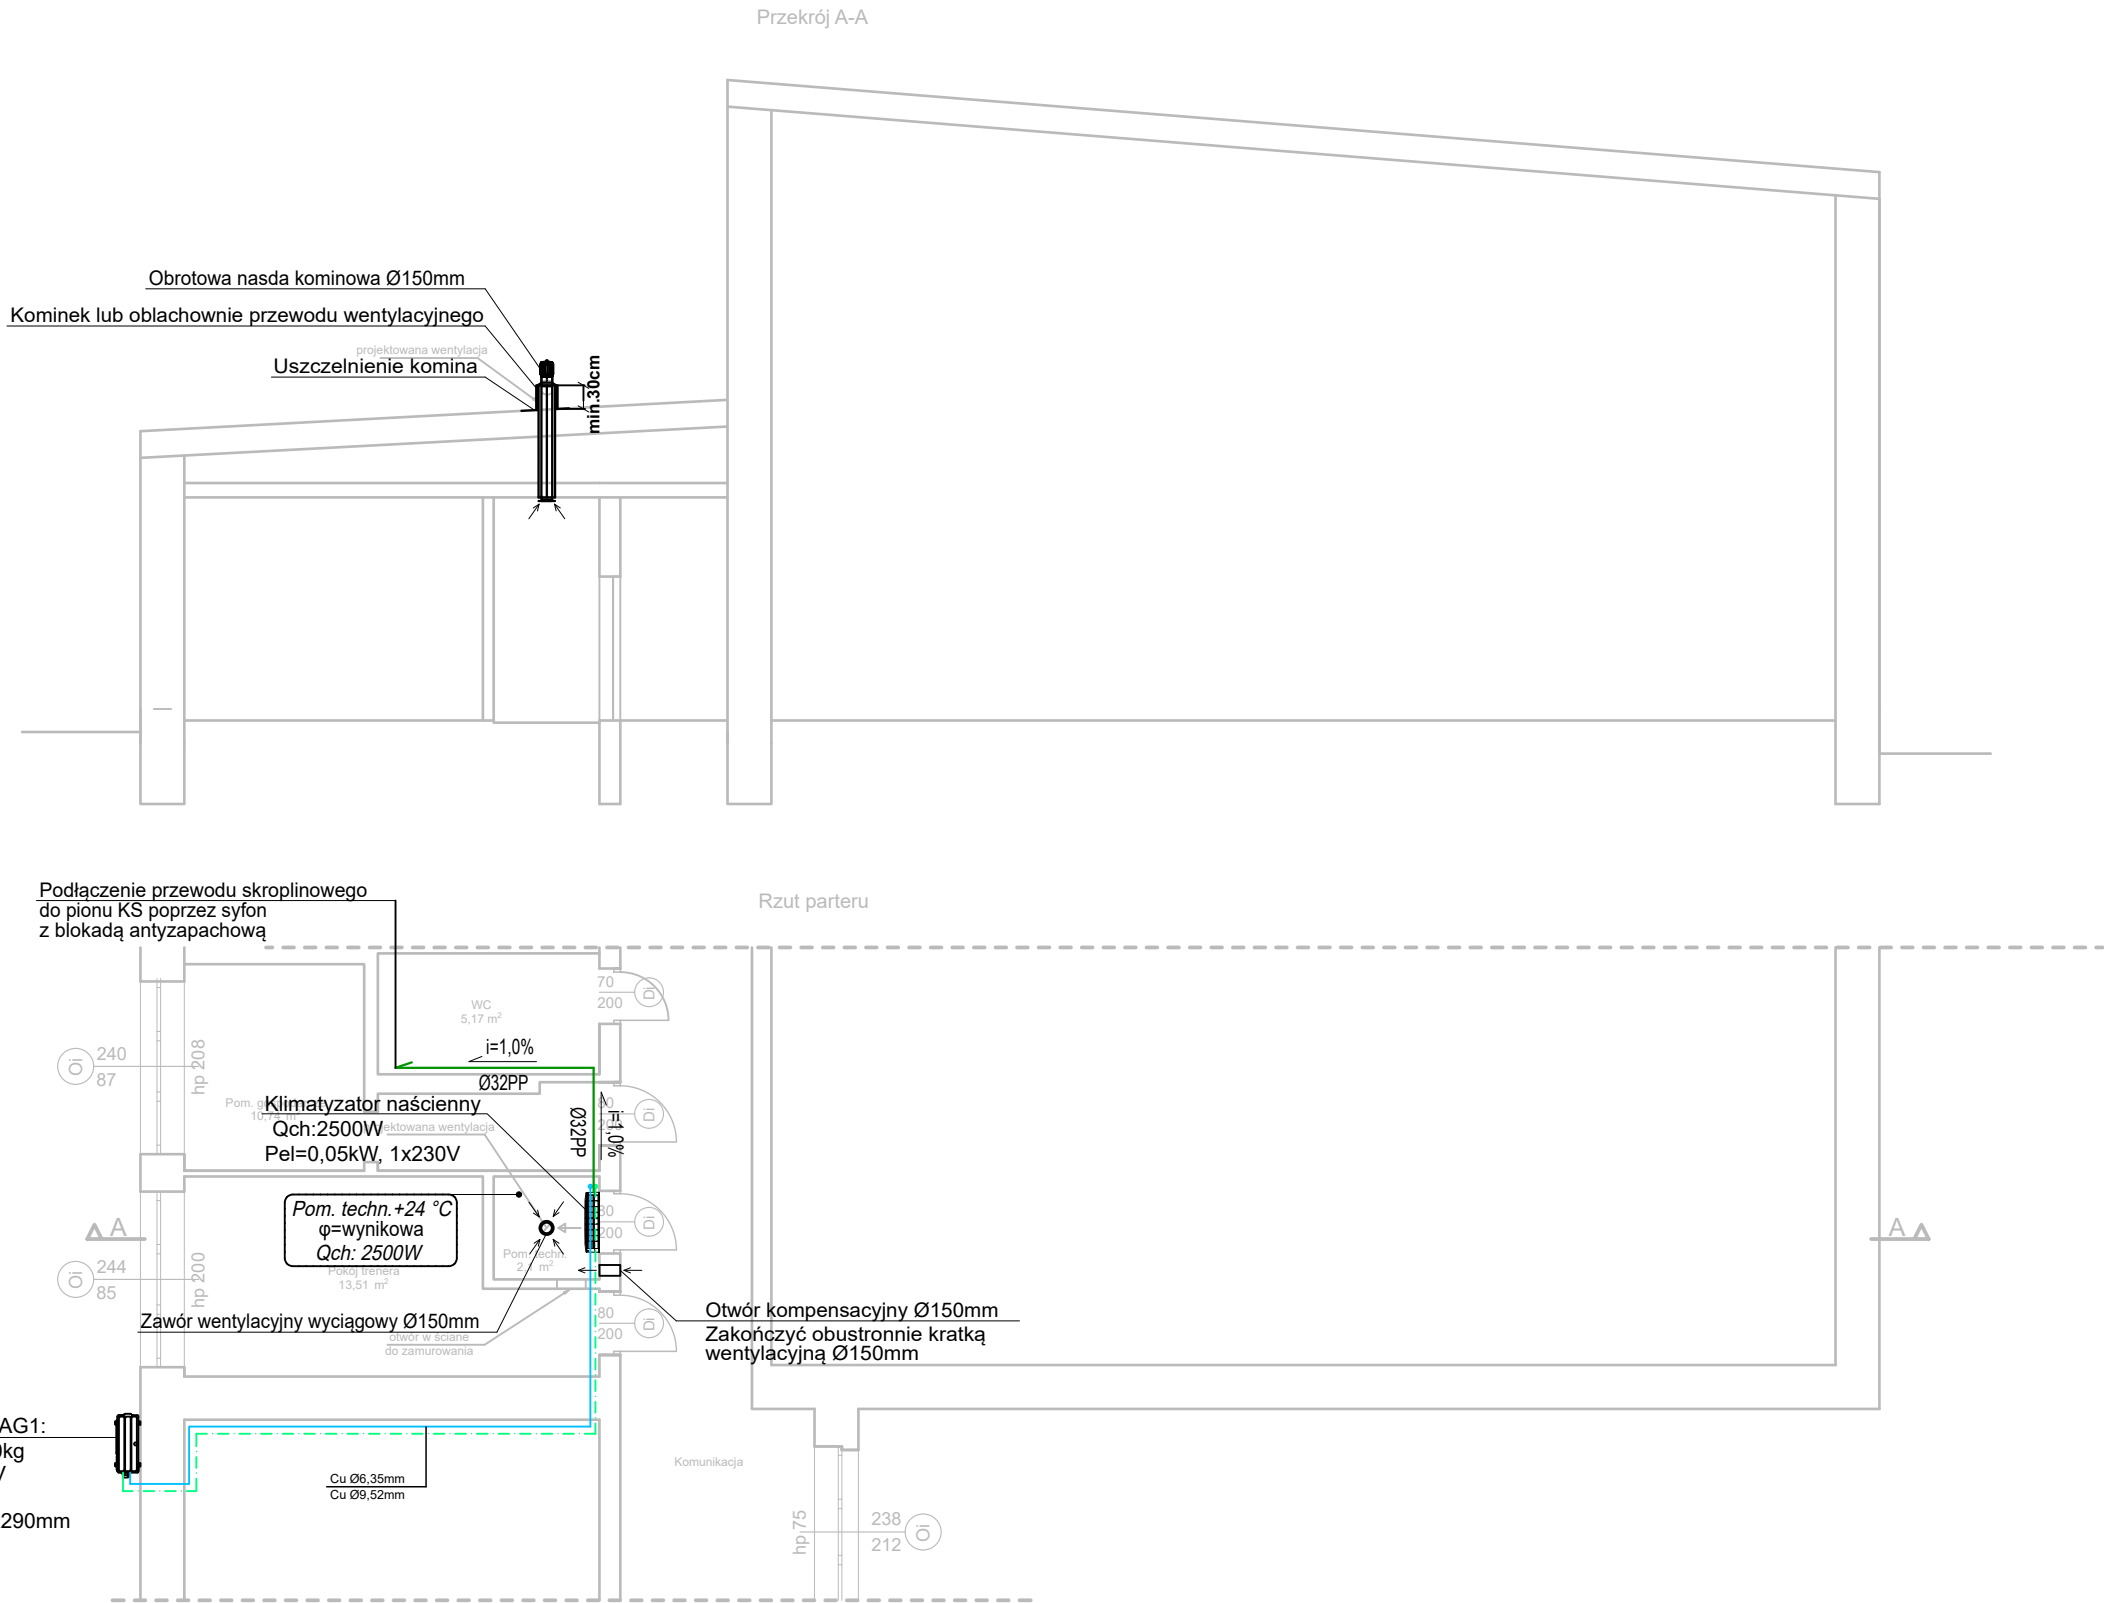

- UWAGI:
1. Rysunek należy rozpatrywać łącznie z pozostałymi rysunkami instalacji sanitarnych tj. instalacją wentylacji mechanicznej, centralnego ogrzewania oraz wod-kan.
 2. Lokalizację jednostek wewnętrznych dopasować do siatki sufitu podwieszanego.
 3. Umożliwić dostęp do elementów wymagających obsługi.
 4. Należy zapewnić powierzchnię serwisową w suficie podwieszanym zgodnie z wytycznymi DTR producenta urządzenia.
 5. Przejścia przewodów przez przegrody nie będące oddzieleniem pożarowym należy uszczelnić.
 6. Jednostki klimatyzacyjne wewnętrzne, które nie są fabrycznie wyposażone w pompki skroplin, należy wyposażyć dodatkowo w indywidualne pompki skroplin.
 7. Włączenia przewodów skroplinowych do instalacji kanalizacji sanitarnej wykonać poprzez syfony z blokadą antyzapachową.
 8. Przejścia rurociągów przez przegrody oddzielenia pożarowego uszczelnić masą ognioochronną o odporności ogniowej tej przegrody.
 9. Niniejszy rysunek stanowi integralną część projektu technicznego i należy rozpatrywać go łącznie z opisem technicznym.
 10. Wszelkie przyjęte w fazie realizacji zamienne rozwiązania techniczne i technologiczne należy bezwzględnie konsultować i zatwierdzić z autorem niniejszego opracowania.
 11. Kopiowanie lub rozpowszechnianie całości lub fragmentu niniejszej dokumentacji bez pisemnego zezwolenia autora jest prawnie zabronione.
 12. Opracowana dokumentacja projektowa stanowi własność inwestora i nie może być udostępniana osobom trzecim bez jego zgody.

- LEGENDA:
- przewód zasilający - gaz
 - przewód powrotny - ciecz
 - etykieta opisu pomieszczenia dla lata
 - jednostka klimatyzacyjna wewnętrzna naścienna
 - jednostka klimatyzacyjna zewnętrzna

Projektowany remont pomieszczenia obejmuje wykonanie prac, które nie wymagają uzyskania decyzji o pozwoleniu na budowę oraz dokonania zgłoszenia budowy lub wykonywania innych robót budowlanych (art. 29 ust. 4 pkt. 2 lit. a) oraz pkt. 3 lit. d) Prawa Budowlanego, tj. Dz. U. 2025r., poz. 418 z późn. zm.).

ARCH
OS

Poza zakresem pozwolenia na budowę			
Arch O S Biuro Projektowe ul. Łowiszewska 56, 26-070 Siedlce tel. 81 717 1711, www.archos.com.pl biuro@archos.com.pl NIP: 5251721865, REGON: 145625093	BUDOWA TRZECH BOISK SPORTOWYCH Z TRYBUNAMI, BIEŻNI SPORTOWEJ, SKOCZNI DO SKOKU W DAL, RZUTNI DO PCHNIĘCIA KULĄ, SIŁOWNI ZEWNĘTRZNEJ, MAŁEJ ARCHITEKTURY, WIATY ŚMIETNIKOWEJ, UTWARDZEN TERENU, SCHODÓW TERENOWYCH I POCHYLNI DLA OSÓB NIEPEŁNOSPRAWNYCH WRAZ Z NIEZBEDNĄ INFRASTRUKTURĄ TECHNICZNĄ (W TYM BUDOWA: INSTALACJI DRENAŻU I KANALIZACJI DESZCZOWEJ ORAZ INSTALACJI ELEKTRYCZNEJ OŚWIETLENIOWEJ ZE SŁUPAMI) NA TERENIE ISTNIEJĄCYCH BOISK SPORTOWYCH PRZEZNACZONYCH DO ROZBIÓRKI W RAMACH ZADANIA PN „BUDOWA KOMPLEKSU SPORTOWEGO PRZY POWIATOWYM ZESPÓLE SZKÓŁ W CHEĆCINACH” NA DZ. NR EWID. 3510/4 W OBRĘBIE CHEĆCINY, GM. CHEĆCINY		Data 02.2026r.
	Przedmiot	Pomieszczenie techniczne - Instalacja klimatyzacji i wentylacji	Skala 1:100
	Inst. sanit. - PROJEKTANT -	mgr inż. Maciej Grzegolec upr. SWK/0066/POOS/11	Nr 11
	Inst. sanit. - SPRAWDZAJĄCY -	mgr inż. Paulina Grzegolec upr. SWK/0243/PBS/17	