


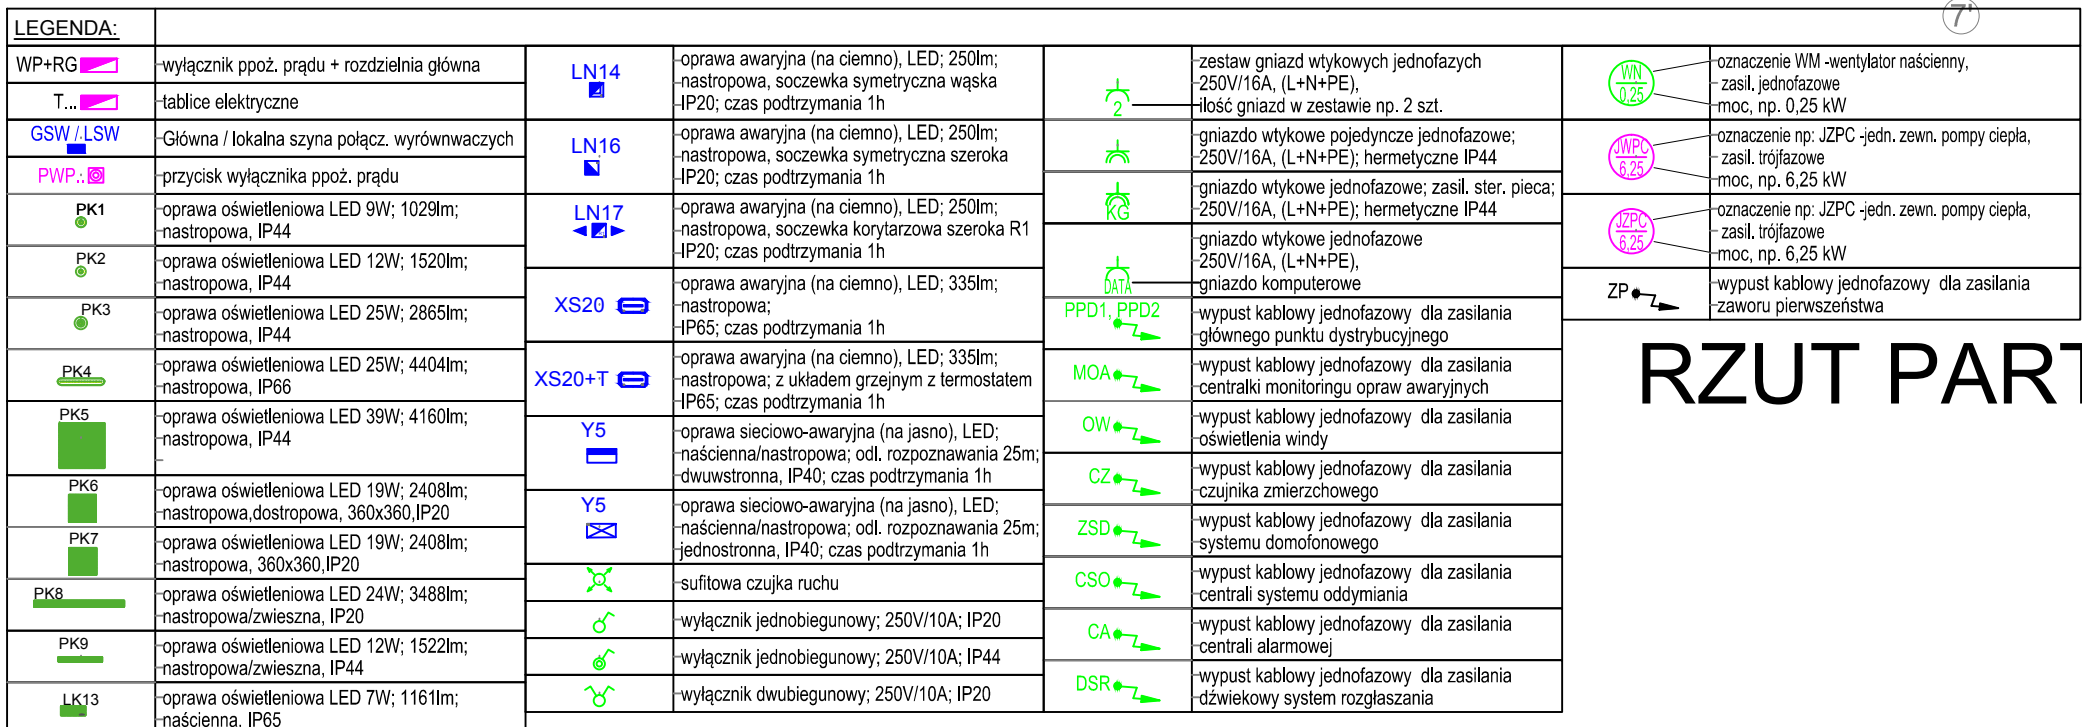

BUDYNEK PROJEKTOWANY			
0.1	WIATROZAP	11,27m ²	GRES
0.2	KŁATKA SCHODOWA	10,26m ²	GRES
0.3	HALL WEJŚCIOWY	31,11m ²	WYMLADZ.PCV
0.4	SZATNIA	50,36m ²	WYMLADZ.PCV
0.5	PRZEDSIÖNEK WC DAMSKI	4,23m ²	GRES
0.6	WC DAMSKI	7,67m ²	GRES
0.7	PRZEDSIÖNEK WC MĘSKI	4,24m ²	GRES
0.8	WC MĘSKI	7,71m ²	GRES
0.9	PRZEDSIÖNEK WC	2,67m ²	GRES
0.10	WC	3,90m ²	GRES
0.11	POM. GOSPODARCZE	3,66m ²	GRES
0.11a	POM. TECHNICZNE	2,06m ²	GRES
0.12	KOMUNIKACJA	31,47m ²	WYMLADZ.PCV
0.13	KOMUNIKACJA	36,90m ²	WYMLADZ.PCV
0.14	SALA LEKCyjNA	48,26m ²	WYMLADZ.PCV
0.15	SALA LEKCyjNA	48,17m ²	WYMLADZ.PCV
0.16	SALA LEKCyjNA	53,91m ²	WYMLADZ.PCV
RAZEM:		357,85m ²	



RZUT PARTERU SK.1:100

Treść: Rozbudowa budynku szkoły podstawowej wraz z instalacjami wewnętrznymi oraz instalacjami zewnętrznymi: elektryczna, kanalizacyjna, sanitarna, kanalizacja opadową wraz ze zbiornikiem na wody opadowe oraz dojeściem i dojazdem do budynku nr 240/043 kolidujących z projektowaną instalacją odcinków kanalizacji zewnętrznych: elektrycznej, kanalizacji sanitarnej, kanalizacji opadową oraz rozbiórką studni kopanej na dz. nr 934/1, 934/6, 933/1 w miejscowości Targowisko, gmina Klaj. Przebudowa kolidującego z inwestycją odcinka sieć teleelektrycznej na dz. nr 933/1, 934/1, 934/6, 932/2 w miejscowości Targowisko, gmina Klaj.		
Inwestor: Urząd Gminy Klaj Klaj 655, 32-015 Klaj	Stadium: PT	
Brzoz: INSTALACJE ELEKTRYCZNE		Data: maj 2023
Nazwa rysunku: Plan instalacji elektrycznej - rzut parteru		
Projektował: mgr inż. Krzysztof Rybak urp. bud. MAR/0246/PWOE/04	Skala: 1:100	
Oprowadził: mgr inż. Grzegorz Mazur urp. bud. MAR/0406/PWOE/11	Nr ark. E-11	
ARCUS-ART ARCHITECTONICZNE BIURO PROJEKTÓW 31-542 Kraków, ul. Mogiłańska 23, tel./fax 012 653-19-23		