


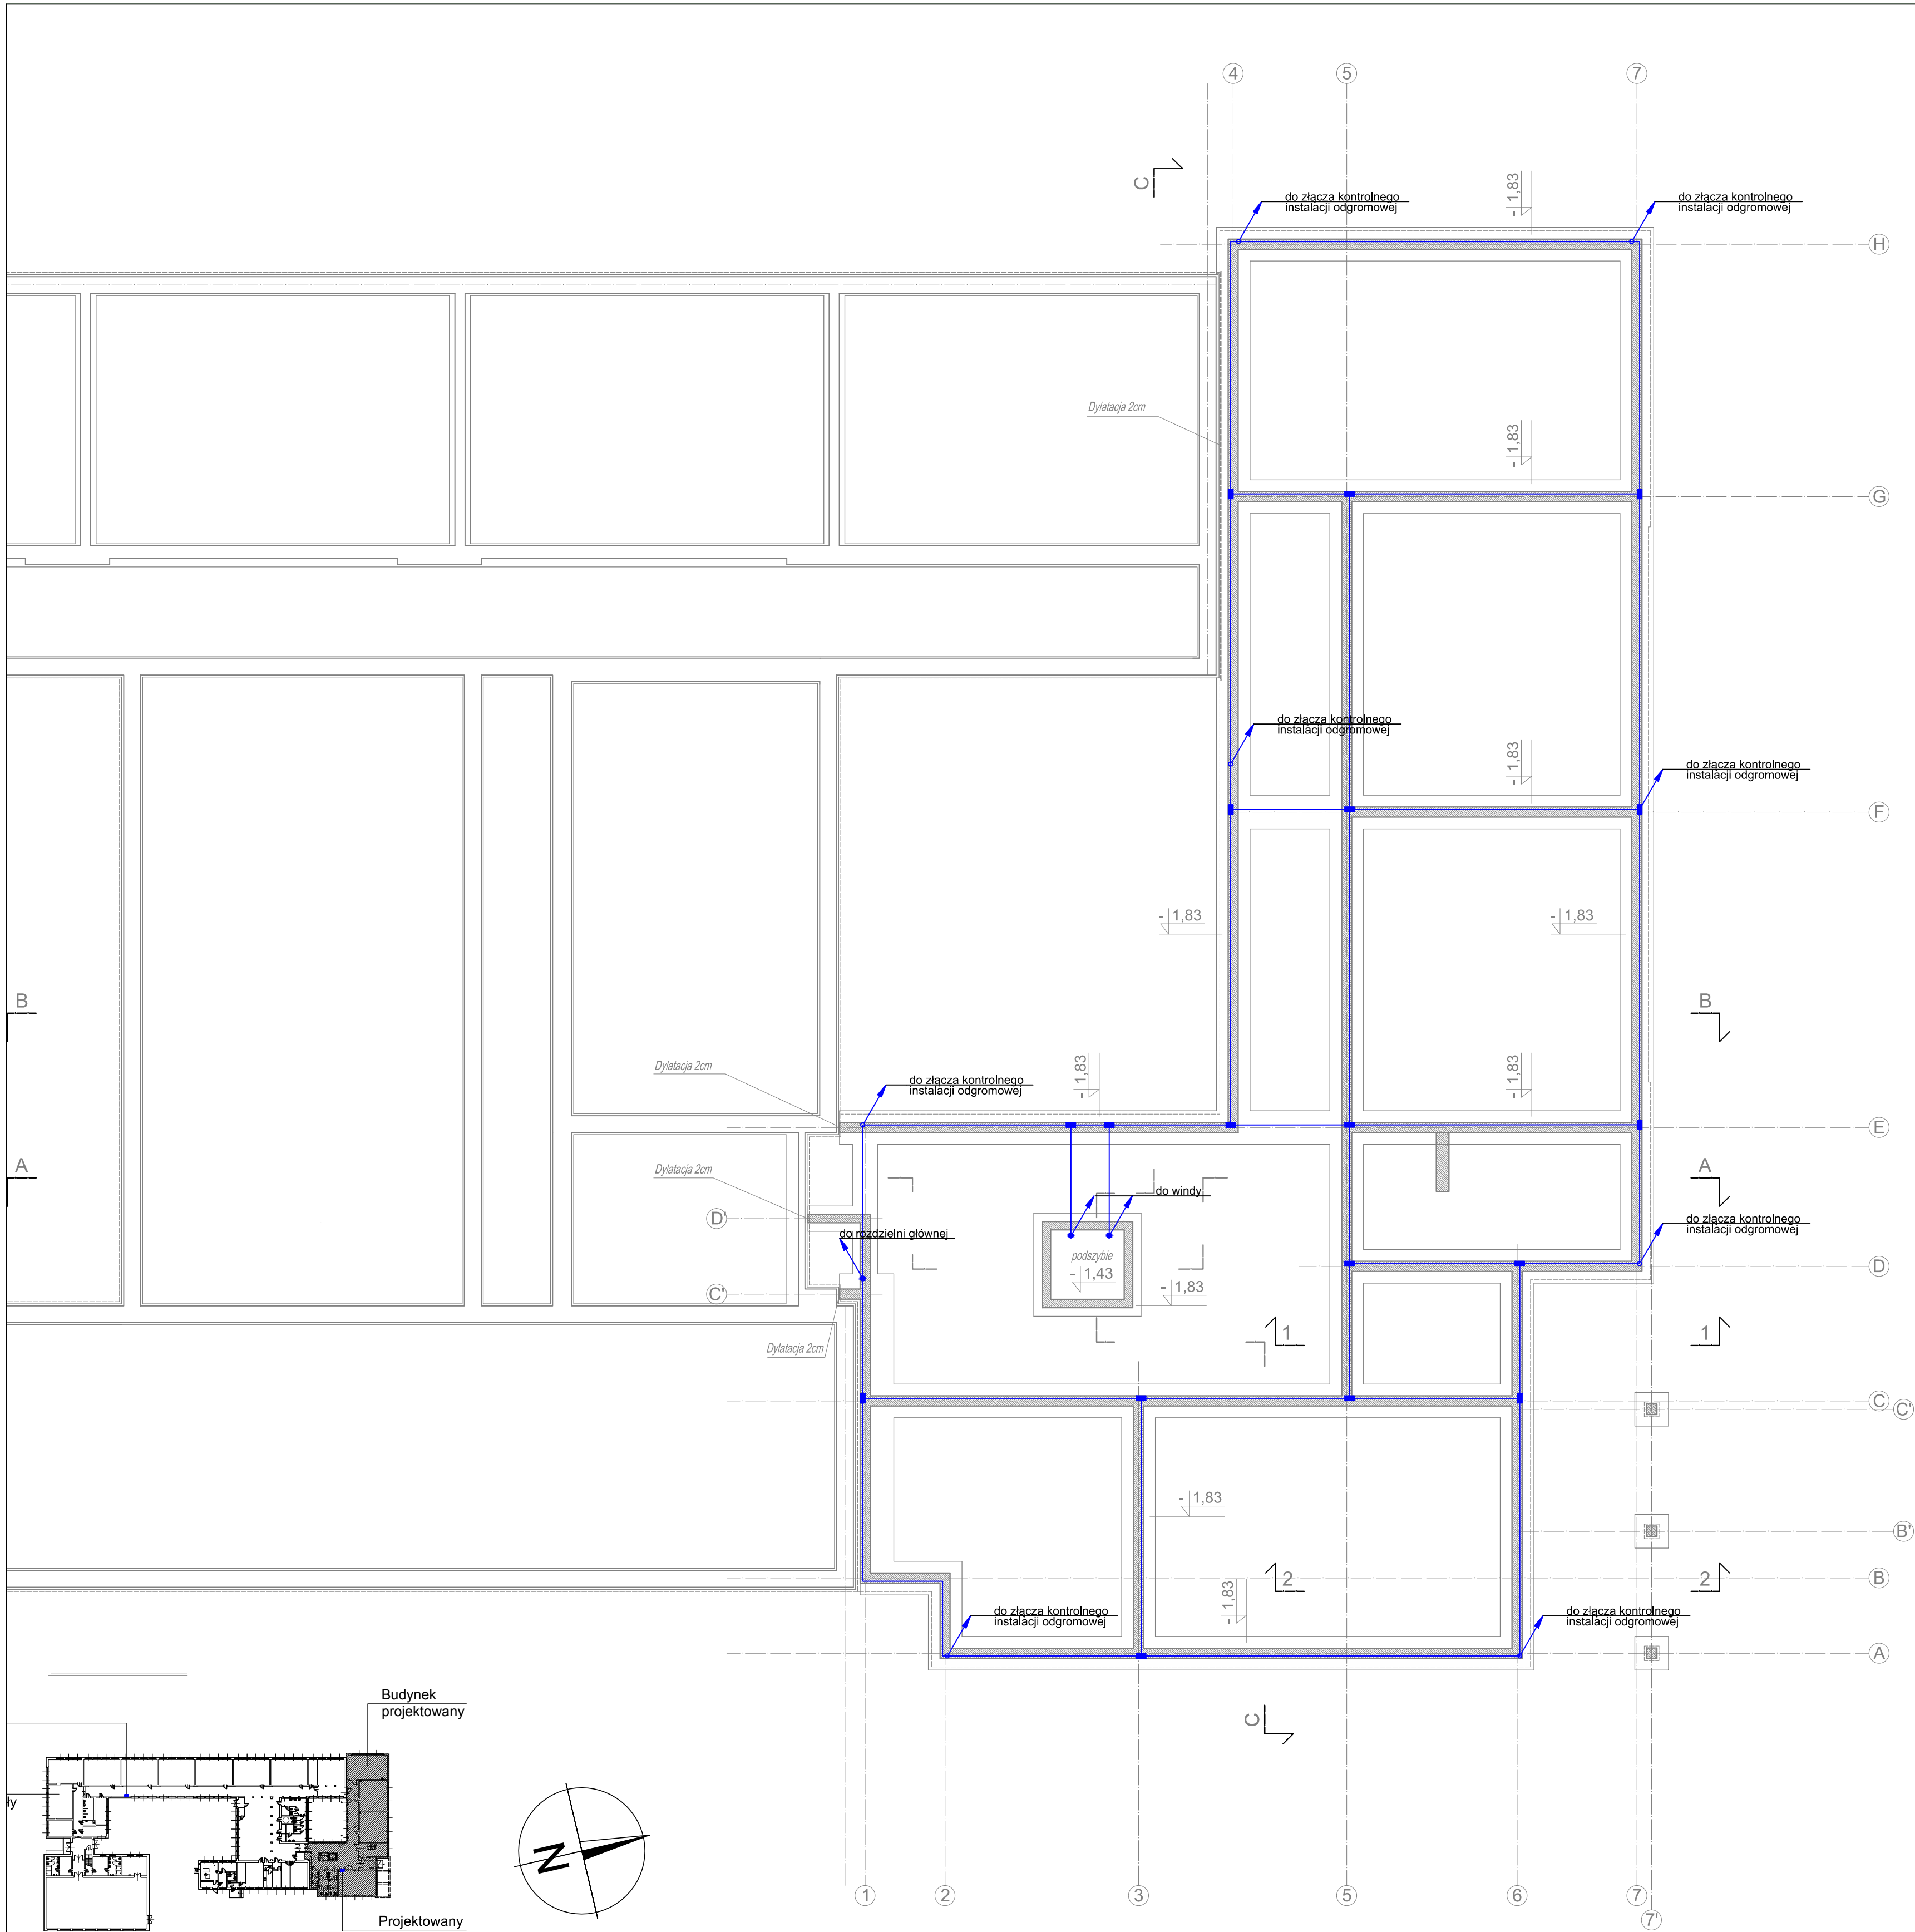

LEGENDA:	
	uziom fundamentowy sztywny wykonany ze stali litej o średnicy min.10mm bez warstwy ochronnej
	wypust na wyższy poziom płaskownik stalowy ocynkowany FeZn 30x4
	połączenie spawane

- UWAGI**
1. Uziom fundamentowy ze stali litej bez warstwy ochronnej stosować wyłącznie w miejscach gdzie możliwe jest całkowite osłonięcie w betonie.
 2. Całość uziomu układać tak aby był otoczony z każdej strony betonem o grubości min. 5cm.
 3. W miejscach szczelin dylatacyjnych należy wykonać mostki dylatacyjne na wewnętrznych ścianach budynku.
 4. Wszystkie przewody uziemiające łączące uziom z szyną uziemiającą powinny być wykonane z płaskownika stalowego ocynkowanego FeZn 30x4.
 5. Do uziomu przyłączyć wszystkie słupy konstrukcyjne. Konstrukcję słupa połączyć przez spawanie.
 6. Złącza kontrolne montować w skrzynce probierczej.

Temat: Rozbudowa budynku szkoły podstawowej wraz z instalacjami wewnętrznymi oraz instalacjami zewnętrznymi: elektryczną, kanalizacją sanitarną, kanalizacją opadową wraz ze zbiornikiem na wody opadowe oraz dojściem i dojazdem do budynku wraz z rozbiórką kolidujących z projektowaną inwestycją odcinków instalacji zewnętrznych: elektrycznej, kanalizacji sanitarnej, kanalizacji opadowej oraz rozbiórką studni kopanej na dz. nr 934/1, 934/6, 933/1 w miejscowości Targowisko gmina Kłaj. Przebudowa kolidującego z inwestycją odcinka sieci teletechnicznej na dz. nr 933/1, 934/1, 934/6, 932/2 w miejscowości Targowisko, gmina Kłaj.			
Inwestor: Urząd Gminy Kłaj Kłaj 655, 32-015 Kłaj		Stadium: PT	
Branża: INSTALACJE ELEKTRYCZNE		Data: maj 2023	
Nazwa rysunku: Plan instalacji uziemiającej - rzut fundamentów		Skala: 1:100	
Projektował: mgr inż. Krzysztof Rybus upr. bud. MAP/0246/PWOE/04		Nr ark. E-13	
Sprawdził: mgr inż. Grzegorz Mazur upr. nr MAP/0049/PWOE/11		ARCUS-ART ARCHITEKTONICZNE BIURO PROJEKTÓW 31- 542 Kraków, ul. Mogilska 23, tel./fax 012 653-19-23	

RZUT FUNDAMENTÓW SK.1:100