


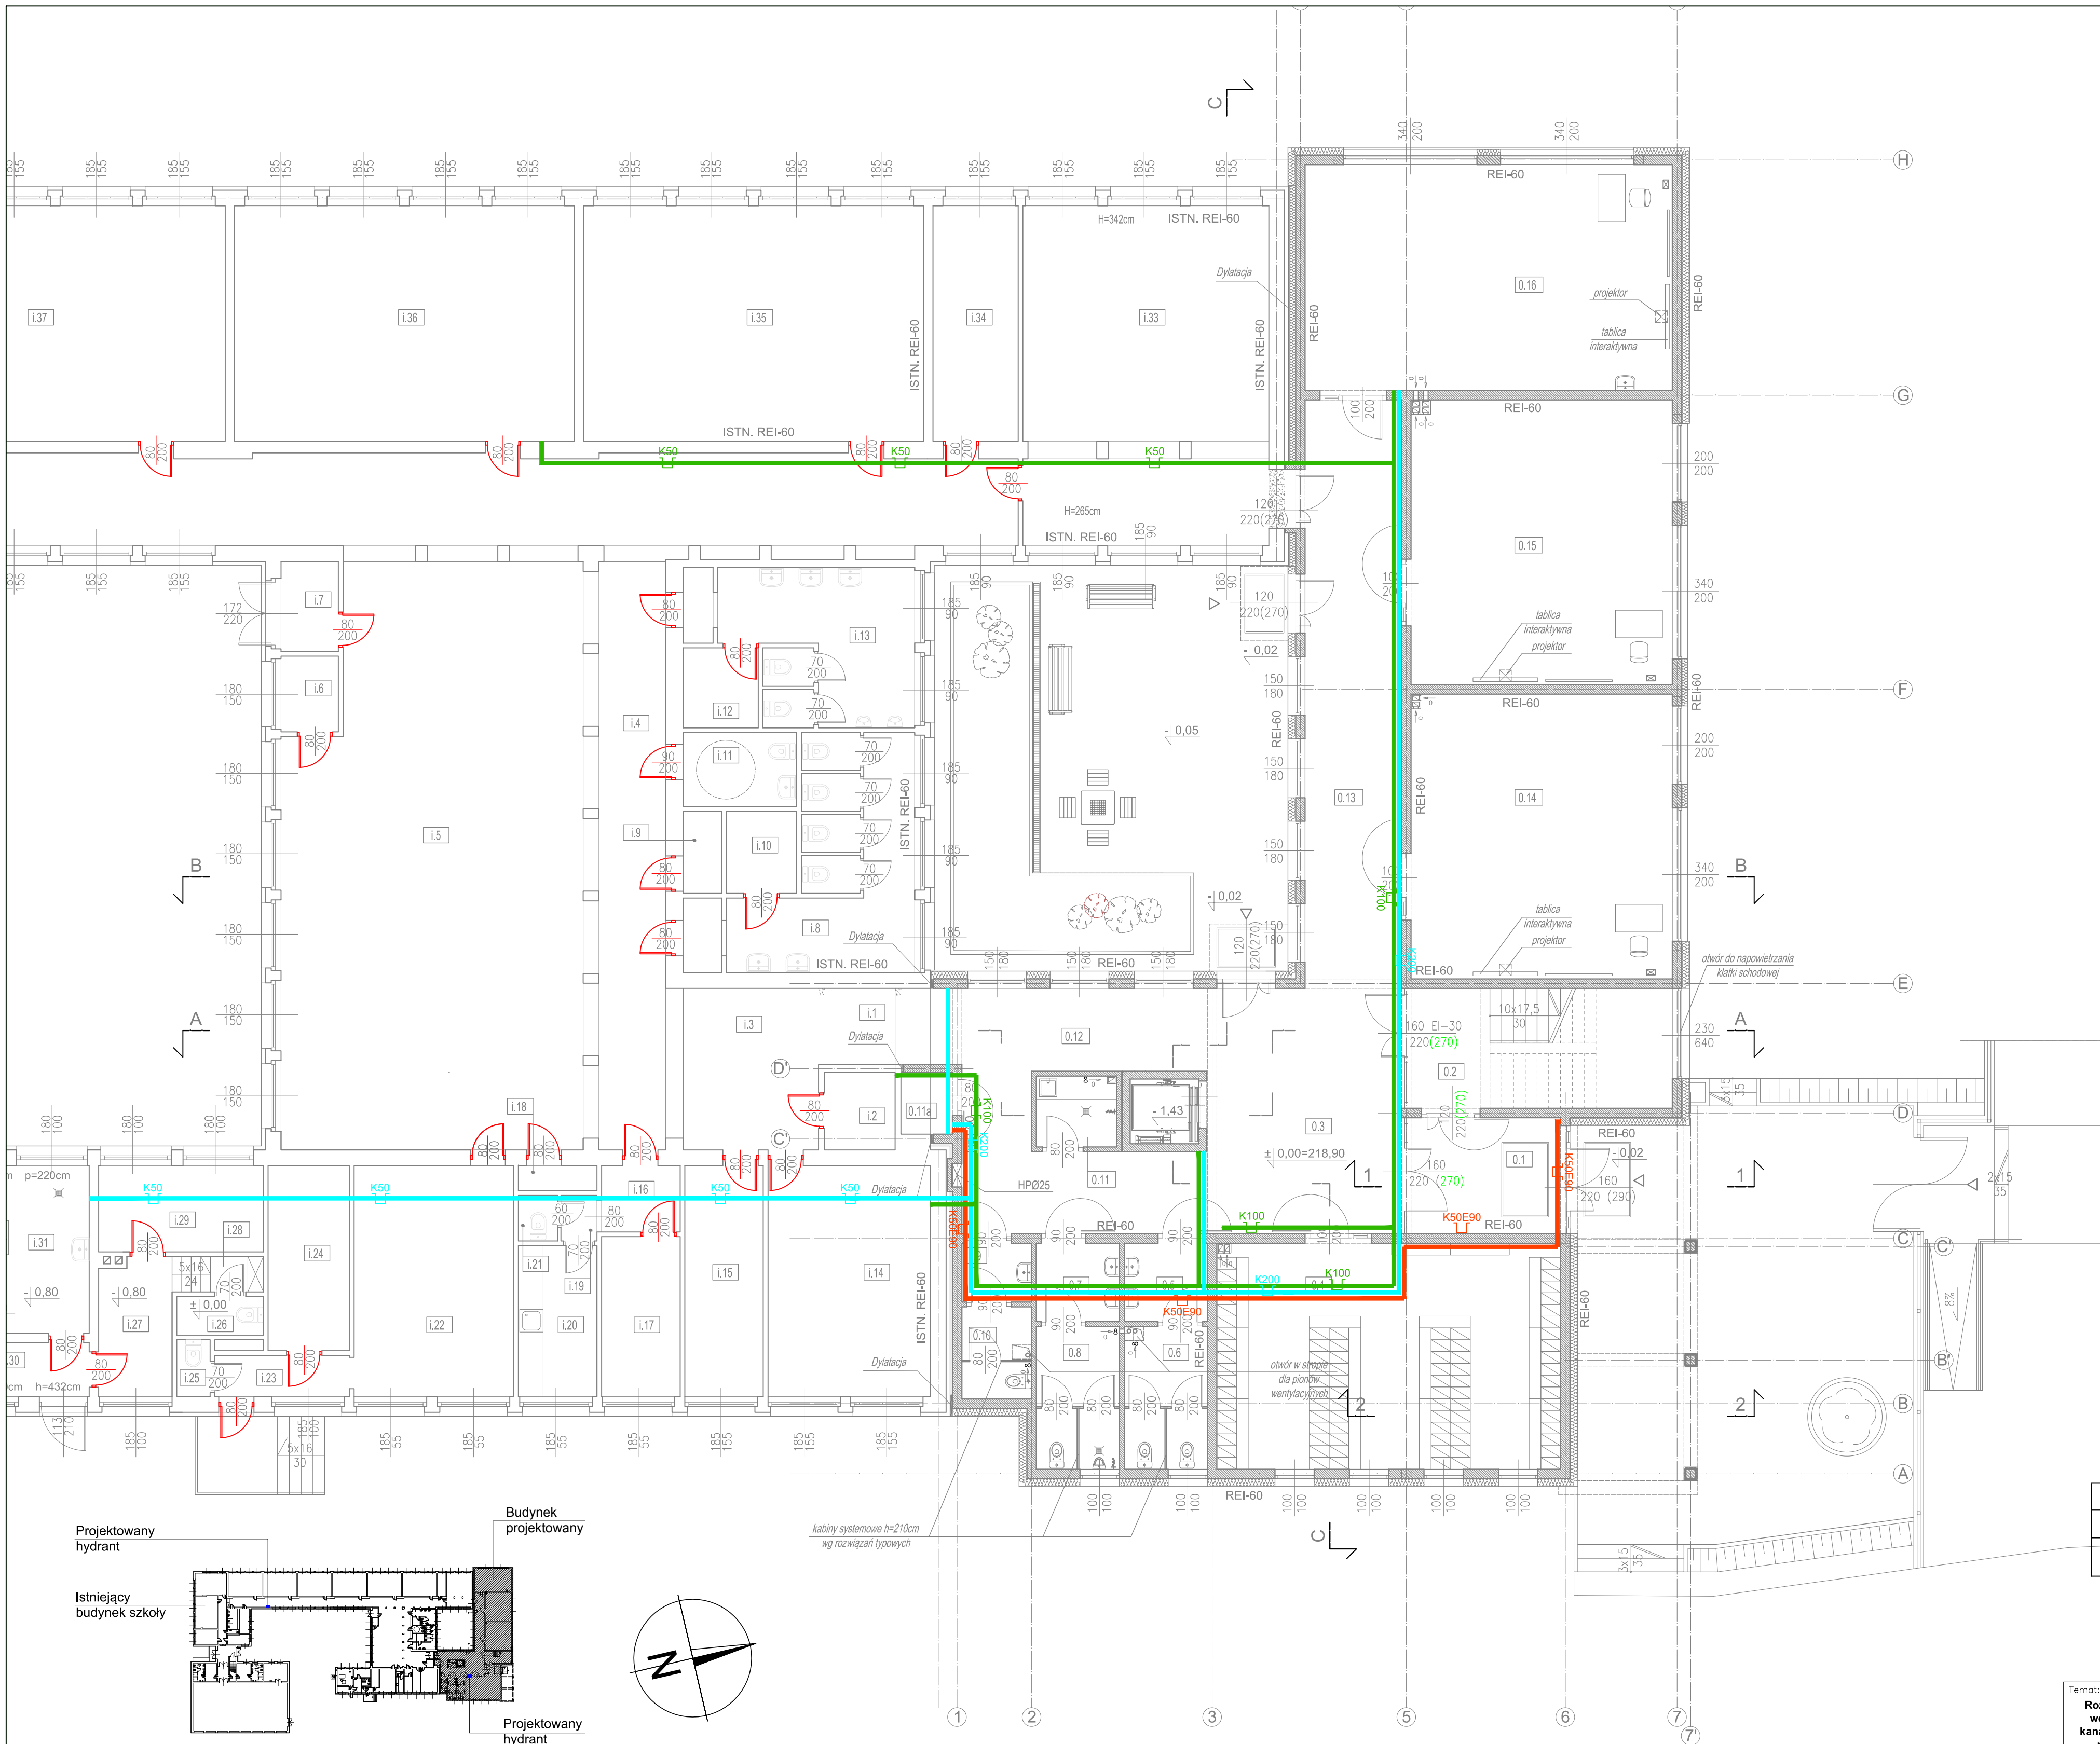


Projektowany
hydrant

Istniejący
budynek szkoły

Budynek
projektowany

Projektowany
hydrant

SKALA 1:1000

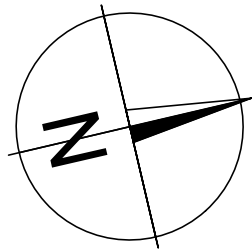

kabiny systemowe h=210cm
wg rozwiązań typowych

	K100	korytko kablowe perforowane - instal. teletechn. np. K100 - szer. korytka 100mm, wys. 100mm
	K200	korytko kablowe perforowane - instal. elektr. np. K200 - szer. korytka 200mm, wys. 100mm
	K50E90	korytko kablowe, perforowane, tł. podtrzymywania funkcji elektr. E-90, np. K50E90 szer. korytka 50mm, wys. 100mm

Temat:
**Rozbudowa budynku szkoły podstawowej wraz z instalacjami
wewnętrznymi oraz instalacjami zewnętrznymi: elektryczną,
kanalizacją sanitarną, kanalizacją opadową wraz ze zbiornikiem
na wody opadowe oraz dojściem i dojazdem do budynku
wraz z rozbiórką kolidujących z projektowaną inwestycją
odcinków instalacji zewnętrznych: elektrycznej, kanalizacji
sanitarnej, kanalizacji opadowej oraz rozbiórką studni kopanej
na dz. nr 934/1, 934/6, 933/1
w miejscowości Targowisko gmina Kłaj.
Przebudowa kolidującego z inwestycją odcinka sieci teletechnicznej
na dz. nr 933/1, 934/1, 934/6, 932/2
w miejscowości Targowisko, gmina Kłaj.**

Investor:	Urząd Gminy Kłaj Kłaj 655, 32-015 Kłaj	Stadium:	PT
Brano:	INSTALACJE ELEKTRYCZNE		
Nazwa rysunku:	Plan koryt kablowych - rzut parteru	Data:	maj 2023
Projektował:	mgr inż. Krzysztof Rybus upr. bud. MAP/0246/PWOE/04	Skala:	1:100
Sprawdził:	mgr inż. Grzegorz Mazur upr. nr MAP/0049/PWOE/11	Nr ark.	E-15
ARCUS-ART ARCHITEKTONICZNE BIURO PROJEKTÓW 31- 542 Kraków, ul. Mogiła 23, tel./fax 012 653-19-23			

RZUT PARTERU SK.1:100