


ISTNIEJĄCA CZĘŚĆ SZKOŁY

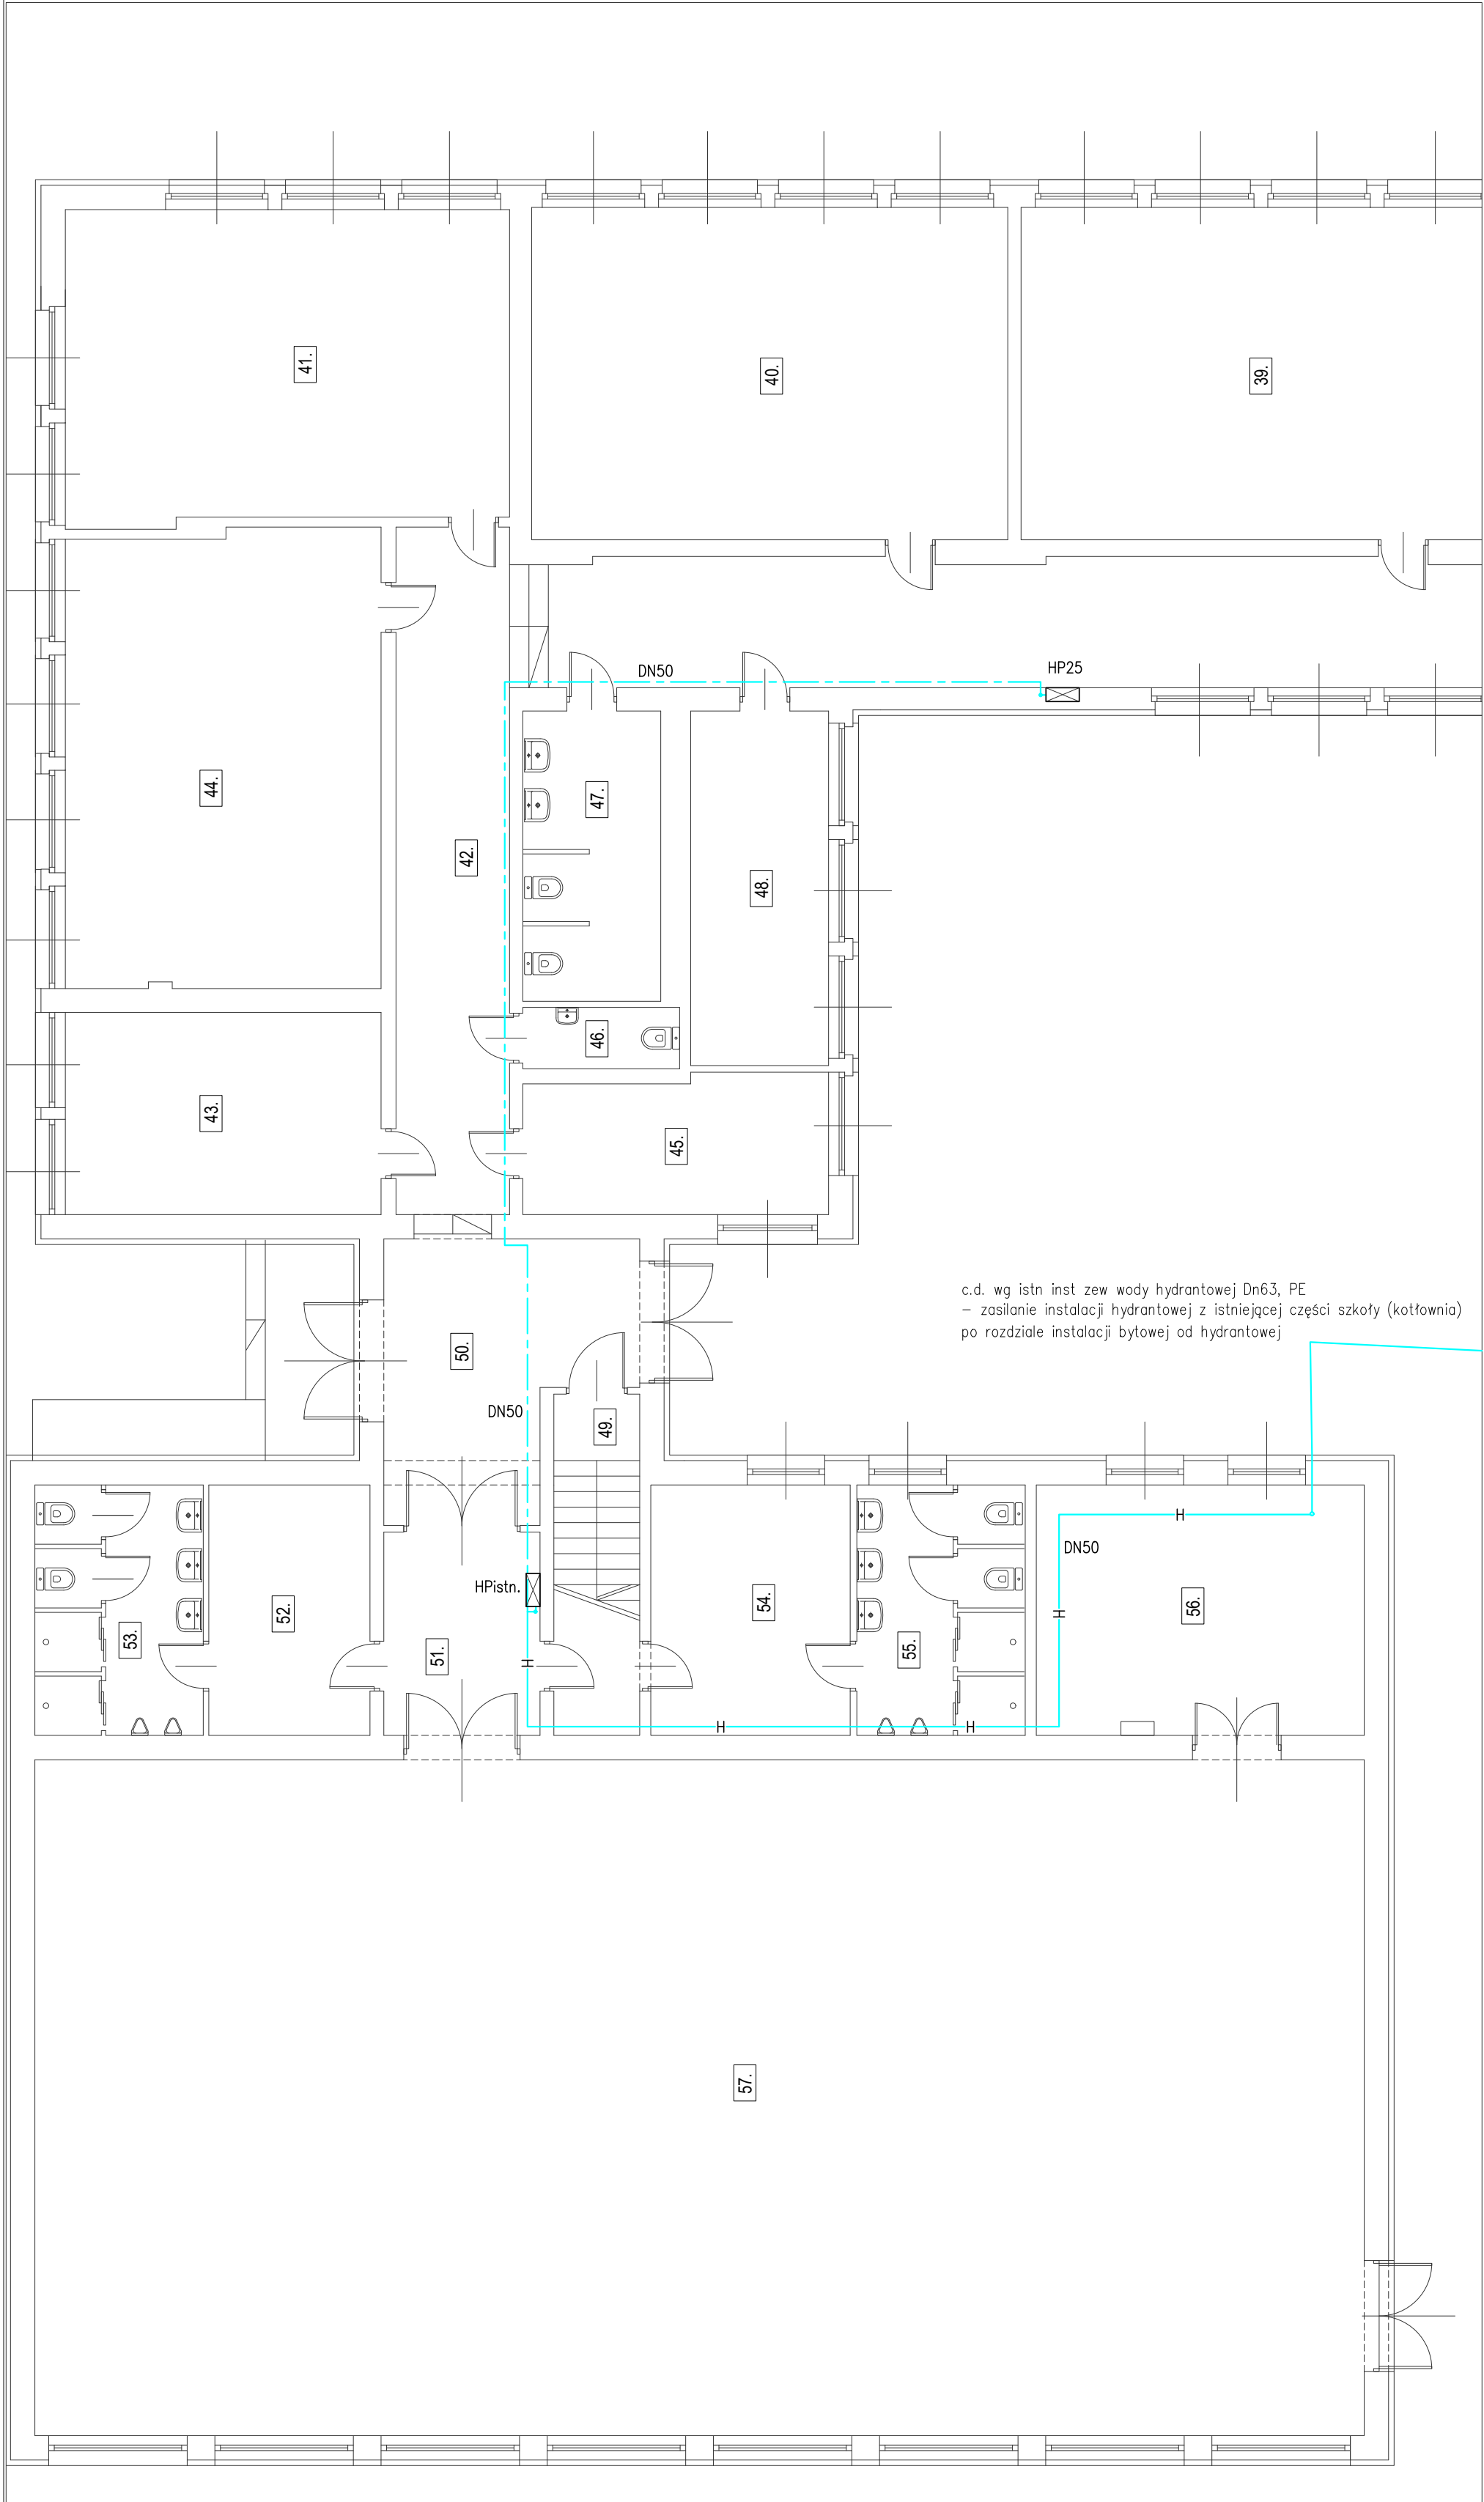


c.d. wg istn. inst. zew. wody hydrantowej Dn63, PE
- zasilenie instalacji hydrantowej z istniejącej części szkoły (kotłownia)
po rozdzieleniu instalacji bytowej od hydrantowej

c.d. wg istn. inst. zew. wody hydrantowej Dn63, PE
do istniejącej części szkoły (pom. nr 56 - magazyn przy sali gimnastycznej)
po rozdzieleniu instalacji bytowej od hydrantowej

c.d. wg istniejącego przyłącza wodociągowego
Dn63, PE

PROJEKTOWANA ROZBUDOWA SZKOŁY

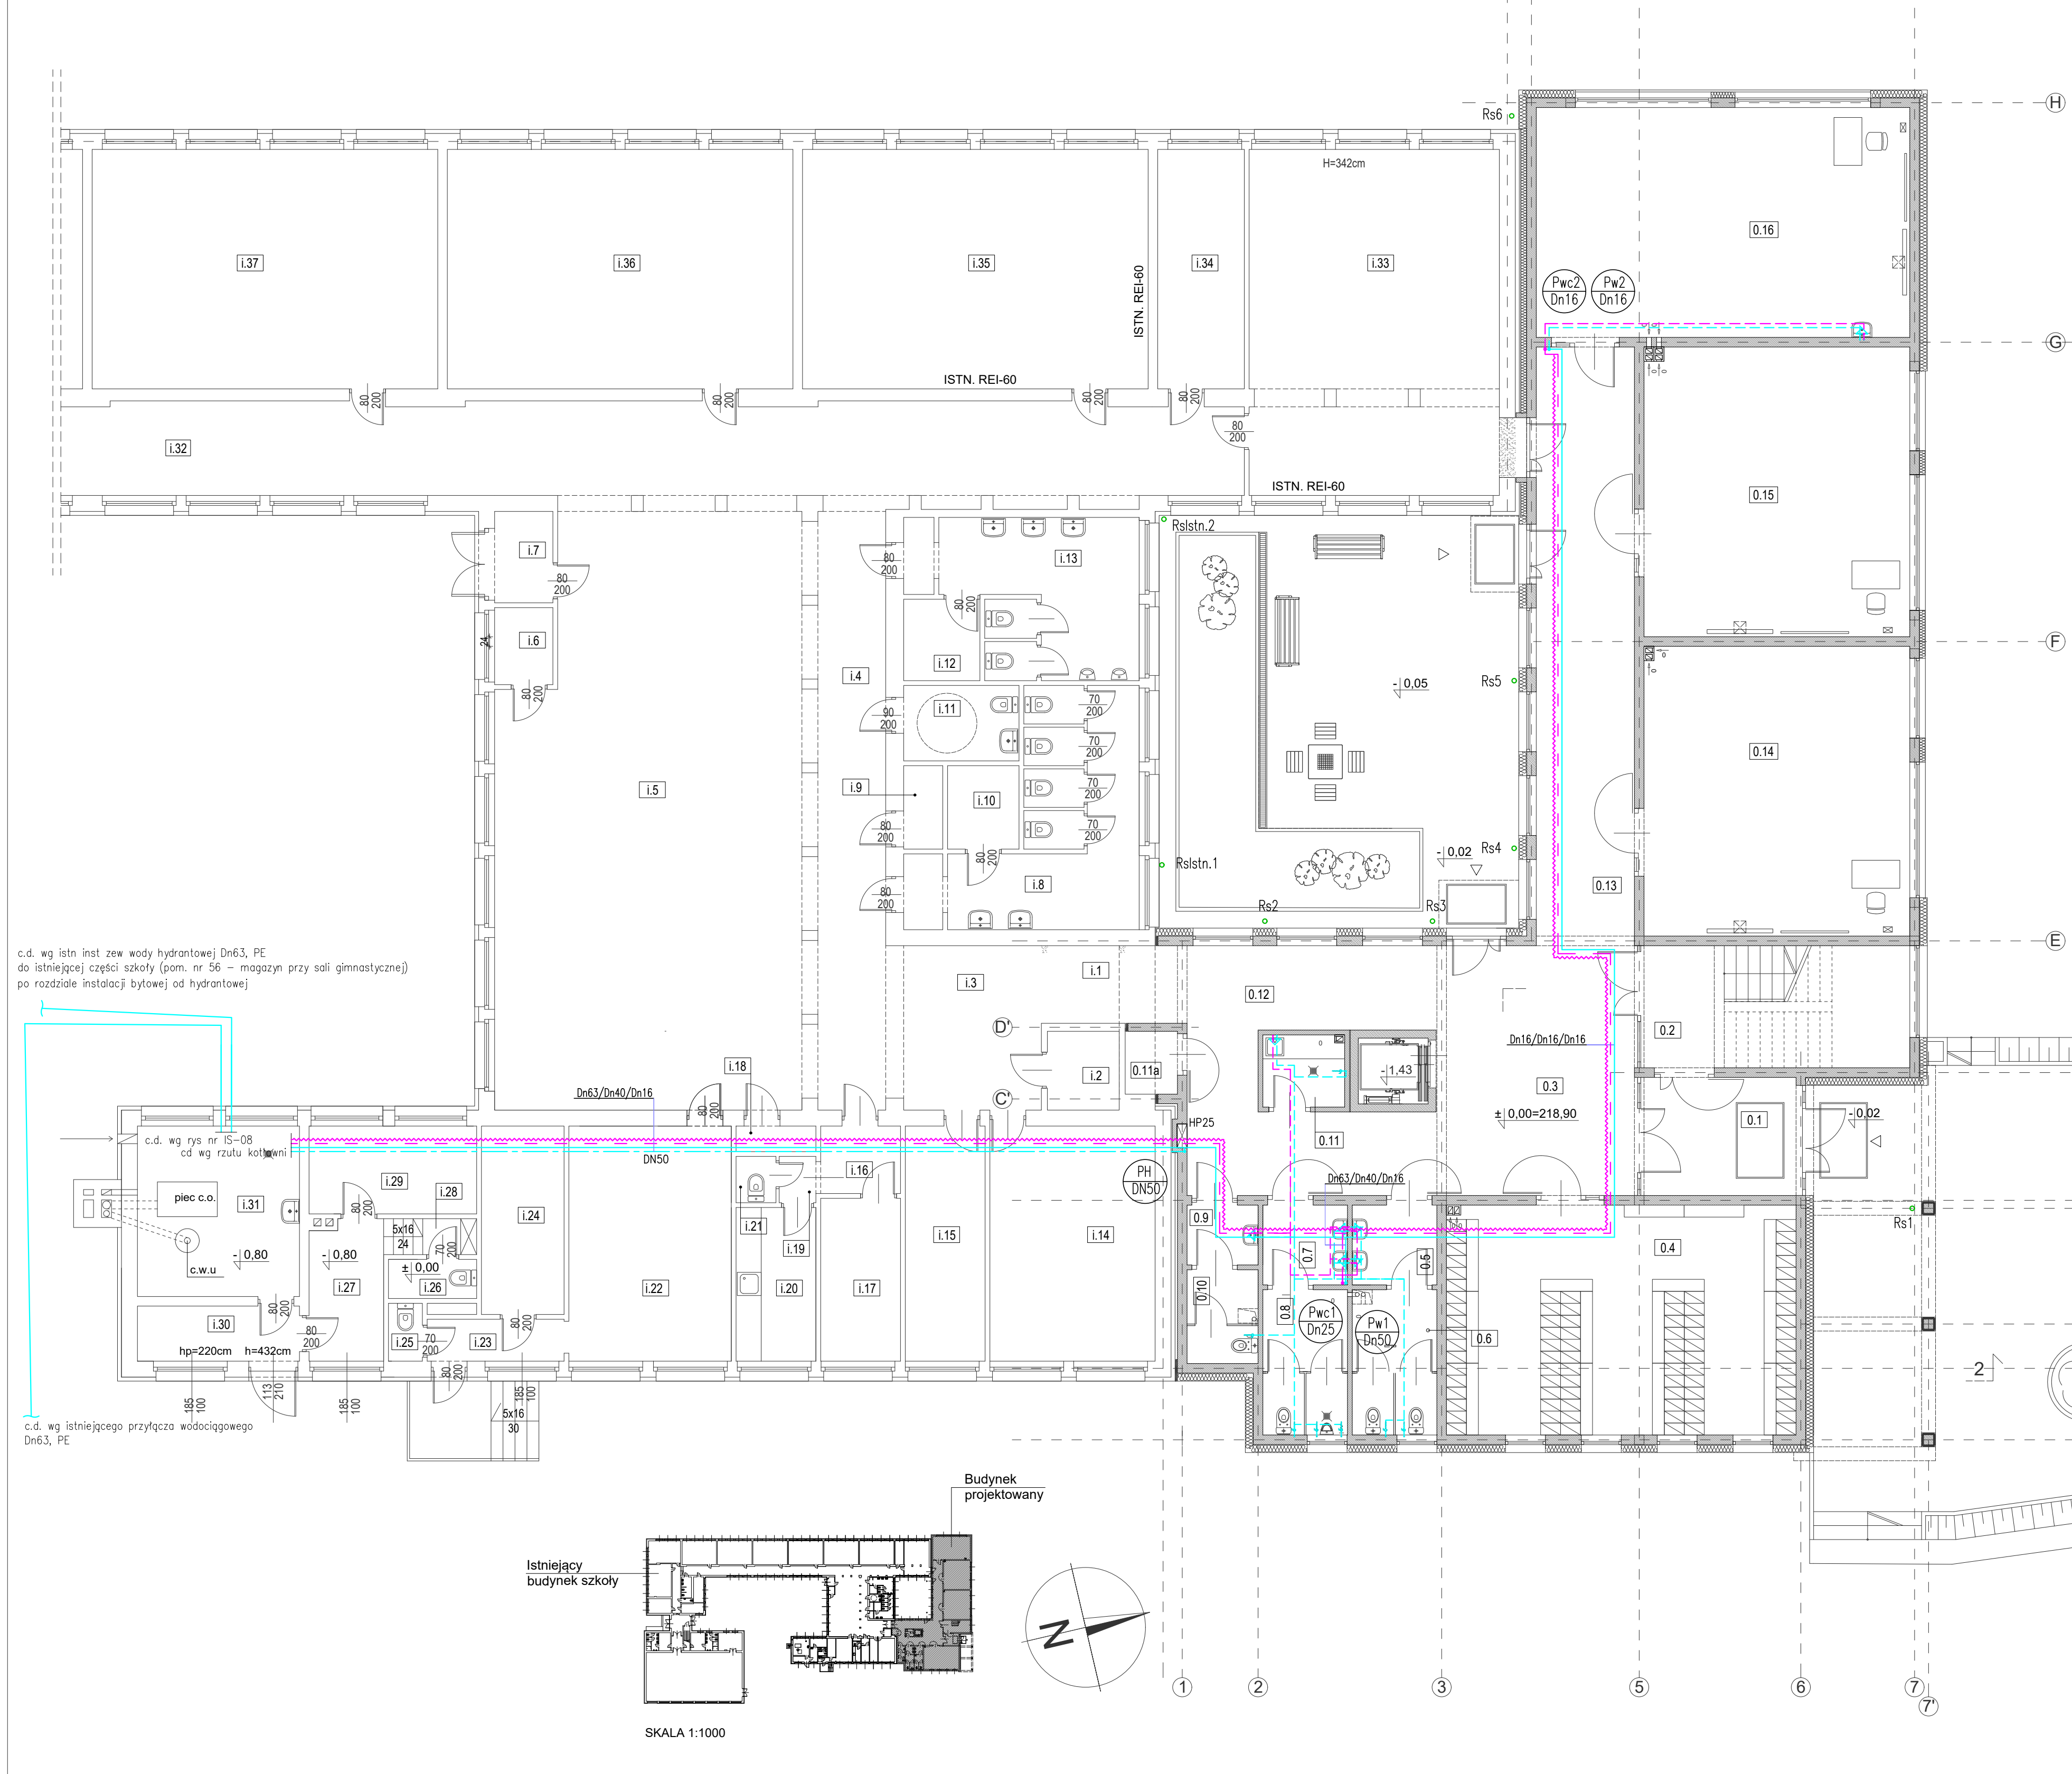

Istniejący budynek szkoły

Budynek projektowany

SKALA 1:1000

LEGENDA:

- proj. inst. wody zimnej prowadzona pod stropem parteru
- proj. inst. wody ciepłej prowadzona pod stropem parteru
- proj. inst. cyrkulacji prowadzona pod stropem parteru
- proj. inst. hydrantowa
- istn. inst. hydrantowa w istniejącej części szkoły
- proj. inst. wody zimnej prowadzona w posadzce parteru
- proj. inst. wody ciepłej prowadzona w posadzce parteru

Pw1, Pw2 - projektowane pionowy wody zimnej
Pac1, Pac2 - projektowane pionowy wody ciepłej
PH - pion instalacji hydrantowej
HP25 - projektowany hydrant wewnętrzny węglowy DN25 z węzłem półsztywnym 30mb - wg proj. architektury
HPistn - istniejący hydrant wewnętrzny DN25
- Dn... - oznacza średnicę zew. dla rur plastikowych,
- DN... - oznacza średnicę nominalną dla rur stalowych
Oznaczenie średnic Dn25/Dn20/Dn16 - Dn zimna woda/Dn ciepła woda/Dn cyrkulacja

ZESTAWIENIE POWIERZCHNI UŻYTKOWYCH POMIESZCZEN			
nr na rys.	nazwa pomieszczenia	powierzchnia	posadzka
BUDYNEK ISTNIEJĄCY			
1.1	KOMUNIKACJA	5,54m²	GRES
1.2	POM. GOSPODARCZE	3,55m²	GRES
1.3	HALL	14,21m²	GRES
1.4	KORYTARZ	25,50m²	GRES
1.5	HALL	106,45m²	GRES
1.6	POM. GOSPODARCZE	2,81m²	GRES
1.7	WIATROLAP	3,34m²	GRES
1.8	WC	19,86m²	GRES
1.9	POM. GOSPODARCZE	2,04m²	GRES
1.10	POM. GOSPODARCZE	3,74m²	GRES
1.11	WC OS. NIEPEŁNOSP.	5,46m²	GRES
1.12	POM. GOSPODARCZE	3,89m²	GRES
1.13	WC	18,98m²	GRES
1.14	POM. ADMINISTRACYJNE	24,38m²	WYKLADZ.PCV
1.15	POM. ADMINISTRACYJNE	11,78m²	WYKLADZ.PCV
1.16	PRZEDSIONEK	3,38m²	GRES
1.17	POM. ADMINISTRACYJNE	18,17m²	WYKLADZ.PCV
1.18	POM. GOSPOD. - SCHOWEK	1,27m²	GRES
1.19	PRZEDSIONEK	1,06m²	GRES
1.20	POM. SOCJALNE	7,70m²	GRES
1.21	WC	1,16m²	GRES
1.22	SZATNIA	23,97m²	GRES
1.23	KOMUNIKACJA	3,60m²	GRES
1.24	POM. SOCJALNE	9,77m²	GRES
1.25	WC	1,23m²	GRES
1.26	WC	2,16m²	BETON
1.27	POM. GOSPODARCZE	6,45m²	BETON
1.28	KOMUNIKACJA	2,09m²	BETON
1.29	POM. GOSPODARCZE	9,24 m²	BETON
1.30	POM. TECHNICZNE	5,60 m²	BETON
1.31	KOTŁOWNIA	17,33m²	GRES
1.32	KORYTARZ	69,42m²	GRES
1.33	ŚWIETLICA	54,30m²	WYKLADZ.PCV
1.34	POM. ADMINISTRACYJNE	13,02m²	WYKLADZ.PCV
1.35	SALA LEKCyjNA	51,95m²	WYKLADZ.PCV
1.36	SALA LEKCyjNA	51,95m²	WYKLADZ.PCV
1.37	SALA LEKCyjNA	51,95m²	WYKLADZ.PCV
RAZEM:		660,30m²	

BUDYNEK PROJEKTOWANY		
0.1	WIATROLAP	11,27m²
0.2	KŁATKA SCHODOWA	10,28m²
0.3	HALL WEJŚCIOWY	31,11m²
0.4	SZATNIA	50,36m²
0.5	PRZEDSIONEK WC DAMSKI	4,23m²
0.6	WC DAMSKI	7,67m²
0.7	PRZEDSIONEK WC MĘSKI	4,24m²
0.8	WC MĘSKI	7,71m²
0.9	PRZEDSIONEK WC	2,67m²
0.10	WC	3,90m²
0.11	SERWEROWNIA	3,66m²
0.11a	POM. TECHNICZNE	2,06m²
0.12	KOMUNIKACJA	31,47m²
0.13	KOMUNIKACJA	36,90m²
0.14	SALA LEKCyjNA	48,26m²
0.15	SALA LEKCyjNA	48,17m²
0.16	SALA LEKCyjNA	53,91m²
RAZEM:		357,85m²

Temat:

Rozbudowa budynku szkoły podstawowej z instalacjami wewnętrznymi oraz instalacjami zewnętrznymi: elektryczną, kanalizacją sanitarną, kanalizacją opadową wraz ze zbiornikiem na wody opadowe oraz dojściem i dojazdem do budynku wraz z rozbiórką kolidujących z inwestycją instalacji zewnętrznych: elektrycznej, kanalizacji sanitarnej, kanalizacji opadowej oraz rozbiórką studni kopanej na działkach nr ew. 934/1, 934/6, 933/1 w miejscowości Targowisko gm. Kłaj, i rozbiórką kolidującego z inwestycją odcinka napowietrznej linii teletechnicznej oraz budową odcinka sieci kablowej teletechnicznej na działkach nr ew. 932/2, 933/1, 934/1, 934/6, w miejscowości Targowisko, gm. Kłaj.

Inwestor:

Urząd Gminy Kłaj
Kłaj 655, 32-015 Kłaj

Branża:

SANITARNA

Nazwa rysunku:

RZUT PARTERU - instalacje wody zimnej, ciepłej, cyrkulacji i hydrantowej

Projektował:

mgr inż. PIOTR WIEWIORSKI
MAP/0121/POOS/06

Sprawił:

mgr inż. AGNIESZKA WIEWIORSKA
MAP/0153/POOS/07

Stadium:

PT

Data:

maj 2023

Skala:

1:100

Nr ark.

IS-02

ARCUS-ART ARCHITEKTOWE BUREAU PROJEKTOW
31- 542 Kraków, ul. Mogiła 23, tel./fax 012 653-19-23