



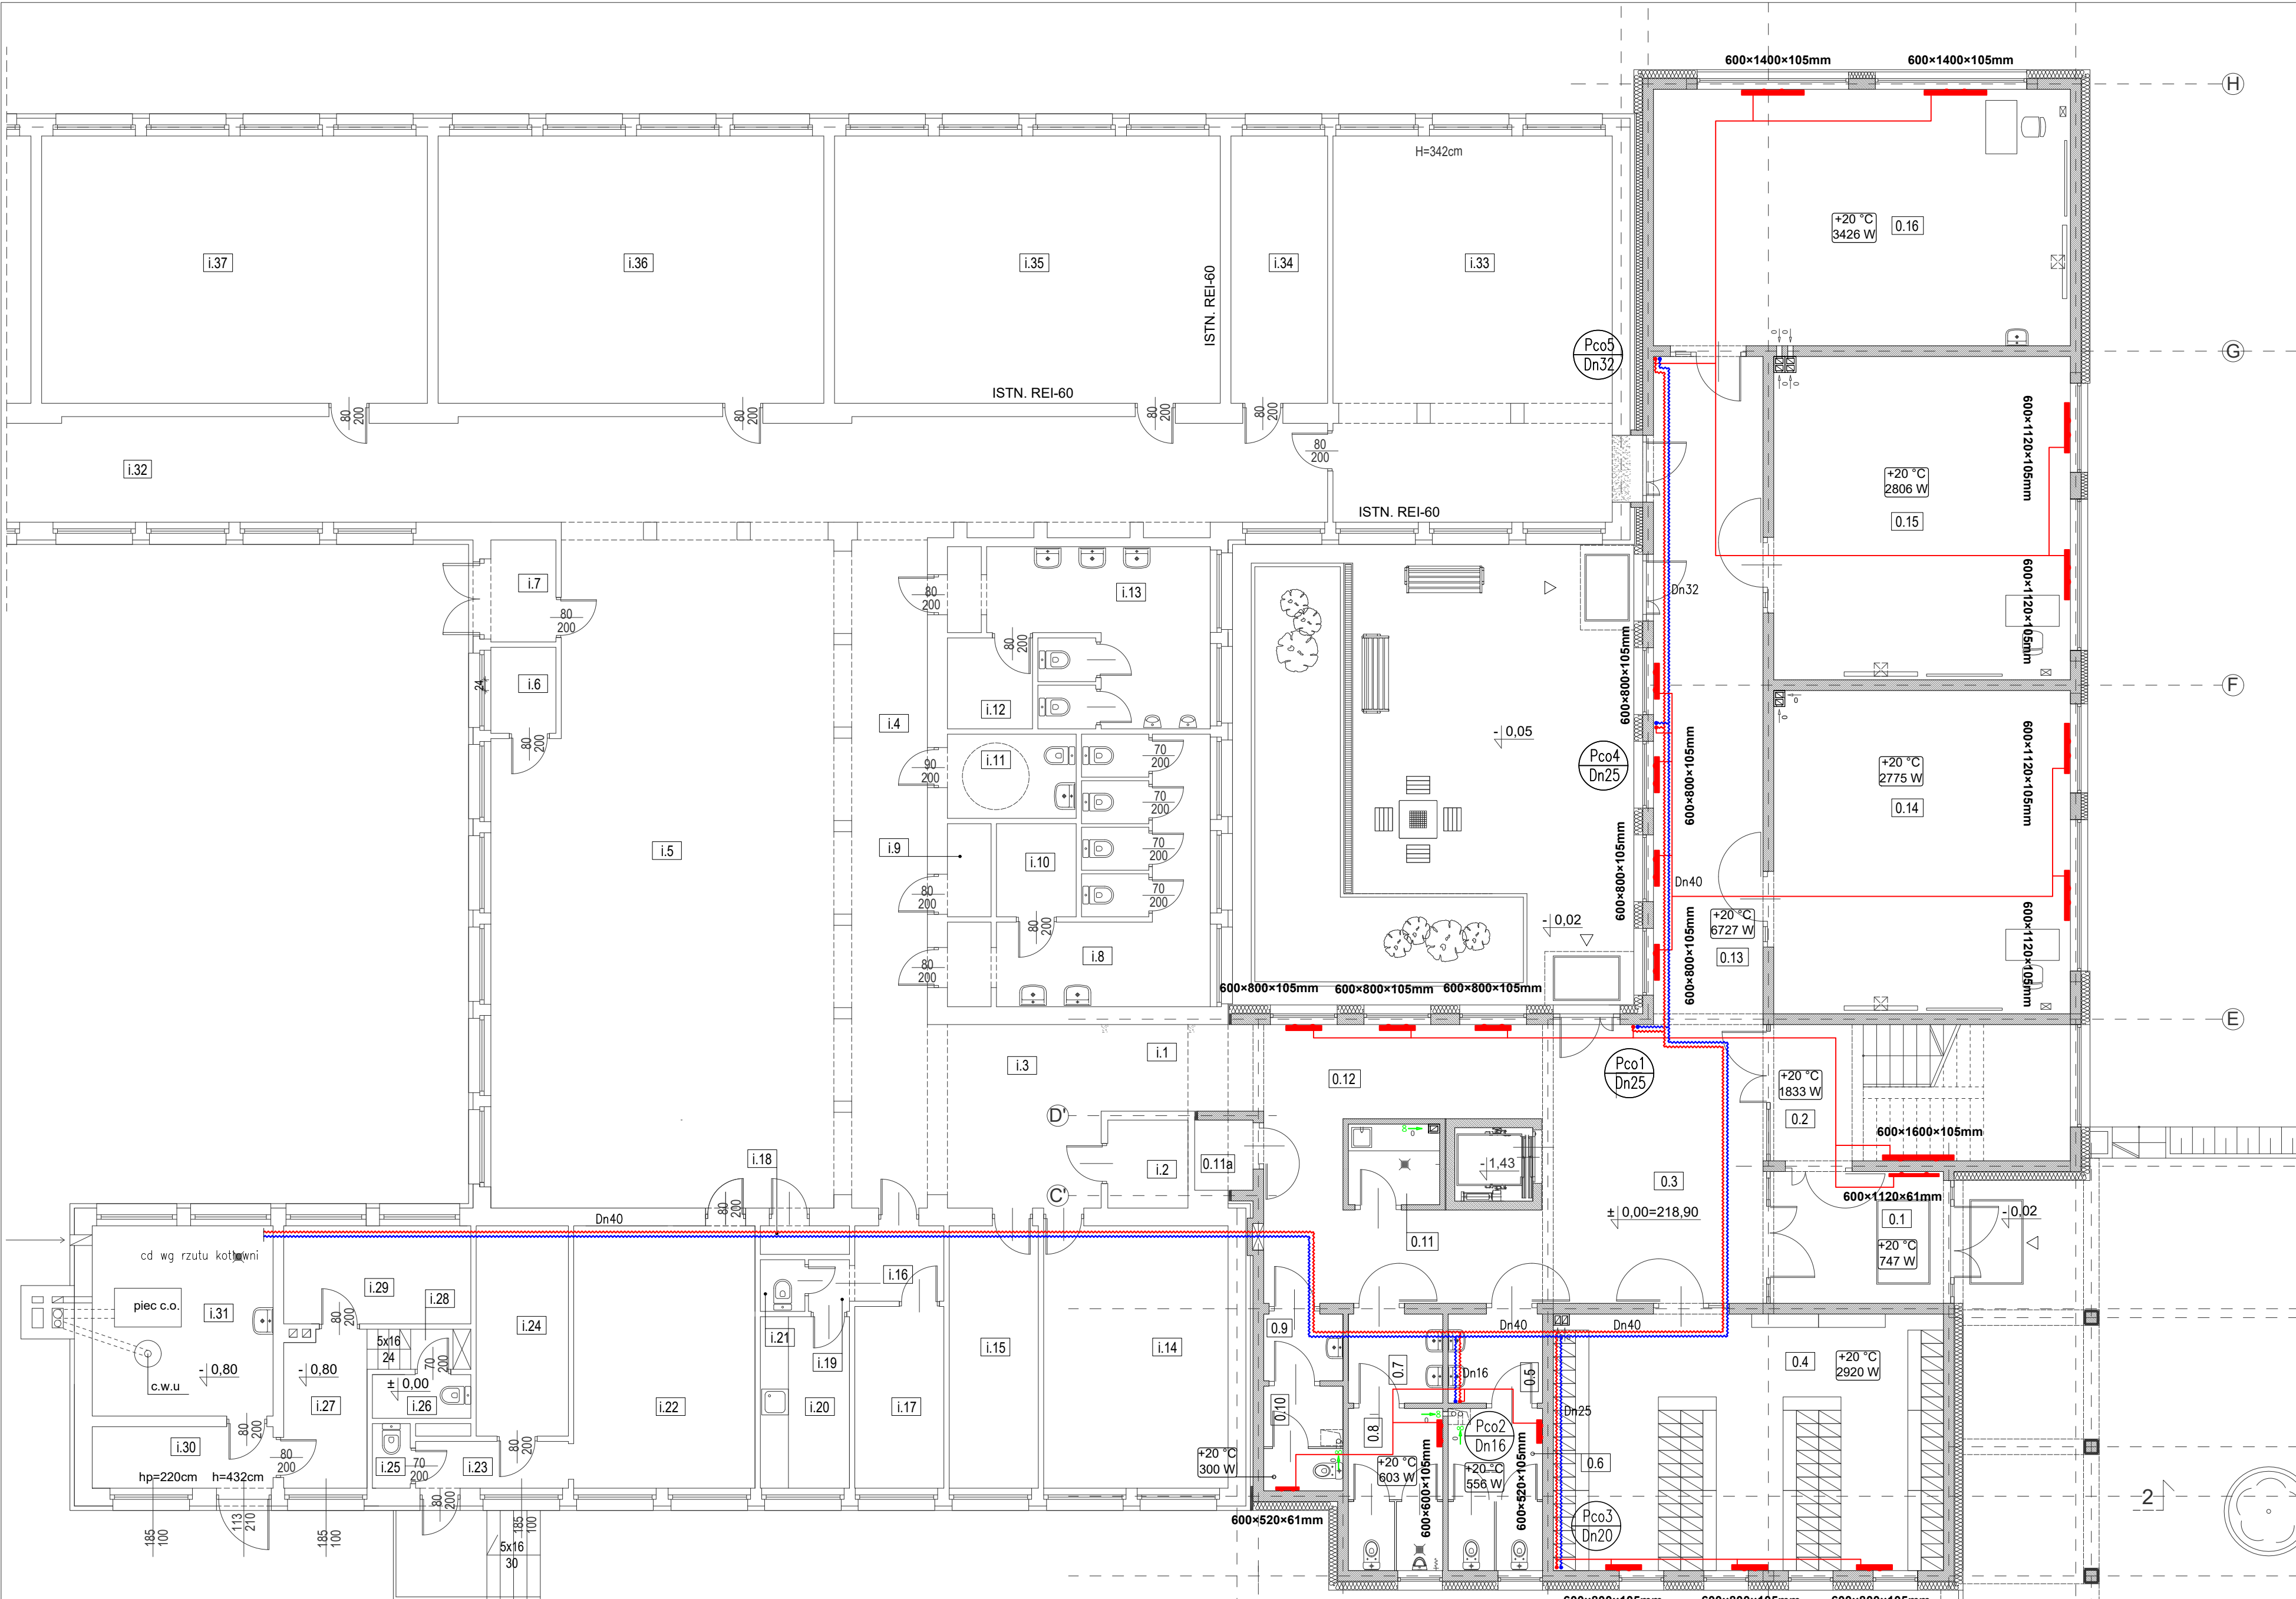

ZESTAWIENIE POWIERZCHNI UŻYTKOWYCH POMIESZCZEN			
nr na rys.	nazwa pomieszczenia	powierzchnia	posadzka
BUDYNEK ISTNIEJĄCY			
i.1	KOMUNIKACJA	5,54m²	GRES
i.2	POM. GOSPODARCZE	3,55m²	GRES
i.3	HALL	14,21m²	GRES
i.4	KORYTARZ	25,50m²	GRES
i.5	HALL	108,45m²	GRES
i.6	POM. GOSPODARCZE	2,81m²	GRES
i.7	WIATROLAP	3,34m²	GRES
i.8	WC	19,86m²	GRES
i.9	POM. GOSPODARCZE	2,04m²	GRES
i.10	POM. GOSPODARCZE	3,74m²	GRES
i.11	WC OS. NIEPEŁNOSP.	5,46m²	GRES
i.12	POM. GOSPODARCZE	3,89m²	GRES
i.13	WC	18,98m²	GRES
i.14	POM. ADMINISTRACYJNE	24,38m²	WYKŁADZ.PCV
i.15	POM. ADMINISTRACYJNE	11,78m²	WYKŁADZ.PCV
i.16	PRZEDSIONEK	3,38m²	GRES
i.17	POM. ADMINISTRACYJNE	18,17m²	WYKŁADZ.PCV
i.18	POM. GOSPOD. - SCHOWEK	1,27m²	GRES
i.19	PRZEDSIONEK	1,06m²	GRES
i.20	POM. SOCJALNE	7,70m²	GRES
i.21	WC	1,16m²	GRES
i.22	SZATNIA	23,97m²	GRES
i.23	KOMUNIKACJA	3,60m²	GRES
i.24	POM. SOCJALNE	9,77m²	GRES
i.25	WC	1,23m²	GRES
i.26	WC	2,16m²	BETON
i.27	POM. GOSPODARCZE	6,45m²	BETON
i.28	KOMUNIKACJA	2,09m²	BETON
i.29	POM. GOSPODARCZE	9,24 m²	BETON
i.30	POM. TECHNICZNE	5,60 m²	BETON
i.31	KOTŁOWNIA	17,33m²	GRES
i.32	KORYTARZ	69,42m²	GRES
i.33	ŚWIETLICA	54,30m²	WYKŁADZ.PCV
i.34	POM. ADMINISTRACYJNE	13,02m²	WYKŁADZ.PCV
i.35	SALA LEKCYJNA	51,95m²	WYKŁADZ.PCV
i.36	SALA LEKCYJNA	51,95m²	WYKŁADZ.PCV
i.37	SALA LEKCYJNA	51,95m²	WYKŁADZ.PCV
RAZEM:		660,30m²	

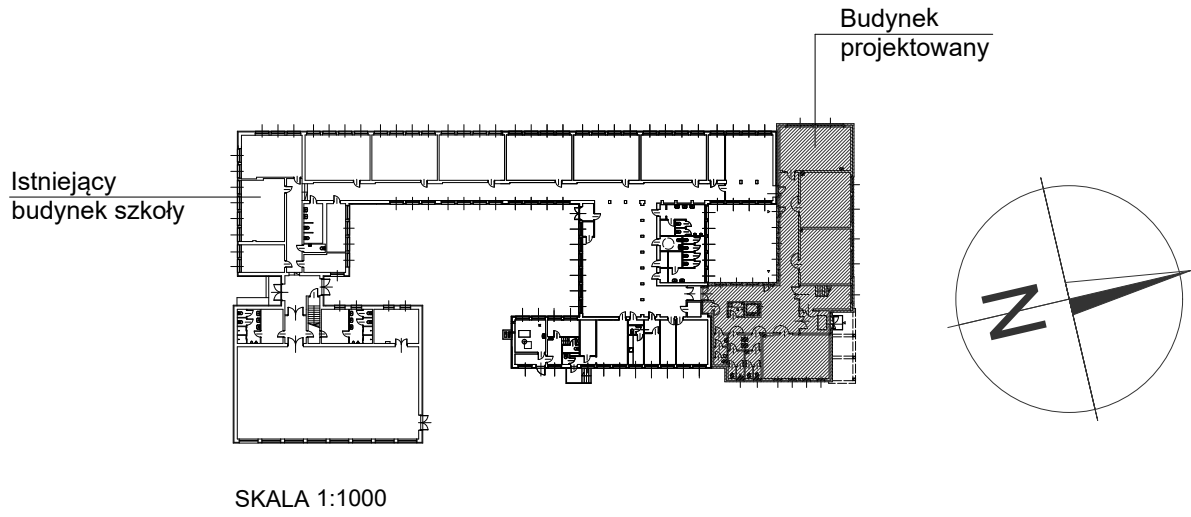

BUDYNEK PROJEKTOWANY		
0.1	WIATROLAP	11,27m²
0.2	KŁATKA SCHODOWA	10,26m²
0.3	HALL WEJŚCIOWY	31,11m²
0.4	SZATNIA	50,36m²
0.5	PRZEDSIONEK WC DAMSKI	4,23m²
0.6	WC DAMSKI	7,67m²
0.7	PRZEDSIONEK WC MĘSKI	4,24m²
0.8	WC MĘSKI	7,71m²
0.9	PRZEDSIONEK WC	2,67m²
0.10	WC	3,90m²
0.11	SERWEROWNIA	3,66m²
0.11a	POM. TECHNICZNE	2,06m²
0.12	KOMUNIKACJA	31,47m²
0.13	KOMUNIKACJA	36,90m²
0.14	SALA LEKCYJNA	48,26m²
0.15	SALA LEKCYJNA	48,17m²
0.16	SALA LEKCYJNA	53,91m²
RAZEM:		357,85m²

LEGENDA:

- proj. inst. c.o. zasilanie/powrót prowadzone pod stropem parteru
- proj. inst. c.o. zasilanie/powrót prowadzone w posadzce parteru
- Pco1...Pco5 – proj. piony instalacji c.o.
- 600×1320×105 – projektowany grzejnik płytowy zaworowy
- 8 – proj. wentylator łazienkowy 13W, 230V, wydajność max 95m³/h

UWAGA:

Przy zasilaniu grzejników, jeden przewód oznacza zasilanie i powrót

Temat: Rozbudowa budynku szkoły podstawowej z instalacjami wewnętrznymi oraz instalacjami zewnętrznymi: elektryczną, kanalizacją sanitarną, kanalizacją opadową wraz ze zbiornikiem na wody opadowe oraz dojściem i dojazdem do budynku wraz z rozbiórką kolidujących z inwestycją instalacji zewnętrznych: elektrycznej, kanalizacji sanitarnej, kanalizacji opadowej oraz rozbiórką studni kopanej na działkach nr ew. 934/1, 934/6, 933/1 w miejscowości Targowisko gm. Kłaj, i rozbiórka kolidującego z inwestycją odcinka napowietrznej linii teletechnicznej oraz budową odcinka sieci kablowej teletechnicznej na działkach nr ew. 932/2, 933/1, 934/1, 934/6, w miejscowości Targowisko, gm. Kłaj.			
Inwestor: Urząd Gminy Kłaj Kłaj 655, 32-015 Kłaj		Stadium: PT	
Branża: SANITARNA		Data: maj 2023	
Nazwa rysunku: RZUT PARTERU - instalacje c.o.		Skala: 1:100	
Projektował: mgr inż. POTR WIEWIORSKI MAP/0121/POOS/06		Nr ark. IS-04	
Sprawdził: mgr inż. AGNIESZKA WIEWIORSKA MAP/0153/POOS/07		ARCUS-ART ARCHITEKTONICZNE BIURO PROJEKTÓW 31- 542 Kraków, ul. Mogiła 23, tel./fax 012 653-19-23	