


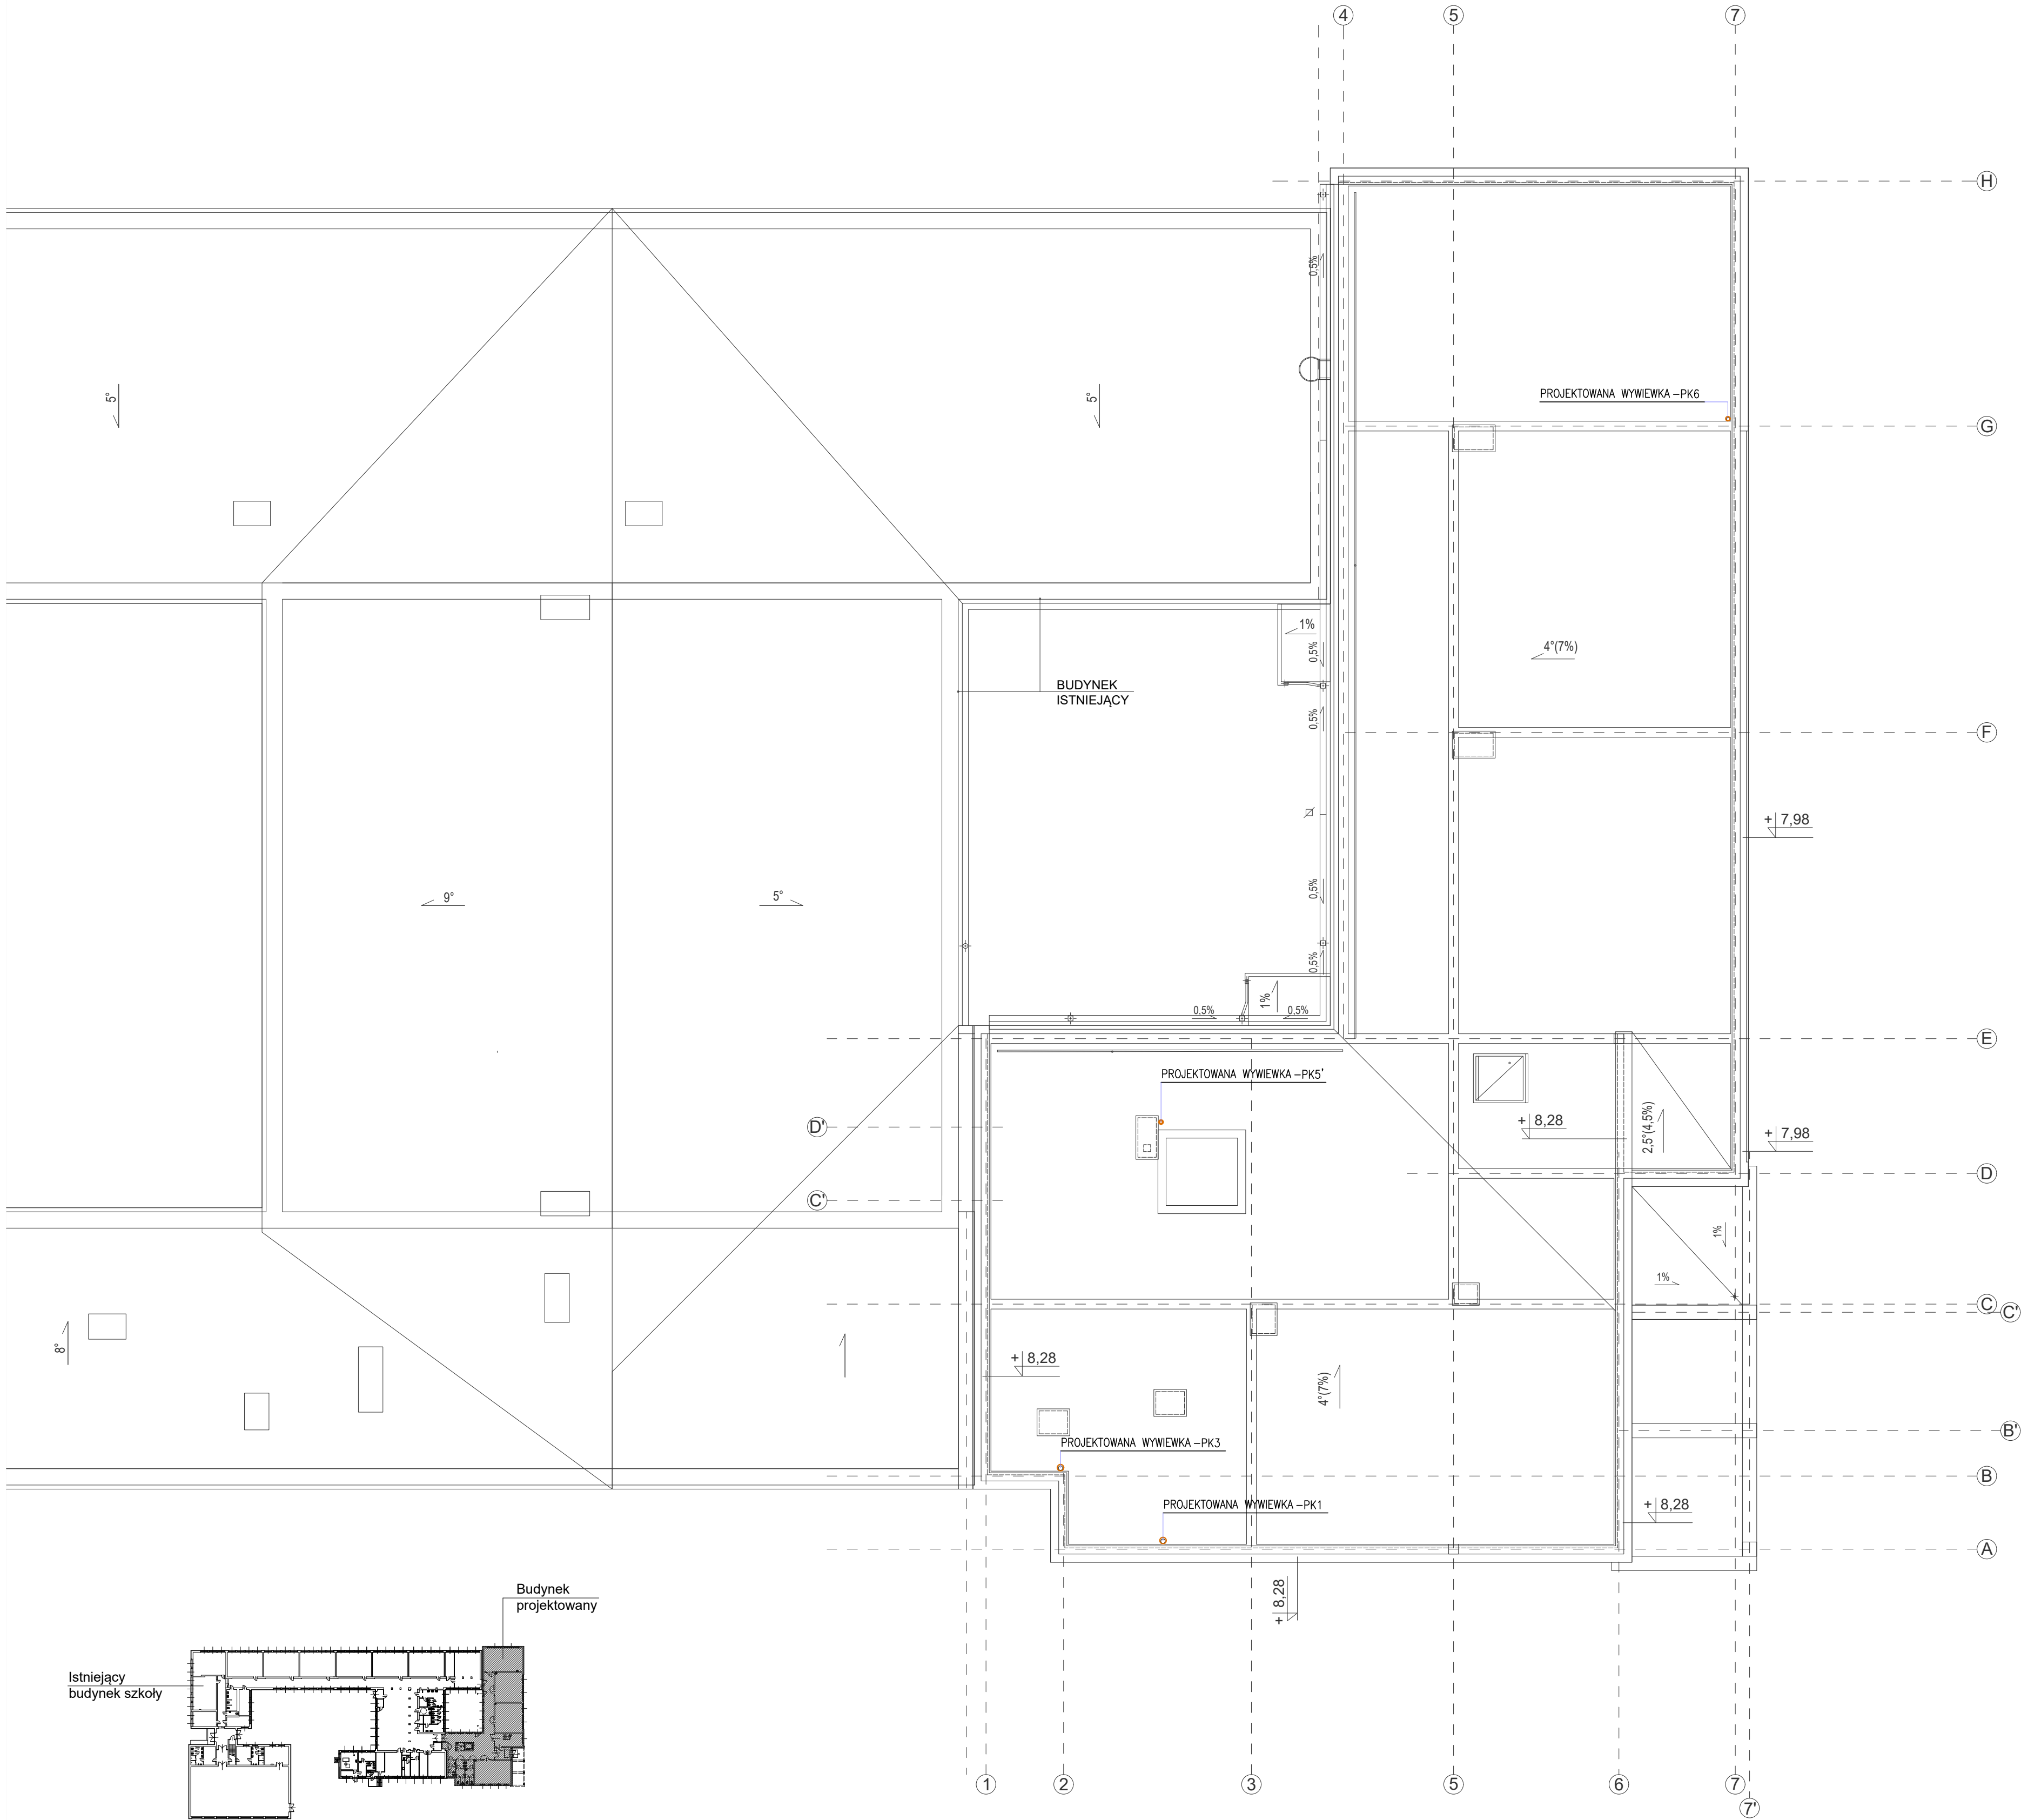

SKALA 1:1000

Temat:	
Rozbudowa budynku szkoły podstawowej z instalacjami wewnętrznymi oraz instalacjami zewnętrznymi: elektryczną, kanalizacją sanitarną, kanalizacją opadową wraz ze zbiornikiem na wody opadowe oraz dojściem i dojazdem do budynku wraz z rozbiórką kolidujących z inwestycją instalacji zewnętrznych: elektrycznej, kanalizacji sanitarnej, kanalizacji opadowej oraz rozbiórką studni kopanej na działkach nr ew. 934/1, 934/6, 933/1 w miejscowości Targowisko gm. Klaj, i rozbiórka kolidującego z inwestycją odcinka napowietrznej linii teletechnicznej oraz budową odcinka sieci kablowej teletechnicznej na działkach nr ew. 932/2, 933/1, 934/1, 934/6, w miejscowości Targowisko, gm. Klaj.	
Inwestor:	
Urząd Gminy Klaj Klaj 655, 32-015 Klaj	
Branża:	Stadium:
SANITARNA	PT
Nazwa rysunku:	Data:
RZUT DACHU	maj 2023
Projektował:	Skala:
mgr inż. PIOTR WIEWIÓRSKI MAP/0121/POOS/06	1:100
Sprawdził:	Nr ark.
mgr inż. AGNIESZKA WIEWIÓRSKA MAP/0153/POOS/07	IS-07
ARCUS-ART ARCHITEKTONICZNE BIURO PROJEKTÓW 31- 542 Kraków, ul. Mogiła 23, tel./fax 012 653-19-23	