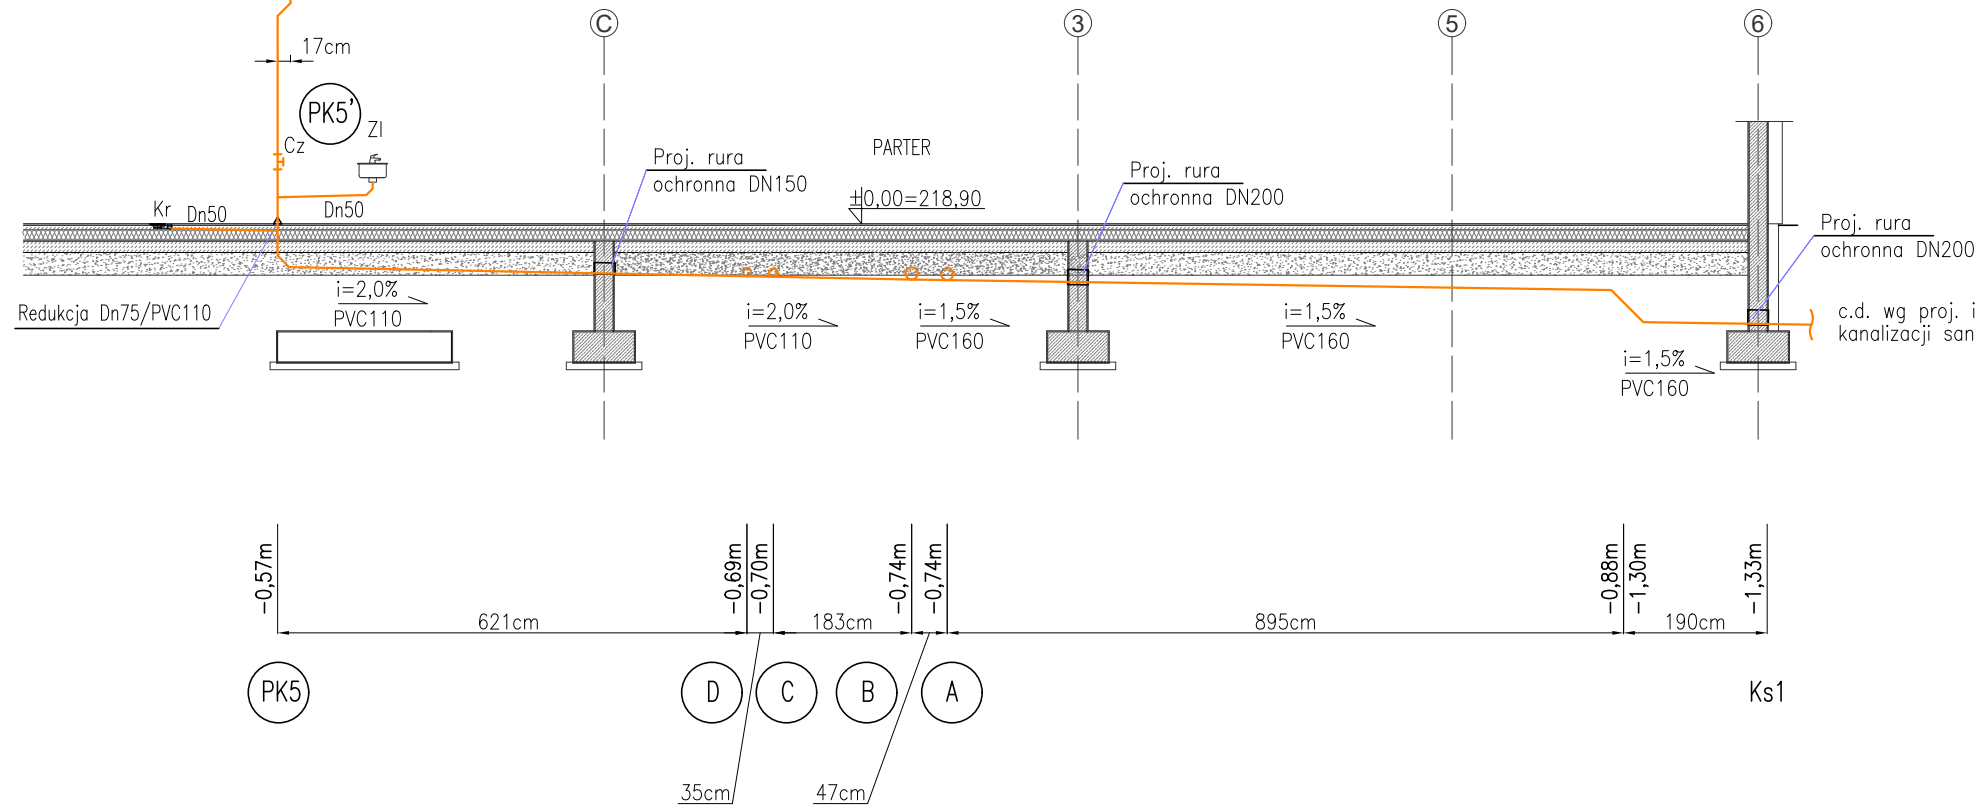
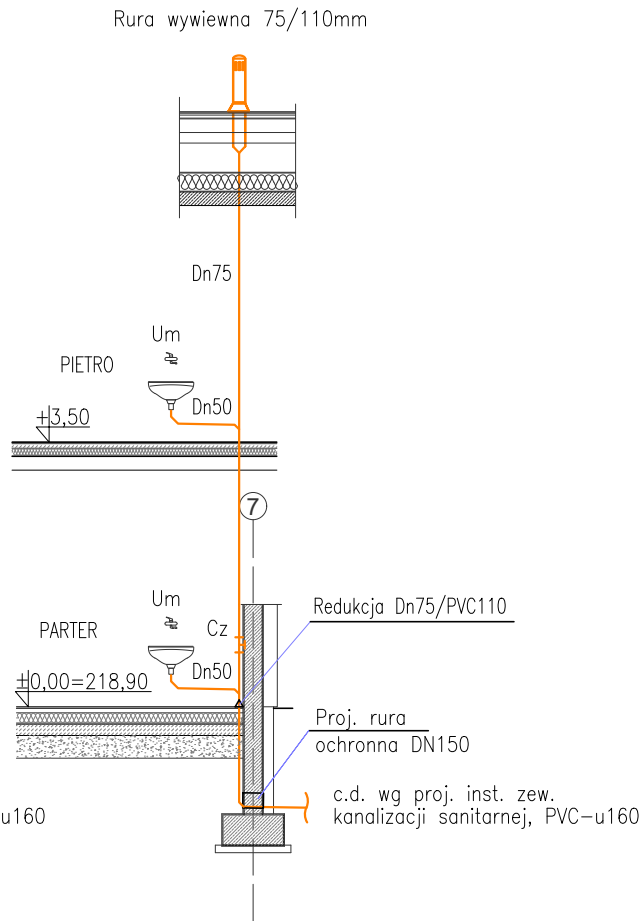
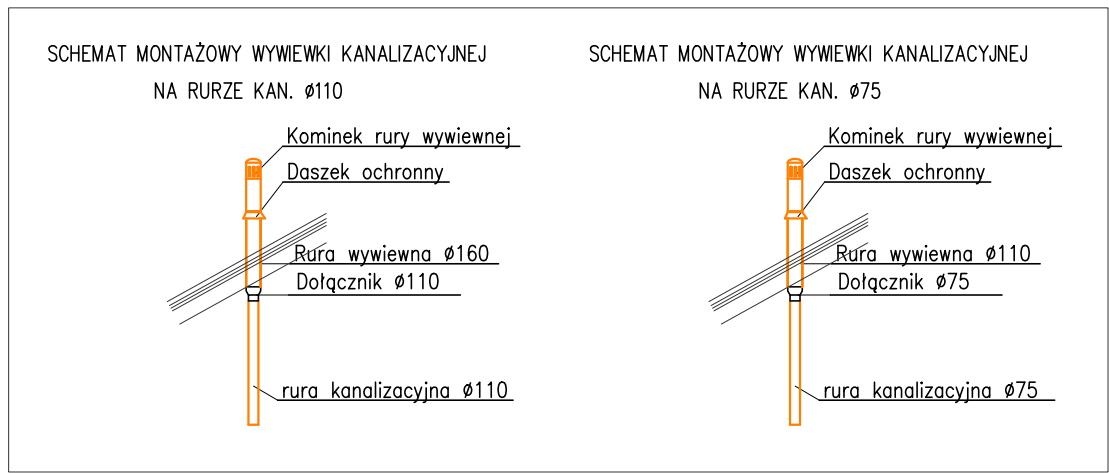
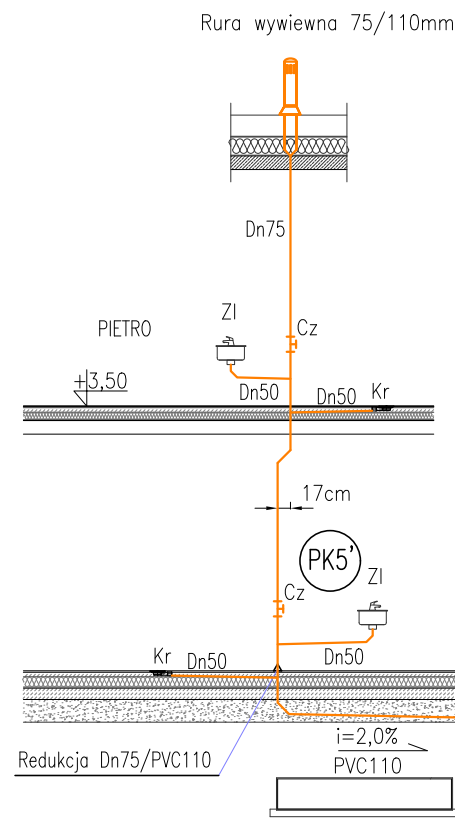


LEGENDA:

- projektowana inst. wewn. kan. sanitarnej
- PK1...PK6 – projektowane piony instalacji kanalizacji sanitarnej
- Um – umywalka
- Ub – ubikacja
- Cz – czyszczak
- Zn – zawór napowietrzający
- Zl – zlew
- Pi – pisuar
- Kr – kratka ściekowa

OZNACZENIA ŚREDNIC:

- Rury PVC-u do kanalizacji sanitarnej wewn. (od posadzki parteru wwyż)
- Dn50 – 50x2,5mm
- Dn75 – 75x2,5mm
- Dn110 – 110x2,6mm
- Rury PVC-u do kanalizacji sanitarnej zewn. (pod posadzką parteru i na zewnątrz)
- PVC110 – 110x3,2mm
- PVC160 – 160x4,7mm
- (rury osłonowe stalowe z płozami typu B)
- DN150 – 168,3x10,0mm płozy 100-B-17
- DN200 – 219,1x10,0mm płozy 150-B-17

UWAGI:

- Rzędna prowadzenia kanalizacji w odniesieniu do poziomu parteru $\pm 0,00$.
- Wszystkie podejścia przyborów do pionów wykonać z minimalnym spadkiem 2,0%

Temat:

Rozbudowa budynku szkoły podstawowej z instalacjami wewnętrznymi oraz instalacjami zewnętrznymi: elektryczną, kanalizacją sanitarną, kanalizacją opadową wraz ze zbiornikiem na wody opadowe oraz dojściem i dojazdem do budynku wraz z rozbiórką kolidujących z inwestycją instalacji zewnętrznych: elektrycznej, kanalizacji sanitarnej, kanalizacji opadowej oraz rozbiórką studni kopanej na działkach nr ew. 934/1, 934/6, 933/1 w miejscowości Targowisko gm. Kłaj, i rozbiórką kolidującego z inwestycją odcinka napowietrznej linii teletechnicznej oraz budową odcinka sieci kablowej teletechnicznej na działkach nr ew. 932/2, 933/1, 934/1, 934/6, w miejscowości Targowisko, gm. Kłaj.

Inwestor:

Urząd Gminy Kłaj
Kłaj 655, 32-015 Kłaj

Branża:

SANITARNA

Stadium:

PT

Nazwa rysunku:

Rozwinięcie instalacji kanalizacji sanitarnej cz. I

Data:

maj 2023

Projektował:

mgr inż. PIOTR WIEWIÓRSKI
MAP/0121/POOS/06

Skala:

1:100

Sprawdził:

mgr inż. AGNIESZKA WIEWIÓRSKA
MAP/0153/POOS/07

Nr ark.

IS-11

ARCUS-ART ARCHITEKTONICZNE BIURO PROJEKTÓW
31- 542 Kraków, ul. Mogińska 23, tel./fax 012 653-19-23