


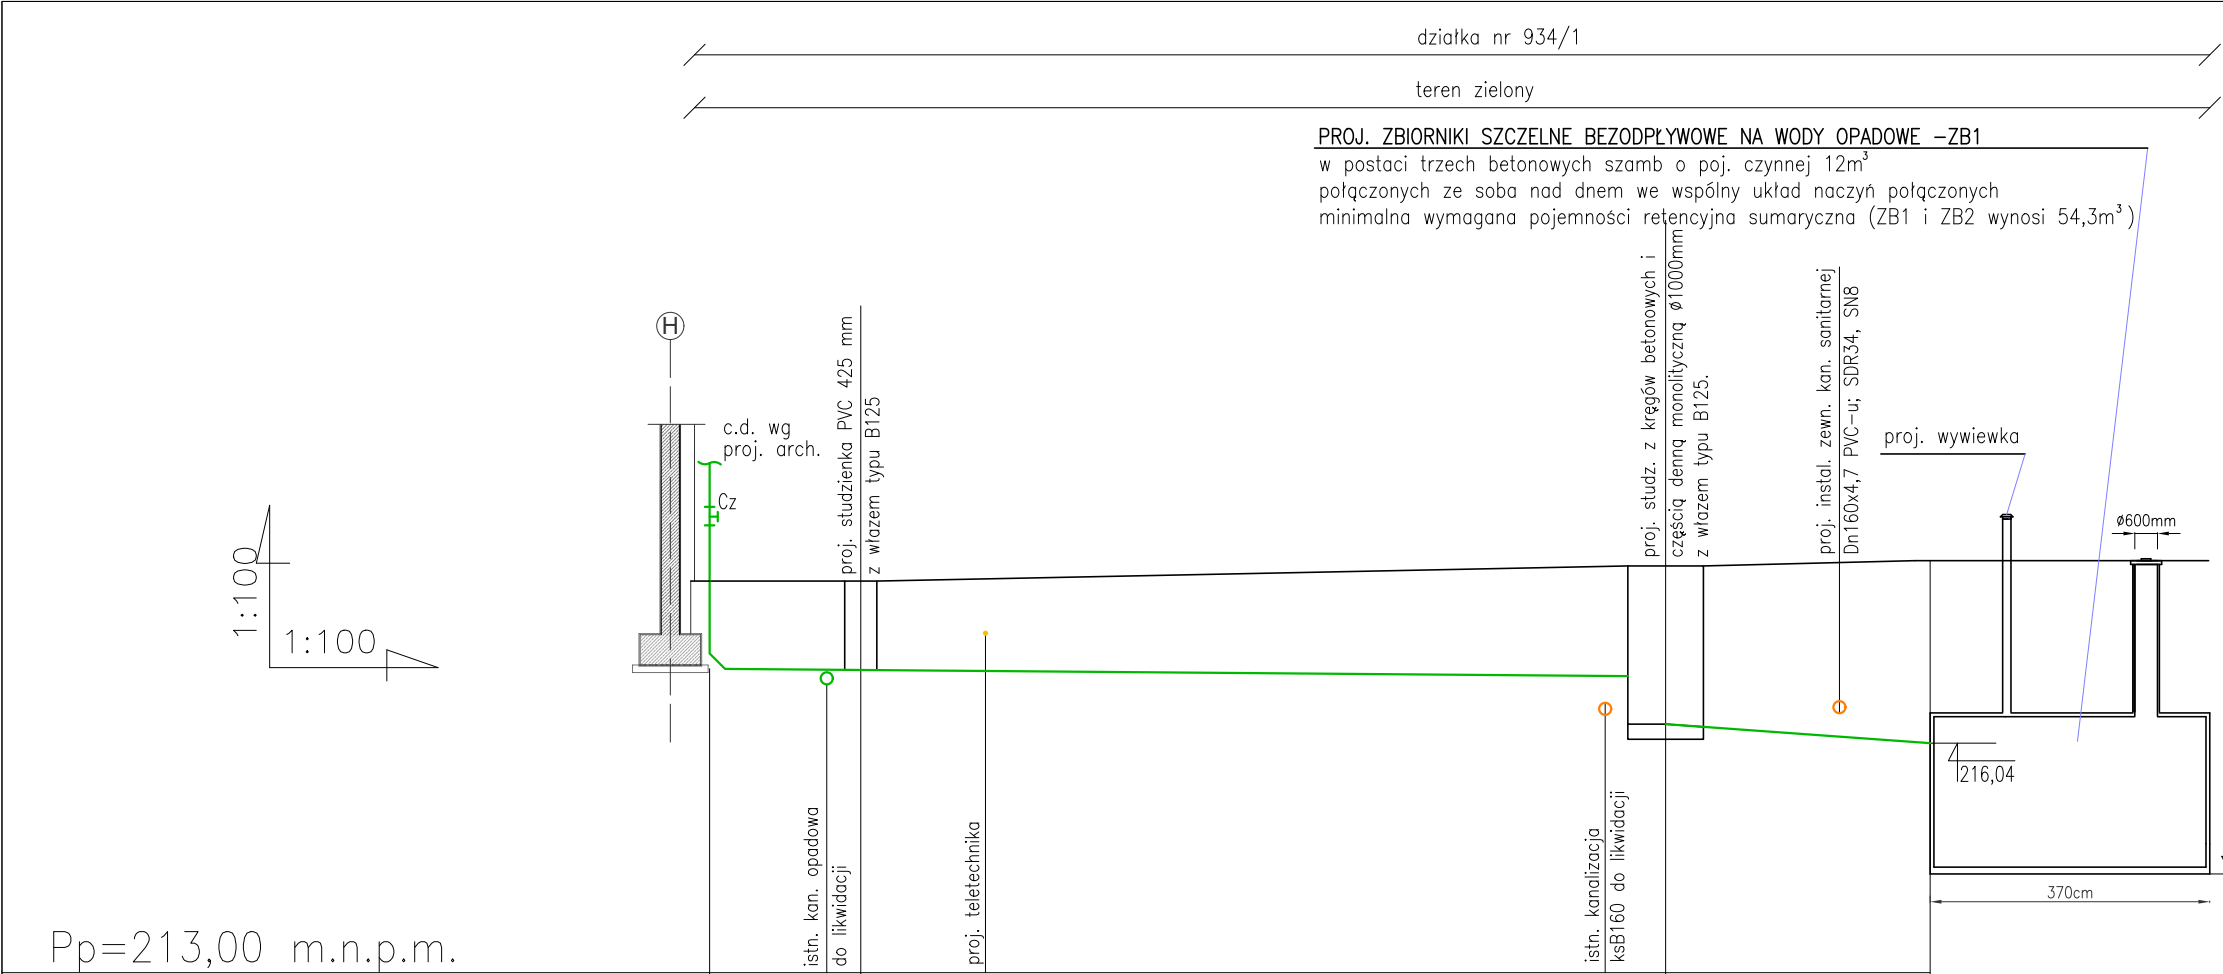

Pp=213,00 m.n.p.m.						
Rzędna terenu projektowanego	218,18	218,18		218,38		218,45
Rzędna terenu istniejącego	218,18	218,18		218,38		218,45
Rzędna dna kanału	217,02	217,00		216,92	216,29	216,04
Głębokość	1,16	1,18		1,46	2,09	2,41
Średnica/spadek/mat.		PVC-u160, SDR34, SN8		i=0,8%	PVC-u160, SDR34, SN8	i=7,2%
Odległość/długość	0,00	L=2,00m		12,65	L=3,50m	16,15
			L=10,65m			

Oznaczenie	Rs6	D8		D7		
------------	-----	----	--	----	--	--

LEGENDA:

- projektowana instalacja zewnętrzna kanalizacji opadowej
- niweleta terenu projektowanego
- niweleta terenu istniejącego


Rs1...Rs6 – projektowane rury spustowe instalacji kanalizacji opadowej

Rslstn.1, Rslstn.2 – istniejące rury spustowe instalacji kanalizacji opadowej w istniejącej części szkoły

UWAGI:

1.W miejscach wypłyenia kan. opadowej poniżej 1,0m od terenu, należy zastosować zasyp według przekroju A–A

2.Przed przystąpieniem do realizacji należy bezwzględnie sprawdzić rzędną posadowienia istniejącej instalacji kanalizacji opadowej celem potwierdzenia możliwości wpięcia jej do projektowanej instalacji

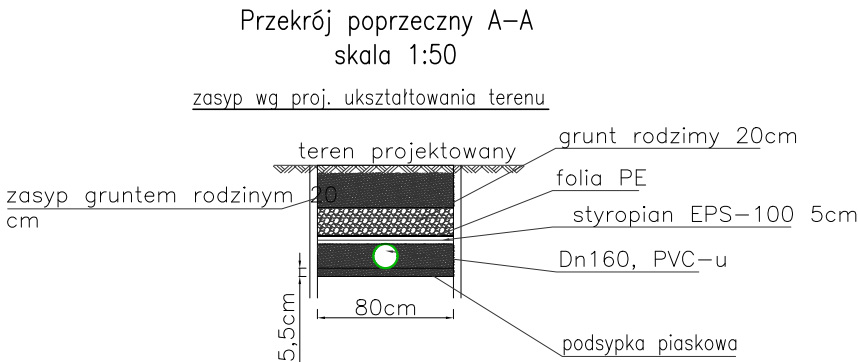

Temat:

Rozbudowa budynku szkoły podstawowej z instalacjami wewnętrznymi oraz instalacjami zewnętrznymi: elektryczną, kanalizacją sanitarną, kanalizacją opadową wraz ze zbiornikiem na wody opadowe oraz dojściem i dojazdem do budynku wraz z rozbiórką kolidujących z inwestycją instalacji zewnętrznych: elektrycznej, kanalizacji sanitarnej, kanalizacji opadowej oraz rozbiórką studni kopanej na działkach nr ew. 934/1, 934/6, 933/1 w miejscowości Targowisko gm. Kłaj, i rozbiórką kolidującego z inwestycją odcinka napowietrznej linii teletechnicznej oraz budową odcinka sieci kablowej teletechnicznej na działkach nr ew. 932/2,933/1, 934/1, 934/6, w miejscowości Targowisko, gm. Kłaj.

Inwestor:

Urząd Gminy Kłaj
Kłaj 655, 32-015 Kłaj

Branża:

SANITARNA

Stadium:

PT

Nazwa rysunku:

Profil instalacji zewnętrznej kanalizacji opadowej cz. III

Data:

maj 2023

Projektował:

mgr inż. PIOTR WIEWIÓRSKI
MAP/0121/POOS/06

Skala:

1:100

Sprawdził:

mgr inż. AGNIESZKA WIEWIÓRSKA
MAP/0153/POOS/07

Nr ark.

IS-20