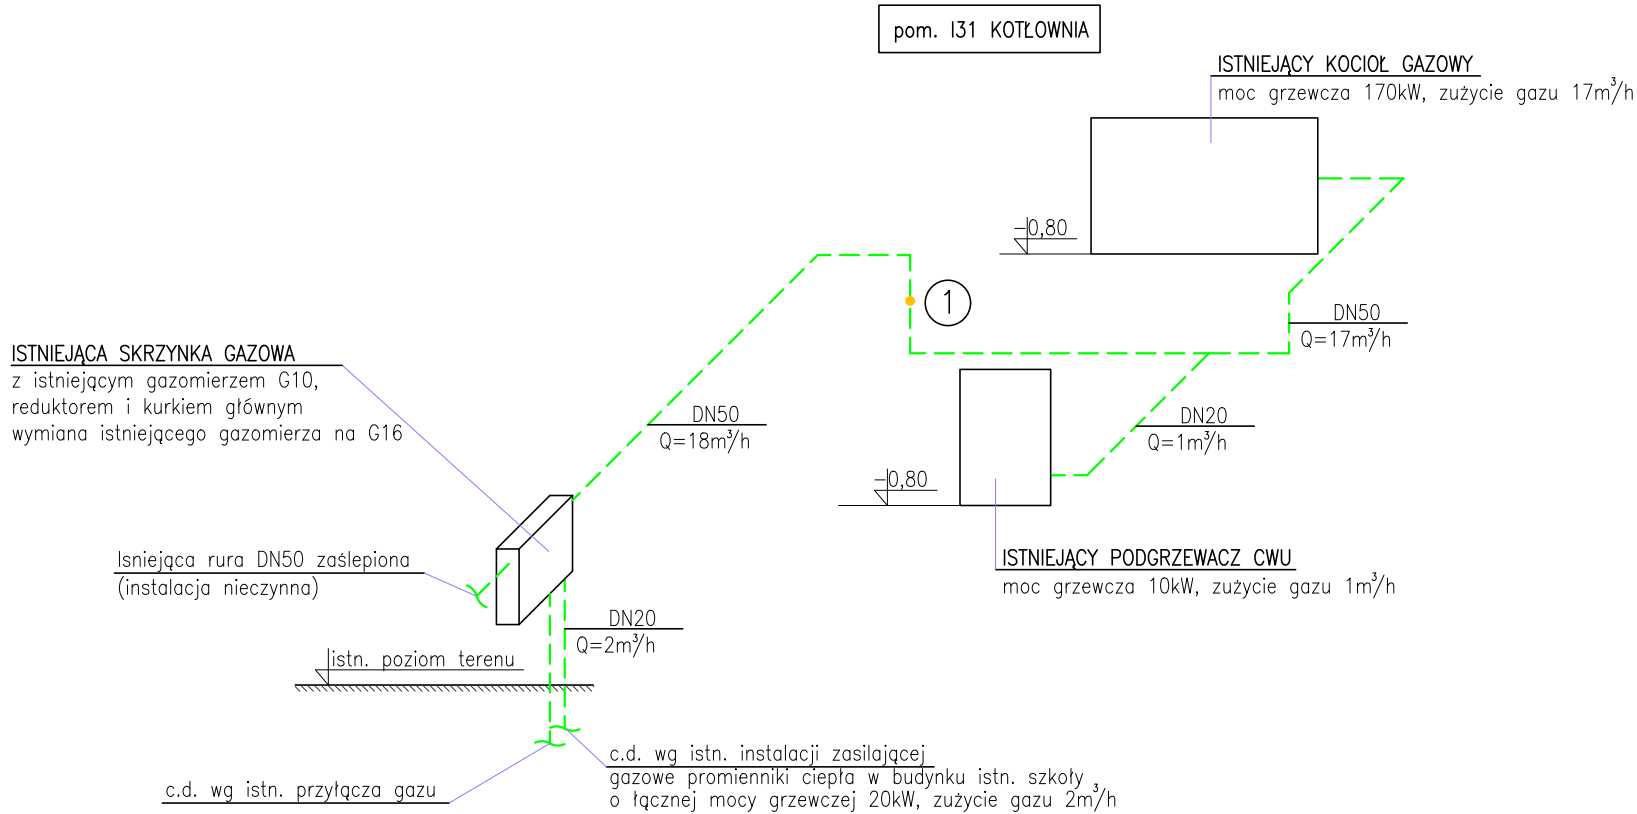


LEGENDA:


- istniejąca instalacja wewnętrzna gazu
- projektowana instalacja wewnętrzna gazu
- KG – projektowany kocioł gazowy typ Evodens AMC 35BIC moc grzewcza 35kW, zużycie gazu – 4,0m³/h
- ZG – proj. zawór kulowy odcinający
- F – proj. filtr skośny

OZNACZENIA ŚREDNIC:

rury stalowe wg PN-80/H-74219 instalcja wewnętrzna

- DN32 = Dzew 42,4x2,9mm
- DN150 = Dzew 159x4,5mm

SCHEMAT ISNIEJĄCEJ SKRZYNKI PRZYŁĄCZENIOWEJ GAZU SKALA 1:10

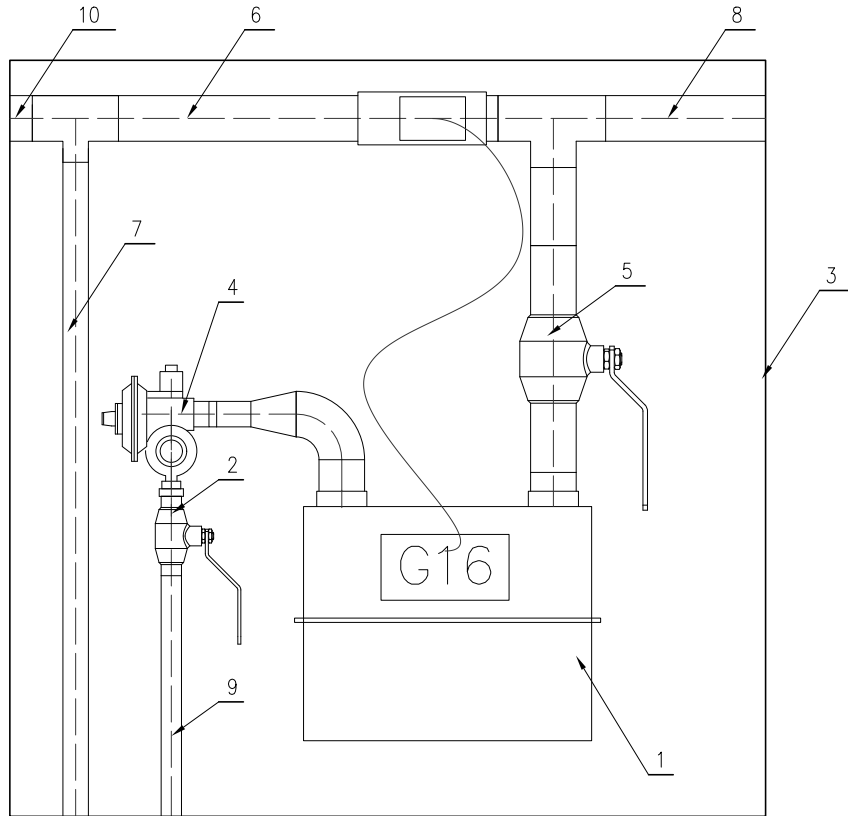

OZNACZENIA:

- Projektowany gazomierz G16 (wymiana istniejącego gazomierza G10)
- Isniejący kurek główny,
- Isniejąca skrzynka gazowa
- Isniejący reduktor gazu
- Isniejący zawór DN50
- Isniejąca rura DN50,
- Isniejąca rura DN25 zasilająca gazowe promienniki ciepła w budynku istn. szkoły
- Isniejąca rura DN50 zaslepiona (instalacja nieczynna)
- Isniejący przyłęcz gazu
- Isniejąca rura DN50 zasilająca kotłownie gazową

Temat:		
Rozbudowa budynku szkoły podstawowej z instalacjami wewnętrznymi oraz instalacjami zewnętrznymi: elektryczną, kanalizacją sanitarną, kanalizacją opadową wraz ze zbiornikiem na wody opadowe oraz dojściem i dojazdem do budynku wraz z rozbiórką kolidujących z inwestycją instalacji zewnętrznych: elektrycznej, kanalizacji sanitarnej, kanalizacji opadowej oraz rozbiórką studni kopanej na działkach nr ew. 934/1, 934/6, 933/1 w miejscowości Targowisko gm. Kłaj, i rozbiórką kolidującego z inwestycją odcinka napowietrznej linii teletechnicznej oraz budową odcinka sieci kablowej teletechnicznej na działkach nr ew. 932/2,933/1, 934/1, 934/6, w miejscowości Targowisko, gm. Kłaj.		
Inwestor:		
Urząd Gminy Kłaj Kłaj 655, 32-015 Kłaj		
Branża:	Stadium:	
SANITARNA	PT	
Nazwa rysunku:	Data:	
Rozwinięcie instalacji gazu	maj 2023	
Projektował:	Skala:	IS-24
mgr inż. PIOTR WIEWIÓRSKI MAP/0121/POOS/06	%	
Sprawdził:	Nr ark.	
mgr inż. AGNIESZKA WIEWIÓRSKA MAP/0153/POOS/07		
ARCUS—ART ARCHITEKTONICZNE BIURO PROJEKTÓW 31— 542 Kraków, ul. Mogilska 23, tel./fax 012 653-19-23		