


INSTALACJE ELEKTRYCZNE

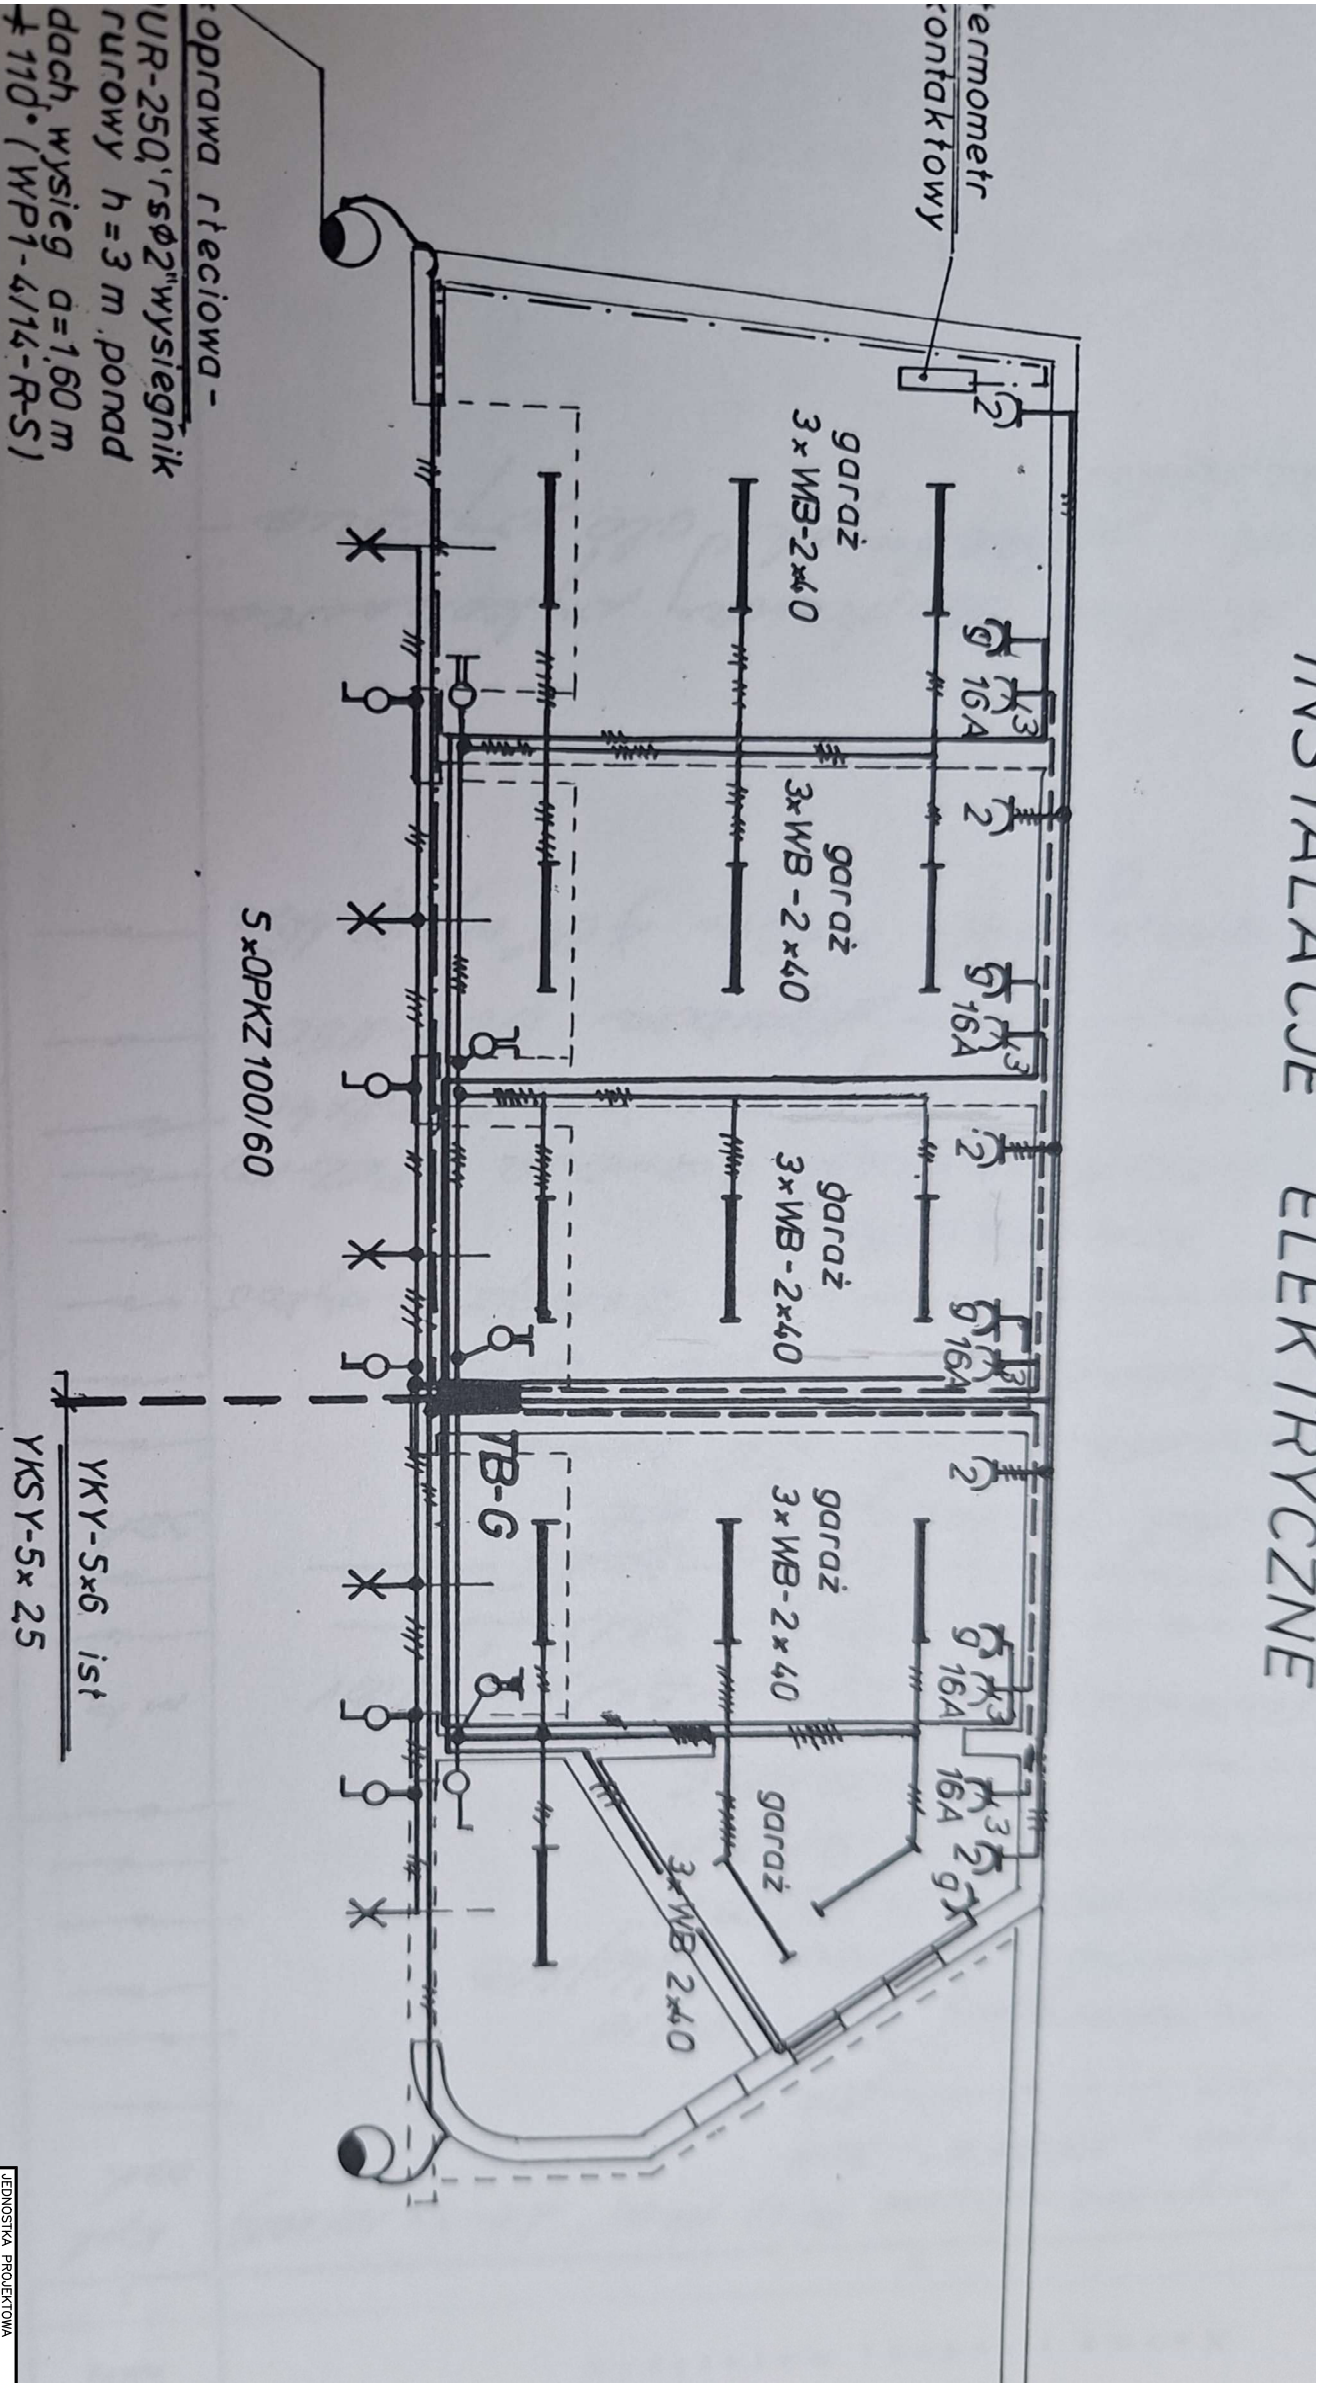

RZUT PRZYZIEMI

SKALA 1:50

JEDNOSTKA PROJEKCYJNA			
an STUDIO Marcin Tur			
ul. Wesoła 7/28 15-307 Białystok			
tel. 510 712 071 e-mail: marcin-tur@wp.pl			
RZUT PRZYZIEMI-1			
NOMENKLATURA INSTALACJE ELEKTRYCZNE			
PRZEBUDOWA BUDYNKU GARAŻOWEGO			
NAZWA OBIEKTU			
ADRES OBIEKTU			
15-950 BIAŁYSTOK, UL. J. KILIŃSKIEGO 14			
woj. podlaskie,			
Dz. nr 1463, obręb - 0011 ŚRÓDMIEŚCIE			
STADIUM			
PROJEKT TECHNICZNY			
DATA			
14-04-2026	SKALA	1:100	NUMER RYSUNKU
E2			
PROJEKTANT			
Instalacje	WPK/0088/	NR UPRAW. PODPIS	
Elektryczne	WŁÓDZISŁAW PROKOPIUK	PBE/18	