


Legenda:

-  gniazdo elektryczne IP44 16A pojedyncze p_t
-  gniazdo 3-fazowe 16A n_t
-  tablica elektryczna
-  proj. grzejnik elektryczny
-  wypust instalacji elektrycznej 1-faz
zapas przewodu 1,0m
-  łącznik jednobiegunowy n/t IP55
-  łącznik świecznikowy p/t IP44
-  czujnik ruchu PIR 360 IP44
-  Oprawa LED
-  Naświetlacz LED
-  Oprawa LED IP66 4000K

ODBIÓR	WYS.GN.
Gniazda	h=140cm
Gniazda grzejnik	h=60cm
Łączniki ośw.	h=140cm
Opr. ośw. w garażu	h=200cm
Opr. ośw. nad garażem	min h=300cm

UWAGA : sposób sterowania i miejsce zasilania
skoordynować z DTR wybranego modelu bramy
garażowej

ZASTAWIENIE POWIERZCHNI			
Nr	Nazwa pomieszczenia	pow. m²	rodzaj posadzki
1	garaż	23,4	pos. bet.+ żywica
2	garaż	19,1	pos. bet.+ żywica
3	garaż	19,1	pos. bet.
4	garaż	19,1	pos. bet.
5	śmietnik	16,8	pos. bet.
suma		97,5 m²	

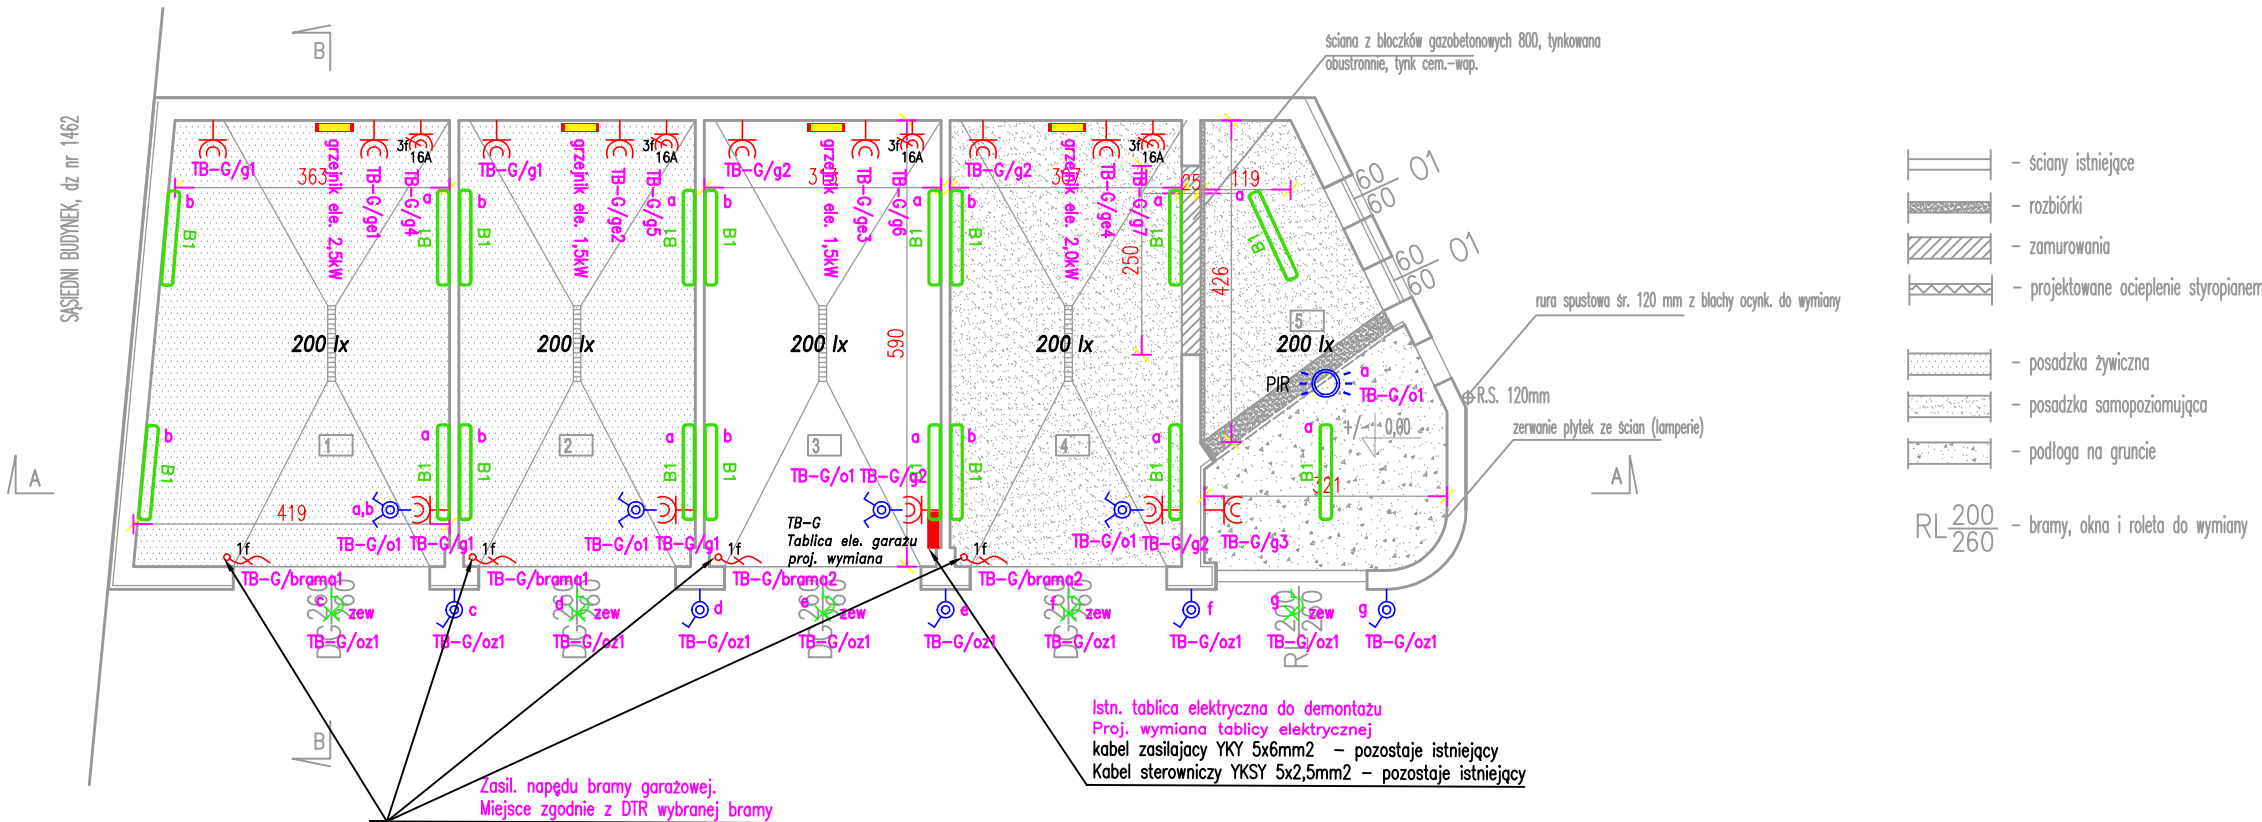

UWAGI:
WSZYSTKIE WYMIARY SPRAWDZIĆ W NATURZE.
WSZELKIE NIEZGODNOŚCI WYJAŚNIĆ Z PROJEKTANTEM
WYMIARY BEZ MIANA PODANE W CENTYMETRACH
KOLORYSTYKA ISTNIEJĄCA DO ZACHOWANIA – DOBRAĆ KOLORY NA BUDOWIE Z
PALETY PRODUCENTA W UZGODNIENIU Z PROJEKTANTEM

zakres robót remontowych wewnętrznych:
– wykonanie docieplenia ściany wewnętrzne w systemie ETICS
– remont posadzek
– remont ścian wewnętrznych i sufitów – przecieranie istniejących tynków;
wykonanie gładzi; malowanie lamperii farbami akrylowymi do wys. 1,5m;
malowanie ścian i sufitów farbą akrylową w kolorze białym;

JEDNOSTKA PROJEKTOWA eN STUDIO Marcin Tur ul. Wesota 7/28 15-307 Białystok tel. 510 712 071 e-mail: marcin-tur@wp.pl		
RZUT PRZYZIEMIA-INSTALACJE ELEKTRYCZNE		
NAZWA OBIEKTU PRZEBUDOWA BUDYNKU GARAŻOWEGO		
ADRES OBIEKTU 15-950 BIAŁYSTOK, UL. J. KILIŃSKIEGO 14 woj. podlaskie, Dz. nr 1463, obręb – 0011 ŚRÓDMIEŚCIE		
STADIUM PROJEKT TECHNICZNY		
DATA 14-04-2026	SKALA 1:100	NUMER RYSUNKU E-2
PROJEKTANT instalacje elektryczne	mgr inż. MAREK PROKOPIUK	NR UPRAW. PODPIS PDL/0068/ PBE/18