


Legenda:



Noświatłoczą LED

- pokrycie z papy do wymiany na pokrycie NRO
- obróbki blacharskie z blachy ocynkowanej do wymiany

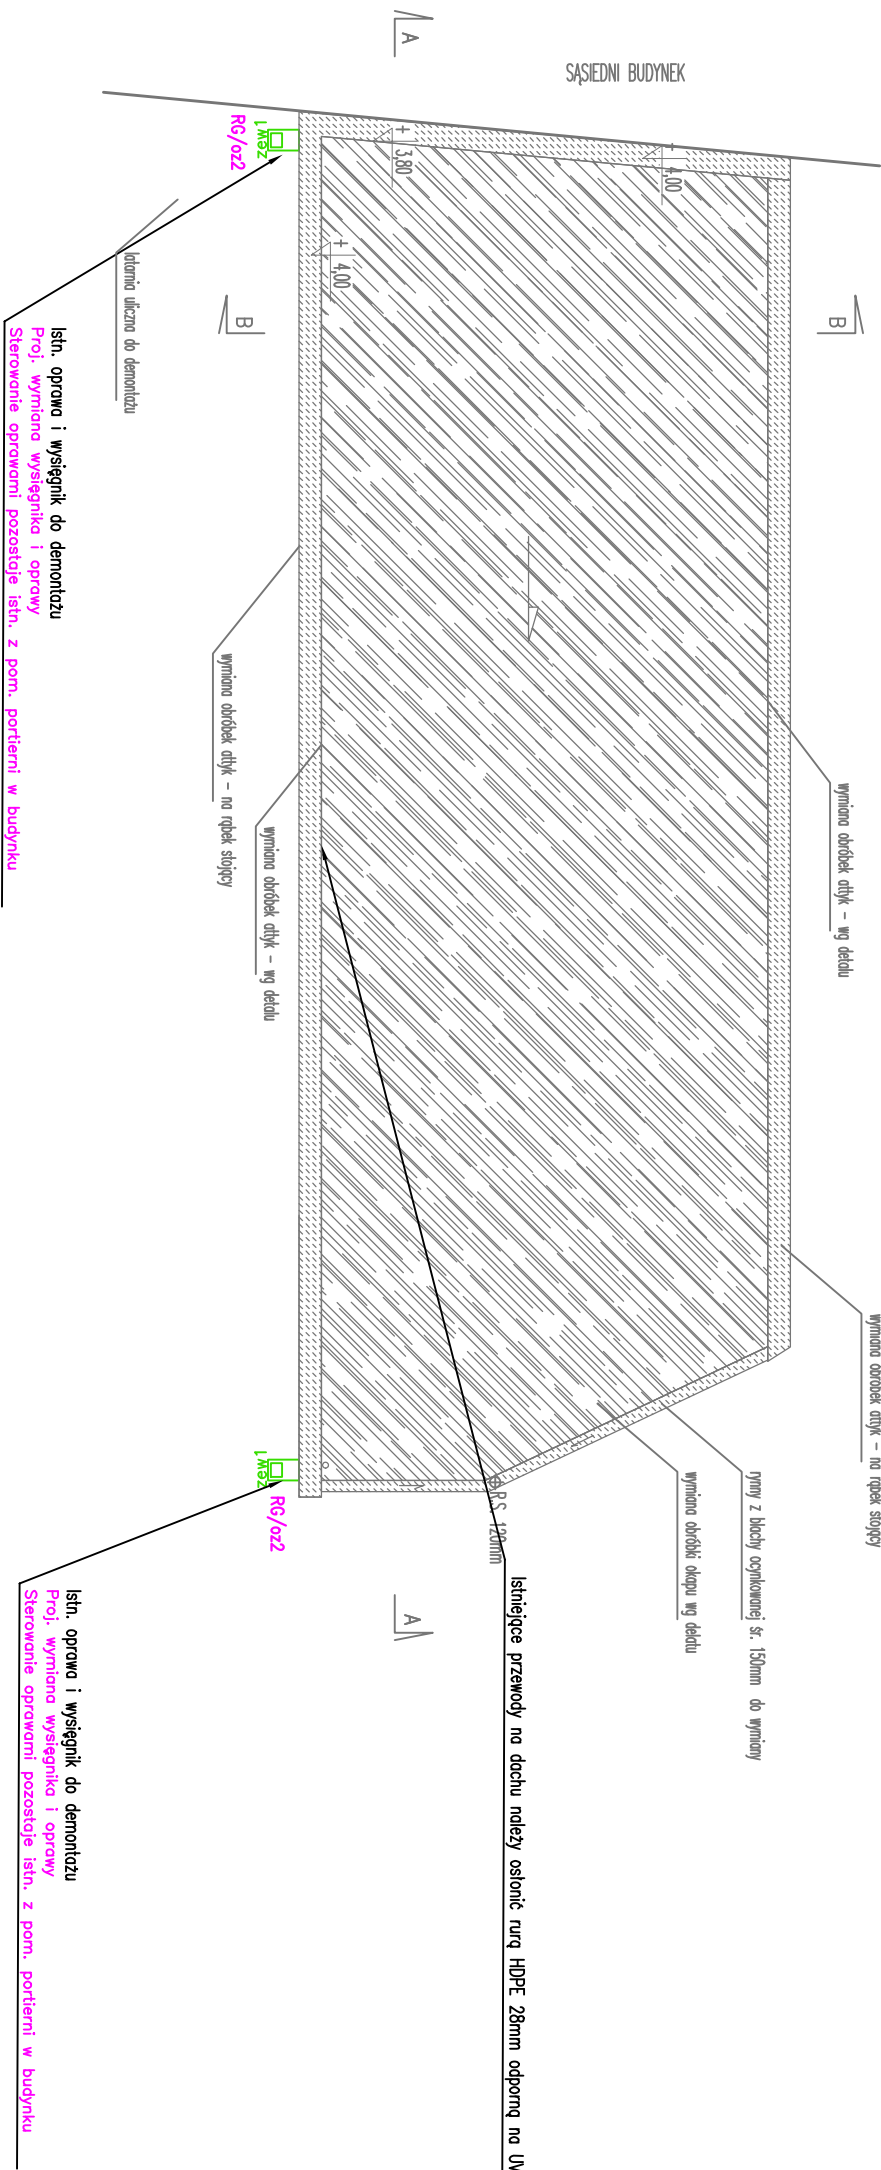

JEDNOSTKA PROJEKCYJNA
en STUDIO Marcin Tur
ul. Wesioła 7/28 15-307 Białystok
tel. 510 712 071 e-mail: marcin-tur@wp.pl

RZUT DACHU - INSTALACJE ELEKTRYCZNE
PRZEBUDOWA BUDYNKU GARAŻOWEGO

ADRES OBIEKTU 15-950 BIAŁYSTOK, UL. J. KILIŃSKIEGO 14 woj. podlaskie, Dz. nr 1463, obręb - 0011 ŚRÓDMIEŚCIE			
STADIUM PROJEKT TECHNICZNY			
DATA 14-04-2026	SKALA 1:100	NUMER RYSUNKU E-3	
PROJEKTANT mgr inż. MAREK PROKOPIUK	NR UPRAW. PODPIS PDL/0088/		
Instalacje elektryczne	PBE/18		