


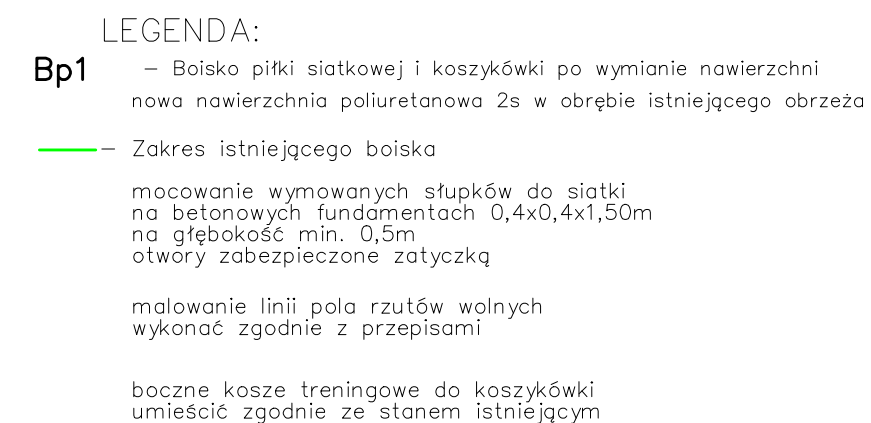

ZAKŁAD		USŁUG PRECYZYJNYCH, ELEKTROTECH., ELEKTRON. I USŁUG POMOCNICZYCH W BUDOWNICTWIE		19-400 Olecko Plac Zamkowy 5C/11	
Nazwa obiektu: Przebudowa boiska Orlik.					
Adres obiektu: Pisz na dz. o nr geod. 188/12, obrębPisz 2.					
Inwestor: Gmina Pisz, 12-200 Pisz, ul.Tuwima.					
Branża budowlana					
projektant:		współpraca:		sprawdzający:	
techn. bud. Jan Makowski nr upr. SUW-57/90 w specjalności konstrukcyjno - budowlanej					
Skala: 1:100	Nazwa rysunku: Projekt zagospodarowania terenu -przebudowa istniejącego boiska Orlik.			Data: 27.03.2026.	Nr arkusza: 1