


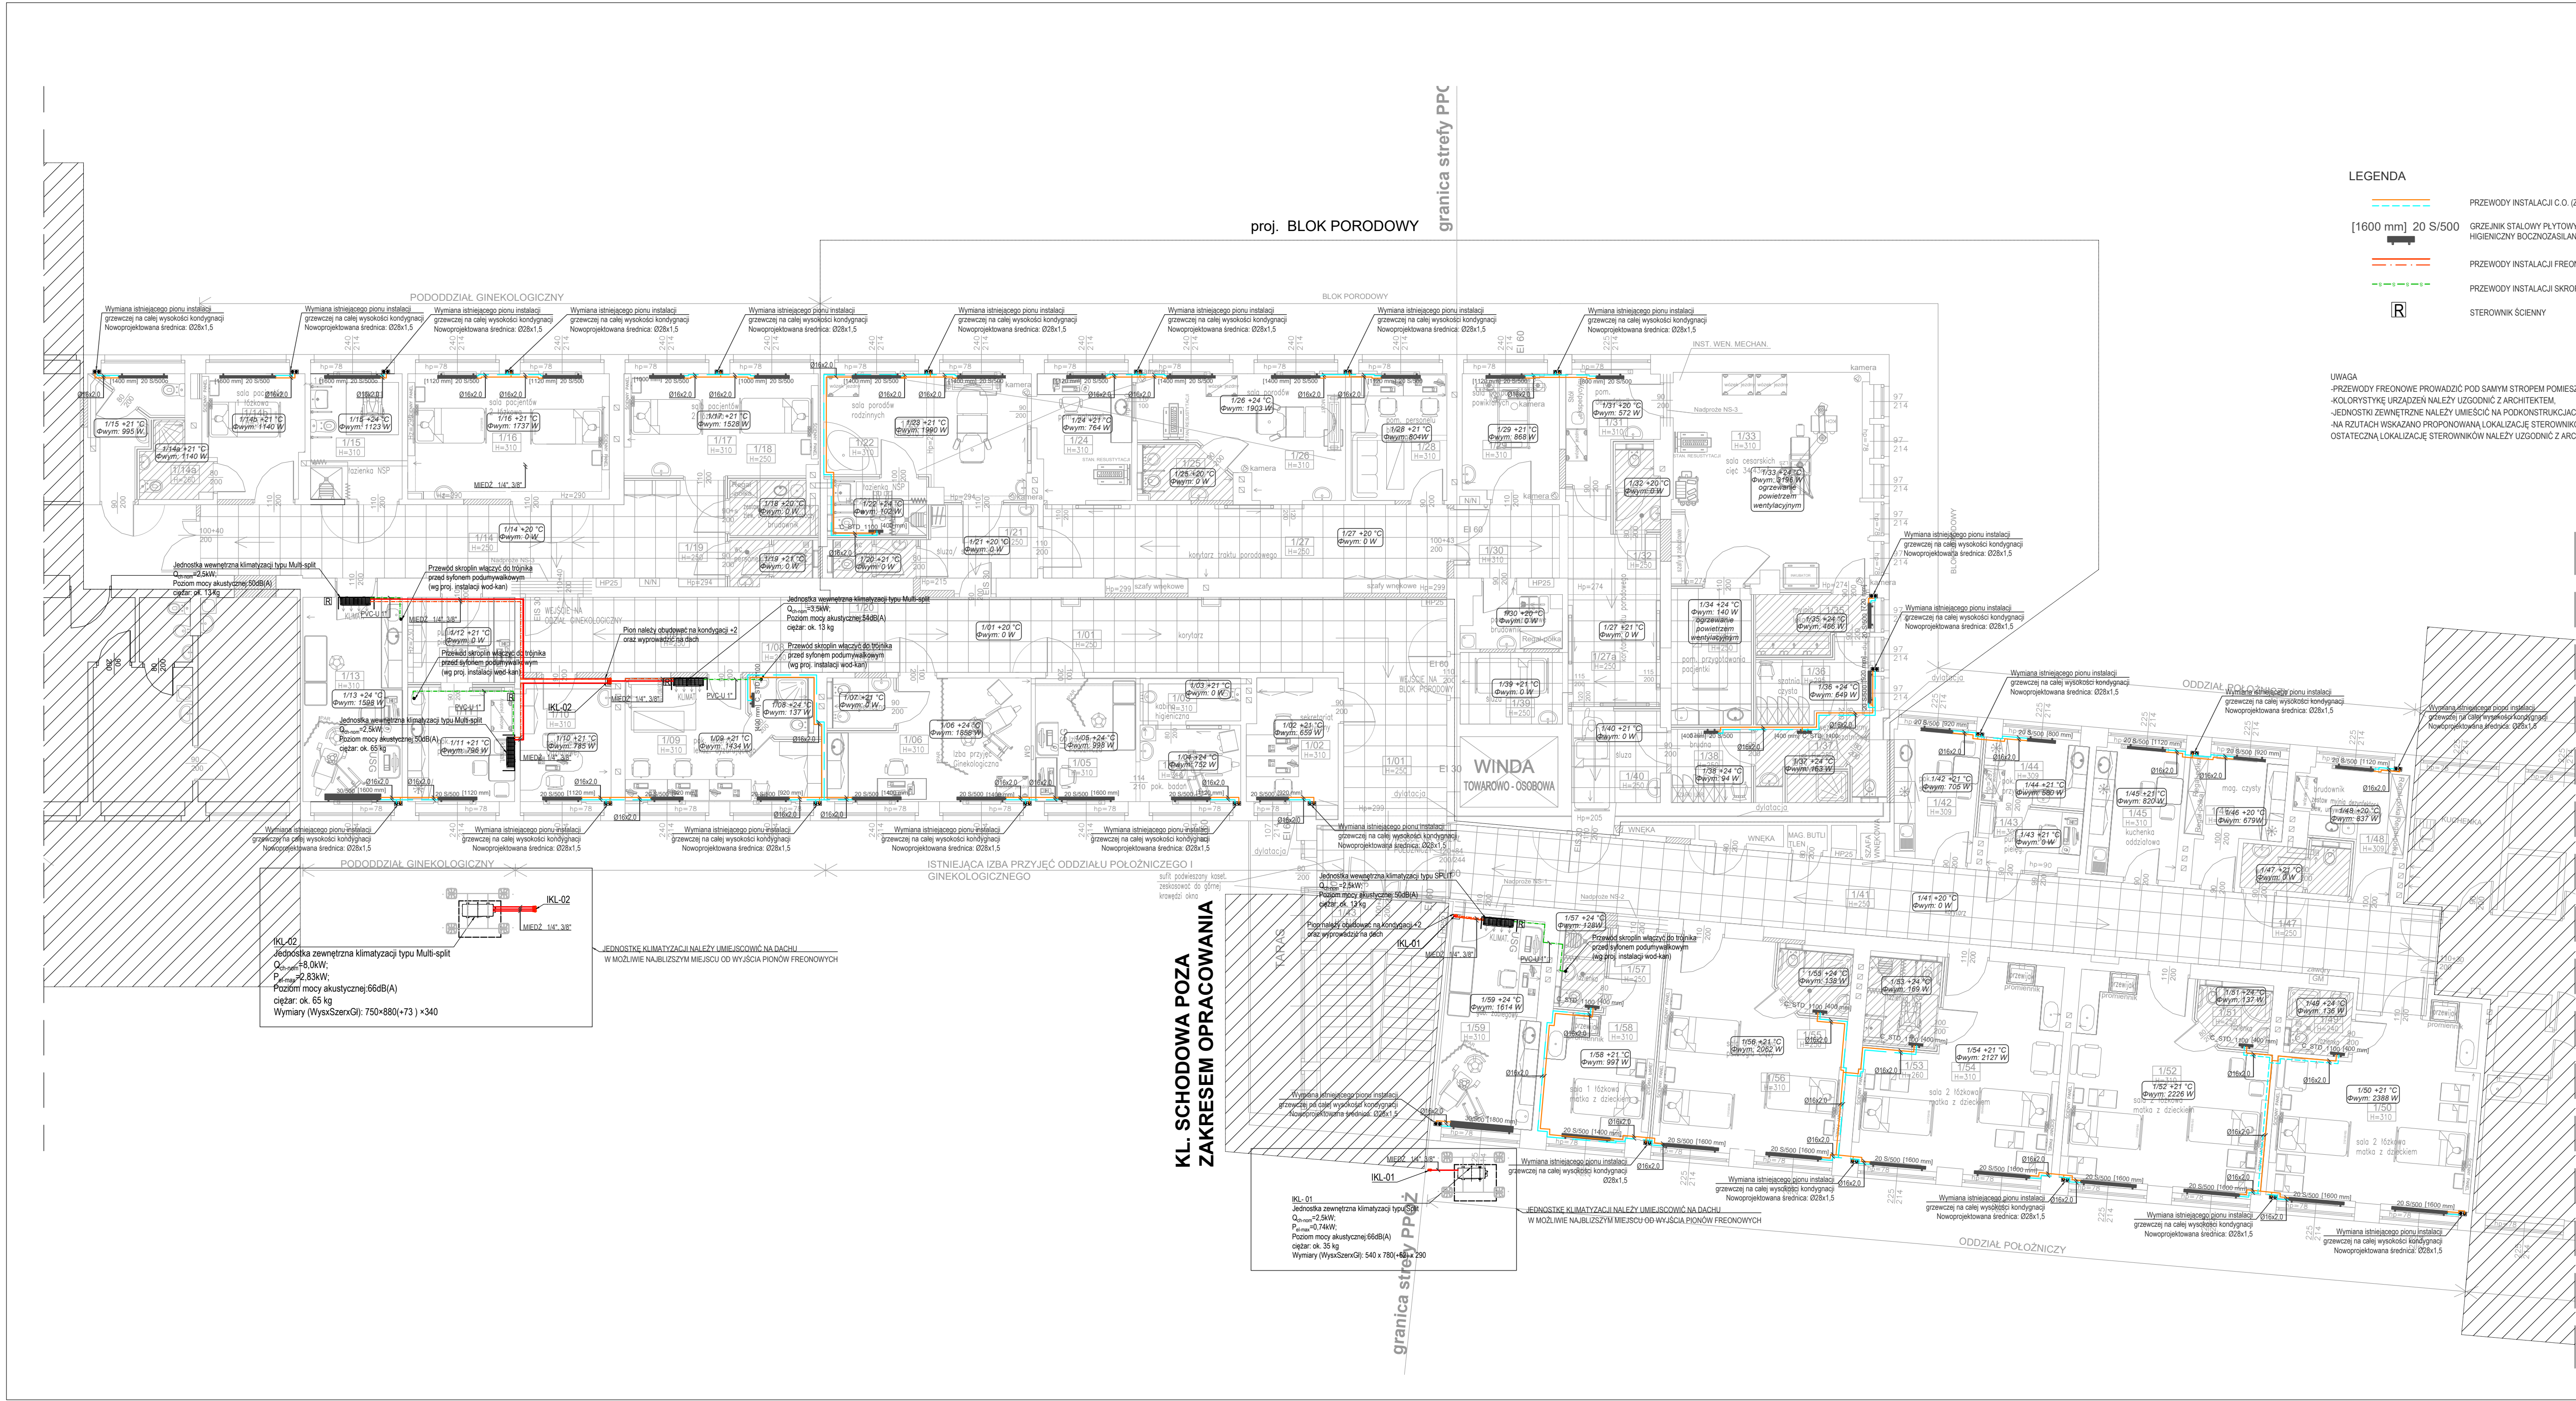

LEGENDA

PRZEWODY INSTALACJI C.O. (Z-P)

GRZEJNIK STALOWY PŁYTOVY
HIGIENICZNY BOCZNOZASILANY

PRZEWODY INSTALACJI FREONOWEJ (Z-P)

PRZEWODY INSTALACJI SKROPLIN

STEROWNIKI SCENNY

UWAGA
-PRZEWODY FREONOWE PROWADZIĆ POD SAMYM STROPEM POMIESZCZENIA.
-KOLORYSTYKĘ URZĄDZEŃ NALEŻY UZGODNIĆ Z ARCHITEKTEM.
-JEDNOSTKI ZEWNĘTRZNE NALEŻY UMIEŚCIĆ NA PODKONSTRUKCJACH WSPÓRCZYCH
-NA RZUTACH WSKAZANO PROPONOWANĄ LOKALIZACJĘ STEROWNIKÓW SCENNYCH DO KLIMATYZACJI W POMIESZCZENIACH.
OSTATECZNĄ LOKALIZACJĘ STEROWNIKÓW NALEŻY UZGODNIĆ Z ARCHITEKTEM I INWESTOREM NA ETAPIE BUDOWY.

ZESTAWIENIE POWIERZCHNI UŻYTKOWEJ (w zakresie opracowania)				PIĘTRO 1	
L.P.	pomieszczenie	hciezenie pos	sufit	wys. pom.	pow. (m2)
1/01	KORYTARZ	PCV	KASETONOWY	2,50	76,75
1/02	SEKRETARIAT MEDYCZNY	PCV	TYNKOWANY	3,10	9,25
1/03	KABINA HIGIENICZNA	GRES	TYNKOWANY	3,10	3,54
1/04	POK. BADAN	PCV	TYNKOWANY	3,10	6,30
1/05	POK. IZBY PRZYJĘĆ POŁOŻNICZWA	PCV	TYNKOWANY	3,10	10,18
1/06	POK. IZBY PRZYJĘĆ GINEKOLOGII	PCV	TYNKOWANY	3,10	17,48
1/07	KABINA HIGIENICZNA	GRES	GWK	2,60	2,53
1/08	ŁAZIENKA	GRES	GWK	2,60	2,51
1/09	POK. LEKARZY / LEKARZA DZURUJĄCEGO	PCV	TYNKOWANY	3,10	16,27
1/10	POK. POŁOŻNEJ ODDZIAŁOWEJ	PCV	TYNKOWANY	3,10	9,20
1/11	POK. PRZYGOTOWAWCZY	PCV	TYNKOWANY	3,10	10,06
1/12	PUNKT PIELĘGNIARSKI	PCV	KASETONOWY	2,50	7,42
1/13	GAB. ZABIEGOWY	PCV	TYNKOWANY	3,10	16,54
1/14	KORYTARZ	PCV	KASETONOWY	2,50	33,37
1/14a	ŁAZIENKA	GRES	TYNKOWANY	2,60	3,39
1/14b	SALA CHORYCH 1 ŁÓŻKOWA	PCV	TYNKOWANY	3,10	9,83
1/15	ŁAZIENKA PACJENTÓW NPS	GRES	TYNKOWANY	3,10	9,40
1/16	SALA CHORYCH 2 ŁÓŻKOWA	PCV	TYNKOWANY	3,10	20,61
1/17	SALA CHORYCH 2 ŁÓŻKOWA	PCV	TYNKOWANY	3,10	16,17
1/18	BRUDOWNIK	GRES	GWK	2,50	3,76
1/19	WC PERSONELU	PCV	GWK	2,50	2,79
1/20	WC OJCA	PCV	GWK	2,50	2,57
1/21	ŚLUIZA UMW. -FART. / SZATNIA OJCA	GRES	KASETONOWY	2,50	7,51
1/22	ŁAZIENKA NSP	GRES	GWK	3,10	4,30
1/23	SALA PORODOWA RODZINNYCH	PCV	TYNKOWANY	3,10	19,04
1/24	POK. RESUSCYTACJI NOWORODKA/STANOWISKO POŁOŻNEJ	PCV	TYNKOWANY	3,10	9,61
1/25	KABINA HIGIENICZNA	PCV	GWK	2,50	3,55
1/26	SALA PORODOWA 1 STANOWISKOWA	PCV	TYNKOWANY	3,10	16,95
1/27	KORYTARZ BLOKU PORODOWEGO	PCV	KASETONOWY	2,50	46,11
1/27a	KORYTARZ BLOKU PORODOWEGO	PCV	KASETONOWY	2,50	46,11
1/28	POK. PERSONELU BLOKU PORODOWEGO	PCV	TYNKOWANY	3,10	9,94
1/29	SALA PO PORODACH POWIKŁANYCH	PCV	TYNKOWANY	3,10	9,80
1/30	BRUDOWNIK / POM. PORZĄDKOWE	GRES	TYNKOWANY	3,10	4,05
1/31	POM. DEŻYNEKJI NARZĘDZI	PCV	TYNKOWANY	3,10	6,75
1/32	WC PERSONELU	PCV	GWK	2,50	2,77
1/33	SALA CESARSKICH CIĘĆ	PCV	TYNKOWANY	3,10	34,43
1/34	POM. PRZYGOTOWANIA PACJENTKI	PCV	KASETONOWY	2,50	8,99
1/35	MYJALNIA LEKARZY	PCV	GWK	2,95	1,74
1/36	SZATNIA CZYSTA	PCV	KASETONOWY	2,95	6,13
1/37	WEŻ. SANITARNY SŁUŻY SZATNIOWEJ	GRES	GWK	3,10	19,55
1/38	SZATNIA BRUDNA	PCV	KASETONOWY	2,50	4,83
1/39	ŚLUIZA ZESPOŁU PORODOWEGO	PCV	KASETONOWY	2,50	6,00
1/40	ŚLUIZA ZESPOŁU PORODOWEGO	PCV	KASETONOWY	2,50	6,71
1/41	KORYTARZ	PCV	KASETONOWY	2,50	62,36
1/42	POK. SOCJALNY	PCV	TYNKOWANY	3,10	8,61
1/43	PUNKT PIELĘGNIARSKI	PCV	TYNKOWANY	3,09	4,84
1/44	POK. PRZYGOTOWAWCZY	PCV	TYNKOWANY	3,09	5,33
1/45	KUCHENKA ODDZIAŁOWA	PCV	TYNKOWANY	3,10	9,30
1/46	MAG. CZYSTY	PCV	TYNKOWANY	3,10	8,12
1/47	WC PERSONELU	PCV	GWK	2,50	3,94
1/48	BRUDOWNIK	GRES	TYNKOWANY	3,09	7,92
1/49	ŁAZIENKA	GRES	GWK	2,40	3,39
1/50	SALA PACJENTÓW 2 ŁÓŻKOWA	PCV	TYNKOWANY	3,10	28,97
1/51	ŁAZIENKA	GRES	GWK	2,50	3,28
1/52	SALA PACJENTÓW 2 ŁÓŻKOWA	PCV	TYNKOWANY	3,10	30,09
1/53	ŁAZIENKA NSP	GRES	GWK	2,60	5,12
1/54	SALA PACJENTÓW 2 ŁÓŻKOWA	PCV	TYNKOWANY	3,10	27,98
1/55	ŁAZIENKA	GRES	GWK	2,50	3,49
1/56	SALA PACJEN 3 ŁÓŻKOWA PATOLOGIA CIĄŻY	PCV	TYNKOWANY	3,10	27,49
1/57	ŁAZIENKA	GRES	GWK	2,50	2,85
1/58	SALA PACJENTÓW 1 ŁÓŻKOWA	PCV	TYNKOWANY	3,10	14,65
1/59	GAB. ZABIEGOWY	PCV	TYNKOWANY	3,10	16,24
RAZEM					838,66

Investor:
SAMODZIELNY PUBLICZNY ZESPÓŁ ZAKŁADÓW OPIEKI ZDROWOTNEJ
w WYSZKOWIE
UL. Komisji Edukacji Narodowej 1, 07-200 Wyszki

Temat projektu:
PRZEBUDOWA (MODERNIZACJA) BLOKU PORODOWEGO WRAZ Z SALĄ
CIĘĆ ODDZIAŁU GINEKOLOGICZNO - POŁOŻNICZEGO W SPZCZÓZ
w WYSZKOWIE

Nazwa rysunku:
RZUT PIĘTRA 1 (fragment)
- instalacja grzewczo-chłodząca

Jednostka projektowa:

PROFIL

STUDIO ARCHTEKTONICZNE

REALIZACJA INWESTYCJI

44-100 Gliwice
ul. Lipowa 14

Projektował:
mgr inż. Wojciech Nowak
UPR. BUD. SLK/2273/PWC/08

Specjalność:
Sanitarna

Podpis:
Nowak

Data:
08.2021

Wykonał:
mgr inż. Łukasz Manowski
UPR. BUD. SLK/8062/PWB/18

Specjalność:
Sanitarna

Podpis:
Manowski

Skala:
1:100

Rev.:
0

Projektant:
mgr inż. Łukasz Manowski
UPR. BUD. SLK/8062/PWB/18

Specjalność:
Sanitarna

Podpis:
Manowski

Skala:
1:100

Rev.:
0