


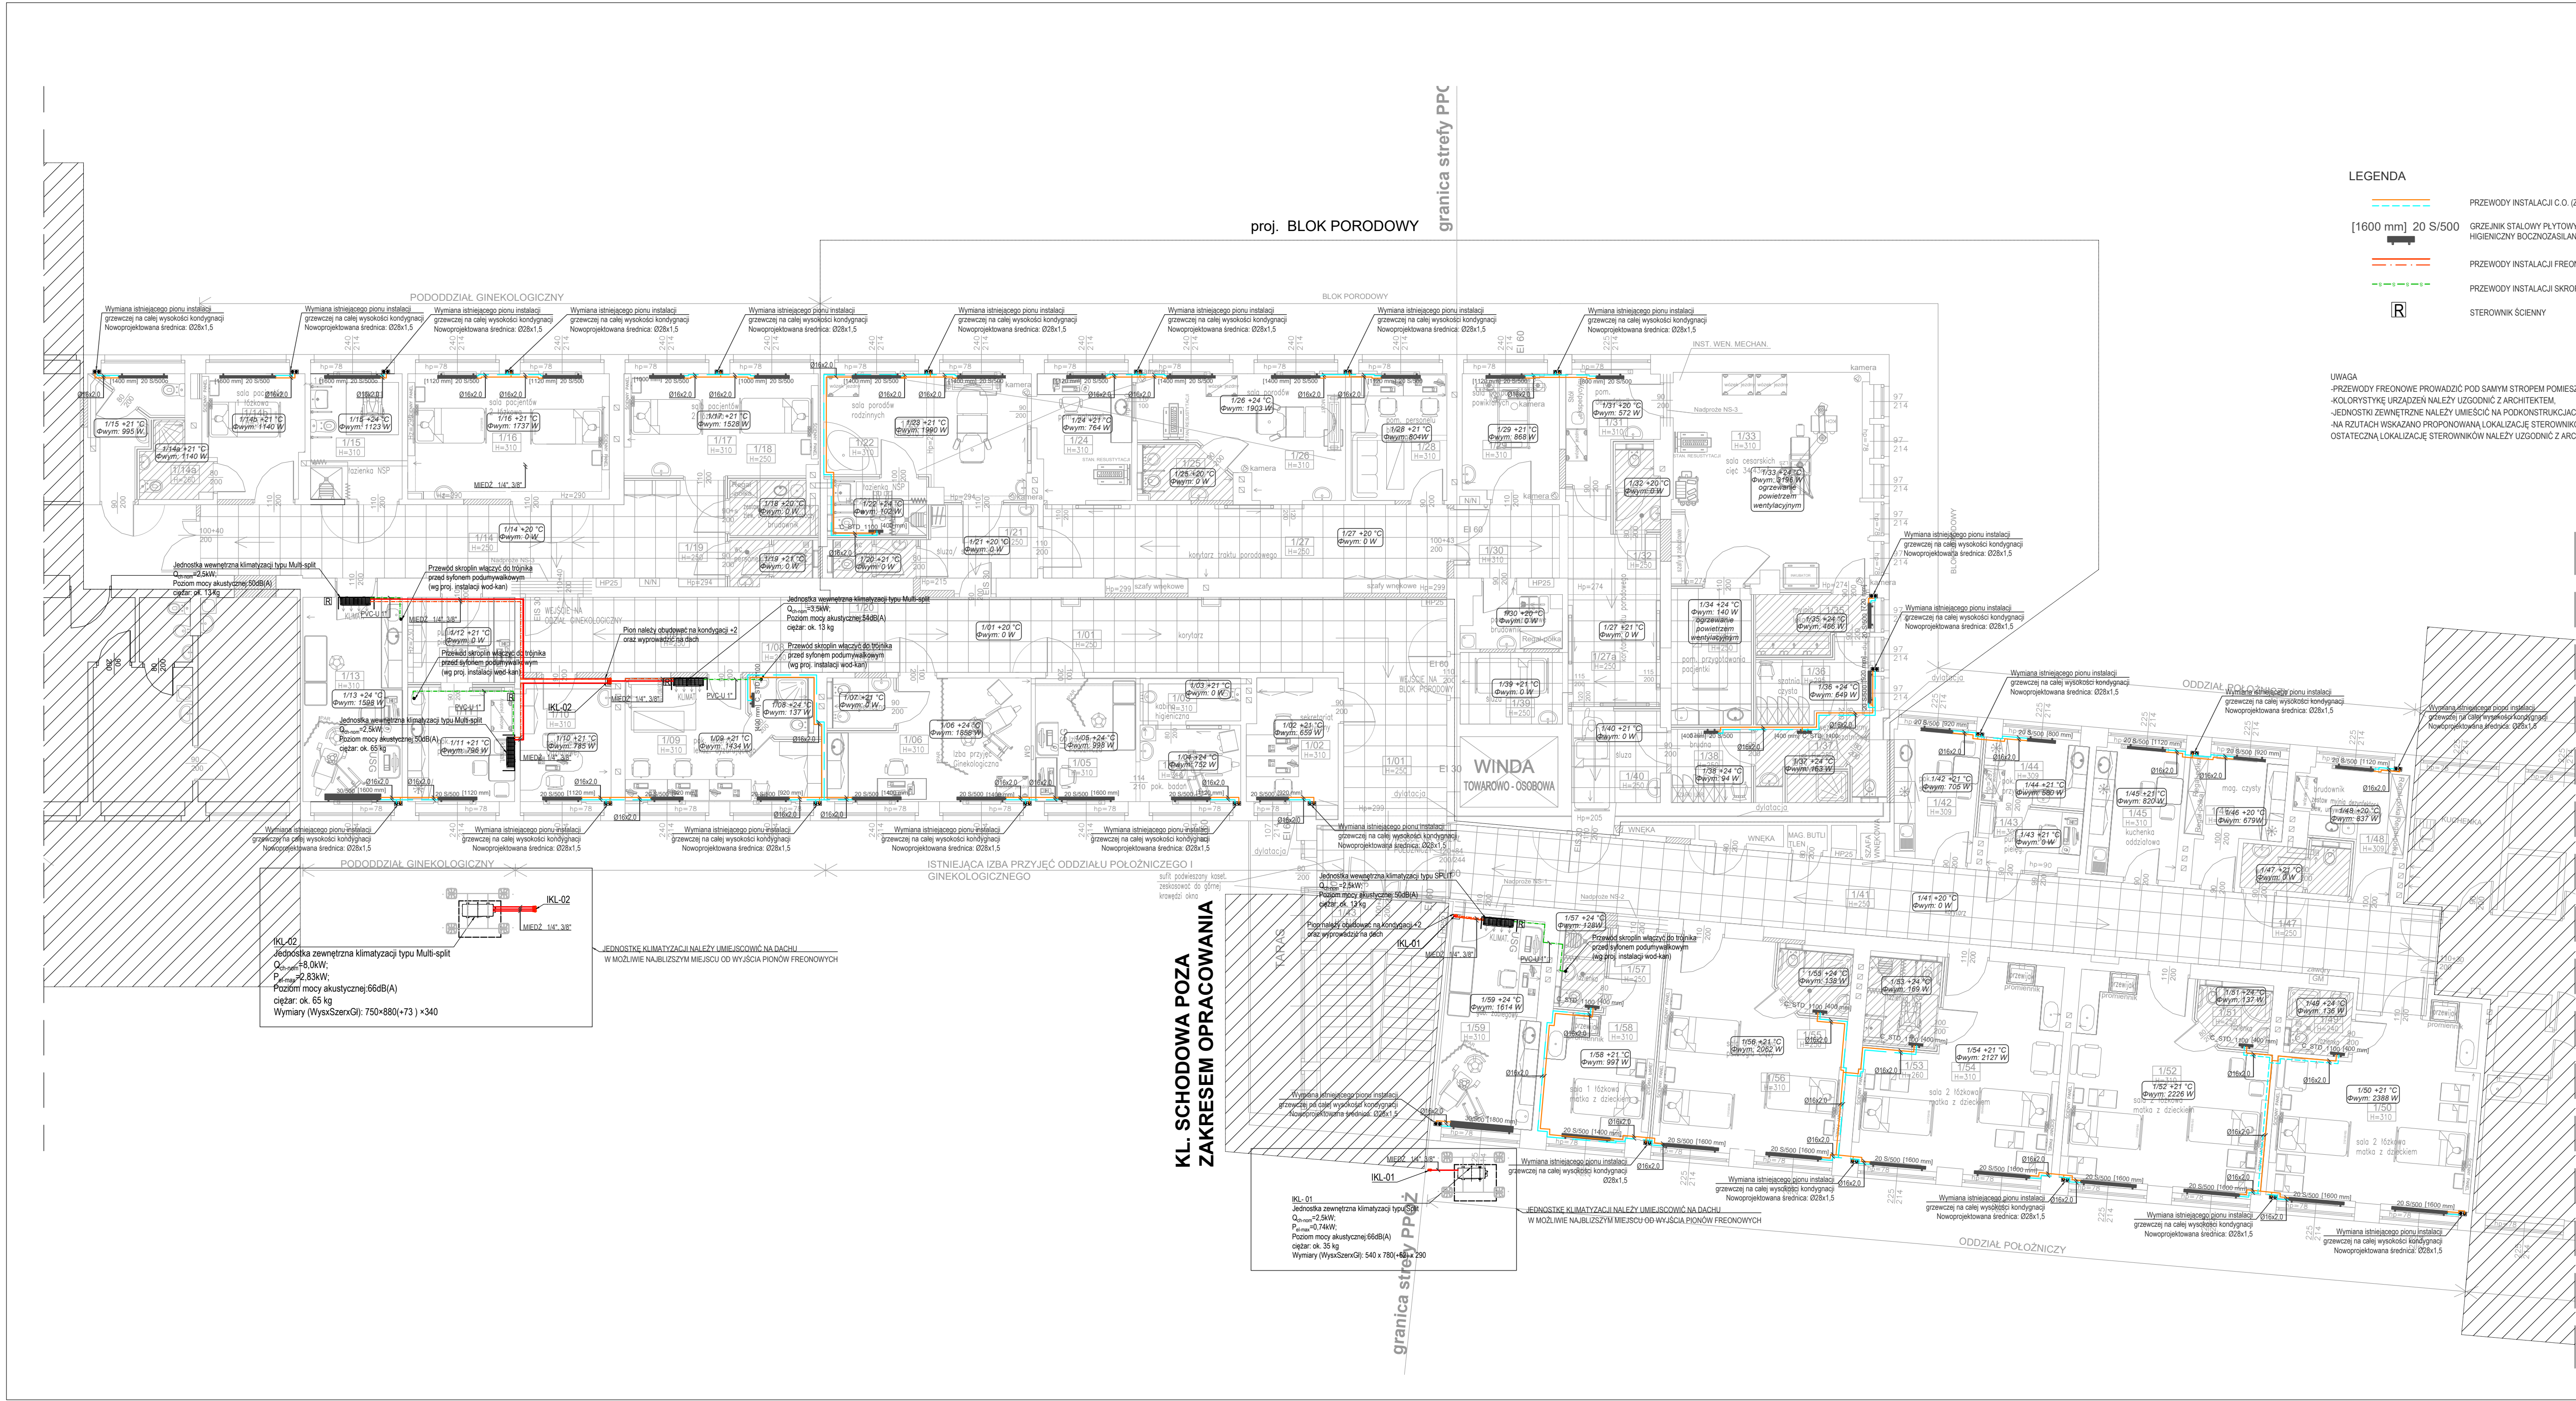

**LEGENDA**

PRZEWODY INSTALACJI C.O. (Z-P)

GRZEJNIK STALOWY PŁYTOVY  
HIGIENICZNY BOCZNOZASILANY

PRZEWODY INSTALACJI FREONOWEJ (Z-P)

PRZEWODY INSTALACJI SKROPLIN

STEROWNIKI SCIENNY

**UWAGA**  
-PRZEWODY FREONOWE PROWADZIĆ POD SAMYM STROPEM POMIESZCZENIA.  
-KOLORYSTYKĘ URZĄDZEŃ NALEŻY UZGODNIĆ Z ARCHITEKTEM.  
-JEDNOSTKI ZEWNĘTRZNE NALEŻY UMIEŚCIĆ NA PODKONSTRUKCJACH WSPÓRCZYCH  
-NA RZUTACH WSKAZANO PROPONOWANĄ LOKALIZACJĘ STEROWNIKÓW SCIENNYCH DO KLIMATYZACJI W POMIESZCZENIACH.  
OSTATECZNĄ LOKALIZACJĘ STEROWNIKÓW NALEŻY UZGODNIĆ Z ARCHITEKTEM I INWESTOREM NA ETAPIE BUDOWY.

| ZESTAWIENIE POWIERZCHNI UŻYTKOWEJ (w zakresie opracowania) |                                                 |            |            | PIĘTRO 1  |               |
|------------------------------------------------------------|-------------------------------------------------|------------|------------|-----------|---------------|
| L.P.                                                       | pomieszczenie                                   | czenie pos | sufit      | wys. pom. | pow. (m2)     |
| 1/01                                                       | KORYTARZ                                        | PCV        | KASETONOWY | 2,50      | 76,75         |
| 1/02                                                       | SEKRETARIAT MEDYCZNY                            | PCV        | TYNKOWANY  | 3,10      | 9,25          |
| 1/03                                                       | KABINA HIGIENICZNA                              | GRES       | TYNKOWANY  | 3,10      | 3,54          |
| 1/04                                                       | POK. BADAN                                      | PCV        | TYNKOWANY  | 3,10      | 6,30          |
| 1/05                                                       | POK. IZBY PRZYJĘĆ POŁOŻNICZWA                   | PCV        | TYNKOWANY  | 3,10      | 10,18         |
| 1/06                                                       | POK. IZBY PRZYJĘĆ GINEKOLOGII                   | PCV        | TYNKOWANY  | 3,10      | 17,48         |
| 1/07                                                       | KABINA HIGIENICZNA                              | GRES       | GWK        | 2,60      | 2,53          |
| 1/08                                                       | ŁAZIENKA                                        | GRES       | GWK        | 2,60      | 2,51          |
| 1/09                                                       | POK. LEKARZY / LEKARZA DZURUJĄCEGO              | PCV        | TYNKOWANY  | 3,10      | 16,27         |
| 1/10                                                       | POK. POŁOŻNEJ ODDZIAŁOWEJ                       | PCV        | TYNKOWANY  | 3,10      | 9,20          |
| 1/11                                                       | POK. PRZYGOTOWAWCZY                             | PCV        | TYNKOWANY  | 3,10      | 10,06         |
| 1/12                                                       | PUNKT PIELĘGNIARSKI                             | PCV        | KASETONOWY | 2,50      | 7,42          |
| 1/13                                                       | GAB. ZABIEGOWY                                  | PCV        | TYNKOWANY  | 3,10      | 16,54         |
| 1/14                                                       | KORYTARZ                                        | PCV        | KASETONOWY | 2,50      | 33,37         |
| 1/14a                                                      | ŁAZIENKA                                        | GRES       | TYNKOWANY  | 2,60      | 3,39          |
| 1/14b                                                      | SALA CHORYCH 1 ŁÓŻKOWA                          | PCV        | TYNKOWANY  | 3,10      | 9,83          |
| 1/15                                                       | ŁAZIENKA PACJENTÓW NPS                          | GRES       | TYNKOWANY  | 3,10      | 9,40          |
| 1/16                                                       | SALA CHORYCH 2 ŁÓŻKOWA                          | PCV        | TYNKOWANY  | 3,10      | 20,61         |
| 1/17                                                       | SALA CHORYCH 2 ŁÓŻKOWA                          | PCV        | TYNKOWANY  | 3,10      | 16,17         |
| 1/18                                                       | BRUDOWNIK                                       | GRES       | GWK        | 2,50      | 3,76          |
| 1/19                                                       | WC PERSONELU                                    | PCV        | GWK        | 2,50      | 2,79          |
| 1/20                                                       | WC OJCA                                         | PCV        | GWK        | 2,50      | 2,57          |
| 1/21                                                       | ŚLUZA UMYW. -FART. / SZATNIA OJCA               | GRES       | KASETONOWY | 2,50      | 7,51          |
| 1/22                                                       | ŁAZIENKA NSP                                    | GRES       | GWK        | 3,10      | 4,30          |
| 1/23                                                       | SALA PORODÓW RODZINNYCH                         | PCV        | TYNKOWANY  | 3,10      | 19,04         |
| 1/24                                                       | POK. RESUSCYTACJI NOWORODKA/STANOWISKO POŁOŻNEJ | PCV        | TYNKOWANY  | 3,10      | 9,61          |
| 1/25                                                       | KABINA HIGIENICZNA                              | PCV        | GWK        | 2,50      | 3,55          |
| 1/26                                                       | SALA PORODOWA 1 STANOWISKOWA                    | PCV        | TYNKOWANY  | 3,10      | 16,95         |
| 1/27                                                       | KORYTARZ BLOKU PORODOWEGO                       | PCV        | KASETONOWY | 2,50      | 46,11         |
| 1/27a                                                      | KORYTARZ BLOKU PORODOWEGO                       | PCV        | KASETONOWY | 2,50      | 46,11         |
| 1/28                                                       | POK. PERSONELU BLOKU PORODOWEGO                 | PCV        | TYNKOWANY  | 3,10      | 9,94          |
| 1/29                                                       | SALA PO PORODACH POWIKŁANYCH                    | PCV        | TYNKOWANY  | 3,10      | 9,80          |
| 1/30                                                       | BRUDOWNIK / POM. PORZĄDKOWE                     | GRES       | TYNKOWANY  | 3,10      | 4,05          |
| 1/31                                                       | POM. DEZYNFEKCIJ NARZĘDZI                       | PCV        | TYNKOWANY  | 3,10      | 6,75          |
| 1/32                                                       | WC PERSONELU                                    | PCV        | GWK        | 2,50      | 2,77          |
| 1/33                                                       | SALA CESARSKICH CIĘĆ                            | PCV        | TYNKOWANY  | 3,10      | 34,43         |
| 1/34                                                       | POM. PRZYGOTOWANIA PACJENTKI                    | PCV        | KASETONOWY | 2,50      | 8,99          |
| 1/35                                                       | MYJNIA LEKARZY                                  | PCV        | GWK        | 2,95      | 1,74          |
| 1/36                                                       | SZATNIA CZYSTA                                  | PCV        | KASETONOWY | 2,95      | 6,13          |
| 1/37                                                       | WEZ. SANITARNY SŁUŻY SZATNIOWEJ                 | GRES       | GWK        | 3,10      | 19,55         |
| 1/38                                                       | SZATNIA BRUDNA                                  | PCV        | KASETONOWY | 2,50      | 4,83          |
| 1/39                                                       | ŚLUZA ZESPOŁU PORODOWEGO                        | PCV        | KASETONOWY | 2,50      | 6,00          |
| 1/40                                                       | ŚLUZA ZESPOŁU PORODOWEGO                        | PCV        | KASETONOWY | 2,50      | 6,71          |
| 1/41                                                       | KORYTARZ                                        | PCV        | KASETONOWY | 2,50      | 62,36         |
| 1/42                                                       | POK. SOCJALNY                                   | PCV        | TYNKOWANY  | 3,10      | 8,61          |
| 1/43                                                       | PUNKT PIELĘGNIARSKI                             | PCV        | TYNKOWANY  | 3,09      | 4,84          |
| 1/44                                                       | POK. PRZYGOTOWAWCZY                             | PCV        | TYNKOWANY  | 3,09      | 5,33          |
| 1/45                                                       | KUCHENKA ODDZIAŁOWA                             | PCV        | TYNKOWANY  | 3,10      | 9,30          |
| 1/46                                                       | MAG. CZYSTY                                     | PCV        | TYNKOWANY  | 3,10      | 8,12          |
| 1/47                                                       | WC PERSONELU                                    | PCV        | GWK        | 2,50      | 3,94          |
| 1/48                                                       | BRUDOWNIK                                       | GRES       | TYNKOWANY  | 3,09      | 7,92          |
| 1/49                                                       | ŁAZIENKA                                        | GRES       | GWK        | 2,40      | 3,39          |
| 1/50                                                       | SALA PACJENTÓW 2 ŁÓŻKOWA                        | PCV        | TYNKOWANY  | 3,10      | 28,97         |
| 1/51                                                       | ŁAZIENKA                                        | GRES       | GWK        | 2,50      | 3,28          |
| 1/52                                                       | SALA PACJENTÓW 2 ŁÓŻKOWA                        | PCV        | TYNKOWANY  | 3,10      | 30,09         |
| 1/53                                                       | ŁAZIENKA NSP                                    | GRES       | GWK        | 2,60      | 5,12          |
| 1/54                                                       | SALA PACJENTÓW 2 ŁÓŻKOWA                        | PCV        | TYNKOWANY  | 3,10      | 27,98         |
| 1/55                                                       | ŁAZIENKA                                        | GRES       | GWK        | 2,50      | 3,49          |
| 1/56                                                       | SALA PACJEN 3 ŁÓŻKOWA PATOLOGIA CIĄŻY           | PCV        | TYNKOWANY  | 3,10      | 27,49         |
| 1/57                                                       | ŁAZIENKA                                        | GRES       | GWK        | 2,50      | 2,85          |
| 1/58                                                       | SALA PACJENTÓW 1 ŁÓŻKOWA                        | PCV        | TYNKOWANY  | 3,10      | 14,65         |
| 1/59                                                       | GAB. ZABIEGOWY                                  | PCV        | TYNKOWANY  | 3,10      | 16,24         |
| <b>RAZEM</b>                                               |                                                 |            |            |           | <b>838,66</b> |

Investor:  
SAMODZIELNY PUBLICZNY ZESPÓŁ ZAKŁADÓW OPIEKI ZDROWOTNEJ  
w WYSZKOWIE  
UL. Komisji Edukacji Narodowej 1, 07-200 Wyszki

Temat projektu:  
PRZEBUDOWA (MODERNIZACJA) BLOKU PORODOWEGO WRAZ Z SALĄ  
CIĘĆ ODDZIAŁU GINEKOLOGICZNO - POŁOŻNICZEGO W SPZCZÓZ  
W WYSZKOWIE

Nazwa rysunku:  
**RZUT PIĘTRA 1 (fragment)**  
**- instalacja grzewczo-chłodząca**

Jednostka projektowa:

**PROFIL**

**STUDIO ARCHTEKTONICZNE**  
**REALIZACJA INWESTYCJI**

Projektował:  
mgr inż. Wojciech Nowak  
UPR. BUD. SLK/02273/PW/03/08

Specjalność:  
Sanitarna

Podpis:  
*Nowak*

Data:  
08.2021

Stwierdził:  
mgr inż. Łukasz Manowski  
UPR. BUD. SLK/0062/PW/03/18

Specjalność:  
Sanitarna

Podpis:  
*Manowski*

Skala:  
1:100

Rev.:  
0

Projektant:

PW

ICO\_inkl-01