


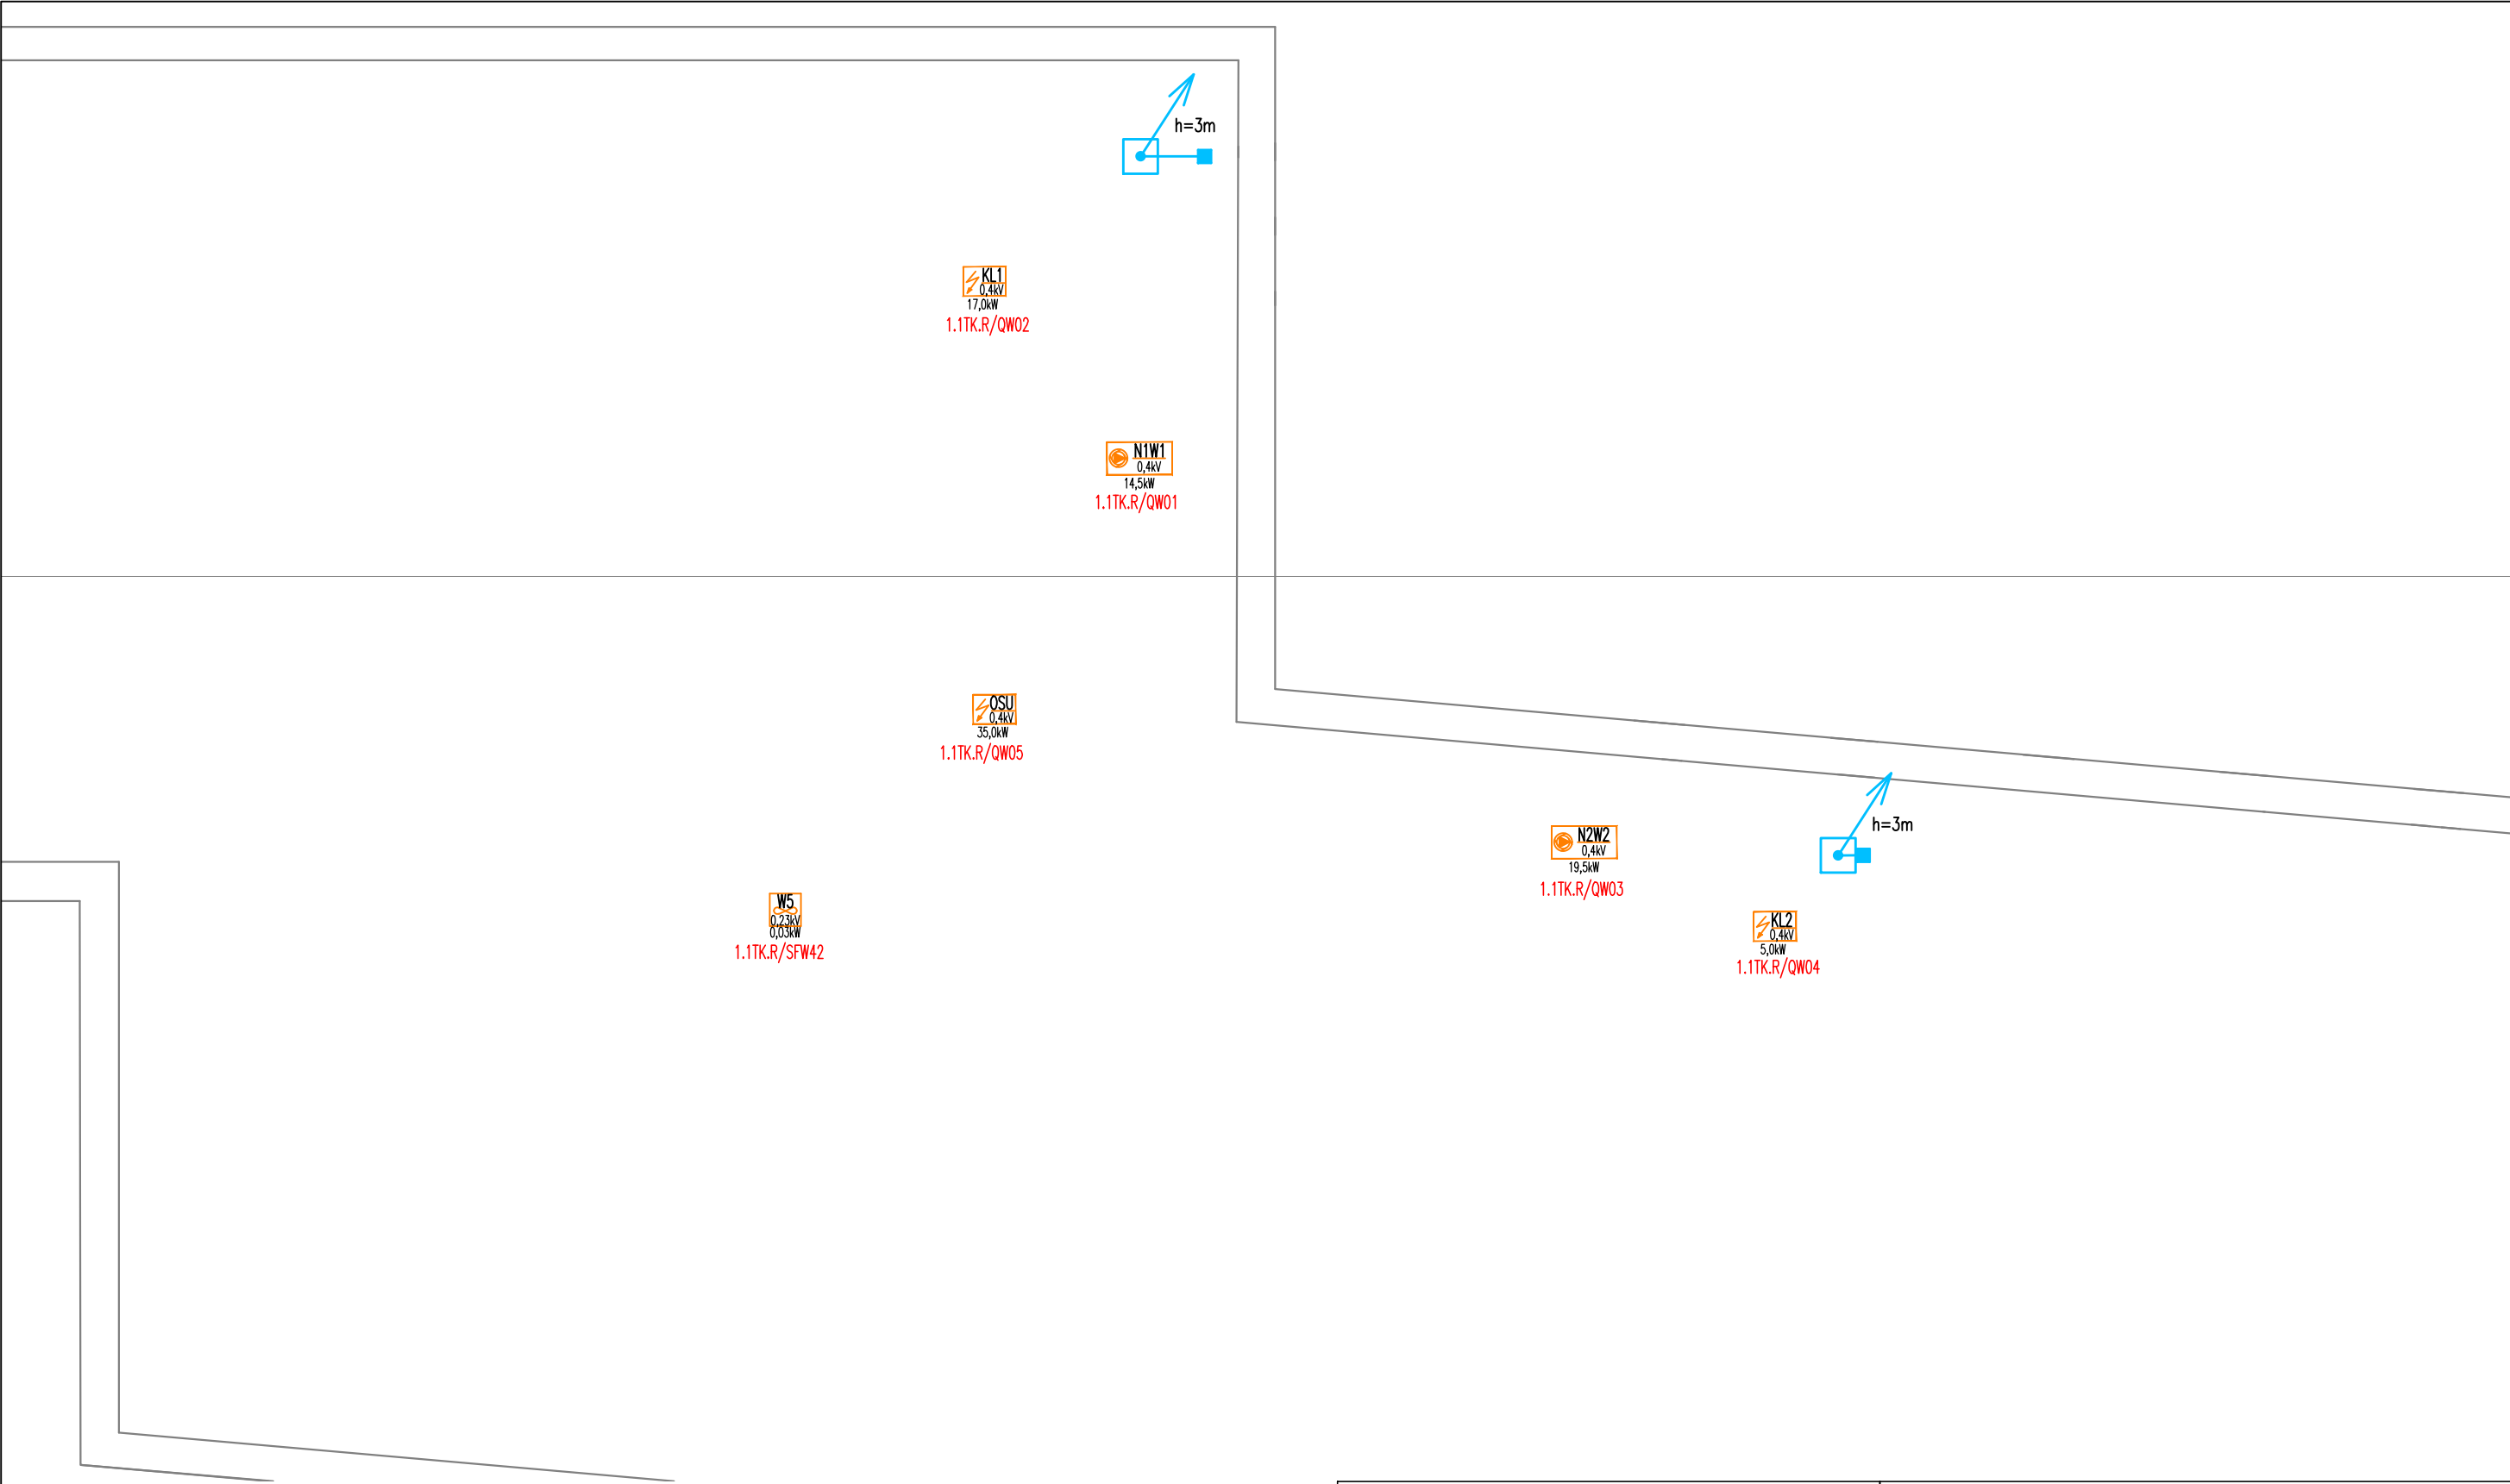

Inwestor: SAMODZIELNY PUBLICZNY ZESPÓŁ ZAKŁADÓW OPIEKI ZDROWOTNEJ w WYSZKOWIE UL. Komisji Edukacji Narodowej 1, 07-200 Wyszaków		Jednostka projektowa: PROFIL STUDIO ARCHYTEKTONICZNE REALIZACJA INWESTYCJI	
Temat projektu: PRZEBUDOWA (MODERNIZACJA) BLOKU PORODOWEGO WRAZ Z SALĄ CIĘĆ ODDZIAŁU GINEKOLOGICZNO - POŁOŻNICZEGO w SPZZOZ w WYSZKOWIE		Projektował: mgr inż. ŁUKASZ WAWRZCZYK UPR. BUD.SLK/5604/PWBE/15	
Sprawdził: mgr inż. MIROSLAW KUNA UPR. BUD.SLK/1072/PWDE/05		Data: 08.2021	
Nazwa rysunku: PLAN INSTALACJI ELEKTRYCZNEJ PIĘTRO 1		Data: 08.2021	
Projektant: PW		Data: 08.2021	
Projektant: IE-111		Data: 08.2021	
Projektant: 1:100		Data: 08.2021	
Projektant: 0		Data: 08.2021	



Inwestor: SAMODZIELNY PUBLICZNY ZESPÓŁ ZAKŁADÓW OPIEKI ZDROWOTNEJ w WYSZKOWIE UL. Komisji Edukacji Narodowej 1, 07-200 Wyszków		Jednostka projektowa: PROFIL STUDIO ARCHTEKTONICZNE REALIZACJA INWESTYCJI 44-100 Gliwice ul. Lipowa 14			
Temat projektu: PRZEBUDOWA (MODERNIZACJA) BLOKU PORODOWEGO WRAZ Z SALĄ CIĘĆ ODDZIAŁU GINEKOLOGICZNO - POŁOŻNICZEGO w SPZZOZ W WYSZKOWIE		Projektował: mgr inż. ŁUKASZ WAWRZYCEK UPR. BUD SLK/5604/PWBE/15	Specjalność: Instalacje elektryczne i niskopradowe	Podpis: 	Data: 08.2021
Nazwa rysunku: PLAN INSTALACJI ELEKTRYCZNEJ DACH		Sprawdził: mgr inż. MIROSŁAW KUNA UPR. BUD SLK/1072/PWOE/05	Specjalność: Instalacje elektryczne i niskopradowe	Podpis: 	Rew.: 0
stadium PW		nr rys. IE-112	Skala: 1:100		