


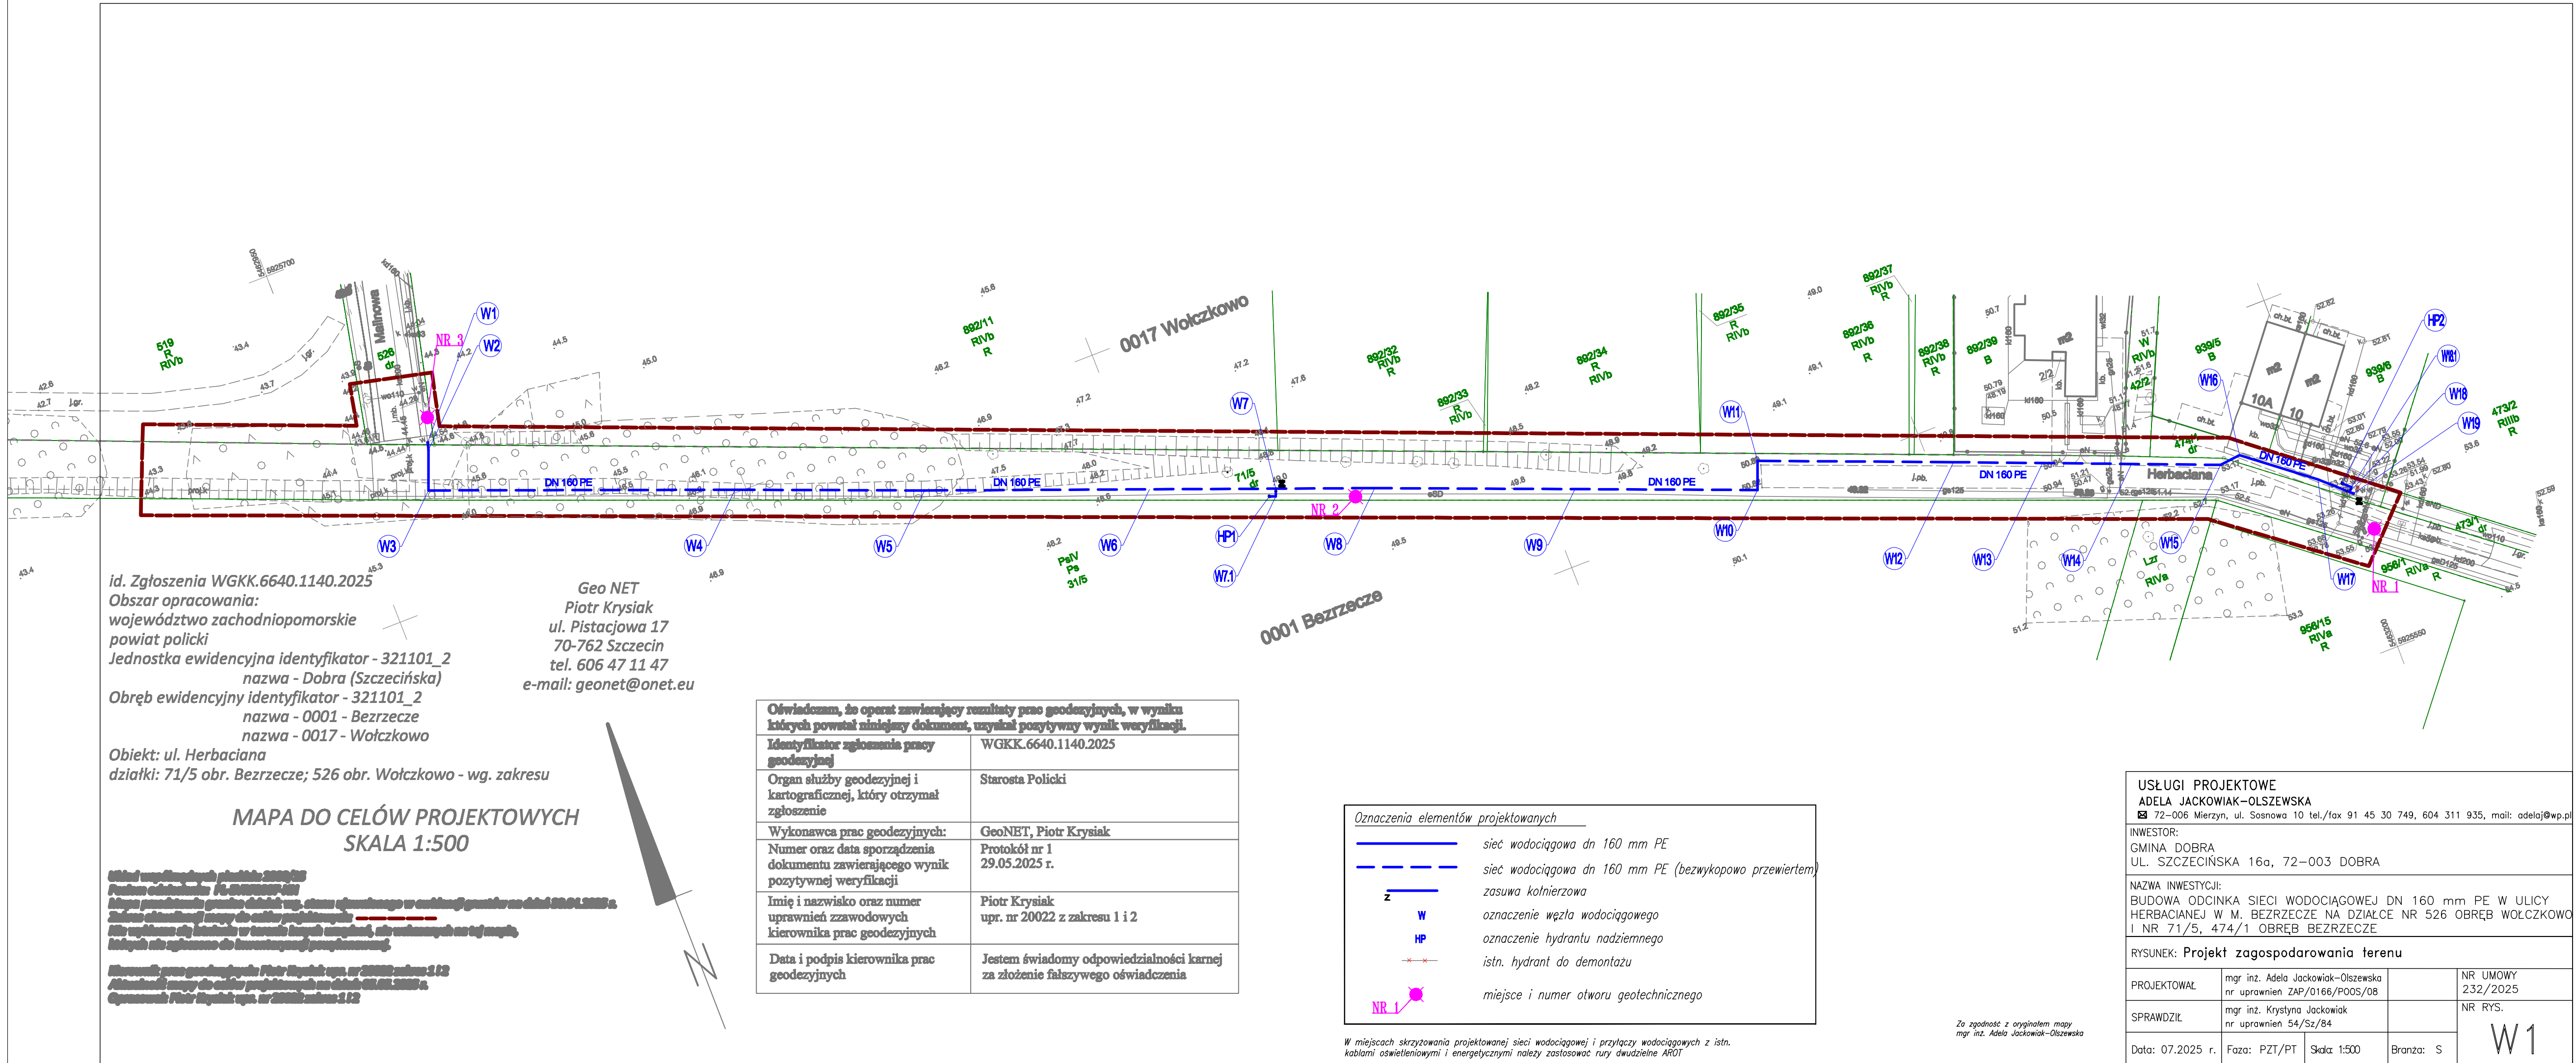

id. Zgłoszenia WGKK.6640.1140.2025
Obszar opracowania:
województwo zachodniopomorskie
powiat policki
Jednostka ewidencyjna identyfikator - 321101_2
nazwa - Dobra (Szczecińska)
Obręb ewidencyjny identyfikator - 321101_2
nazwa - 0001 - Bezzecze
nazwa - 0017 - Wołczkowo

Obiekt: ul. Herbaciana
działki: 71/5 obr. Bezzecze; 526 obr. Wołczkowo - wg. zakresu

MAPA DO CELÓW PROJEKTOWYCH
SKALA 1:500

Uwaga: Wykonano pomiary terenowe 2025/25
Pomiary dokonano: 10.05.2025 r.
Mapa przedstawia wyniki pomiarów, stanowiących podstawę do sporządzenia projektu.
Zakres opracowania: Mapa do celów projektowych.
Nie należy używać danych z terenów innych map, nie wskazanych na tej mapie,
których nie zgłoszono do aktualizacji projektowania.
Składowi prac geodezyjnych: Piotr Krysiak upr. nr 20022 zakres 1 i 2
/Wzrost: Mapa do celów projektowych na dzień 05.05.2025 r.
Opracował: Piotr Krysiak upr. nr 20022 zakres 1 i 2

Geo NET
Piotr Krysiak
ul. Pistacjowa 17
70-762 Szczecin
tel. 606 47 11 47
e-mail: geonet@onet.eu

Oświadczam, że opieram zawieszający rezultaty prac geodezyjnych, w wyniku których powstał niniejszy dokument, uzyskał pozytywny wynik weryfikacji.	
Identyfikator zgłoszenia pracy geodezyjnej	WGKK.6640.1140.2025
Organ służby geodezyjnej i kartograficznej, który otrzymał zgłoszenie	Starosta Policki
Wykonawca prac geodezyjnych:	GeoNET, Piotr Krysiak
Numer oraz data sporządzenia dokumentu zawierającego wynik pozytywnej weryfikacji	Protokół nr 1 29.05.2025 r.
Imię i nazwisko oraz numer uprawnień zawodowych kierownika prac geodezyjnych	Piotr Krysiak upr. nr 20022 z zakresu 1 i 2
Data i podpis kierownika prac geodezyjnych	Jestem świadomy odpowiedzialności karnej za złożenie fałszywego oświadczenia

Oznaczenia elementów projektowanych	
	sieć wodociągowa dn 160 mm PE
	sieć wodociągowa dn 160 mm PE (bezwykopowo przewiertem)
	zasuwa kolnierzowa
	oznaczenie węzła wodociągowego
	oznaczenie hydrantu nadziemnego
	istn. hydrant do demontażu
	miejsce i numer otworu geotechnicznego

W miejscach skrzyżowania projektowanej sieci wodociągowej i przyłączy wodociągowych z istn. kablami oświetleniowymi i energetycznymi należy zastosować rury dwudzielne AROT

Za zgodność z oryginałem mapy
mgr inż. Adela Jackowiak-Olszewska

USŁUGI PROJEKTOWE ADELA JACKOWIAK-OLSZEWSKA ☒ 72-006 Mierzyn, ul. Sosnowa 10 tel./fax 91 45 30 749, 604 311 935, mail: adelaj@wp.pl			
INWESTOR: GMINA DOBRA UL. SZCZECIŃSKA 16a, 72-003 DOBRA			
NAZWA INWESTYCJI: BUDOWA ODCINKA SIECI WODOCIĄGOWEJ DN 160 mm PE W ULICY HERBACIANEJ W M. BEZZECZE NA DZIAŁCE NR 526 OBRĘB WOŁCZKOWO I NR 71/5, 474/1 OBRĘB BEZZECZE			
RYSUNEK: Projekt zagospodarowania terenu			
PROJEKTOWAŁ	mgr inż. Adela Jackowiak-Olszewska nr uprawnień ZAP/0166/POOS/08		NR UMOWY 232/2025
SPRAWDZIŁ	mgr inż. Krystyna Jackowiak nr uprawnień 54/Sz/84		NR RYS.
Data: 07.2025 r.	Faza: PZT/PT	Skala: 1:500	Branża: S

W1