


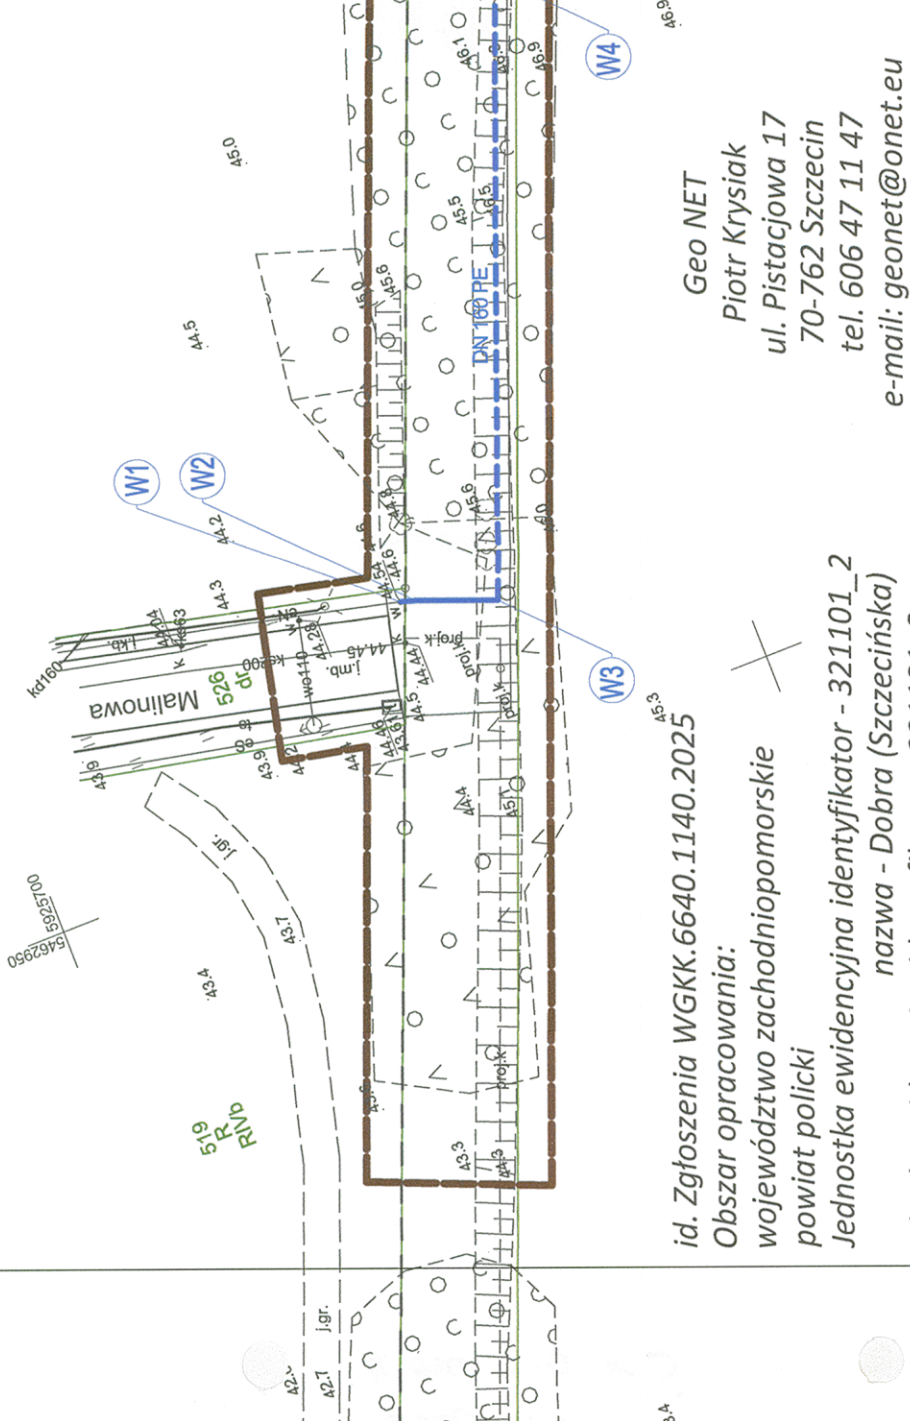

Geo NET
Piotr Krysiak
ul. Pistacjowa 17
70-762 Szczecin
tel. 606 47 11 47
e-mail: geonet@onet.eu

id. zgłoszenia WGKK.6640.1140.2025
Obszar opracowania:
województwo zachodniopomorskie
powiat policki
Jednostka ewidencyjna identyfikator - 321101_2
nazwa - Dobra (Szczecińska)
nazwa - 0001 - Bezrzecze
nazwa - 0017 - Wolczkowo
Obiekt: ul. Herbaciąna
działki: 71/5 obr. Bezrzecze; 526 obr. Wolczkowo - wg. zakresu

MAPA DO CELÓW PROJEKTOWYCH
SKALA 1:500

Układ współrzędnych płaskich: 2000/15
Poziom odniesienia: PL-EVRF2007-NH
Mapa przedstawia granice działek wg. stanu ujawnianego w ewidencji gruntów na dzień 30.04.2025 r.
Zakres aktualizacji mapy do celów projektowych:
Nie wyklucza się istnienia w terenie innych urządzeń, nie wskazanych na tej mapie, których nie zgłoszono do inwentaryzacji powykonawczej.
Kierownik prac geodezyjnych: Piotr Krysiak upr. nr 20022 zakres 1 i 2
Aktualność mapy do celów projektowych na dzień: 05.05.2025 r.
Opracował: Piotr Krysiak upr. nr 20022 zakres 1 i 2

Oświadczam, że operat zawierający rezultaty prac geodezyjnych, w wyniku których powstał niniejszy dokument, uzyskał pozytywny wynik weryfikacji.	WGKK.6640.1140.2025
Identyfikator zgłoszenia pracy geodezyjnej	
Organ służby geodezyjnej i kartograficznej, który otrzymał zgłoszenie	Starosta Policki
Wykonawca prac geodezyjnych: Numer oraz data sporządzenia dokumentu zawierającego wynik pozytywny weryfikacji	GeoNET, Piotr Krysiak Protokół nr 1 29.05.2025 r.
Imię i nazwisko oraz numer uprawnień zawodowych kierownika prac geodezyjnych	Piotr Krysiak upr. nr 20022 z zakresu 1 i 2
Data i podpis kierownika prac geodezyjnych	Jestem świadomy odpowiedzialności kamej za złożenie fałszywego oświadczenia

Oznaczenia elementów projektowanych	
	sieć wodociągowa dn 160 mm PE
	sieć wodociągowa dn 160 mm PE (bezwypokopowo przewiertem)
	z
	W
	HP
	istn. hydrant do demontażu

W miejscach skrzyżowania projektowanej sieci wodociągowej i przyłączy wodociągowych z istn. kablami oświetleniowymi i energoelektrycznymi należy zastosować rury dwudzielne AR07

WODOCIĄGI ZACHODNIOPOMORSKIE
SPÓŁKA Z O.O.
72-100 GOLENIÓW, ul. Brygady Legion. 8-10
NIP 856-00-00-703, REGON 812524393
TEL. 91/418-44-31 FAX 91/418-24-54
DZIAŁ EKSPLOATACJI

zgodnie z 05.05.2025

KIEROWNIK
Działu Eksploatacji
mgr inż. Łukasz Panków

USŁUGI PROJEKTOWE ADELA JACKOWIAK-OLSZEWSKA 82 72-006 Mierzyn, ul. Sosnowa 10 tel./fax 91 45 30 749, 604 311 935, mail: adela@wp.pl	
INWESTOR: GMINA DOBRA UL. SZCZECIŃSKA 16a, 72-003 DOBRA	
NAZWA INWESTYCJI: BUDOWA ODCINKA SIECI WODOCIĄGOWEJ DN 160 mm PE W ULICY HERBACIANEJ W M. BEZRZECZE NA DZIAŁCE NR 526 OBRĘB WOLCZKOWO I NR 71/5, 474/1 OBRĘB BEZRZECZE	
RYSUNEK: Projekt zagospodarowania terenu	
PROJEKTOWAŁ mgr inż. Adela Jackowiak-Olszewska nr uprawnień ZAP/0166/POOS/08	NR UMOWY 232/2025
SPRAWDZIŁ mgr inż. Krystyna Jackowiak nr uprawnień 54/Sz/84	NR RYS.
Data: 07.2025 r.	Faza: PZT/PT Skala: 1:500
Za zgodność z oryginałem mapy mgr inż. Adela Jackowiak-Olszewska	
W1	