


Załącznik nr 1 do pisma/decyzji znak
WL.7012.126.2025.P z dnia 22-08-2025
uzgadniającej lokalizację i/lub projekt budowlany
SIECI WODOCIECIAGOWEJ
w ciągu drogi gminnej nr 190371Z
na odcinku w miejscowości WOLCZKOWO, BRZECZE
22-08-2025 R
Dobra, dnia

Z up. Wójt Gminy
mgr inż. Andrzej Węgrzyniak
Kierownik Wydziału
de. Komunalnych i Inwestycji

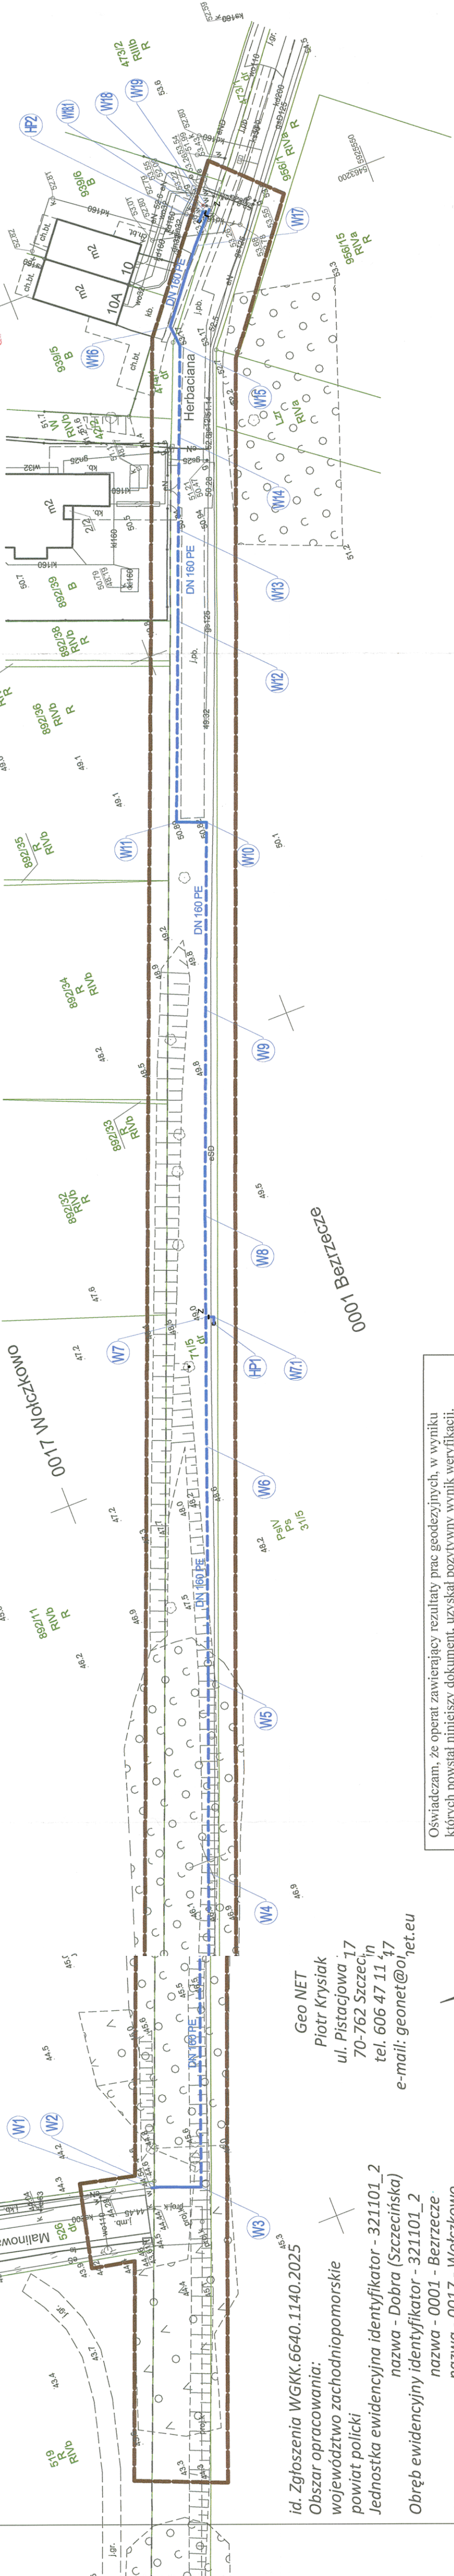

id. Zgłoszenia WGKK.6640.1140.2025
Obszar opracowania:
województwo zachodniopomorskie
powiat policki
Jednostka ewidencyjna identyfikator - 321101_2
nazwa - Dobra (Szczecińska)
Obręb ewidencyjny identyfikator - 321101_2
nazwa - 0001 - Brzeczce
nazwa - 0017 - Wolczkowo
Obiekt: ul. Herbacia
działki: 71/5 obr. Brzeczce; 526 obr. Wolczkowo - wg. zakresu

MAPA DO CELÓW PROJEKTOWYCH SKALA 1:500

Układ współrzędnych płaskich: 2000/15
Poziom odniesienia: PL-EVR2007-NH
Mapa przedstawia granice działek wg. stanu ujawnionego w ewidencji gruntów na dzień 30.04.2025 r.
Zakres aktualizacji mapy do celów projektowych:
Nie wyklucza się istnienia w terenie innych urządzeń, nie wskazanych na tej mapie, których nie zgłoszono do inwentaryzacji powykonywanej.
Kierownik prac geodezyjnych: Piotr Krysiak upr. nr 20022 zakres 1 i 2
Aktualność mapy do celów projektowych na dzień: 05.05.2025 r.
Opracował: Piotr Krysiak upr. nr 20022 zakres 1 i 2

Oświadczam, że operat zawierający rezultaty prac geodezyjnych, w wyniku których powstał niniejszy dokument, uzyskał pozytywny wynik weryfikacji.	WGKK.6640.1140.2025
Identyfikator zgłoszenia pracy geodezyjnej	Starosta Policki
Organ służby geodezyjnej i kartograficznej, który otrzymał zgłoszenie	GeoNET, Piotr Krysiak
Wykonawca prac geodezyjnych:	Protokół nr 1
Numer oraz data sporządzenia dokumentu zawierającego wynik pozytywnej weryfikacji	29.05.2025 r.
Imię i nazwisko oraz numer uprawnień zawodowych kierownika prac geodezyjnych	Piotr Krysiak upr. nr 20022 z zakresu 1 i 2
Data i podpis kierownika prac geodezyjnych	Jestem świadomy odpowiedzialności kamiej za złożenie fałszywego oświadczenia

Oznaczenia elementów projektowanych	sieć wodociągowa dn 160 mm PE
---	sieć wodociągowa dn 160 mm PE (bezwypadkowo przewiertem)
+	zasywa kolumnowa
W	oznaczenie węża wodociągowego
HP	oznaczenie hydrantu nadziemnego
+	istn. hydrant do demontażu

W miejscach skrzyżowania projektowanej sieci wodociągowej i przyłączy wodociągowych z istn. kablami oświetleniowymi i energetycznymi należy zastosować rury dwudzielne A40T

USŁUGI PROJEKTOWE ADELA JACKOWIAK-OLSZEWSKA 72-006 Mierzyn, ul. Sosnowa 10 tel./fax 91 45 30 749, 604 311 935, mail: adela@wp.pl	INWESTOR: GMINA DOBRA UL. SZCZECIŃSKA 16a, 72-003 DOBRA
NAMNA INWESTYCJI: BUDOWA ODCINKA SIECI WODOCIĄGOWEJ DN 160 mm PE W ULICY HERBACIANEJ W M. BRZECZCE NA DZIAŁCE NR 526 OBRĘB WOLCZKOWO I NR 71/5, 474/1 OBRĘB BRZECZCE	RYSUNEK: Projekt zagospodarowania terenu
PROJEKTOWAŁ mgr inż. Adela Jackowiak-Olszewska nr uprawnień ZAP/0166/POOS/08	NR UMOWY 232/2025
SPRAWDZIŁ mgr inż. Krystyna Jackowiak nr uprawnień 54/Sz/84	NR RYS. W1
Data: 07.2025 r.	Faza: PZT/PT Skala 1:500 Brzoza: S

Za zgodność z projektem mapy
mgr inż. Adela Jackowiak-Olszewska