


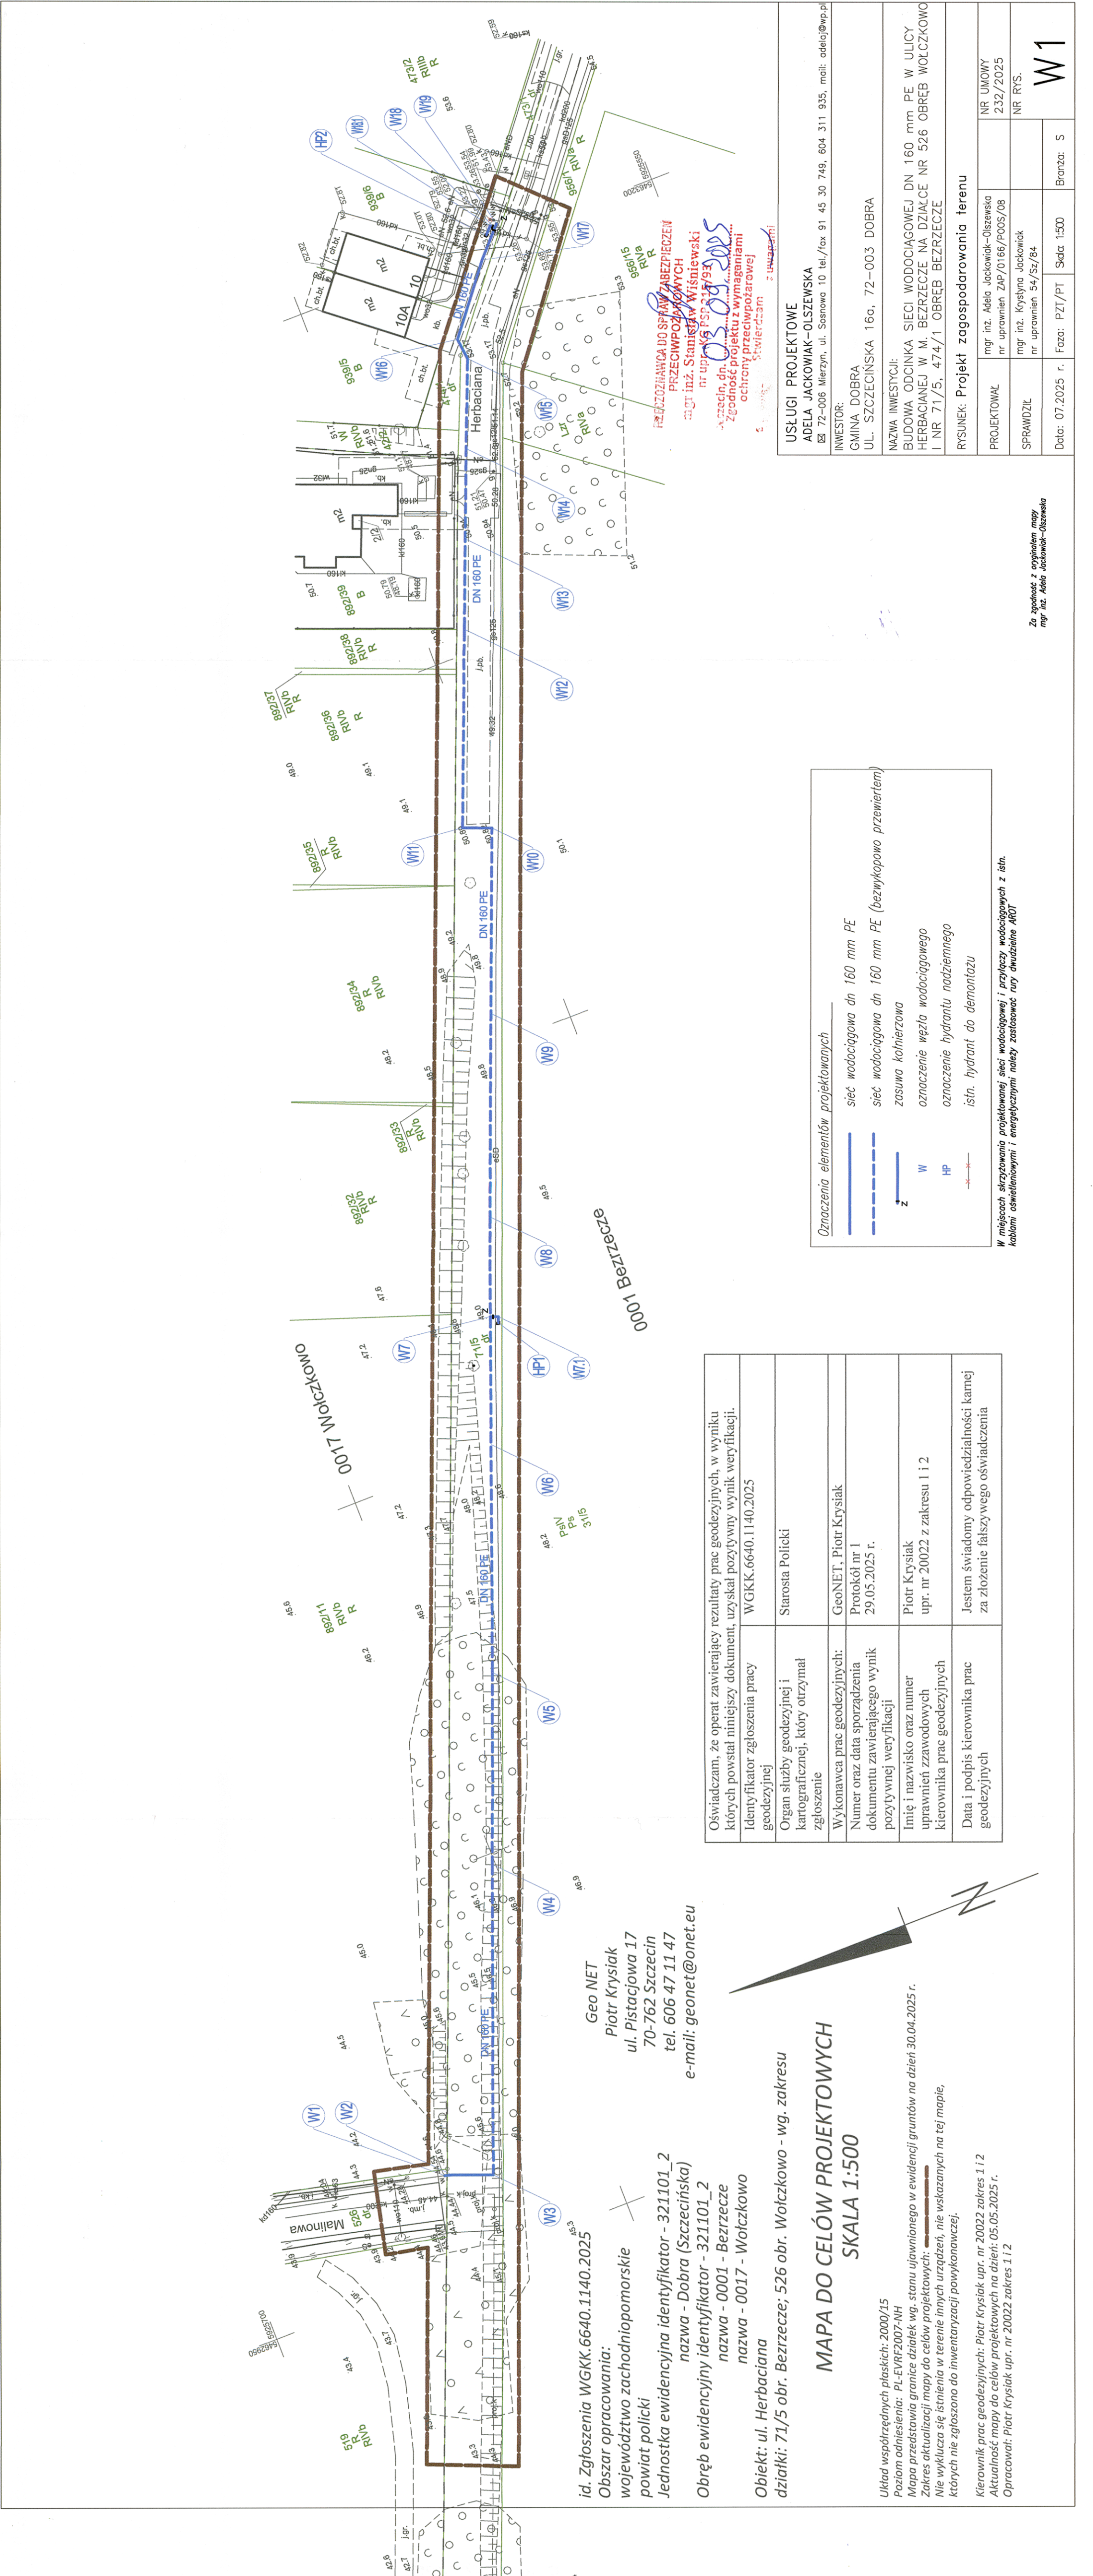

id. Zgłoszenia WGKK.6640.1140.2025
Obszar opracowania:
województwo zachodniopomorskie
powiat policki
Jednostka ewidencyjna identyfikator - 321101_2
nazwa - Dobra (Szczecińska)
nazwa - 0001 - Bezrzecze
nazwa - 0017 - Wolczkowo
Obręb ewidencyjny identyfikator - 321101_2
nazwa - Dobra (Szczecińska)
nazwa - 0001 - Bezrzecze
nazwa - 0017 - Wolczkowo
Objekt: ul. Herbaciana
działki: 71/5 obr. Bezrzecze; 526 obr. Wolczkowo - wg. zakresu

Geo NET
Piotr Krysiak
ul. Piastowska 17
70-762 Szczecin
tel. 606 47 11 47
e-mail: geonet@onet.eu

MAPA DO CELÓW PROJEKTOWYCH
SKALA 1:500

Układ współrzędnych płaskich: 2000/15
Poziom odniesienia: PL-EVRP2007-NH
Mapa przedstawia granice działek wg. stanu ujawnionego w ewidencji gruntów na dzień 30.04.2025 r.
Zakres aktualizacji mapy do celów projektowych:
Nie wyklucza się istnienia w terenie innych urządzeń, nie wskazanych na tej mapie, których nie zgłoszono do inwentaryzacji powykonawczej.
Kierownik prac geodezyjnych: Piotr Krysiak upr. nr 20022 zakres 1 i 2
Aktualność mapy do celów projektowych na dzień: 05.05.2025 r.
Opracował: Piotr Krysiak upr. nr 20022 zakres 1 i 2

Oświadczam, że operat zawierający rezultaty prac geodezyjnych, w wyniku których powstał niniejszy dokument, uzyskał pozytywny wynik weryfikacji.	WGKK.6640.1140.2025
Identyfikator zgłoszenia pracy geodezyjnej	Starosta Policki
Organ służby geodezyjnej i kartograficznej, który otrzymał zgłoszenie	GeoNET, Piotr Krysiak
Wykonawca prac geodezyjnych: Numer oraz data sporządzenia dokumentu zawierającego wynik pozytywny weryfikacji	Protokół nr 1 29.05.2025 r.
Imię i nazwisko oraz numer uprawnień zawodowych kierownika prac geodezyjnych	Piotr Krysiak upr. nr 20022 z zakresu 1 i 2
Data i podpis kierownika prac geodezyjnych	Jestem świadomy odpowiedzialności kamej za złożenie fałszywego oświadczenia

Oznaczenia elementów projektowanych	
	sieć wodociągowa dn 160 mm PE
	sieć wodociągowa dn 160 mm PE (bezwypokopowo przewiertem)
	z
	zasywa kolnierzowa
	oznaczenie węzła wodociągowego
	oznaczenie hydrantu nadziemnego
	isln. hydrant do demontażu

W miejscach skrzyżowania projektowanej sieci wodociągowej i przyłączy wodociągowych z istn. kablami oświetleniowymi i energetycznymi należy zastosować rury dwudzielne AROT

USŁUGI PROJEKTOWE		
ADELA JACKOWIAK—OLSZEWSKA		
☒ 72-006 Mierzyn, ul. Sosnowa 10 tel./fax 91 45 30 749, 604 311 935, mail: adelej@wp.pl		
INWESTOR:		
GMINA DOBRA		
UL. SZCZECIŃSKA 16a, 72-003 DOBRA		
NAZWA INWESTYCJI:		
BUDOWA ODCINKA SIECI WODOCIĄGOWEJ DN 160 mm PE W ULICY HERBACIANEJ W M. BEZRZECZE NA DZIAŁCE NR 526 OBRĘB WOLCZKOWO I NR 71/5, 474/1 OBRĘB BEZRZECZE		
RYSUNEK: Projekt zagospodarowania terenu		
PROJEKTOWAŁ	mgr inż. Adela Jackowiak—Olszewska nr uprawnień ZAP/0166/P005/08	NR UMOWY 232/2025
SPRAWDZIŁ	mgr inż. Krystyna Jackowiak nr uprawnień S4/Sz/84	NR RYS.
Date: 07.2025 r.	Faza: PZT/PT	Skala: 1:500
		Bransz: S

Za zgodność z oryginałem mapy
mgr inż. Adela Jackowiak-Olszewska

W1