


PROFIL PODŁUŻNY I

SKALA 1:100 / 1:500

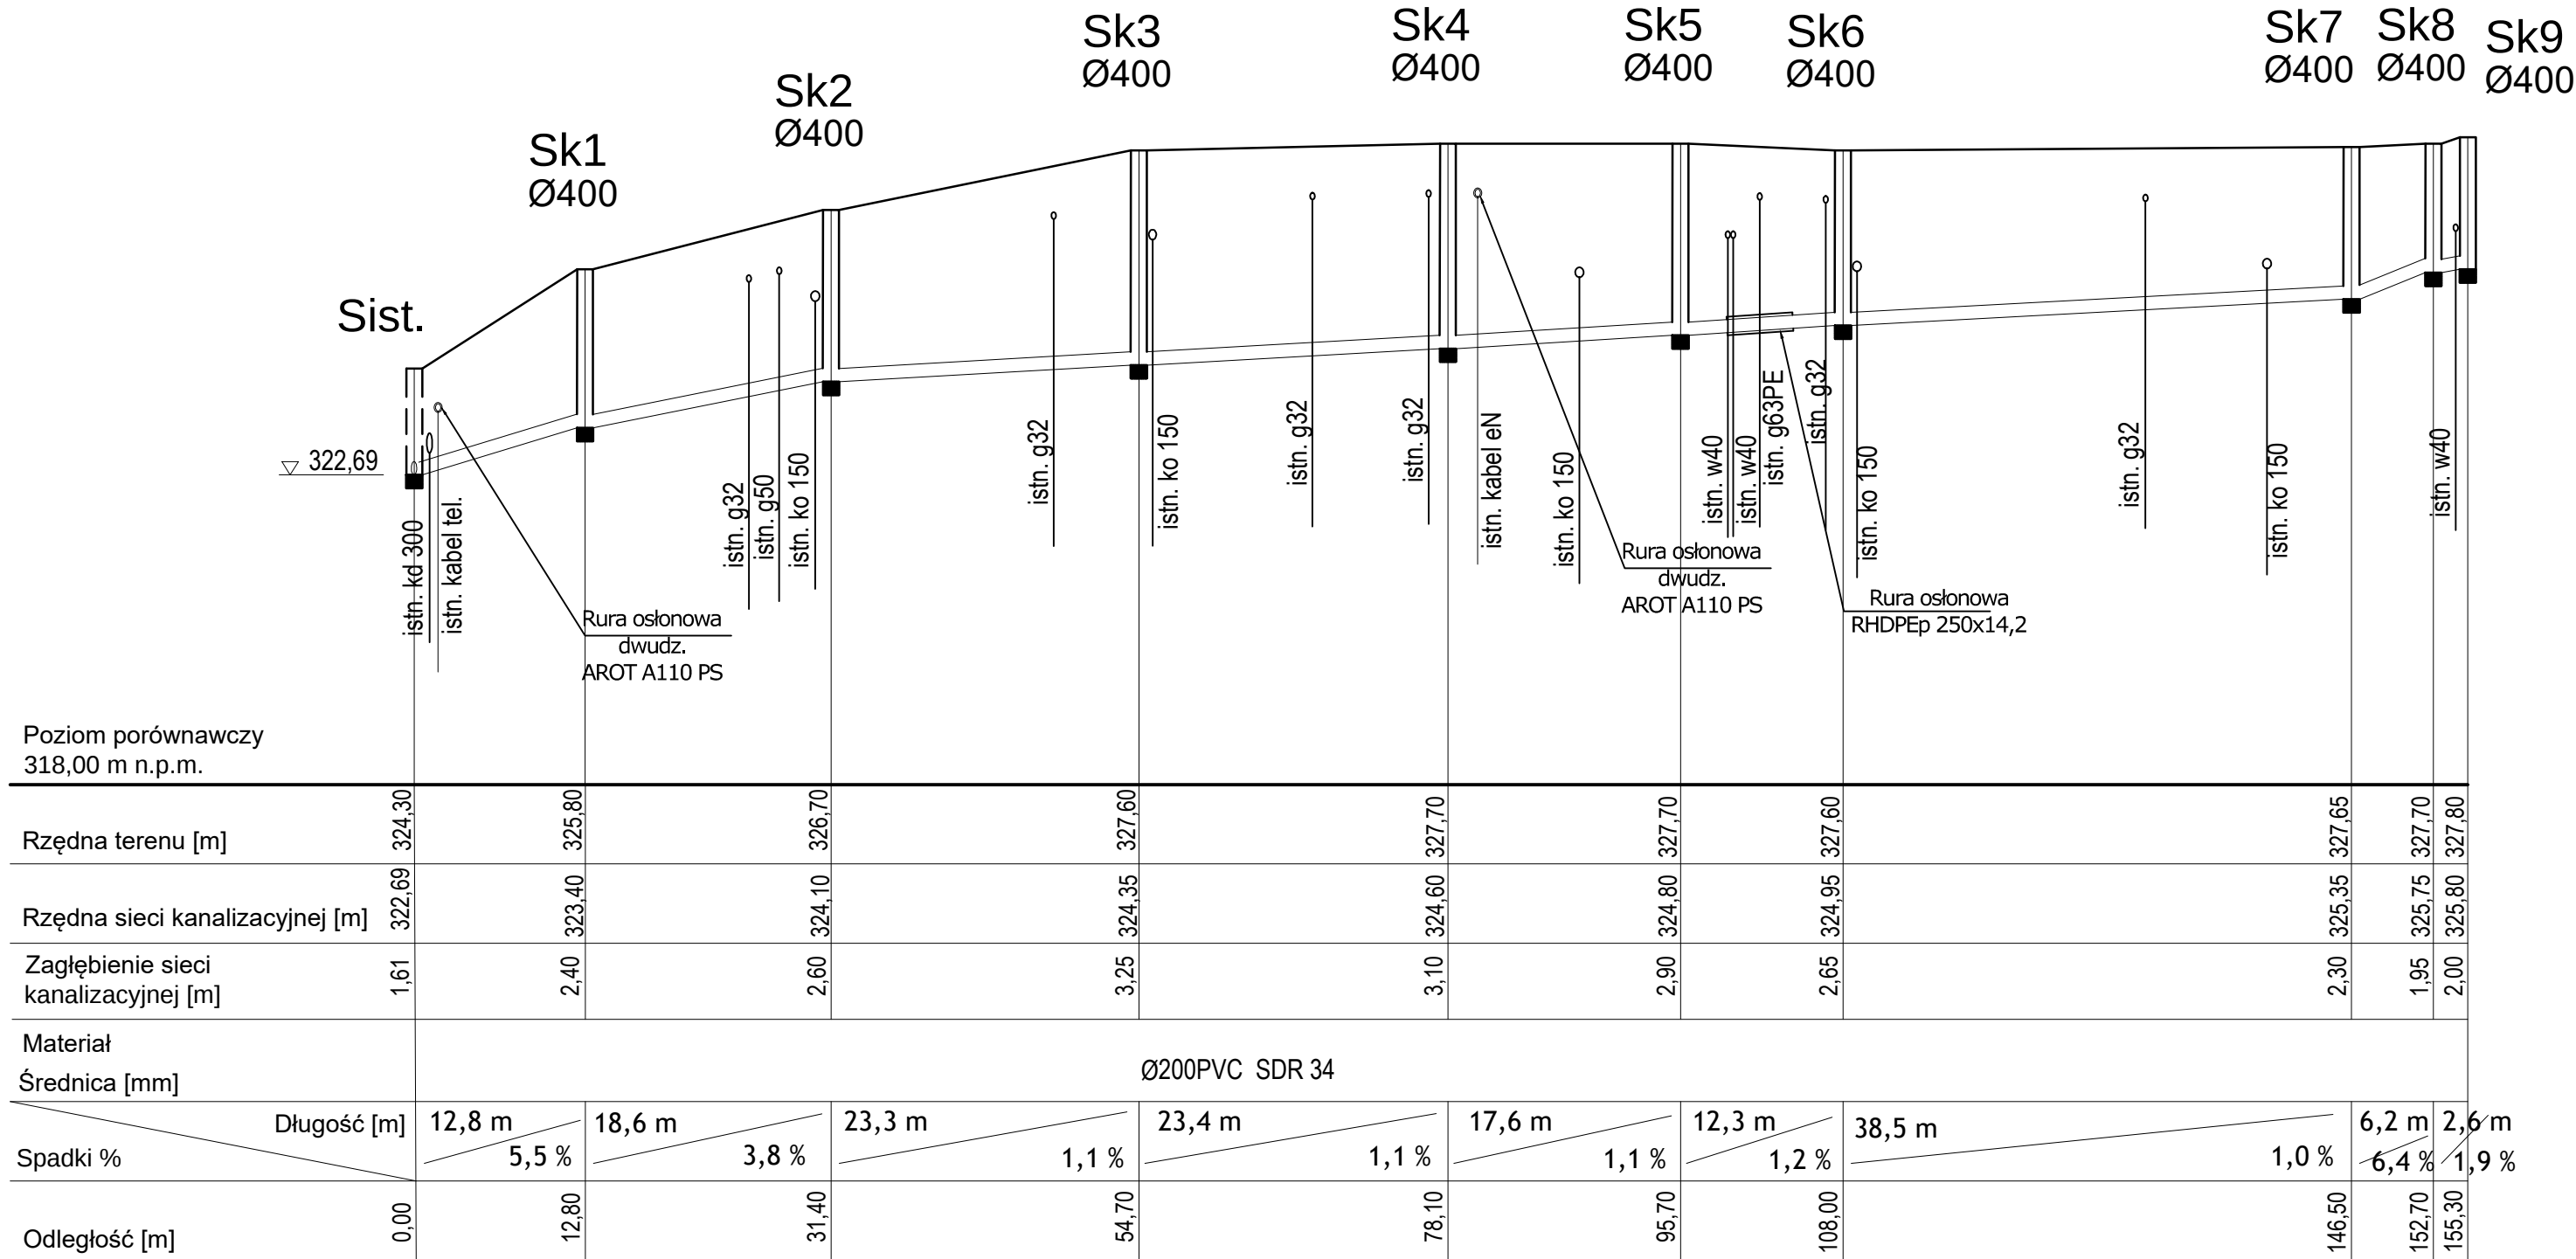

- Uwaga.
1. Głębokość posadowienia uzbrojenia istniejącego podano orientacyjnie i należy liczyć się z tym, że w rzeczywistości wystąpią odstępstwa od podanych lokalizacji i głębokości, które przedstawiono na profilach.
2. W miejscu skrzyżowania projektowanej sieci z istniejącym uzbrojeniem podziemnym, przed przystąpieniem do robót należy wykonać przekopy kontrolne w celu dokładnego zlokalizowania uzbrojenia.

		A R P A P r o j e k t ul. 3 Maja 55, 36 - 200 Brzozów	
Nazwa biektu:	Budowa sieci kanalizacji sanitarnej w ramach rozdziału kanalizacji ogólnospławnej na kanalizację sanitarną i deszczową przy ul. Zielonejn w Brzozowie		
Inwestor:	Gmina Brzozów, ul. Armii Krajowej 1, 36-200 Brzozów		
Adres budowy:	Brzozów, dz. nr 1343, 1350/2, 1345/1, 1345/2, 1345/3, 1346, 1347, 1348, 1349, 1336, 1337, 1338, 1339, 1340, 1341		
Treść rysunku:	Profil podłużny - kanalizacja sanitarna I		Skala: 1:100/1:500
Projektował:	Nazwisko i Imię, specjalność i nr uprawnień		Podpis
	mgr inż. Paweł KUŹNIAR upr. bud. bez ogr. w spec. inst. sanit. Nr PDK/0272/PWOS/13		Nr rys. 1
Sprawdził:	mgr inż. Jarosław BODNAR upr. bud. bez ogr. w spec. inst. sanit. Nr PDK/0093/PWOS/13		Data: maj 2019