


Sk9
Ø400

Sk10
Ø400


Istn. Sk
bud. przy
ul. Zdrojowej 14

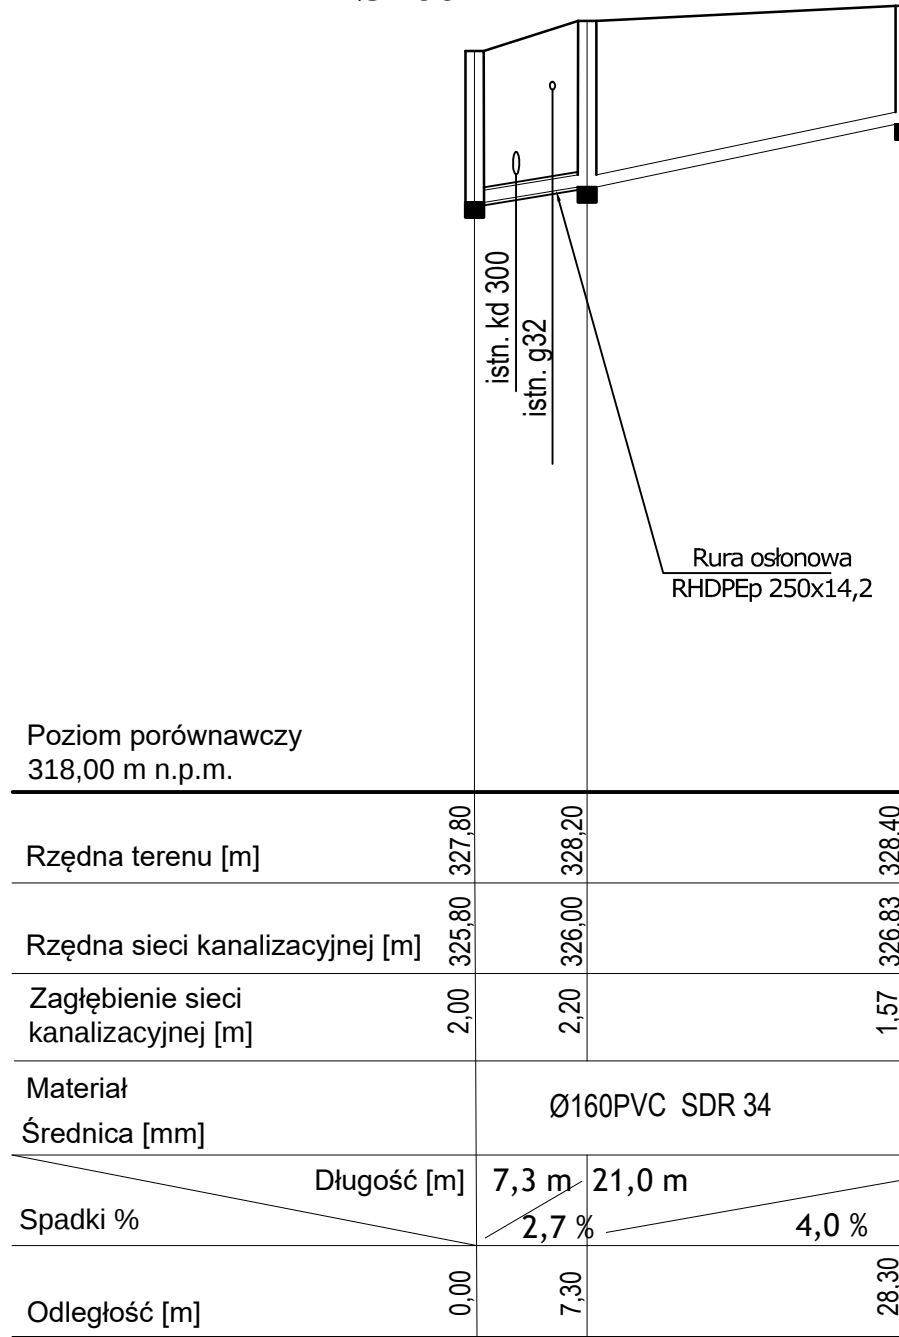

Sk7
Ø400


Sk11
Ø400

Istn. Sk
bud. przy
ul. Zdrojowej 12

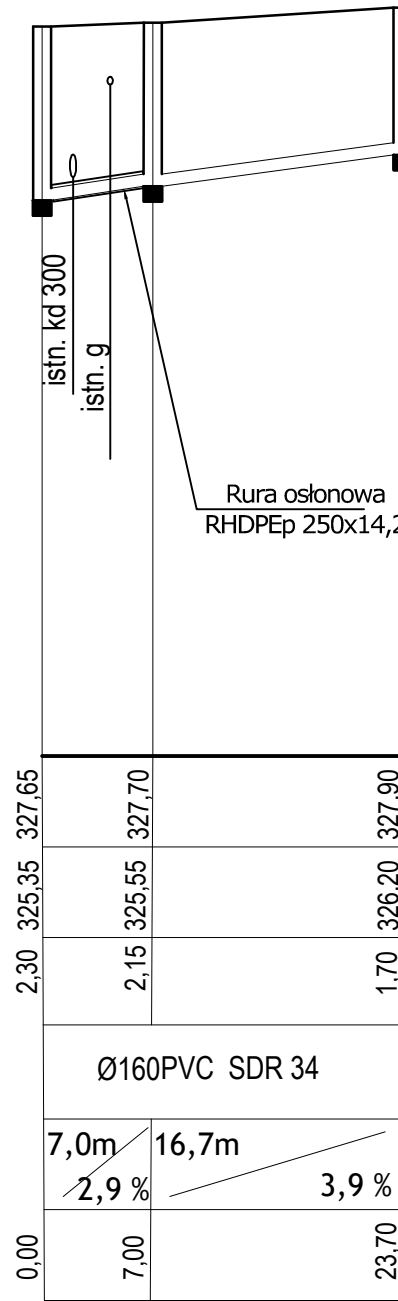

Sk6
Ø400


Istn. Sk
bud. przy
ul. Zdrojowej 10

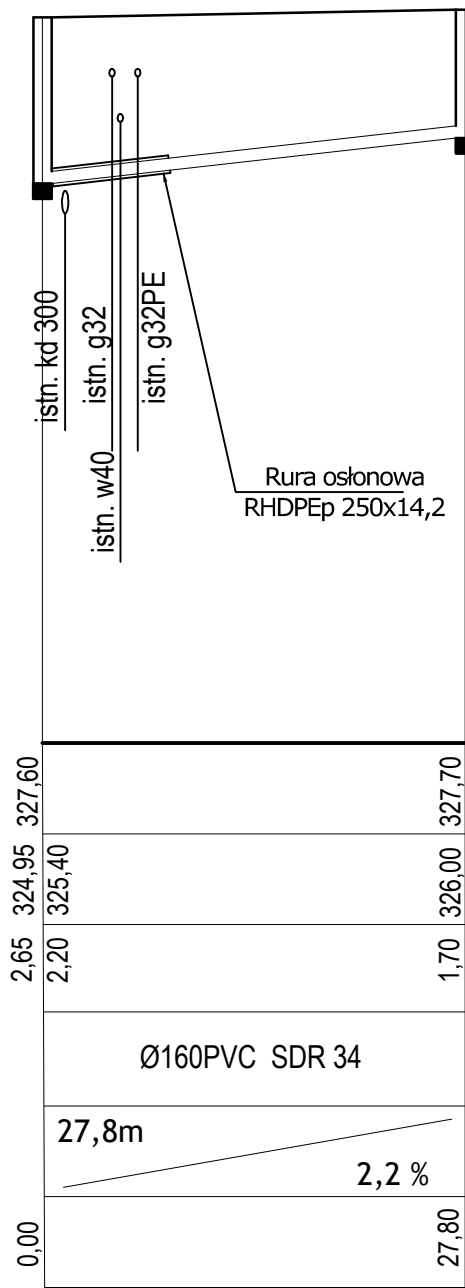

Sk4
Ø400


Sk12
Ø400

Istn. Sk
bud. przy
ul. Zdrojowej 8

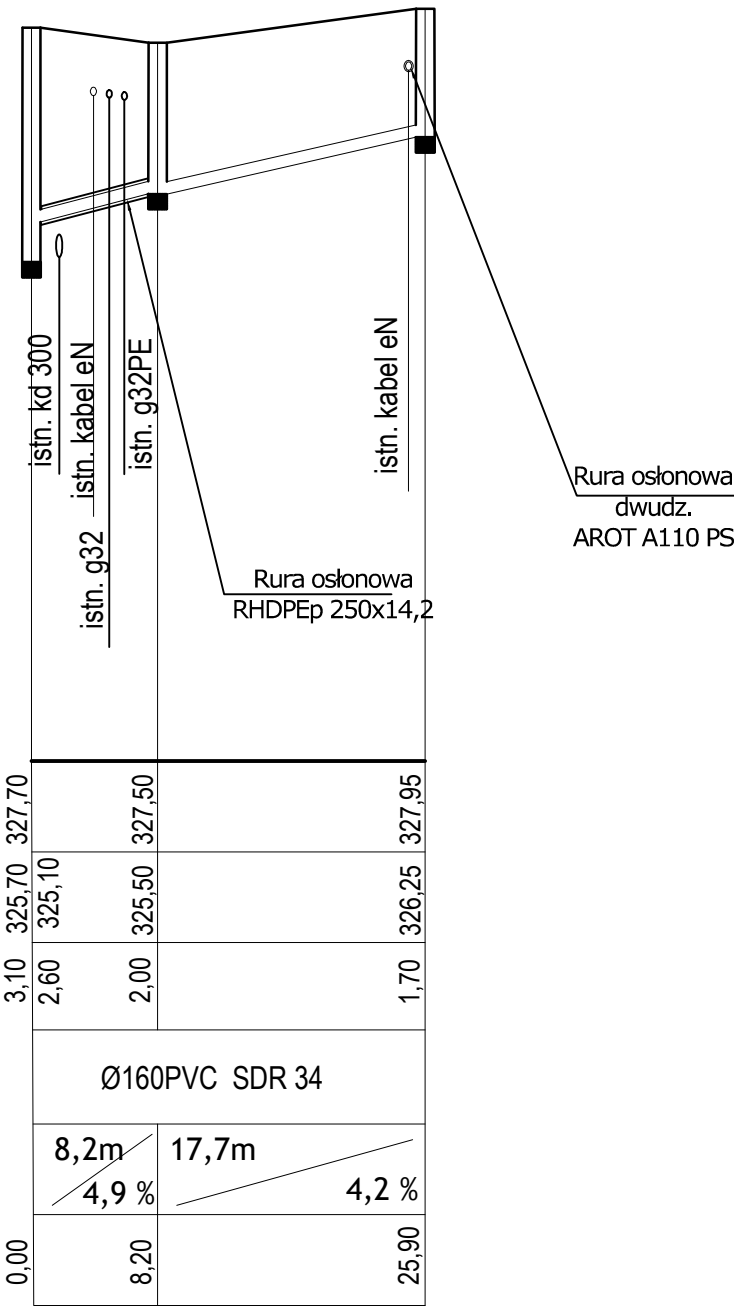


Sk3
Ø400

Sk13
Ø400

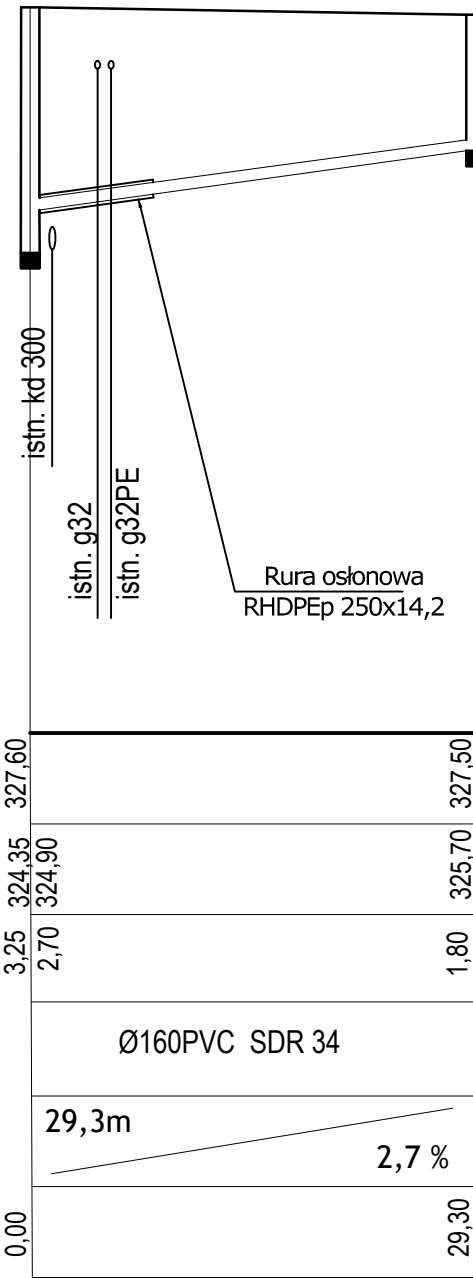


Sk2
Ø400

Sk14
Ø400

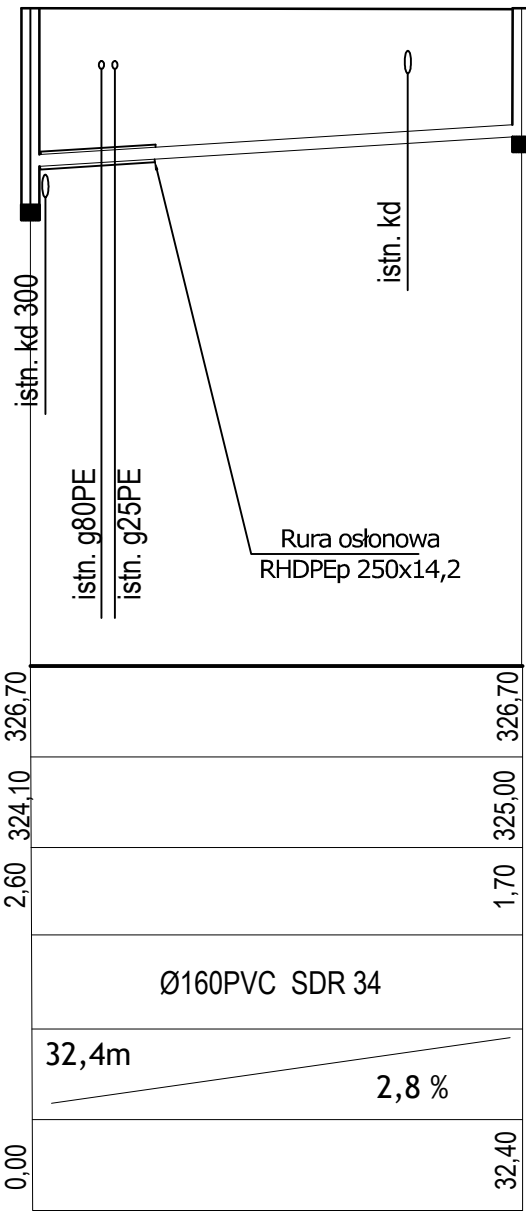

Sist.

Istn. Sk
bud. przy
ul. Zdrojowej 2

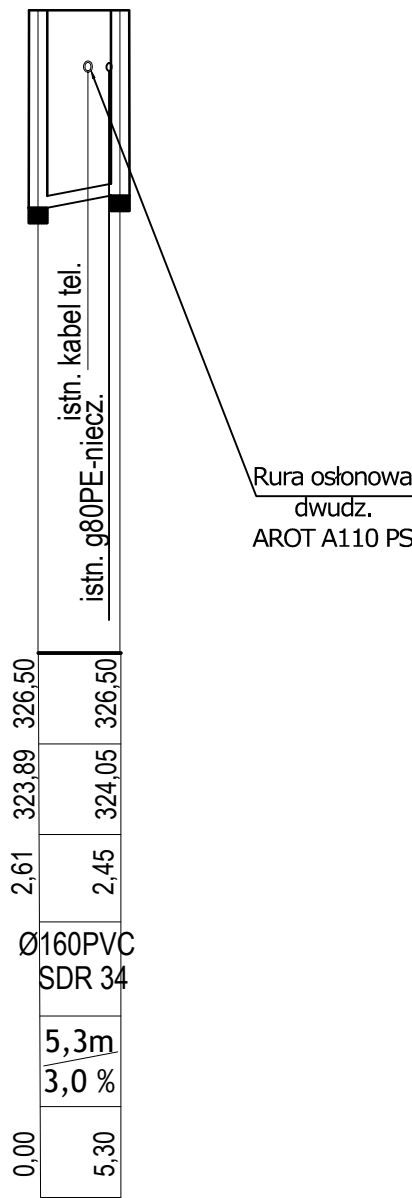

PROFIL PODŁUŻNY II SKALA 1:100 / 1:500

- Uwaga.
- Głębokość posadowienia uzbrojenia istniejącego podano orientacyjnie i należy liczyć się z tym, że w rzeczywistości wystąpią odstępstwa od podanych lokalizacji i głębokości, które przedstawiono na profilach.
 - W miejscu skrzyżowania projektowanej sieci z istniejącym uzbrojeniem podziemnym, przed przystąpieniem do robót należy wykonać przekopy kontrolne w celu dokładnego zlokalizowania uzbrojenia.



ARPA Projekt
ul. 3 Maja 55, 36 - 200 Brzozów

Nazwa biokur:	Budowa sieci kanalizacji sanitarnej w ramach rozdziału kanalizacji ogólnospławnej na kanalizację sanitarną i deszczową przy ul. Zielonej w Brzozowie		
Inwestor:	Gmina Brzozów, ul. Armii Krajowej 1, 36-200 Brzozów		
Adres budowy:	Brzozów, dz. nr 1343, 1350/2, 1345/1, 1345/2, 1345/3, 1346, 1347, 1348, 1349, 1336, 1337, 1338, 1339, 1340, 1341		
Treść rysunku:	Profil podłużny - kanalizacja sanitarna II		Skala: 1:100/1:500
Projektował:	mgr inż. Paweł KUŹNAR upr. bud. bez ogr. w spec. inst. sanit. Nr PDK/0272/PWOS/13	Podpis	Nr rys. 2
Sprawił:	mgr inż. Jarosław BODNAR upr. bud. bez ogr. w spec. inst. sanit. Nr PDK/0093/PWOS/13		Data: maj 2019