
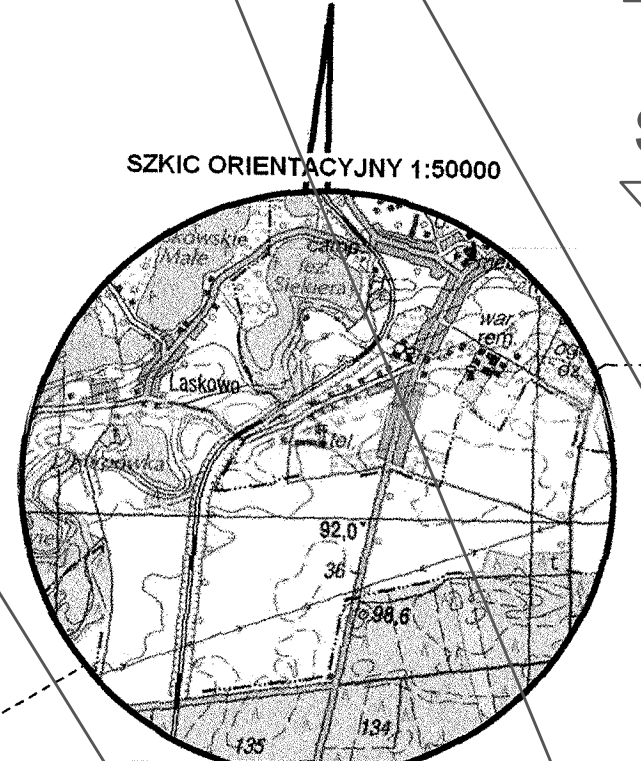


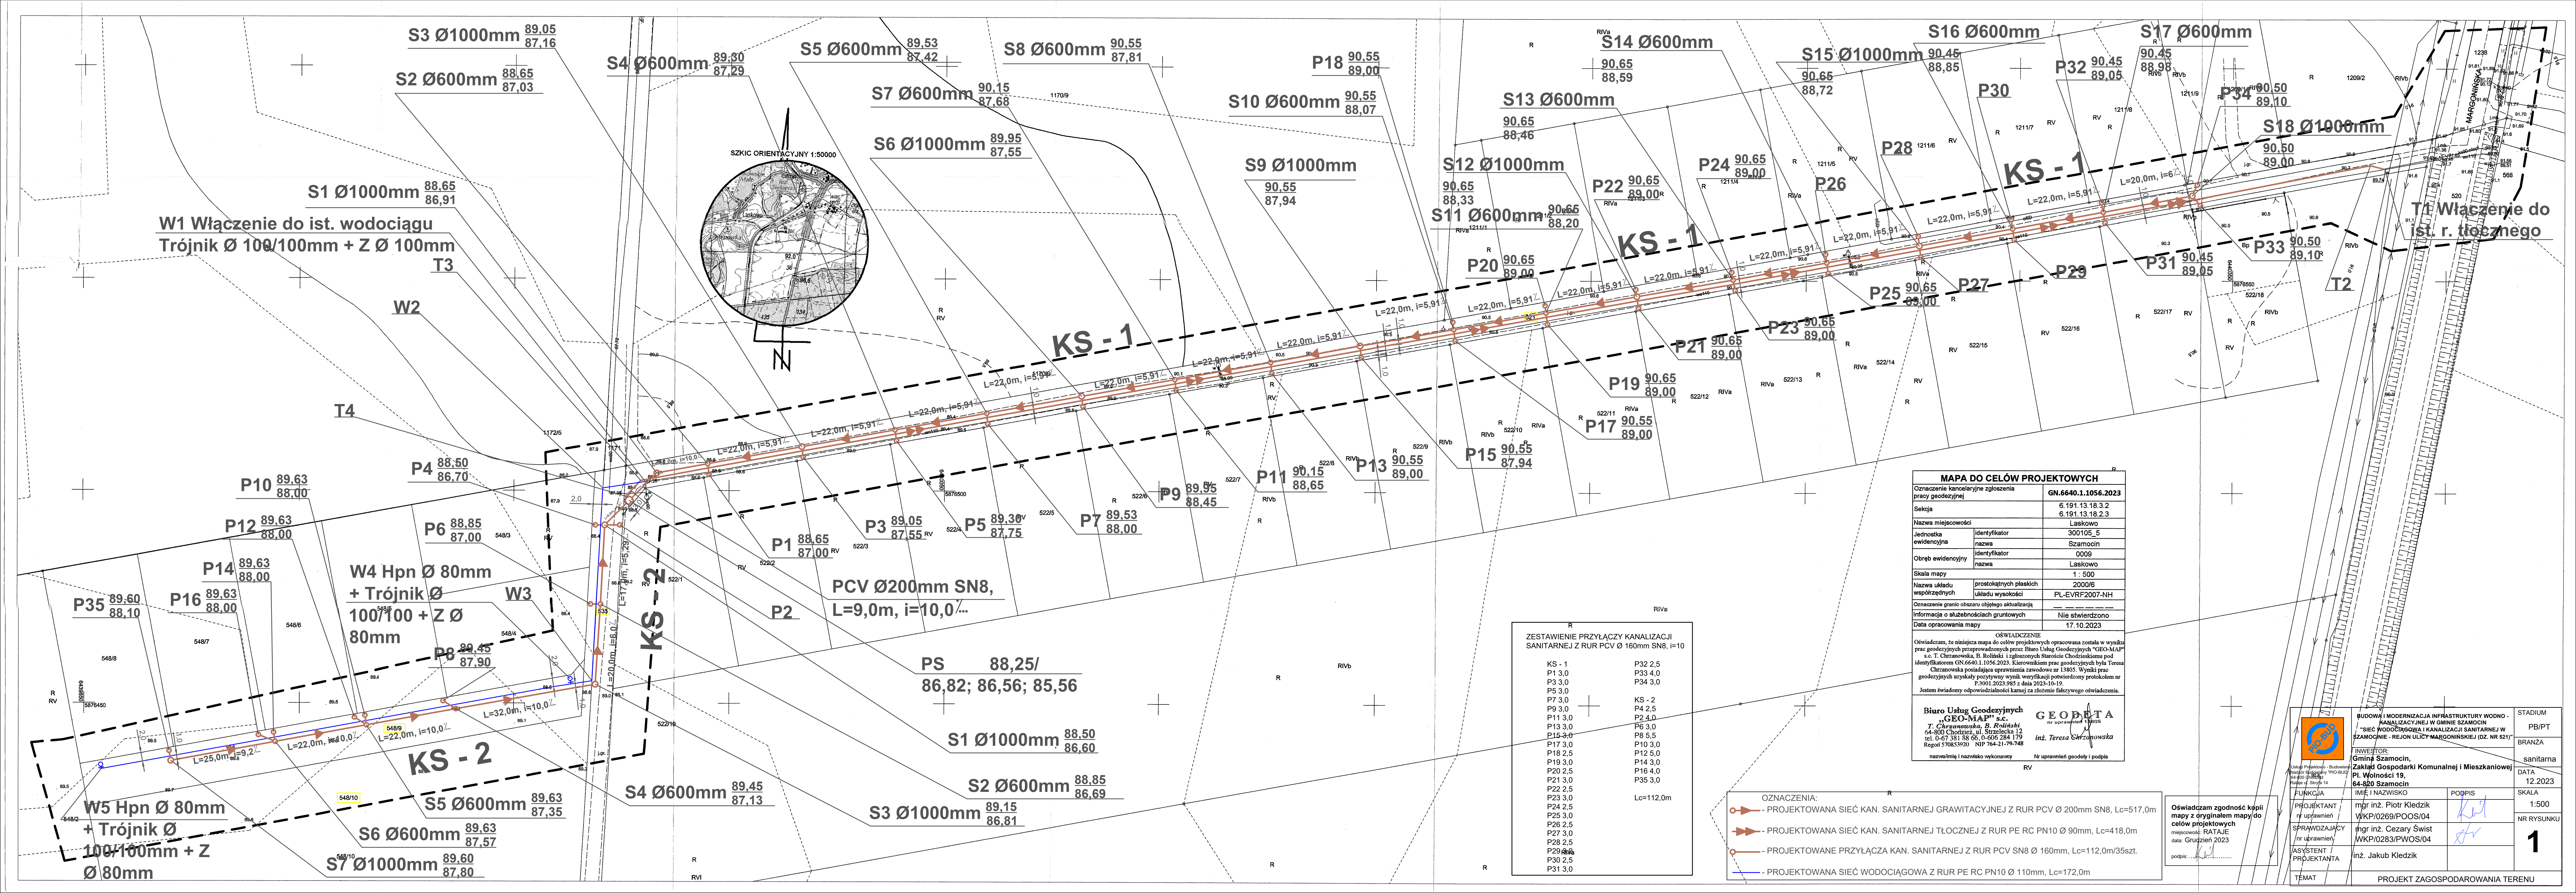

MAPA DO CELÓW PROJEKTOWYCH	
Oznaczenie kancelaryjne zgłoszenia pracy geodezyjnej	GN.6640.1.1056.2023
Sekcja	6.191.13.18.3.2 6.191.13.18.2.3
Nazwa miejscowości	Laskowo
Jednostka ewidencyjna	identyfikator nazwa 300105_5 Szamocin
Obwód ewidencyjny	identyfikator nazwa 0009 Laskowo
Skala mapy	1 : 500
Nazwa układu współrzędnych	prostokątnych płaskich układu wysokości 2000/6 PL-EVRF2007-NH
Oznaczenie granic obszaru objętego aktualizacją	
Informacja o służebnościach gruntowych	Nie stwierdzono
Data opracowania mapy	17.10.2023

OŚWIADCZENIE
Oświadczam, że niniejsza mapa do celów projektowych opracowana została w wyniku prac geodezyjnych przeprowadzonych przez Biuro Usług Geodezyjnych "GEO-MAP" s.c. T. Chrzanowska, B. Roliński i zgłoszonych Staroście Chodzieskiemu pod identyfikatorem GN.6640.1.1056.2023. Kierownikiem prac geodezyjnych była Teresa Chrzanowska posiadająca uprawnienia zawodowe nr 13805. Wyniki prac geodezyjnych uzyskały pozytywny wynik weryfikacji potwierdzony protokołem nr P.3001.2023.985 z dnia 2023-10-19.
Jestem świadomy odpowiedzialności karnej za złożenie fałszywego oświadczenia.

Biuro Usług Geodezyjnych
"GEO-MAP" s.c.
T. Chrzanowska, B. Roliński
64-800 Chodzież, ul. Szreńska 12
tel. 0-67 381 58 66, 0-606 284 179
Regon 570833920 NIP 764-21-78-748
nazwa/firmy i nazwisko wykonawcy
Nr uprawnień geodety i podpis
RV

GEODATA
nr uprawnień 19905
inż. Teresa Chrzanowska

ZESTAWIENIE PRZYŁĄCZY KANALIZACJI SANITARNEJ Z RUR PCV Ø 160mm SN8, i=10	
KS - 1	P32 2,5
P1 3,0	P33 4,0
P3 3,0	P34 3,0
P5 3,0	
P7 3,0	KS - 2
P9 3,0	P4 2,5
P11 3,0	P2 4,0
P13 3,0	P6 3,0
P15 3,0	P8 5,5
P17 3,0	P10 3,0
P19 3,0	P12 5,0
P20 2,5	P14 3,0
P21 3,0	P16 4,0
P22 2,5	P35 3,0
P23 3,0	
P24 2,5	
P25 3,0	
P26 2,5	
P27 3,0	
P28 2,5	
P29 3,0	
P30 2,5	
P31 3,0	

- OZNACZENIA:
- PROJEKTOWANA SIEĆ KAN. SANITARNEJ GRAWITACYJNEJ Z RUR PCV Ø 200mm SN8, Lc=517,0m
 - PROJEKTOWANA SIEĆ KAN. SANITARNEJ TŁOCZNEJ Z RUR PE RC PN10 Ø 90mm, Lc=418,0m
 - PROJEKTOWANE PRZYŁĄCZA KAN. SANITARNEJ Z RUR PCV SN8 Ø 160mm, Lc=112,0m/35szt.
 - PROJEKTOWANA SIEĆ WODOCIĄGOWA Z RUR PE RC PN10 Ø 110mm, Lc=172,0m

Oświadczam zgodność kopii
mapy z oryginałem mapy do
celów projektowych
miejscowość: RATAJE
data: Grudzień 2023
podpis:

BUDOWA I MODERNIZACJA INFRASTRUKTURY WODNO-KANALIZACYJNEJ W GMINIE SZAMOCIN "SIEĆ WODOCIĄGOWA I KANALIZACJI SANITARNEJ W SZAMOCINIE - REJON ULICY MARGONINSKIEJ (DZ. NR 521)"		STADIUM
INWESTOR: Gmina Szamocin, Zakład Gospodarki Komunalnej i Mieszkaniowej PI. Wolności 19, 64-820 Szamocin		PB/PT
FUNKCJA IMIĘ I NAZWISKO		BRANŻA
PROJEKTANT mgr inż. Piotr Kiedzik WK/P/0269/POOS/04		sanitarna
SPRAWDZAJĄCY mgr inż. Cezary Świąt WK/P/0283/PWOS/04		DATA 12.2023
ASYSTENT PROJEKTANTA inż. Jakub Kiedzik		SKALA 1:500
TEMAT PROJEKT ZAGOSPODAROWANIA TERENU		NR RYSUNKU 1