


RZUT PIĘTRA
1:100

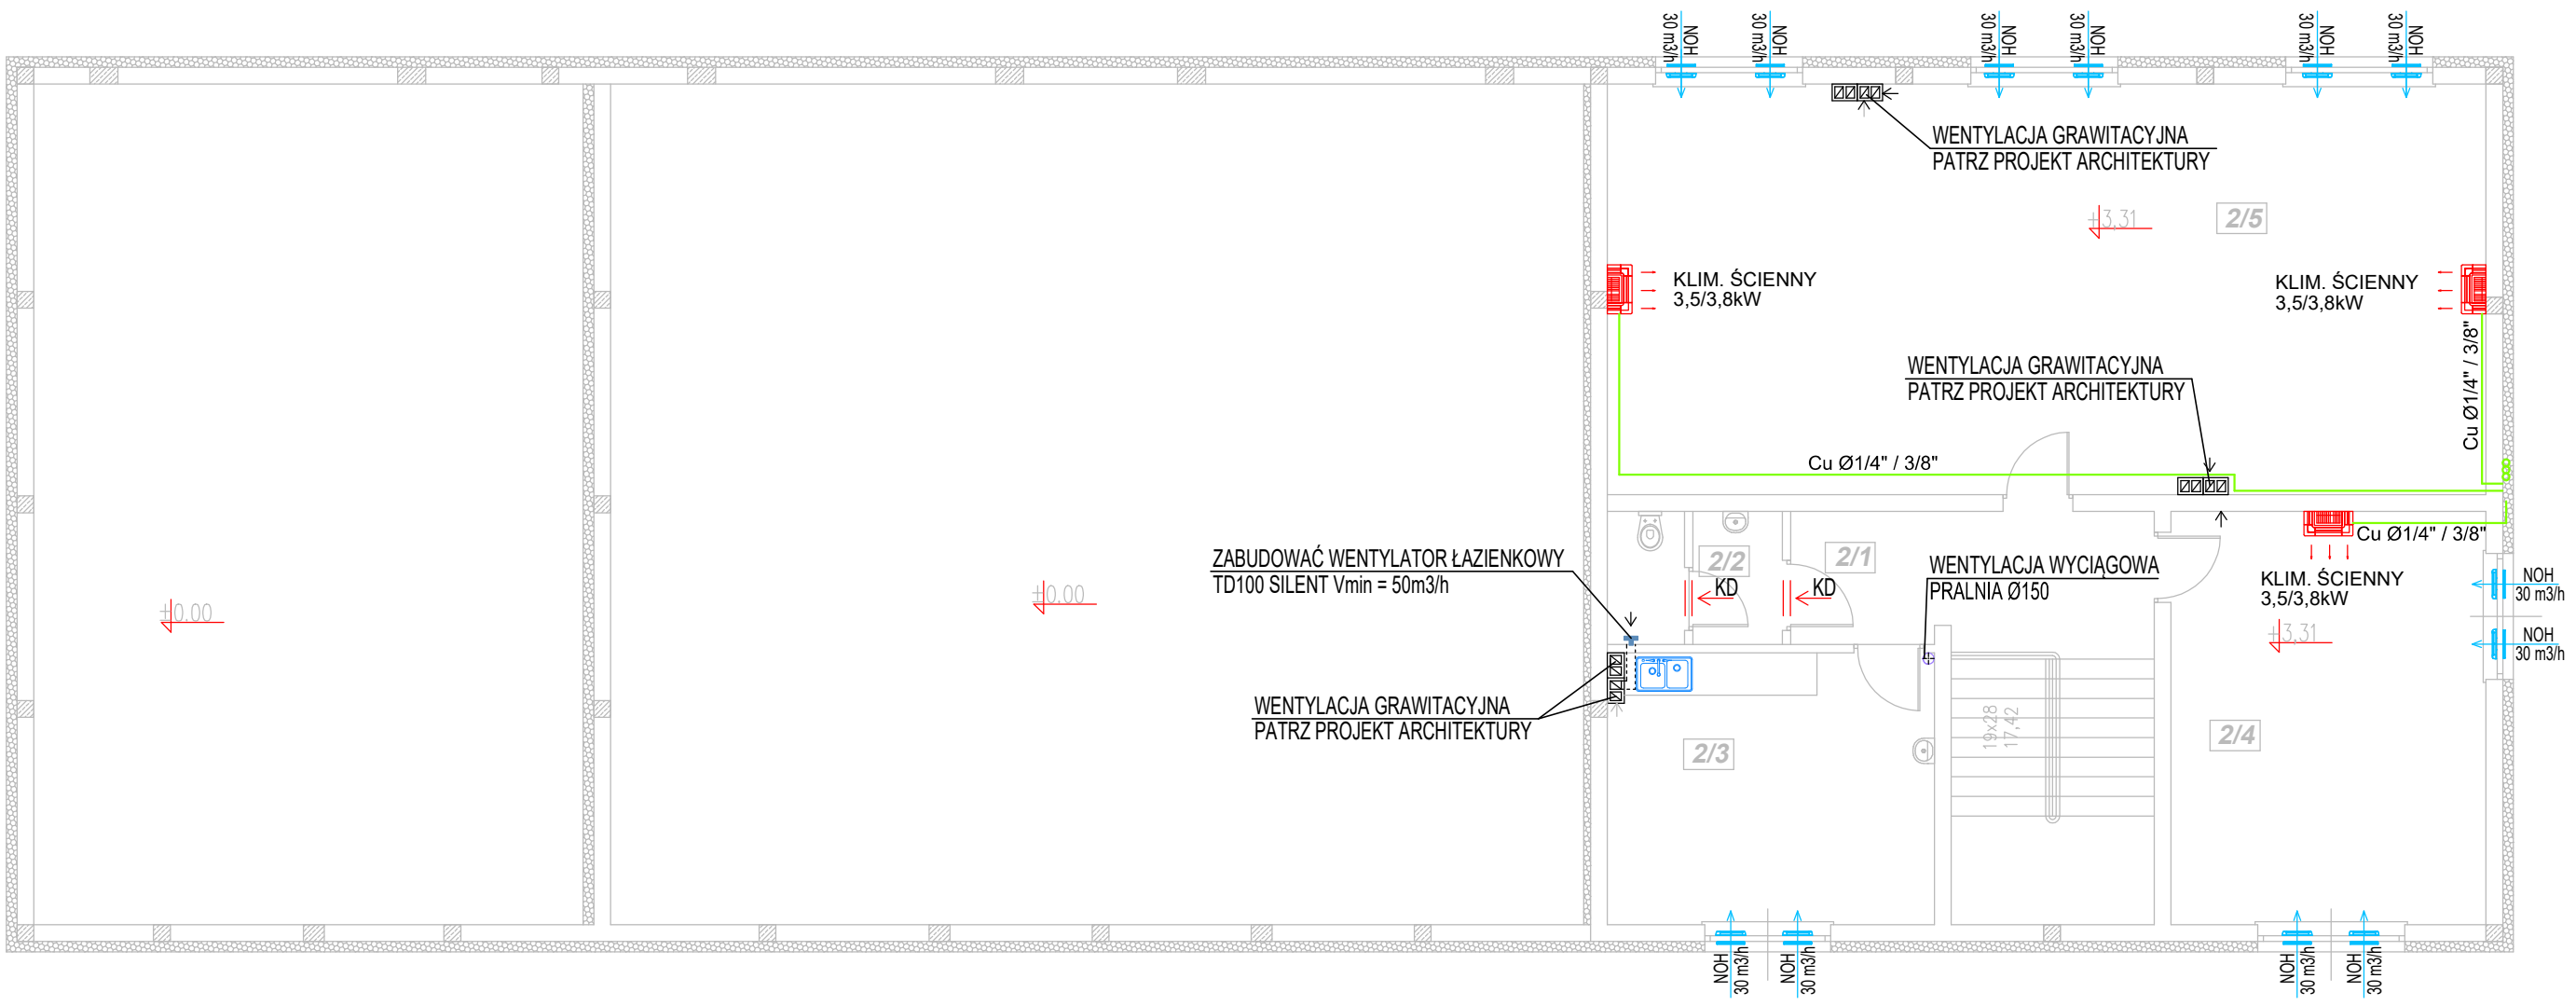

UWAGA:
1. PROJ. NAWIETRZAKI OKIENNE ZABUDOWAĆ ZGODNIE Z PROJEKTEM ARCHITEKTURY

OZNACZENIA:

- PRZEWODY TYPU SPIRO - WYWIEW
- PRZEWODY TYPU FLEX - WYWIEW
- KLAPA TRANSFEROWA
- 60 m³/h
- KRATKA WYWIEW (ANEMOSTATAT WYWIEWNY)
- PRZEWODY FREONOWE KLIMATYZACJI
- NAWIETRZAK OKIENNY

Lp	Pomieszczenie	Posadzka	Pow. podłogi	Pow. użyt.
2 / 1	Hol	Terakota	10,4 m2	10,4 m2
2 / 2	WC + umywalka	Terakota	4,6 m2	4,6 m2
2 / 3	Pomieszczenie socjalne	Terakota	17,9 m2	17,9 m2
2 / 4	Biuro	Terakota	26,5 m2	26,5 m2
2 / 5	Biuro	Terakota	73,1 m2	73,1 m2
RAZEM			132,5 m2	132,5 m2

T4P T4P Tomasz Pajewski 06-400 Ciechanów ul. Błękitna 21 Tel. 796 100 703 www.t4p.pl e-mail: biuro@t4p.pl		
INWESTOR:	Komenda Powiatowa Państwowej Straży Pożarnej w Ciechanowie ul. Płocka 32 06-400 Ciechanów	DATA OPRACOWANIA: czerwiec 2026r.
Nazwa zamierzenia budowlanego :	Budowa budynku biurowego z częścią socjalno-garażową	SKALA : 1 : 100
ADRES INWESTYCJI:	Ciechanów, ul. Płocka działka o nr. ewid. : 946/2 obręb ewid. 40 Śmiecin	NR RYSUNKU : 7
NAZWA RYSUNKU:	RZUT 1 PIĘTRA - inst. went. i klimatyzacji	
PROJEKTOWAŁ:		PODPIS
mgr inż. Tomasz Pajewski Nr uprawnień: MAZ/0595/PBS/17 w spec. sanitarnej		
SPRAWDZAJĄCY:		
mgr inż. Hubert Rębkowski Nr uprawnień: MAZ/IS/0657/11 w spec. sanitarnej		