


RZUT DACHU
1:100

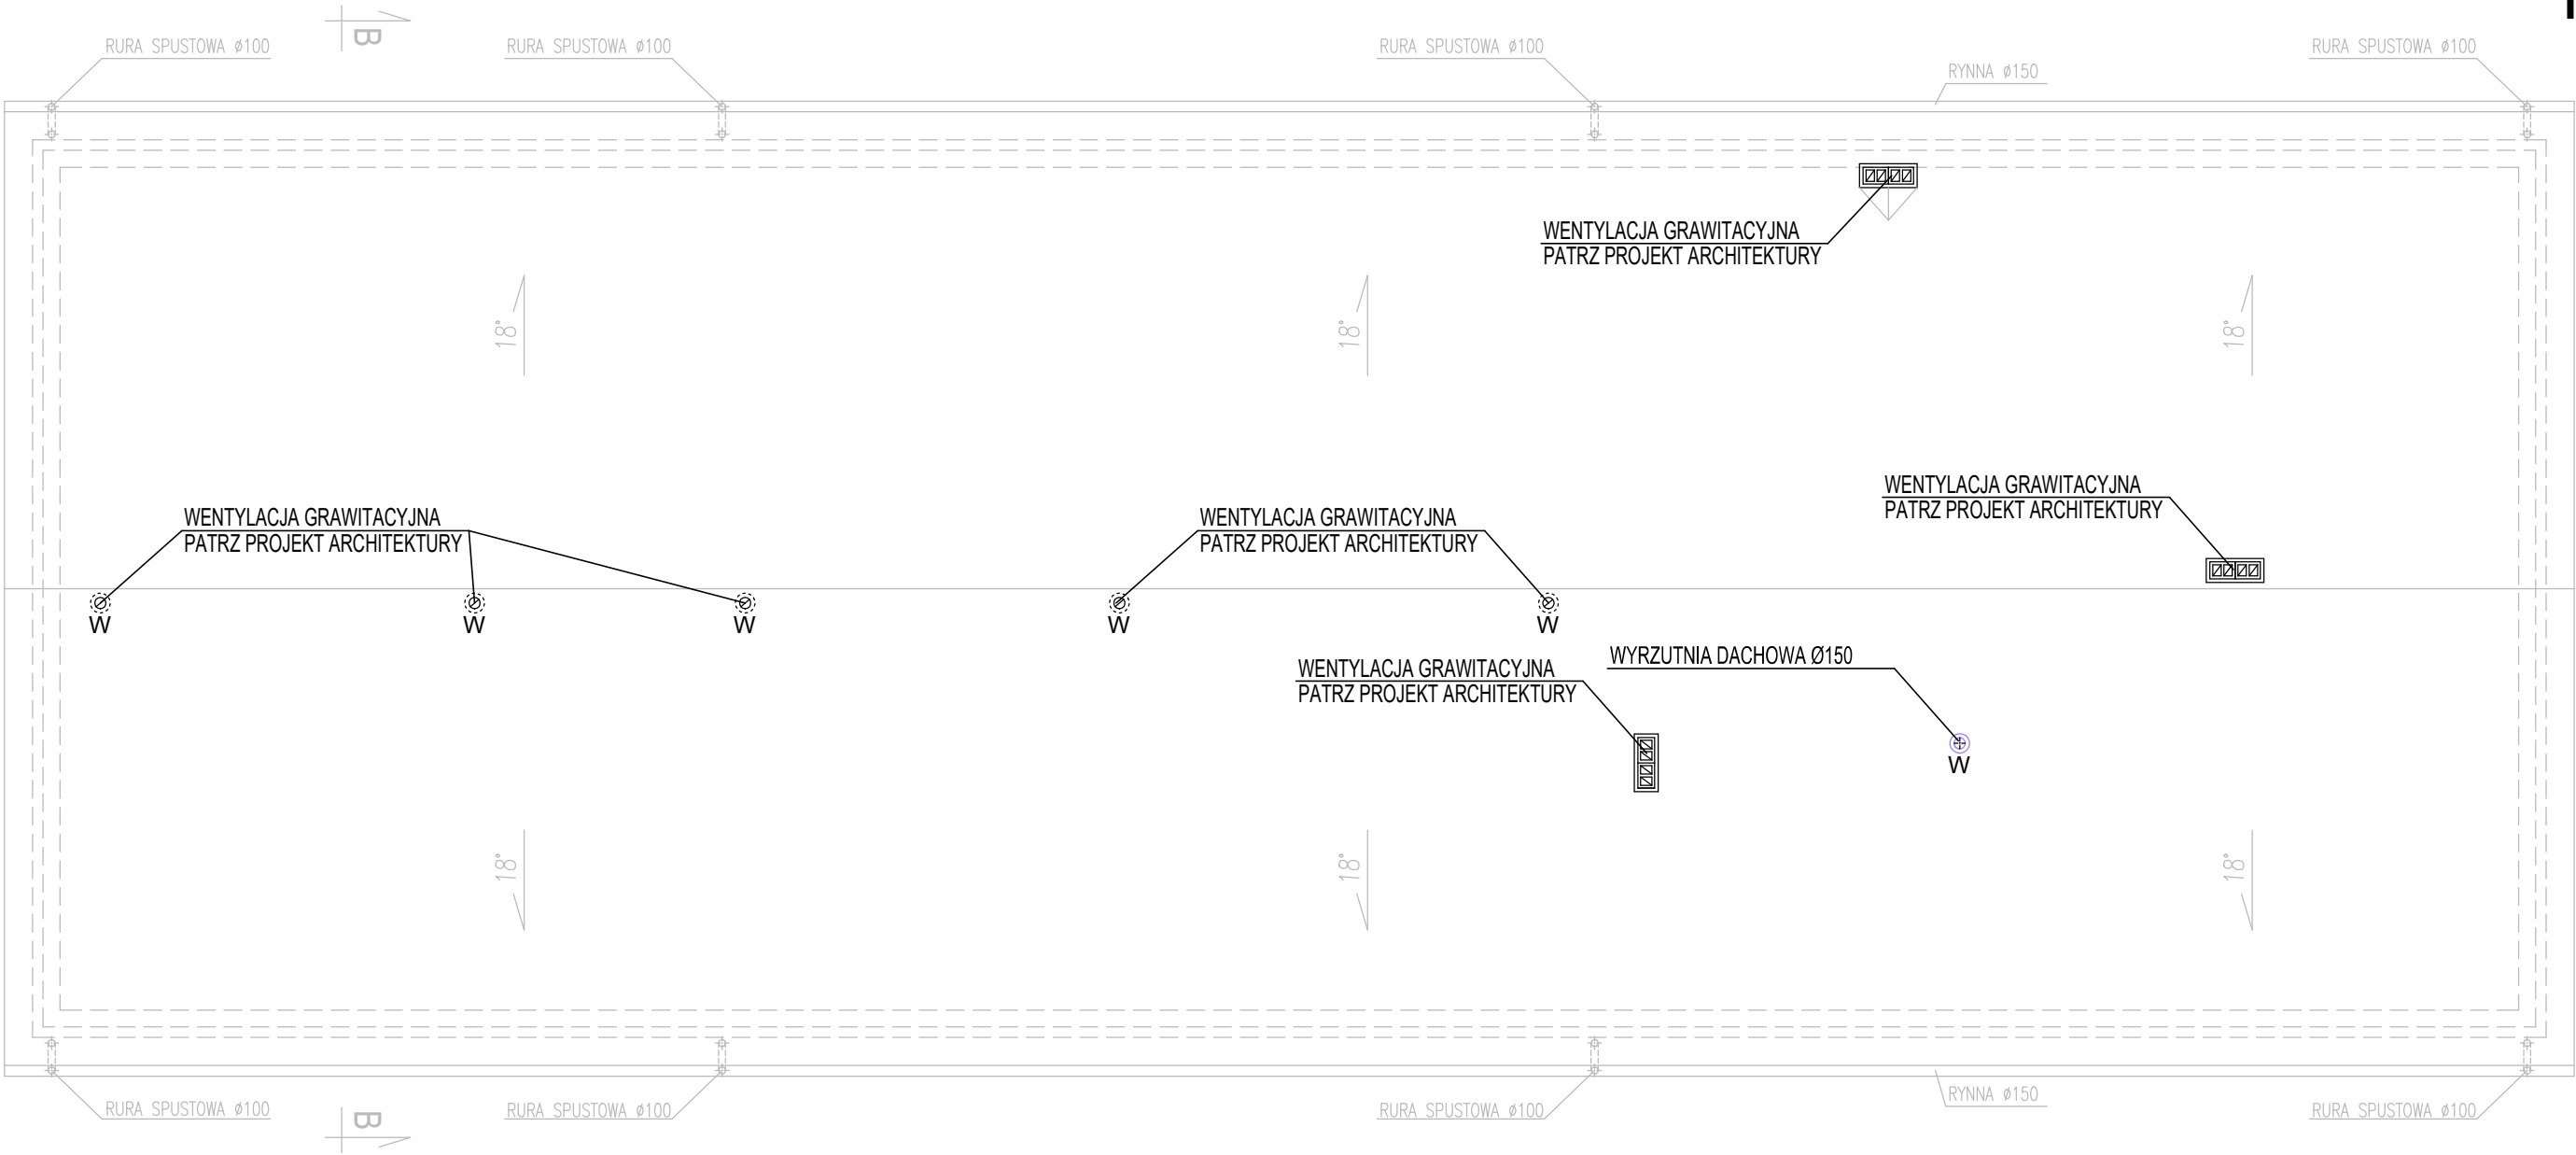

T4P T4P Tomasz Pajewski 06-400 Ciechanów ul. Błękitna 21 Tel. 796 100 703 www.t4p.pl e-mail: biuro@t4p.pl		
INWESTOR:	Komenda Powiatowa Państwowej Straży Pożarnej w Ciechanowie ul. Płocka 32 06-400 Ciechanów	DATA OPRACOWANIA: czerwiec 2026r.
Nazwa zamierzenia budowlanego :	Budowa budynku biurowego z częścią socjalno-garażową	SKALA : 1 : 100
ADRES INWESTYCJI:	Ciechanów, ul. Płocka działka o nr. ewid. : 946/2 obręb ewid. 40 Śmiecin	NR RYSUNKU : 8
NAZWA RYSUNKU:	RZUT DACHU - inst. went. i klimatyzacji	
PROJEKTOWAŁ:		PODPIS
mgr inż. Tomasz Pajewski Nr uprawnień: MAZ/0595/PBS/17 w spec. sanitarnej		
SPRAWDZAJĄCY:		
mgr inż. Hubert Rębkowski Nr uprawnień: MAZ/IS/0657/11 w spec. sanitarnej		