


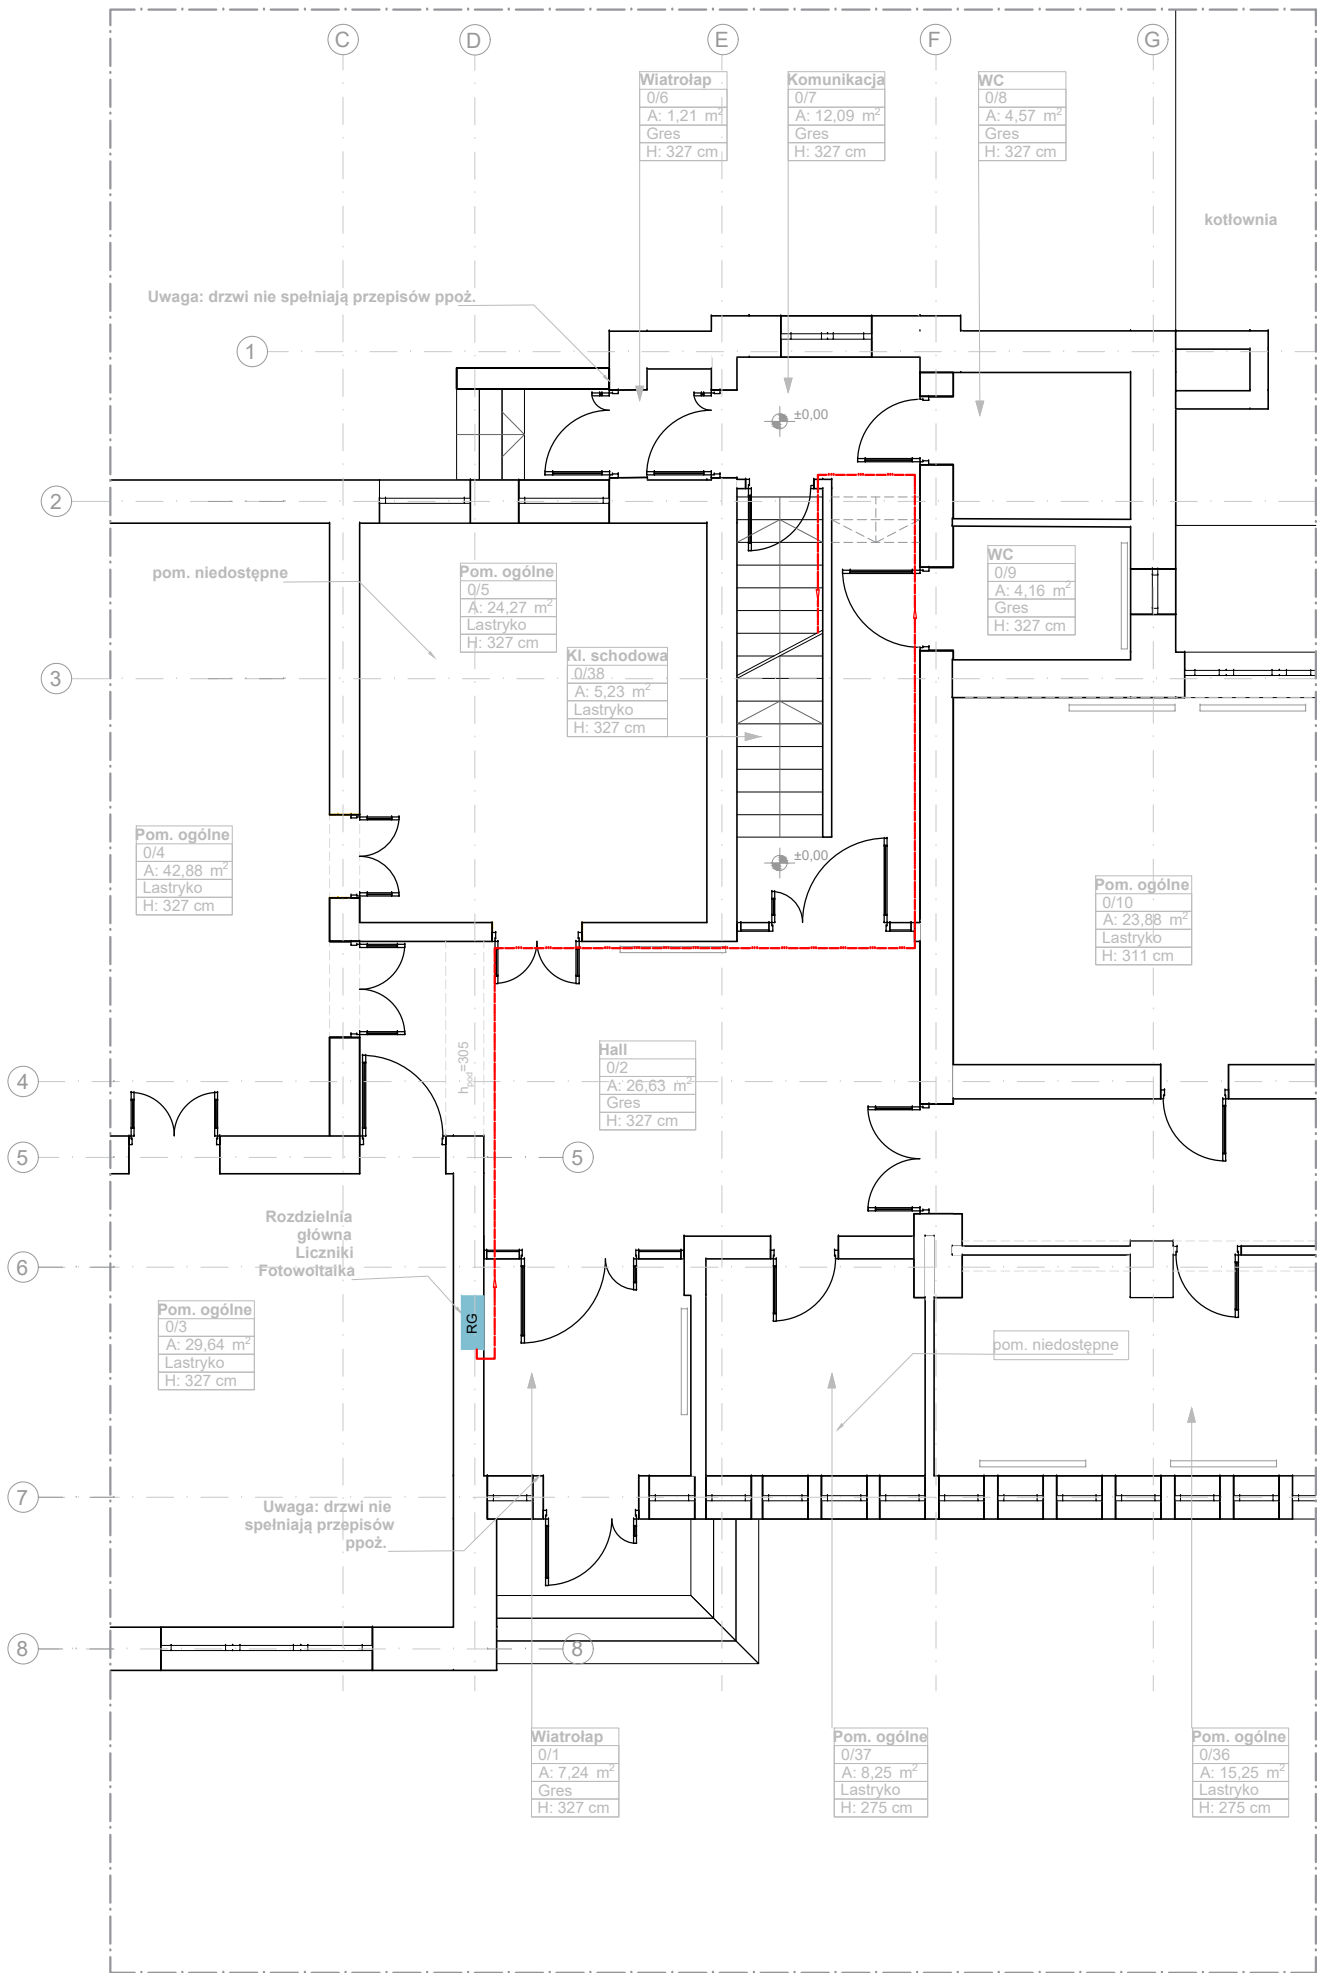

Linia zasilająca projektowaną R-MDS wyprowadzona od rozdzielni głównej budynku Urzędu, sprzed wyłącznika głównego.
Wykonanie : NXHX 5*16 FE180/Ego na stropie (przy ścianach),
na obęgmach mocujących kotwionych w stropie,
Obęjmy typ 1015 25 G + kotwa wbijana FNA II 6X30 M6/5.
Długość linii l=37mb.
Całość elementów trasy z certyfikatem CNBOP.
W rozdzielni RG budynku zabudować zabezpieczenie Bi 3*35A/gG.

Układ sieci :
TN-S - dla instalacji odbiorczych.
Dodatkowa ochrona przed porażeniem :
natychmiastowe odłączenie zasilania.

GENERALNY PROJEKTANT :		BIURO PROJEKTOWE WIELKIE-PROJEKTY.PL ŁUKASZ DYMKOWSKI 87-800 Włocławek ul. Pawia 17 tel. 607 710 701 biuro@wielkie-projekty.pl	
INWESTOR	GMINA LUBRANIEC ul. BRZESKA 49 87-890 LUBRANIEC		
STADIUM	PROJEKT TECHNICZNY		
PROJEKT	DOSTOSOWANIE POMIESZCZEŃ PIWNICY W URZĘDZIE MIEJSKIM W LUBRANCU W CELU UTWORZENIA MIEJSCA DORAŻNEGO SCHRONIENIA WRAZ Z WYPOSAŻENIEM		
ADRES BUDOWY	WOJEWÓDZTWO KUJAWSKO - POMORSKIE, POWIAT WŁOCŁAWSKI, GMINA LUBRANIEC UL. BRZESKA 49, 87-890 LUBRANIEC		
BRANZA	ELEKTRYCZNA		
ZESPÓŁ PROJEKTOWY	PROJEKTANT mgr inż. Krzysztof Hirsch UA-V-8386-5/98/90 Wk SPRAWDZIŁ mgr inż. Jacek Hirsch WKP/0412/PWOE/24		
TYTUŁ RYSUNKU		INSTALACJE ELEKTRYCZNE. PLAN TRASY PROJEKTOWANEJ LINII WLZ. RZUT PARTERU	
DATA WYDANIA		01.12.2025	
NR RYSUNKU		ET-01	
PRAWA AUTORSKIE ZASTRZEŻONE. NINIEJSZY PROJEKT JEST PRZEDMIOTEM PRAWA AUTORSKIEGO I CHRONIONY JEST AUTORSKIMI PRAWAMI OSOBISTYMI I AUTORSKIMI PRAWAMI MAJĄTKOWYMI JAKO UTWÓR ARCHITEKTONICZNY, ARCHITEKTONICZNO-URBANISTYCZNY, URBANISTYCZNY NA PODSTAWIE USTAWY Z DN.4.02.1994r. O PRAWIE AUTORSKIM I PRAWACH POKREWNYCH (Dz.U. nr 80 z 2000r., poz.904).		SKALA 1:100	