


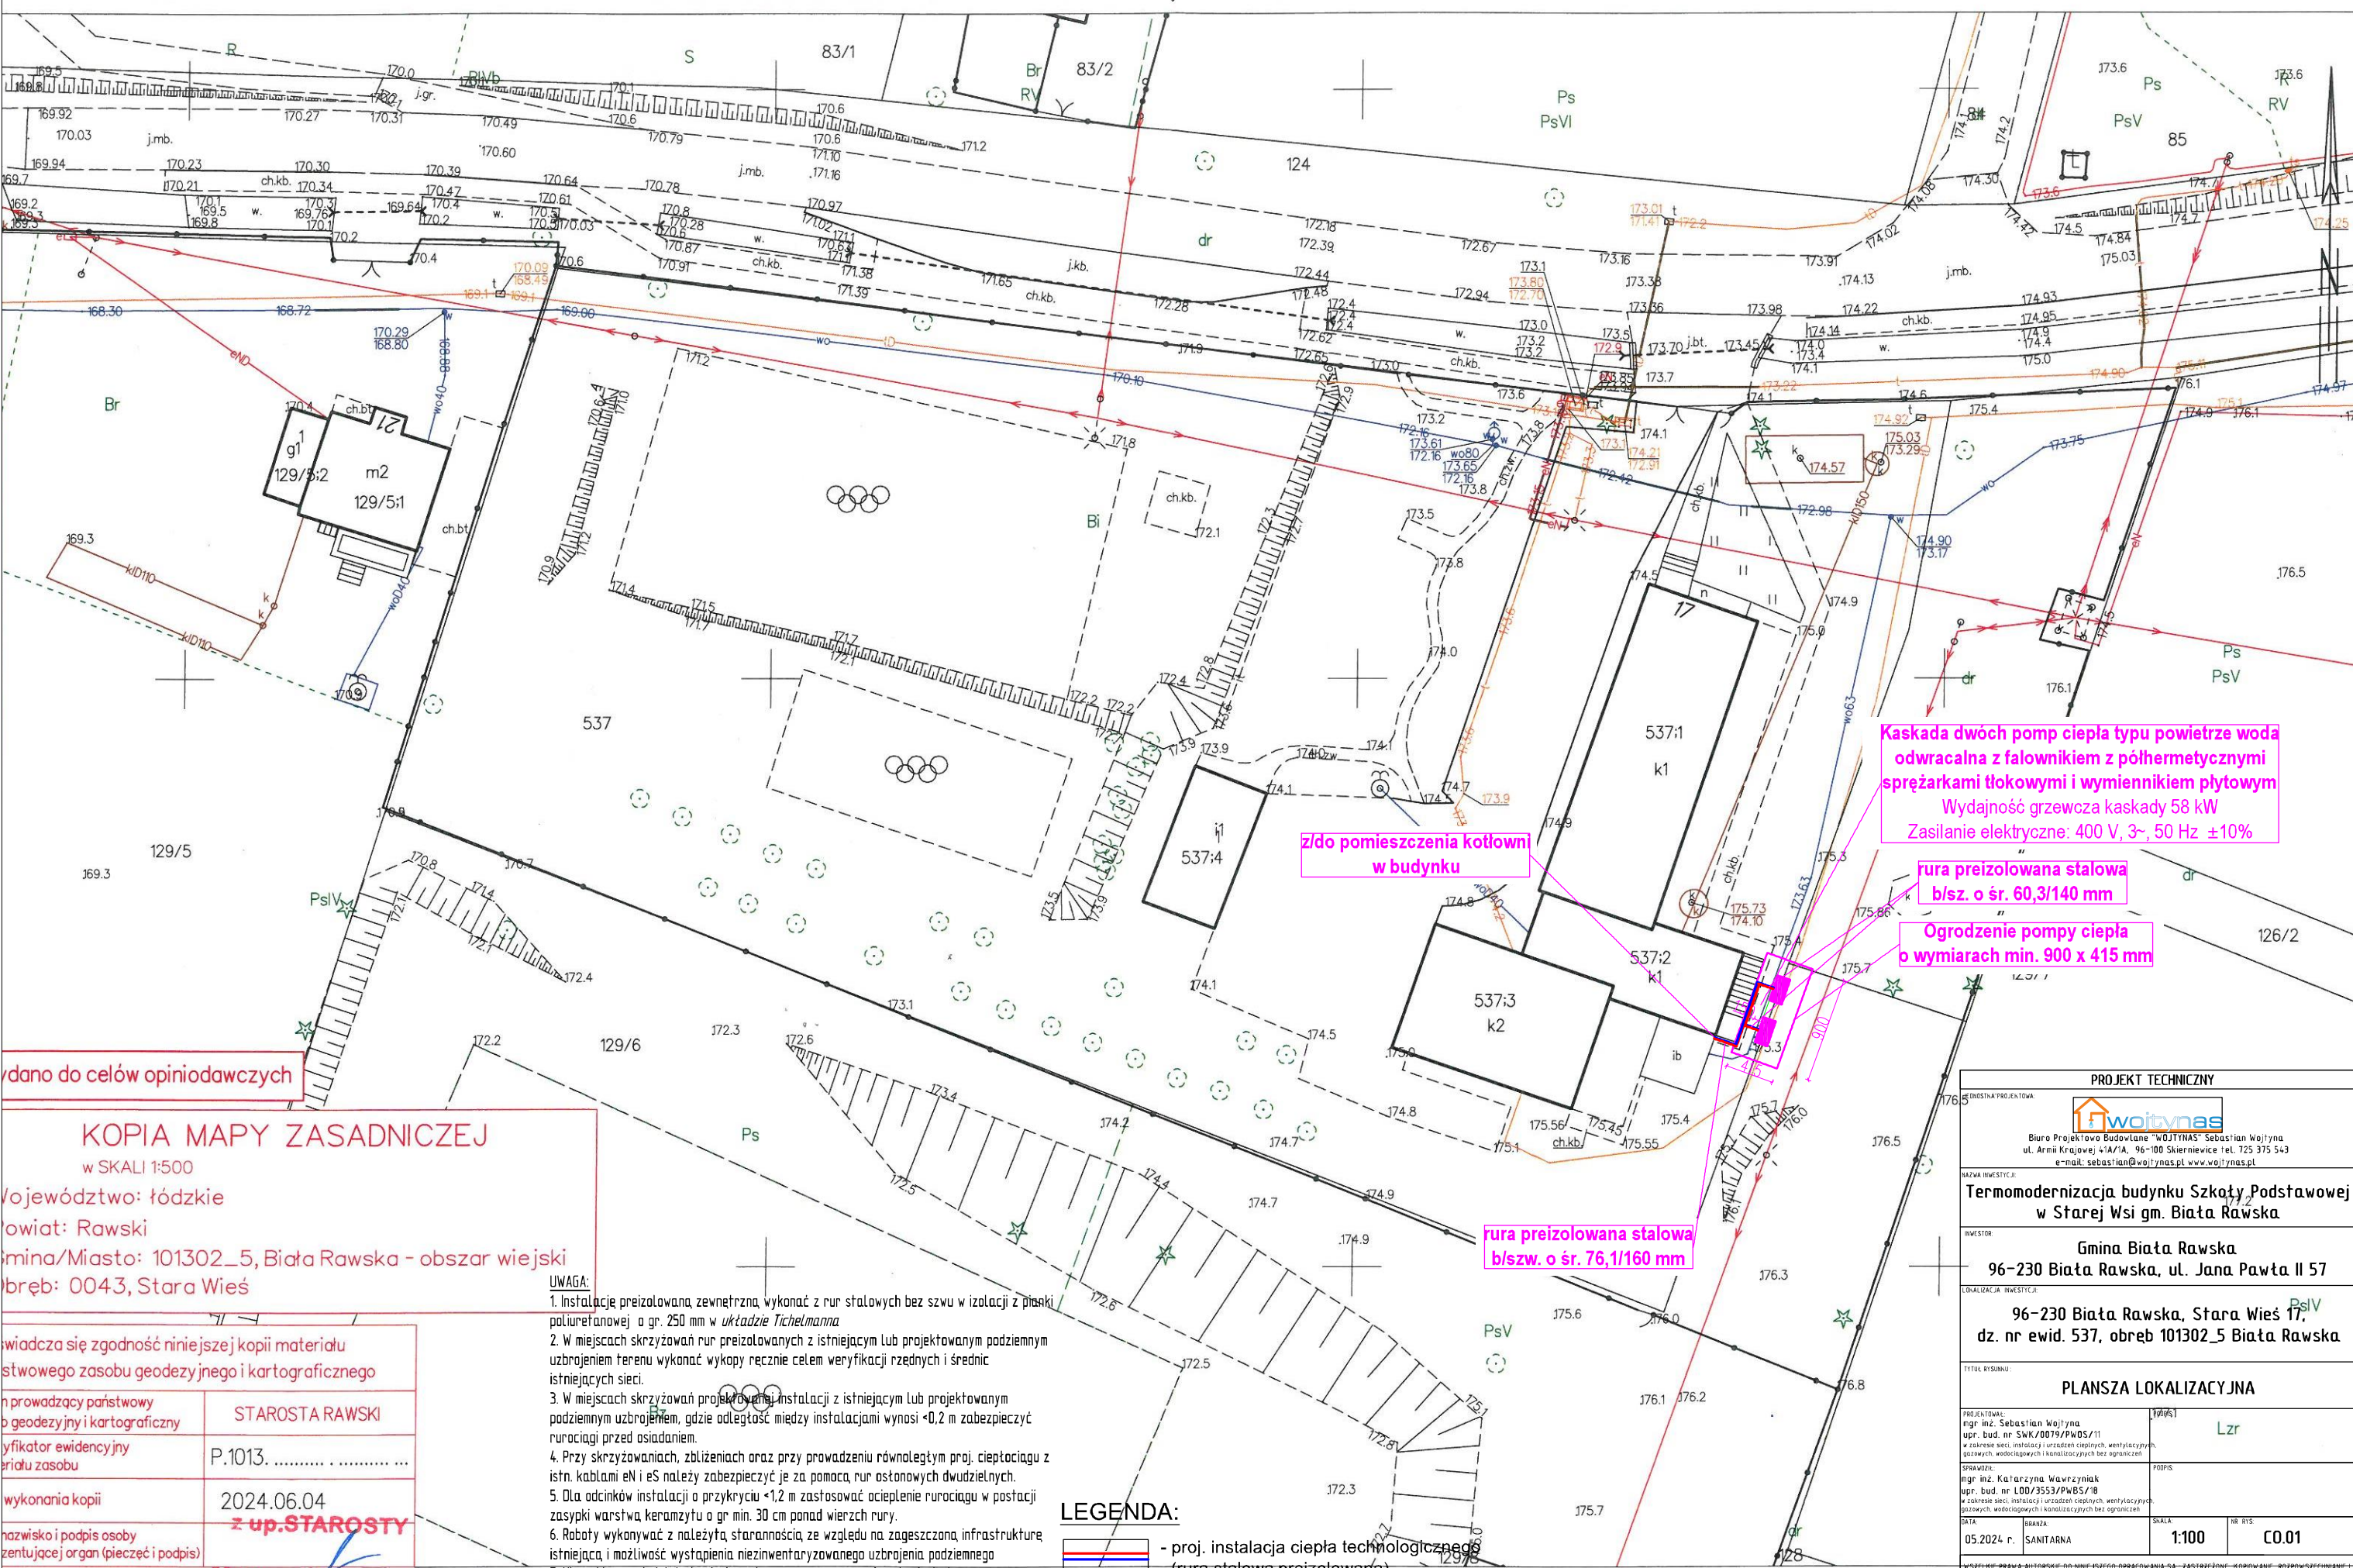

dano do celów opiniawczych

KOPIA MAPY ZASADNICZEJ

w SKALI 1:500

Województwo: łódzkie

powiat: Rawski

Gmina/Miasto: 101302\_5, Biała Rawska - obszar wiejski

bręb: 0043, Stara Wieś

świadczą się zgodność niniejszej kopii materiału

stwowego zasobu geodezyjnego i kartograficznego

h prowadzący państwowy

o geodezyjny i kartograficzny

yfikator ewidencyjny

riatu zasobu

wykonania kopii

nazwisko i podpis osoby

zentujące organ (pieczęć i podpis)

STAROSTA RAWSKI

P.1013. ....

2024.06.04

z up. STAROSTY

Martyna Górecka

- UWAGA:
1. Instalację preizolowaną zewnętrzną, wykonaną z rur stalowych bez szwu w izolacji z pianki poliuretanowej o gr. 250 mm w układzie Tichelmanna
  2. W miejscach skrzyżowań rur preizolowanych z istniejącym lub projektowanym podziemnym uzbrojeniem terenu, gdzie odległość między instalacjami wynosi <0,2 m zabezpieczyć rurociągi przed osiadaniami.
  3. W miejscach skrzyżowań projektowanej instalacji z istniejącym lub projektowanym podziemnym uzbrojeniem, gdzie odległość między instalacjami wynosi <0,2 m zabezpieczyć rurociągi przed osiadaniami.
  4. Przy skrzyżowaniach, zbliżeniach oraz przy prowadzeniu równoległym proj. ciepłociągu z istn. kablami eN i eS należy zabezpieczyć je za pomocą rur osłonowych dwudzielnych.
  5. Dla odcinków instalacji o przykryciu <1,2 m zastosować ocieplenie rurociągu w postaci zasypki warstwą keramzytu o gr. min. 30 cm ponad wierzch rury.
  6. Roboty wykonywać z należytą starannością ze względu na zagęszczoną infrastrukturę istniejącą i możliwość wystąpienia niezidentyfikowanego uzbrojenia podziemnego
  7. Nie wyklucza się istnienia niezidentyfikowanego na mapie uzbrojenia terenu.

LEGENDA:

- proj. instalacja ciepła technologicznego (rura stalowa preizolowana)

Kaskada dwóch pomp ciepła typu powietrze woda odwracalna z falownikiem z półtermistycznymi sprężarkami tłokowymi i wymiennikiem płytowym  
Wydajność grzewcza kaskady 58 kW  
Zasilanie elektryczne: 400 V, 3~, 50 Hz ±10%

rura preizolowana stalowa b/sz. o śr. 60,3/140 mm

Ogrodzenie pompy ciepła o wymiarach min. 900 x 415 mm

rura preizolowana stalowa b/szw. o śr. 76,1/160 mm

PROJEKT TECHNICZNY

BIURO PROJEKTOWE

wojtynas

Biuro Projektowe Budowlane "WOJTYNAS" Sebastian Wojtyna  
ul. Armii Krajowej 41A/1A, 96-100 Skierzwice tel. 725 375 543  
e-mail: sebastian@wojtynas.pl www.wojtynas.pl

NAZWA INWESTYCJI:

Termomodernizacja budynku Szkoły Podstawowej w Starej Wsi gm. Biała Rawska

INWESTOR:

Gmina Biała Rawska  
96-230 Biała Rawska, ul. Jana Pawła II 57

LOKALIZACJA INWESTYCJI:

96-230 Biała Rawska, Stara Wieś 17  
dz. nr ewid. 537, obręb 101302\_5 Biała Rawska

Tytuł rysunku:

PLANSZA LOKALIZACYJNA

PROJEKTOWAŁ:

mgr inż. Sebastian Wojtyna  
upr. bud. nr SWK/0079/PWOS/11  
w zakresie sieci, instalacji i urządzeń cieplnych, wentylacyjnych, gazowych, wodociągowych i kanalizacyjnych bez ograniczeń

WYKONAŁ:

mgr inż. Katarzyna Wawrzyniak  
upr. bud. nr LOD/3553/PWES/18  
w zakresie sieci, instalacji i urządzeń cieplnych, wentylacyjnych, gazowych, wodociągowych i kanalizacyjnych bez ograniczeń

DATA:

05.2024 r.

BRANŻA:

SANITARNIA

SKALA:

1:100

NR RYS.

C0.01

W SZCZEGÓLNEJ PRAWA AUTORSKIE DO NINIEJSZEGO OPACZANIA SĄ ZAŚCZĘTNE. KOPIOWANIE, ROZPOWIEŚCZANIE I UDOSTĘPNIANIE OSOBOM TRZECIM PROJEKTU, LUB JEJ CZĘŚCI BEZ ZGODY AUTORÓW PROJEKTU JEST ZABRONIONE.