


WYKONANIE SZYN WYRÓWNAWCZYCH

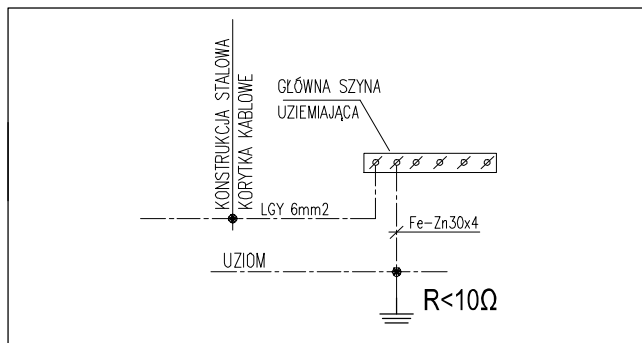

LEGENDA:

- RG1** - rozdzielnia główna nr 1 magazynu obrony cywilnej
RG2 - rozdzielnia główna nr 2 magazynu służb komunalnych
RG3 - rozdzielnia główna nr 3 archiwum gminnego
PWP - złącze w obudowie ZK z p-poż. wyłącznikiem prądu PWP
RF - rozdzielnia fotowoltaiki
RPC - rozdzielnia pomp ciepła
INW1 - falownik nr 1 fotowoltaiki
BAT - magazyn energii

- GPDx** - punkt dystrybucyjny instalacji teleinformatycznej GPD1/2/3
CCTV - punkt dystrybucyjny instalacji monitoringu wizyjnego CCTV
SWNx - centrala systemu włamaniowego SWN1/2/3

RG1/1 - nr obwodu w tablicy np. RG1 z którego zasilona jest np.rozdzielnia z gniazdami 400V/230V
nazwa tablicy z której zasilona jest np.rozdzielnia z gniazdami 400V/230V

- złącze kontrolno-pomiarowe w skrzynce posadzkowej/gruntowej
 - miejsce spawania uzimiu z wypustem uziemiającym zabezpieczone antykorozyjnie
GSW - główna szyna wyrównawcza np. XBS PKS-2 w obudowie
 - siatka połączeń ekwipotencjalnych FeZn 30x4mm
 - zwód uziemiający FeZn 30x4mm/uziom otokowy FeZn30x4mm
 - połączenie zwodu uziemiającego FeZn 30x4mm z elementami konstrukcyjnymi - prefabrykowaną marką słupa żelbetowego
 - zwód odgromowy z drutu FeZn 10mm na elewacji budynku

- PPWP** - przycisk 1 stykowy z sygnalizacjąLED dla przeciwpożarowego wyłącznika prądu PWP
US - moduł sygnalizacyjny dla p-poż wyłącznika prądu


h=1,1m - wysokość montażu

- rozdzielnia serwisowa natynkowa gniazdami 1x16A/400V, 2x32A/400V, 4x16A/230V i zabezpieczeniami nadmiarowoprądowymi i różnicowoprądowym

- wypust zasilania 230V/400V
 - gniazdo 230V, 1x2p+Z IP44
 - gniazdo 230V, 1x2p+Z IP20
 - 4x gniazdo 230V, 1x2p+Z IP20 DATA
 - gniazdo teleinformatyczne

- SK6** - szafka kablowa typu SK/6

- wp** - kabel/przewody układane w rurkach RGS w warstwie posadzki
wt - kabel/przewody układane podtynkowo
nt - kabel/przewody układane natynkowo w rurkach RL
kl150x50 - kabel/przewody układane natynkowo w korytku instalacyjnym 150x50mm
 - trasa kabli i przewodów elektrycznych
 - trasa kabli HDGs3x1,5mm2 i HDGs3x1,5mm2 od PWP do PPWPx i USx

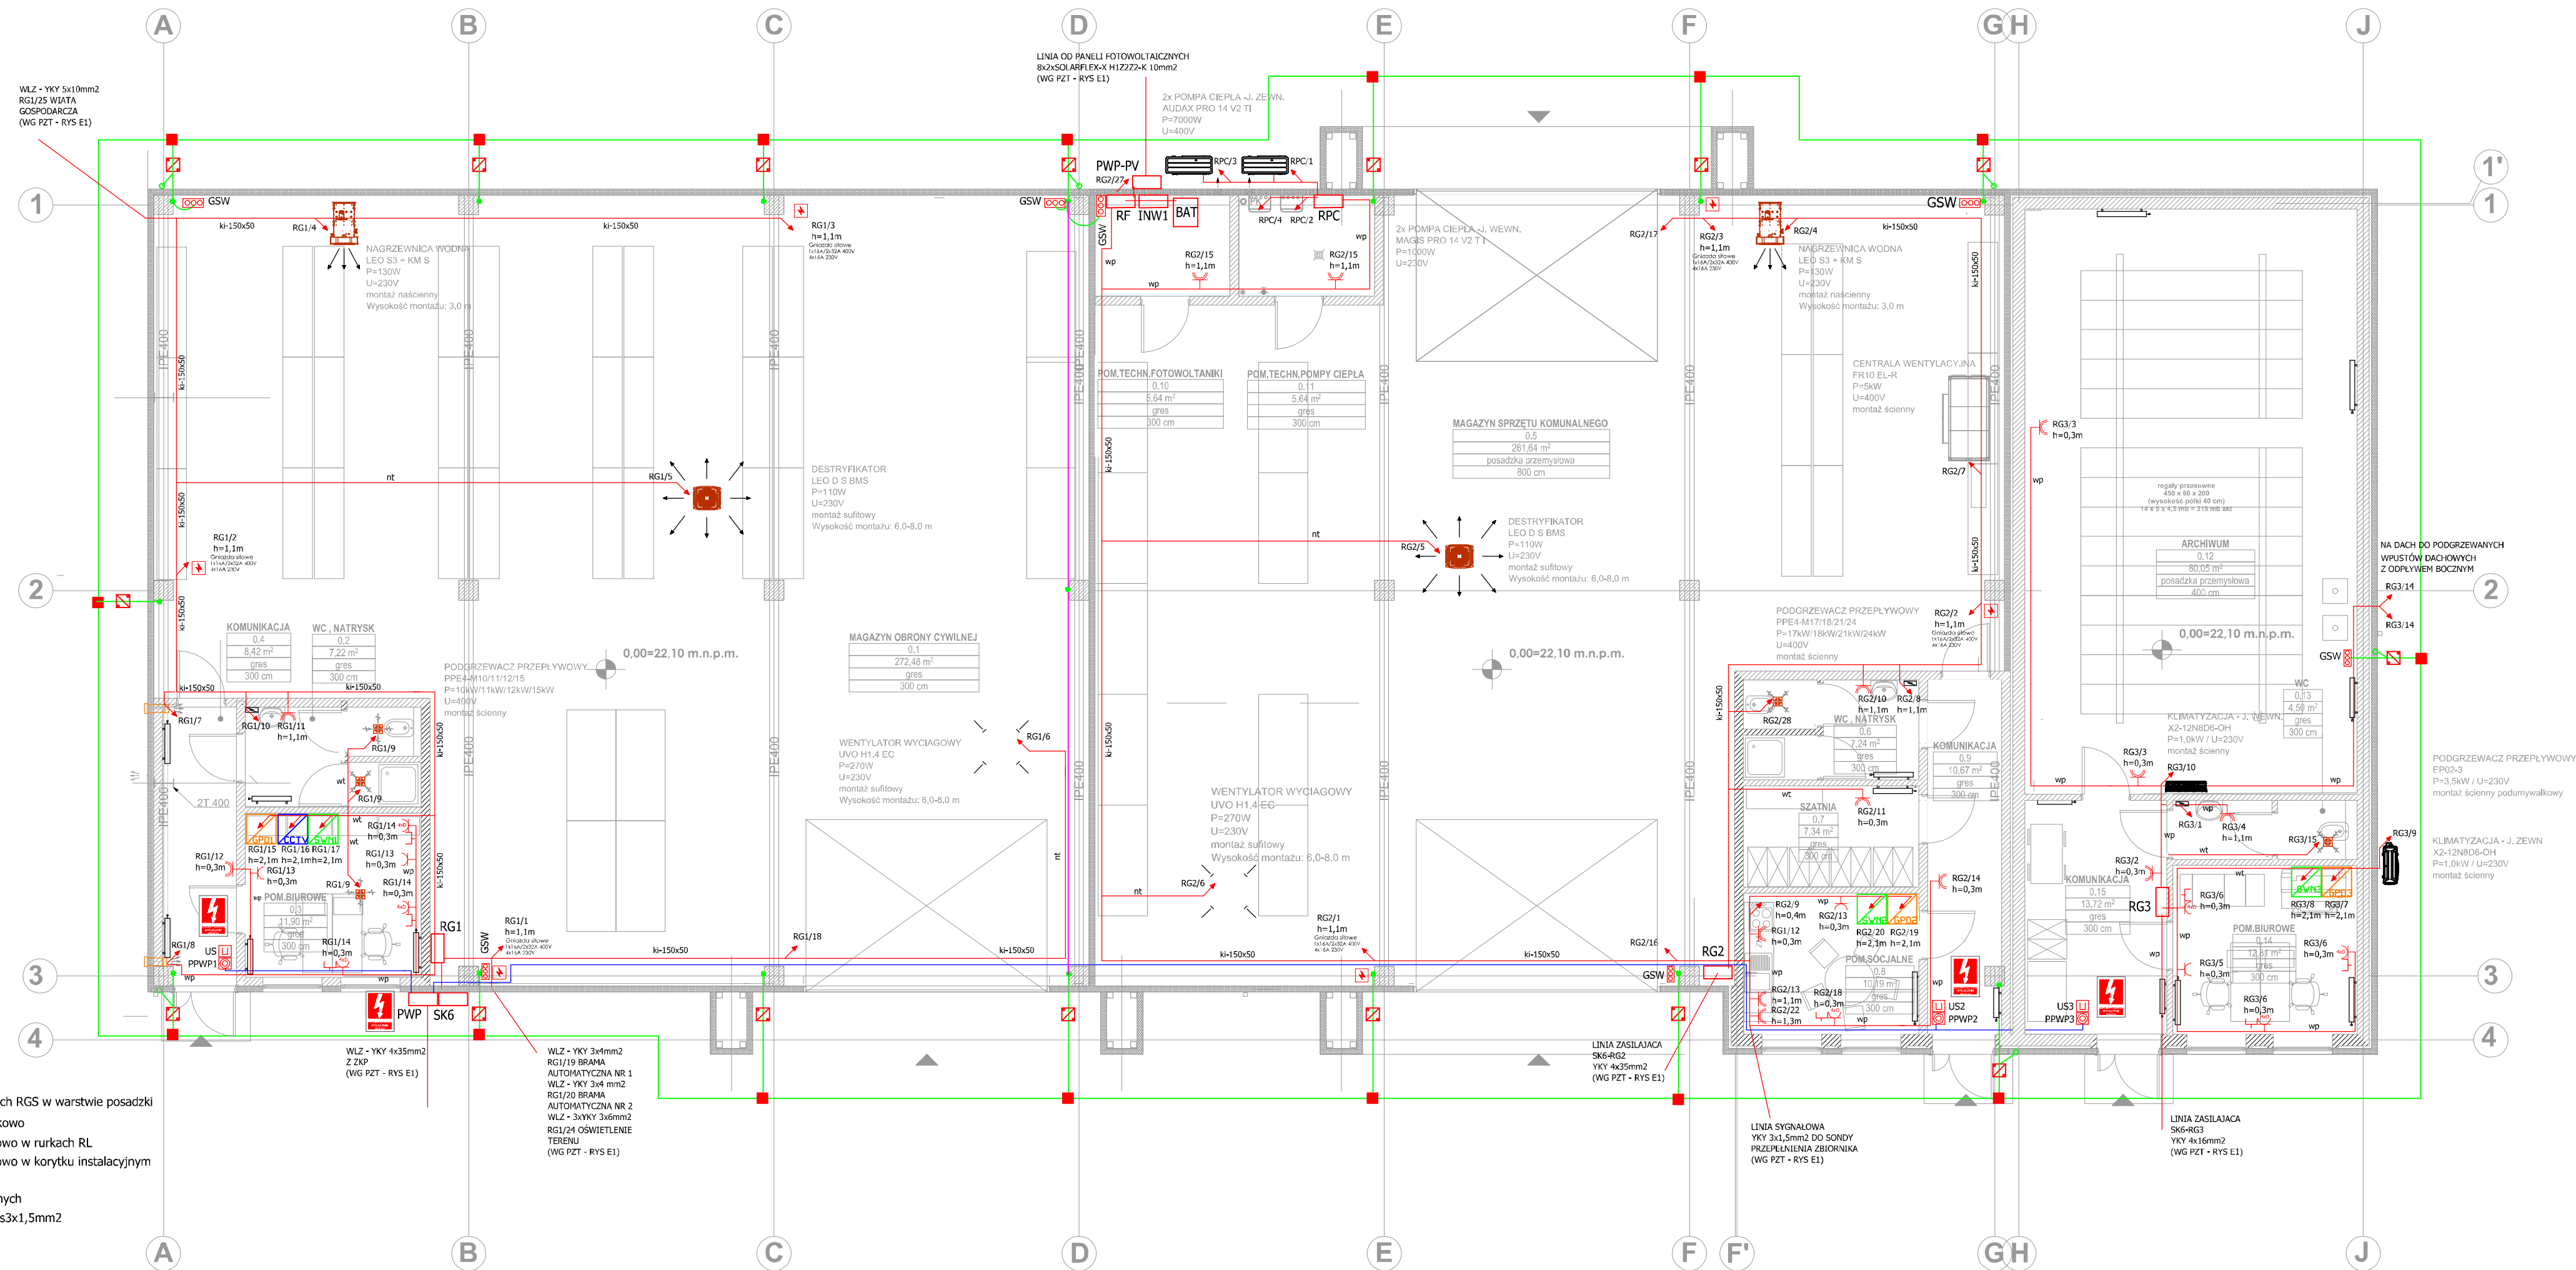

NAZWA ZAMIERZENIA BUDOWLANEGO

BUDOWA OBIEKTU WIELOFUNKCYJNEGO - BUDYNKU ADMINISTRACJI PUBLICZNEJ, W TYM MAGAZYNU OBRONY CYWILNEJ, ARCHIWUM ORAZ BAZY REFERATU TECHNICZNEGO WRAZ Z WIATĄ ORAZ NIEZBĘDĄ INFRASTRUKTURĄ TECHNICZNĄ I ZAGOSPODAROWANIEM TERENU ZLOKALIZOWANEGO W MASZEWIE, GMINA DESZCZNO, DZIAŁKA NR.EWID.115/7 ORAZ CZĘŚCI DZIAŁEK 10/1 OBRĘB EWID.NR 13 - MASZEWO, 354 I 305/7 OBRĘB NR 12 DESZCZNO GM.DESZCZNO

OBIEKT

BUDYNEK ADMINISTRACJI PUBLICZNEJ

INWESTOR

GMINA DESZCZNO

UL. LUBUSKA 90, 66-446 DESZCZNO

STADIUM

PROJEKT TECHNICZNY

BRANŻA

INSTALACJE ELEKTRYCZNE

UWAGI:

TREŚĆ RYSUNKU

RZUT PRZYZIEMIA (BUD. ADM. PUBL.) - INST. GNIĄZD/WYPUSTÓW /UZIOMU/PWP

NR RYSUNKU

E2

SKALA

1:100

PROJEKTANT:

mgr inż. Piotr Markowski
upraw. do projektowania bez ogr.
w spec. elektrycznej
nr ZAP/0218/POOE/11

SPRAWDZAJĄCY:

mgr inż. Patryk Dominiak
upraw. do projektowania bez ogr.
w spec. elektrycznej
nr ZAP/0107/POOE/12

OPRACOWAŁ:

mgr inż. Paweł Markowski