

WYKAZ OPRAW:

- OPRAWA AWARYJNA LED 2W, 1h, CNBOP, OPTYKA DO DRÓG EWAKUACJI
- OPRAWA AWARYJNA LED 1W, 1h, CNBOP, OPTYKA DO OTWARTYCH PRZESTRZENI
- OPRAWA NATYNKOWA LED, 1800lm, PRZESŁONA MICRO-PRM, E, IP44, 840
- OPRAWA NATYNKOWA LED, 2800lm, PRZESŁONA MICRO-PRM, E, IP44, 840
- OPRAWA NATYNKOWA LED, 4400lm, PRZESŁONA OPAL, E, IP44, 840
- OPRAWA NATYNKOWA LED, 4400lm, PRZESŁONA MICRO-PRM, E, IP20, 840, 600x600
- OPRAWA NATYNKOWA LED, 4400lm, PRZESŁONA PC FROZEN, E, IP66, 840, L=1200
- OPRAWA NATYNKOWA LED, 2600lm, PRZESŁONA OPAL, E, IP44, 840
- OPRAWA AWARYJNA LED 3x1W, 1h, CNBOP, OPTYKA DO OTWARTYCH PRZESTRZENI
- OPRAWA ZWIESZANA LED, 19000lm, IP65, IK09, 4000

EW1 OPRAWA NATYNKOWA EWAKUACYJNA LED, 3,2W, 1h, CNBOP, W TRYBIE PRACY "NA JASNO"

EW-Z OPRAWA AWARYJNA NATYNKOWA LED 3x1W, 1h, CNBOP
+ TERMOSTAT

T1 NAŚWIATLACZ LED 4000 120° E 04 IP65 840 10W

T2 NAŚWIATLACZ LED 4000 120° E 04 IP65 840 30W

LEGENDA:

- RG1** - rozdzielnia główna nr 1 magazynu obrony cywilnej
- RG2** - rozdzielnia główna nr 2 magazynu służb komunalnych
- RG3** - rozdzielnia główna nr 3 archiwum gminnego

PWP - złącze w obudowie ZK z p-poż. wyłącznikiem prądu PWP

KS1 - włącznik oświetleniowy jednoklawiszowy, świecznikowy w głębokiej puszcze montażowej, w pom. suchych IP20, w pom. wilgotnych IP44

KS2 - natynkowa kasetka sterownicza nr 1 oświetlenia podstawowego z przyciskami I i II złączania/wyłączania oświetlenia

CR3 - natynkowy czujnik obecności nr 3

RG2/22 (CR3) - zał./wyl. oprawy poprzez czujnik obecności nr 3 zasilany z obwodu nr 22 w RG2

RG2/22 "AW" - lampka oświetlenia awaryjnego/ewakuacyjnego zasilana z ogólnego obwodu oświetlenia nr 22 w RG2 sprzed czujnika obecności/włącznika oświetlenia

RG1/21 - nazwa tablicy z której zasilona jest np. oprawa oświetlenia

h=5,0m - wysokość montażu np. oprawy podwieszanej do płatwi dachowej

wt - kable/przewody układane podtynkowo

nt - kable/przewody układane natynkowo w rurkach RL

ki150x50 - kable/przewody układane natynkowo w korytku instalacyjnym 150x50mm


--- - trasa kabli i przewodów elektrycznych

WYJŚCIE - piktogram na oprawie ewakuacyjnej

a - oznaczenie styku wyl. ośw. zał./wyl daną oprawę

"z" - oznaczenie zał./wyl danej oprawy z zegara astronomicznego zabudowanego w RGx

"pir" - oznaczenie załączania danej oprawy z czujnika ruchu z włącznikiem zmierzchowym zabudowanym przy oprawie lub zintegrowanego z oprawą

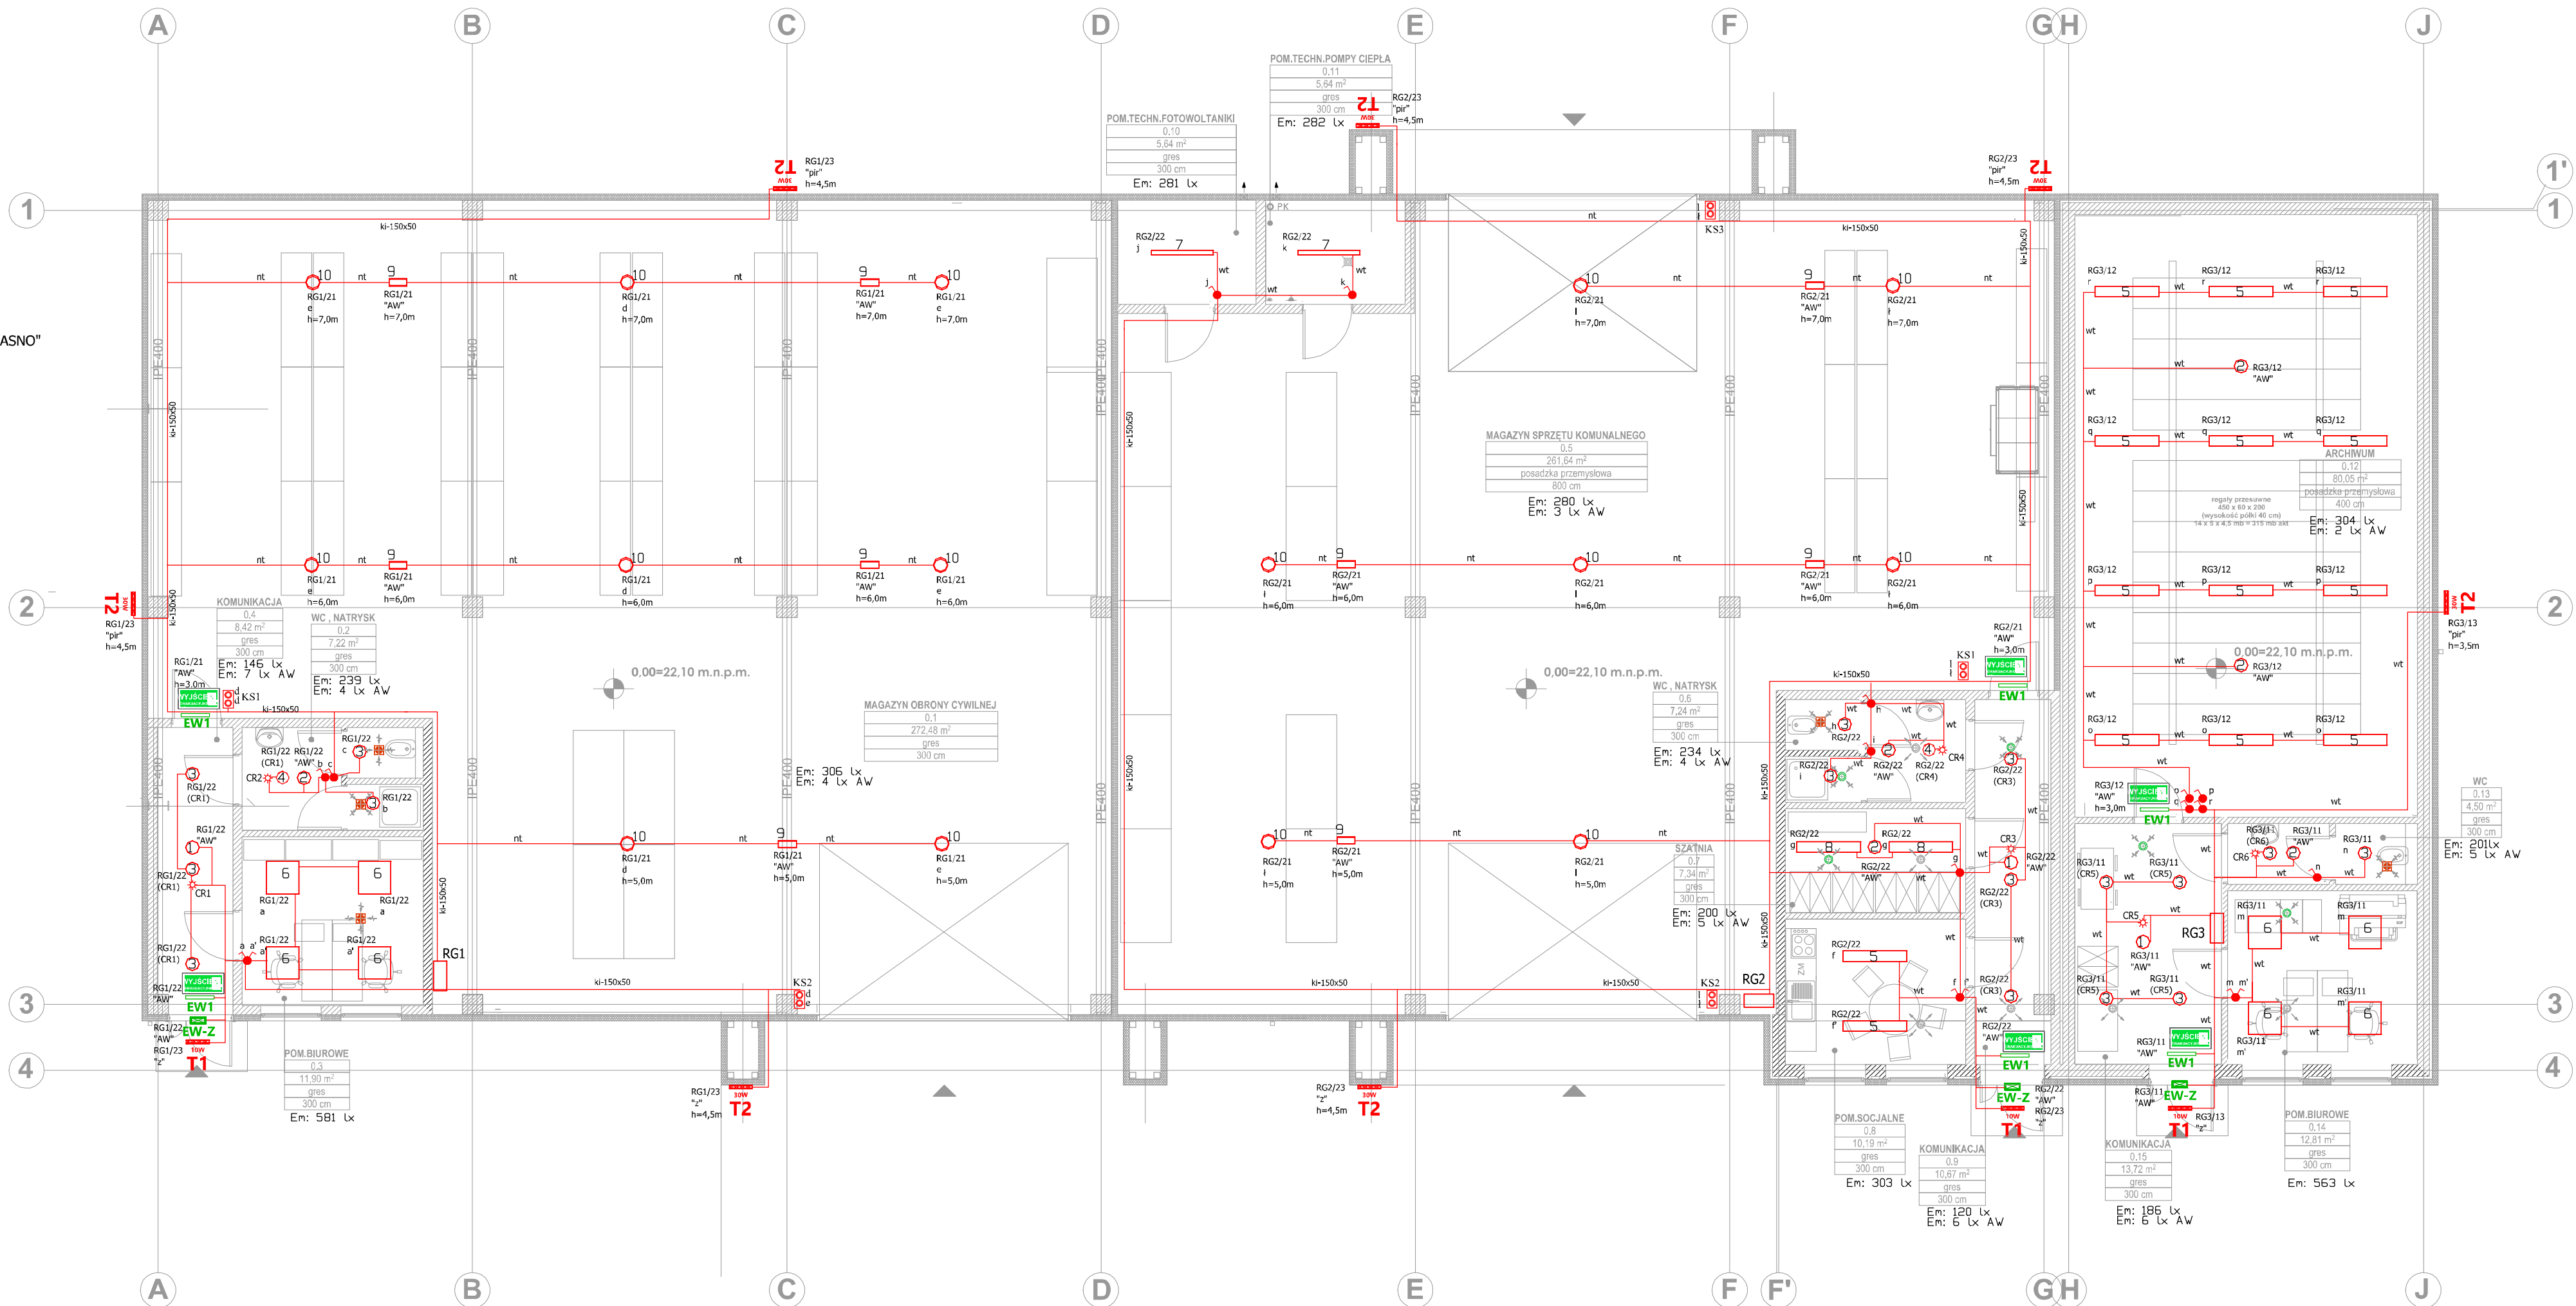

NAZWA ZAMIERZENIA BUDOWLANEGO

BUDOWA OBIEKTU WIELOFUNKCYJNEGO - BUDYNKU ADMINISTRACJI PUBLICZNEJ . W TYM MAGAZYNU OBRONY CYWILNEJ , ARCHIWUM ORAZ BAZY REFERATU TECHNICZNEGO WRAZ Z WIATĄ ORAZ NIEZBĘDNĄ INFRASTRUKTURĄ TECHNICZNĄ I ZAGOSPODAROWANIEM TERENU ZLOKALIZOWANEGO W MASZEWIE , GMINA DESZCZNO, DZIAŁKA NR.EWID.115/7 ORAZ CZĘŚCI DZIAŁEK 10/1 OBRĘB EWID.NR 13 - MASZEWO , 354 1 305/7 OBRĘB NR 12 DESZCZNO GM.DESZCZNO

OBIEKT

BUDYNEK ADMINISTRACJI PUBLICZNEJ

INWESTOR

GMINA DESZCZNO

UL. LUBUSKA 90, 66-446 DESZCZNO

STADIUM

PROJEKT TECHNICZNY

BRANŻA

INSTALACJE ELEKTRYCZNE

UWAGI:

TREŚĆ RYSUNKU

RZUT PRZYZIEMIA (BUD. ADM. PUBL.) - INST. OŚWIETLENIA

NR RYSUNKU

E3

SKALA

1:100

PROJEKTANT:

mgr inż. Piotr Markowski

upraw. do projektowania bez ogr.

w spec. elektrycznej

nr ZAP/0218/POOE/11

SPRAWDZAJĄCY:

mgr inż. Patryk Dominiak

upraw. do projektowania bez ogr.

w spec. elektrycznej

nr ZAP/0107/POOE/12

OPRACOWAŁ:

mgr inż. Paweł Markowski