


RZUT POMIESZCZEŃ - PARTER 1:100

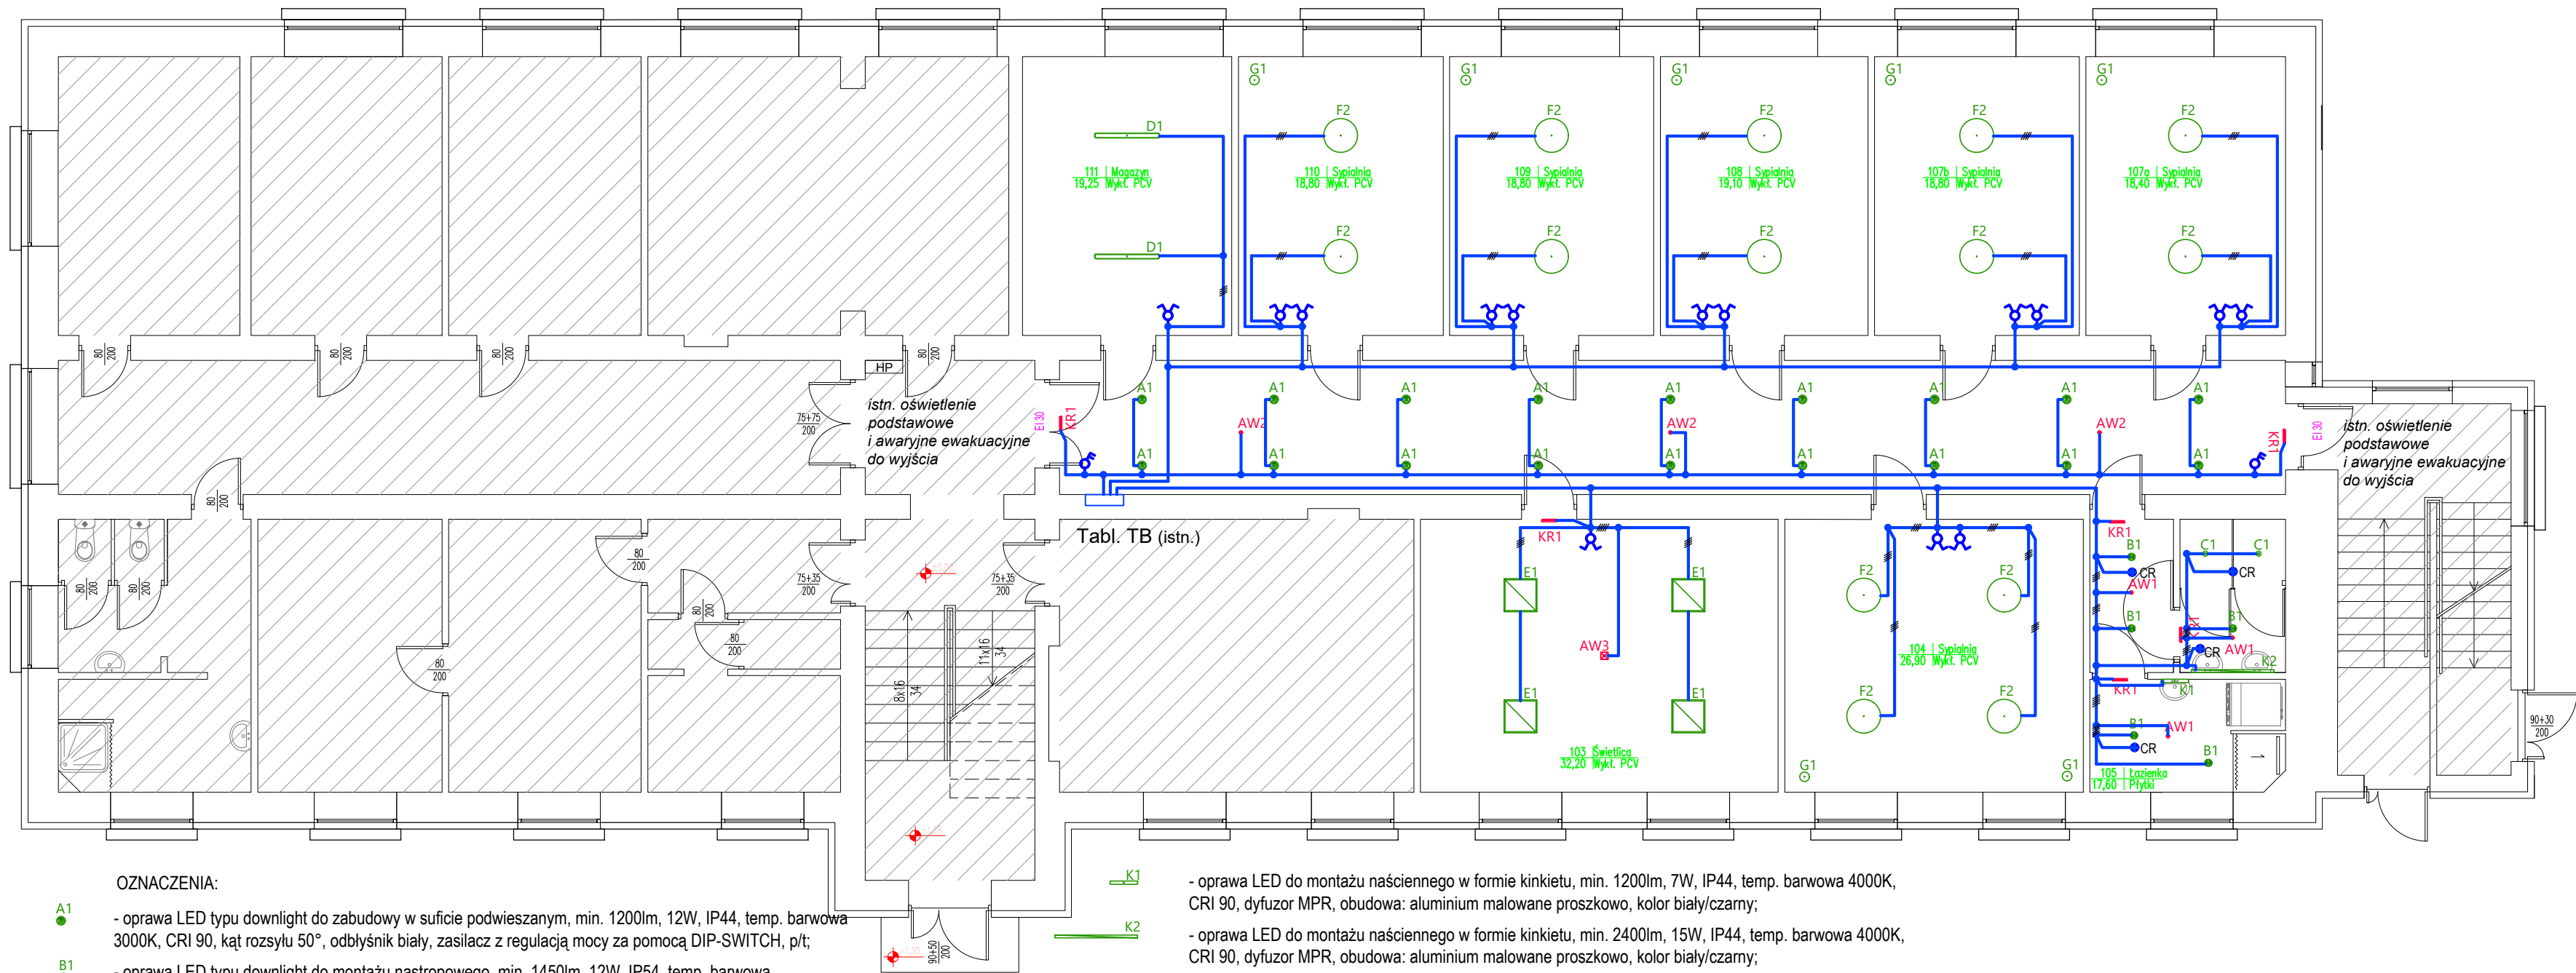

OZNACZENIA:

A1

- oprawa LED typu downlight do zabudowy w suficie podwieszanym, min. 1200lm, 12W, IP44, temp. barwowa 3000K, CRI 90, kąt rozsyłu 50°, odbłyśnik biały, zasilacz z regulacją mocy za pomocą DIP-SWITCH, p/t;

B1

- oprawa LED typu downlight do montażu nastropowego, min. 1450lm, 12W, IP54, temp. barwowa 4000K, CRI >80, kąt rozsyłu 90°, kolor biały/czarny, n/t;

C1

- oprawa LED typu downlight do montażu nastropowego, min. 1200lm, 10W, IP54, temp. barwowa 4000K, CRI >80, kąt rozsyłu 90°, kolor biały/czarny, n/t;

D1

- oprawa liniowa LED do montażu nastropowego, min. 5400lm, 30W, IP65, temp. barwowa 4000K, CRI >80, korpus oraz dyfuzor z PC, n/t;

E1

- oprawa typu panel LED do montażu nastropowego, min. 4500lm, 30W, IP44, temp. barwowa 3000K, CRI >80, max UGR19, n/t;

F1

- oprawa sufitowa 4x E27 (max. 4x15W LED 3000K), materiał stelaża: Stal lakierowana, Tworzywo sztuczne, Kolor stelaża: Biały, Materiał i kolor abażura - klosza: Len, Biały, Stopień ochrony: IP20, wymiary: 450x150x450mm;

F2

- oprawa sufitowa 4x E27 (max. 4x15W LED 3000K), materiał stelaża: Stal lakierowana, Tworzywo sztuczne, Kolor stelaża: Biały, Materiał i kolor abażura - klosza: Len, Biały, Stopień ochrony: IP20, wymiary: 600x150x600mm;

K1

- oprawa LED do montażu ściennego w formie kinkietu, min. 1200lm, 7W, IP44, temp. barwowa 4000K, CRI 90, dyfuzor MPR, obudowa: aluminium malowane proszkowo, kolor biały/czarny;

K2

- oprawa LED do montażu ściennego w formie kinkietu, min. 2400lm, 15W, IP44, temp. barwowa 4000K, CRI 90, dyfuzor MPR, obudowa: aluminium malowane proszkowo, kolor biały/czarny;

G1

- lampka nocna 1x E27 (max. 1x15W LED 3000K), materiał stelaża: Stal lakierowana, Tworzywo sztuczne, Kolor stelaża: czarny, Materiał i kolor abażura - klosza: Len, Biały, Stopień ochrony: IP20, wymiary: 250x415x250mm;

KR1

- awaryjna oprawa ewakuacyjna kierunkowa LED, montaż n/t nad drzwiami, 1W, 175lm, czas autonomii 1h, IP65, autotest, tryb pracy SA, CNBOP, piktogram;

AW1

- awaryjna oprawa ewakuacyjna LED, 1W, 250lm, czas autonomii 1h, autotest, tryb pracy SE, optyka: przestrzeń otwarta, kształt: okrągła, n/t, CNBOP

AW2

- awaryjna oprawa ewakuacyjna LED, 2W, 380lm, czas autonomii 1h, autotest, tryb pracy SE, optyka: droga ewakuacyjna, kształt: okrągła, p/t, CNBOP

AW3

- awaryjna oprawa ewakuacyjna LED, 2W, 380lm, czas autonomii 1h, autotest, tryb pracy SE, optyka: przestrzeń otwarta, kształt: kwadratowa, n/t, CNBOP

CR

- czujnik obecności i ruchu IR, 1000W, z obszarów detekcji 360 stopni, Ustawienia fabryczne: czułość detekcji wysoka, czas załączenia światła 3 min, próg zmierzchowy 500 Lux;

- łącznik klawiszowy świecznikowy 16A 230V, IP20, p/t

- łącznik klawiszowy przycisk "światło" 10A 230V, IP20, p/t, (ster. SWITCH-DIM)

UWAGI:

- Projektowane instalacje wykonać przewodami HDHpzo3(4,5)x1,5mm² - klasy CPR zgodnie z opisem.
- Prowadzenie instalacji p/t (pomieszczenia) oraz w korytkach siatkowych nad sufitem podwieszanym (korytarz).
- Zasilanie z istniejących odpyłów w istn. tablicy TB.
- Układ pracy sieci TNS.
- Przejścia instalacji przez ściany oddzielenia pożarowego uszczelnąć certyfikowanymi masami ognioochronnymi.

JKPROJEKT PRACOWNIA PROJEKTOWA				37-403 Jastkowice ul. Walsowa 9 tel/fax: 15-642-5650 tel kom: 601 292 790 e-mail: jkprojekt@interia.eu	
Objekt:					
ROZBUDOWA BUDYNKU DOMU DZIECKA W SKOPANIU					
PROJEKT INSTALACJI ELEKTRYCZNYCH					
Adres:					
JEDN. EWID. 182001_5 BARANÓW SANDOMIERSKI - OBSZAR WIEJSKI					
OBREB: 0007 SKOPANIE DZIAŁKA NR 567/1					
Inwestor:					
STAROSTWO POWIATOWE W TARNOBRZEGU					
UL. 1-MAJA 4, 37-400 TARNOBRZEG					
Funkcja		Imie Nazwisko		Nr. i specjalność uprawnień	
Podpis					
PROJEKTOWAŁ		mgr inż. Mariusz Rolek		PODK/0074/POOE/05	
SPRAWDZIŁ		mgr inż. Marek Watras		PODK/0240/POOE/12	
Branża: ELEKTRYCZNA				Faza projektu: PROJEKT TECHNICZNY	
Skala: 1:100				Data projektu: 10 2025	
Nazwa rysunku					
PLAN OŚWIETLENIA - PARTER					
Projekt nr:				Rys. nr:	
				1	
Zastrzeżę się wszelkie prawa wynikające z Ustawy o prawie autorskim. Rysunek niniejszy nie może być w całości lub w części przyniesowany, uzupełniany lub odpisywany komunikowik, bez pisemnej zgody firmy JKPROJEKT w Jastkowicach					