


RZUT POMIESZCZEŃ - PIĘTRO 1:100

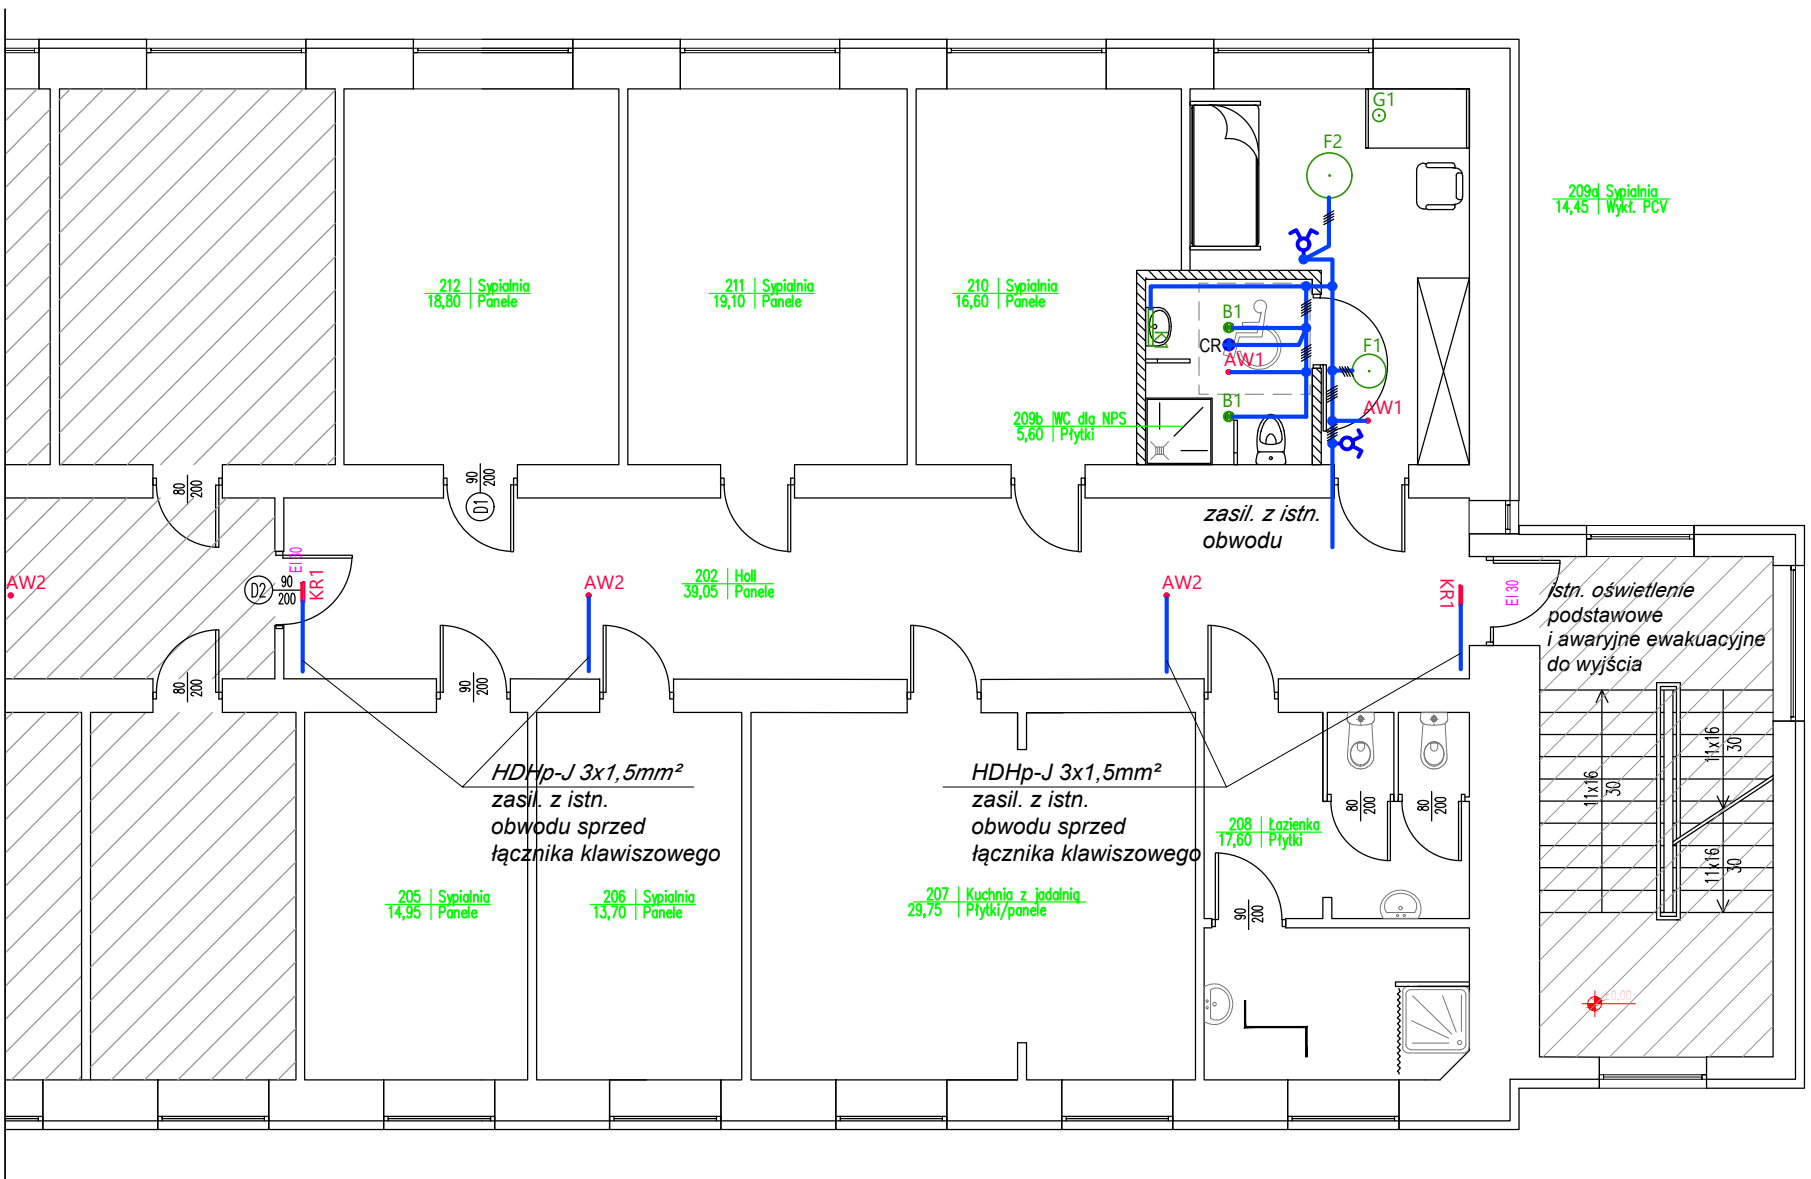

OZNACZENIA:

- B1** - oprawa LED typu downlight do montażu nastropowego, min. 1450lm, 12W, IP54, temp. barwowa 4000K, CRI >80, kąt rozsyłu 90°, kolor biały/czarny, n/t;
- K1** - oprawa LED do montażu naściennego w formie kinkietu, min. 1200lm, 7W, IP44, temp. barwowa 4000K, CRI 90, dyfuzor MPR, obudowa: aluminium malowane proszkowo, kolor biały/czarny;
- G1** - lampka nocna 1x E27 (max. 1x15W LED 3000K), materiał stelaża: Stal lakierowana, Tworzywo sztuczne, Kolor stelaża: czarny, Materiał i kolor abażura - klosza: Len, Biały, Stopień ochrony: IP20, wymiary: 250x415x250mm;
- F1** - oprawa sufitowa 4x E27 (max. 4x15W LED 3000K), materiał stelaża: Stal lakierowana, Tworzywo sztuczne, Kolor stelaża: Biały, Materiał i kolor abażura - klosza: Len, Biały, Stopień ochrony: IP20, wymiary: 450x150x450mm;
- F2** - oprawa sufitowa 4x E27 (max. 4x15W LED 3000K), materiał stelaża: Stal lakierowana, Tworzywo sztuczne, Kolor stelaża: Biały, Materiał i kolor abażura - klosza: Len, Biały, Stopień ochrony: IP20, wymiary: 600x150x600mm;
- KR1** - awaryjna oprawa ewakuacyjna kierunkowa LED, montaż n/t nad drzwiami, 1W, 175lm, czas autonomii 1h, IP65, autotest, tryb pracy SA, CNBOP, piktogram;
- AW1** - awaryjna oprawa ewakuacyjna LED, 1W, 250lm, czas autonomii 1h, autotest, tryb pracy SE, optyka: przestrzeń otwarta, kształt: okrągła, n/t, CNBOP
- AW2** - awaryjna oprawa ewakuacyjna LED, 2W, 380lm, czas autonomii 1h, autotest, tryb pracy SE, optyka: droga ewakuacyjna, kształt: okrągła, p/t, CNBOP
- CR** - czujnik obecności i ruchu IR, 1000W, z obszerek detekcji 360 stopni, Ustawienia fabryczne: czułość detekcji wysoka, czas załączenia światła 3 min, próg zmierzchowy 500 Lux;
- ⚡** - łącznik klawiszowy świecznikowy 16A 230V, IP20, p/t

UWAGI:

- Projektowane instalacje wykonać przewodami HDHpżo3(4,5)x1,5mm². Klasa CPR zgodnie z opisem.
- Prowadzenie instalacji p/t (pomieszczenia).
- Zasilanie z istniejącego obwodu oświetleniowego.
- Układ pracy sieci TNS.
- Przejścia instalacji przez ściany oddzielenia pożarowego uszczelnić certyfikowanymi masami ognioochronnymi.

JKPROJEKT <i>PRACOWNIA PROJEKTOWA</i>		37-403 Jastkowice ul. Wąlowa 9 tel/fax: 15-642-5650 tel kom: 601 292 790 e-mail: jkprojekt@interia.eu	
Obiekt: ROZBUDOWA BUDYNKU DOMU DZIECKA W SKOPANIU PROJEKT INSTALACJI ELEKTRYCZNYCH			
Adres: JEDN. EWID. 182001_5 BARANÓW SANDOMIERSKI - OBSZAR WIEJSKI OBRĘB: 0007 SKOPANIE DZIAŁKA NR 567/1			
Inwestor: STAROSTWO POWIATOWE W TARNOBRZEGU UL. 1-MAJA 4, 37-400 TARNOBRZEG			
Funkcja	Imię Nazwisko	Nr. i specjalność uprawnień	Podpis
PROJEKTOWAŁ	mgr inż. Mariusz Rolek	PKD/0074/POOE/05	
SPRAWDZIŁ	mgr inż. Marek Watras	PKD/0240/POOE/12	
Branża: ELEKTRYCZNA		Faza projektu: PROJEKT TECHNICZNY	
Skala: 1:100		Data projektu: 10 2025	
Nazwa rysunku PLAN OŚWIETLENIA - PIĘTRO			
Projekt nr:			Rys. nr: 2
Zastrzega się wszelkie prawa wynikające z Ustawy o prawie autorskim. Rysunek niniejszy nie może być w całości lub w części przerysowany, uzupełniany lub odstąpiony komukolwiek, bez pisemnej zgody firmy JKPROJEKT w Jastkowicach			