


RZUT POMIESZCZEŃ - PARTER 1:100

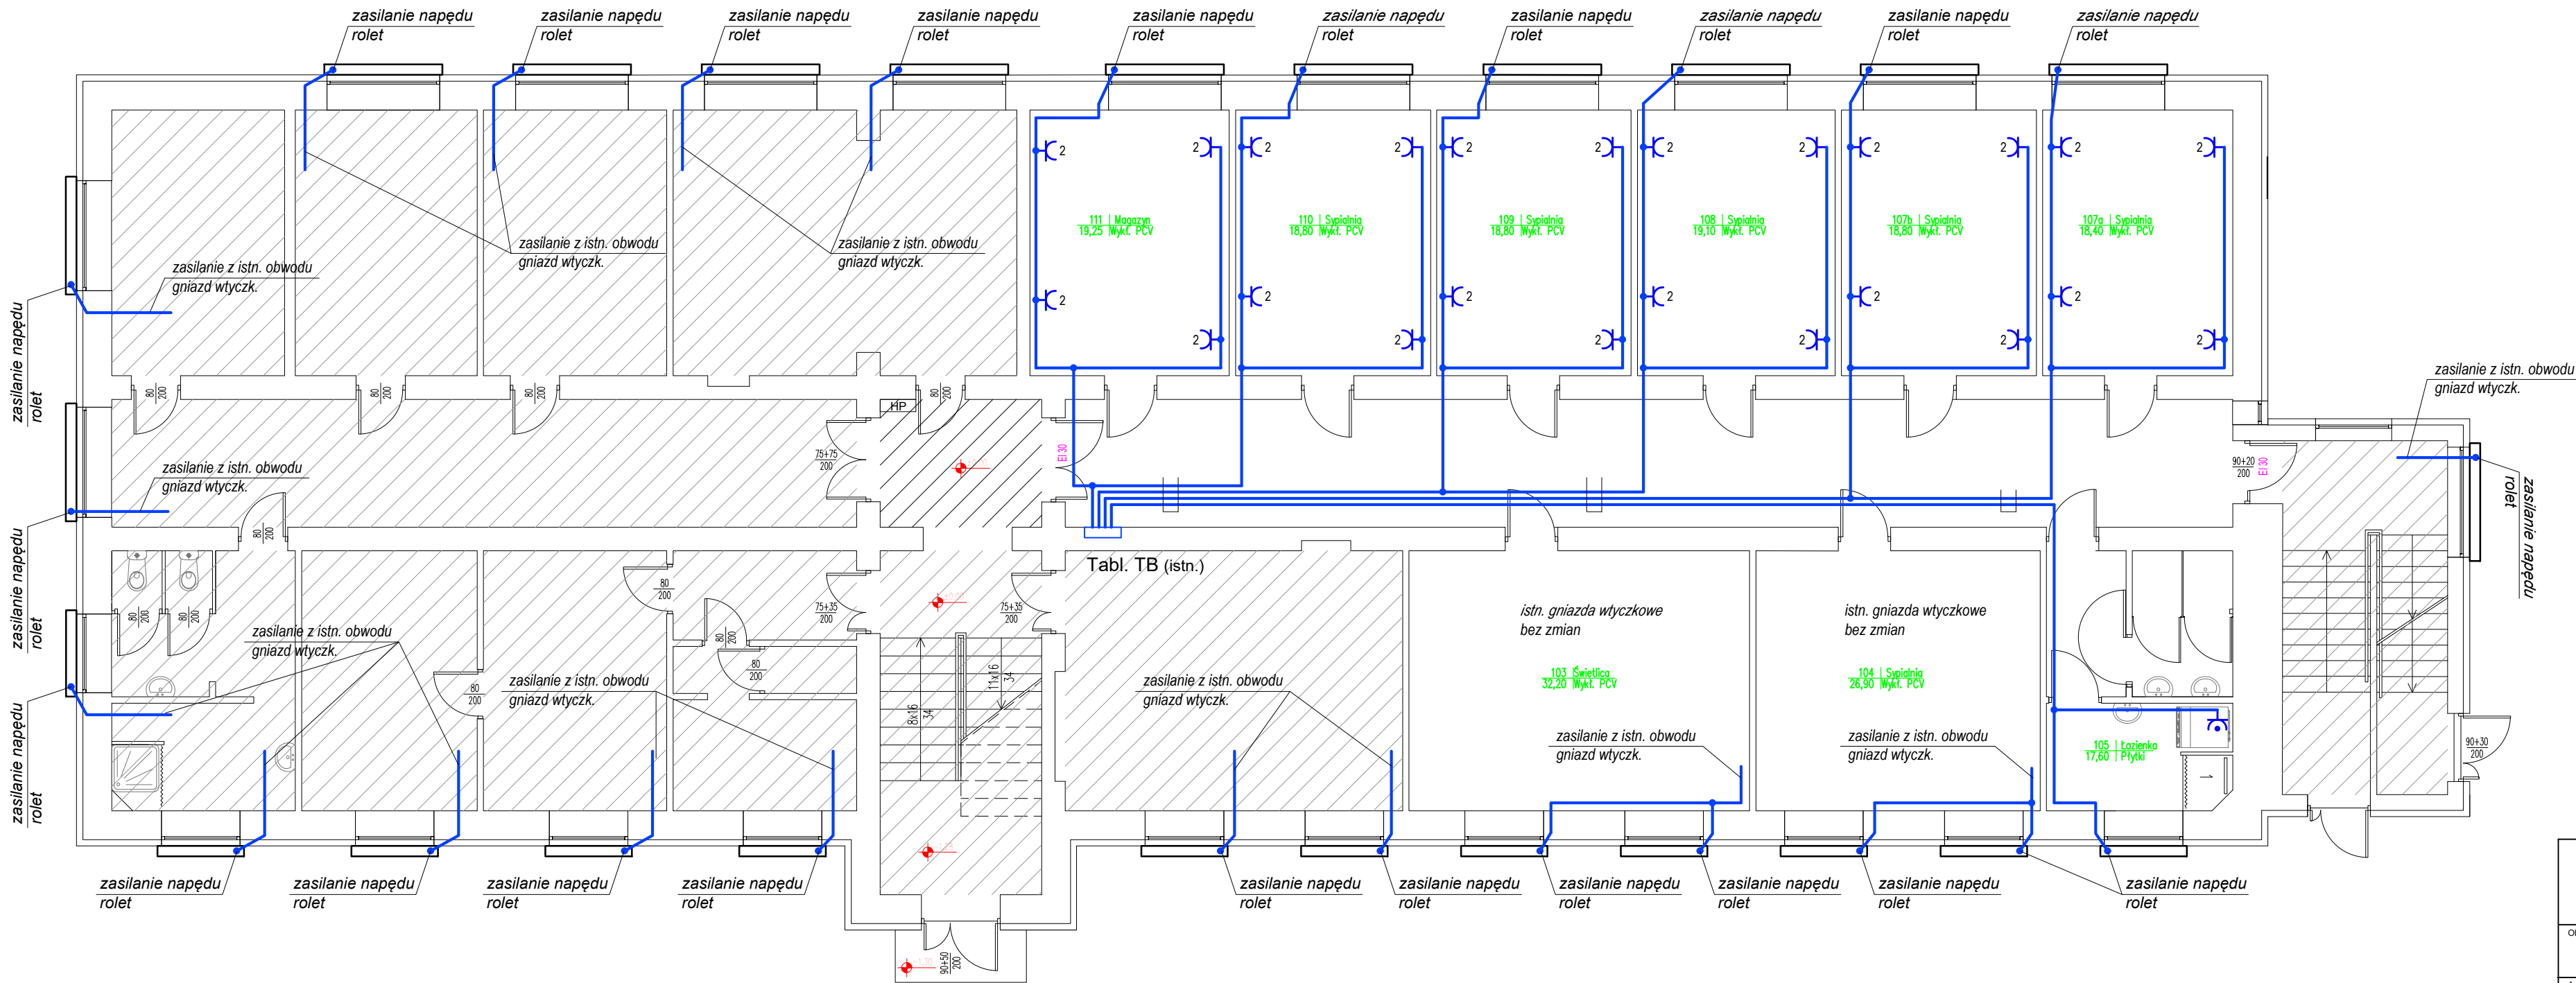

OZNACZENIA:

-  - gniazdo wtyczkowe z uziemieniem podwójne 2x2P+Z, 16A 230V, p/t, IP20;
-  - gniazdo wtyczkowe z uziemieniem 2P+Z, 16A 230V, p/t, bryzgoszczelne IP44;

UWAGI:

- Projektowane instalacje wykonać przewodami HDHpżo3x2,5mm² (obwody gniazd wtyczkowych) oraz HDHpżo3x1,5mm² (zasil. napędów rolet). Klasy CPR zgodnie z opisem.
- Prowadzenie instalacji p/t (pomieszczenia) oraz w korytkach siatkowych nad sufitem podwieszanym (korytarz).
- Zasilanie z istniejących odpływów w istn. tablicy TB.
- Układ pracy sieci TNS.
- Przejęcia instalacji przez ściany oddzielenia pożarowego uszczelniać certyfikowanymi masami ognioochronnymi.

JKPROJEKT <i>PRACOWNIA PROJEKTOWA</i>		37-403 Jastkowiec ul. Wałowa 9 tel/fax: 15-642-5650 tel kom: 601 292 790 e-mail: jkprojekt@interia.eu	
Objekt: ROZBUDOWA BUDYNKU DOMU DZIECKA W SKOPANIU PROJEKT INSTALACJI ELEKTRYCZNYCH			
Adres: JEDN. EWID. 182001_5 BARANÓW SANDOMIERSKI - OBSZAR WIEJSKI OBREB: 0007 SKOPANIE DZIAŁKA NR 567/1			
Inwestor: STAROSTWO POWIATOWE W TARNOBRZEGU UL. 1-MAJA 4, 37-400 TARNOBRZEG			
Funkcja	Imię Nazwisko	Nr. i specjalność uprawnień	Podpis
PROJEKTOWAŁ	mgr inż. Mariusz Rolek	PKD/0074/POOE/05	
SPRAWDZIŁ	mgr inż. Marek Watras	PKD/0240/POOE/12	
Branża: ELEKTRYCZNA		Faza projektu: PROJEKT TECHNICZNY	
Skala: 1:100		Data projektu: 10 2025	
Nazwa rysunku PLAN INSTALACJI GNIAZD WTYCZK. - PARTER			
Projekt nr:			Rys. nr: 3
Zastrzeżenie: Zastrzeżenie wszelkie prawa wynikające z Ustawy o prawie autorskim. Rysunek niniejszy nie może być w całości lub w części przenoszony, uzupełniany lub odstępiony komunikowik, bez pisemnej zgody firmy JKPROJEKT w Jastkowicach			