
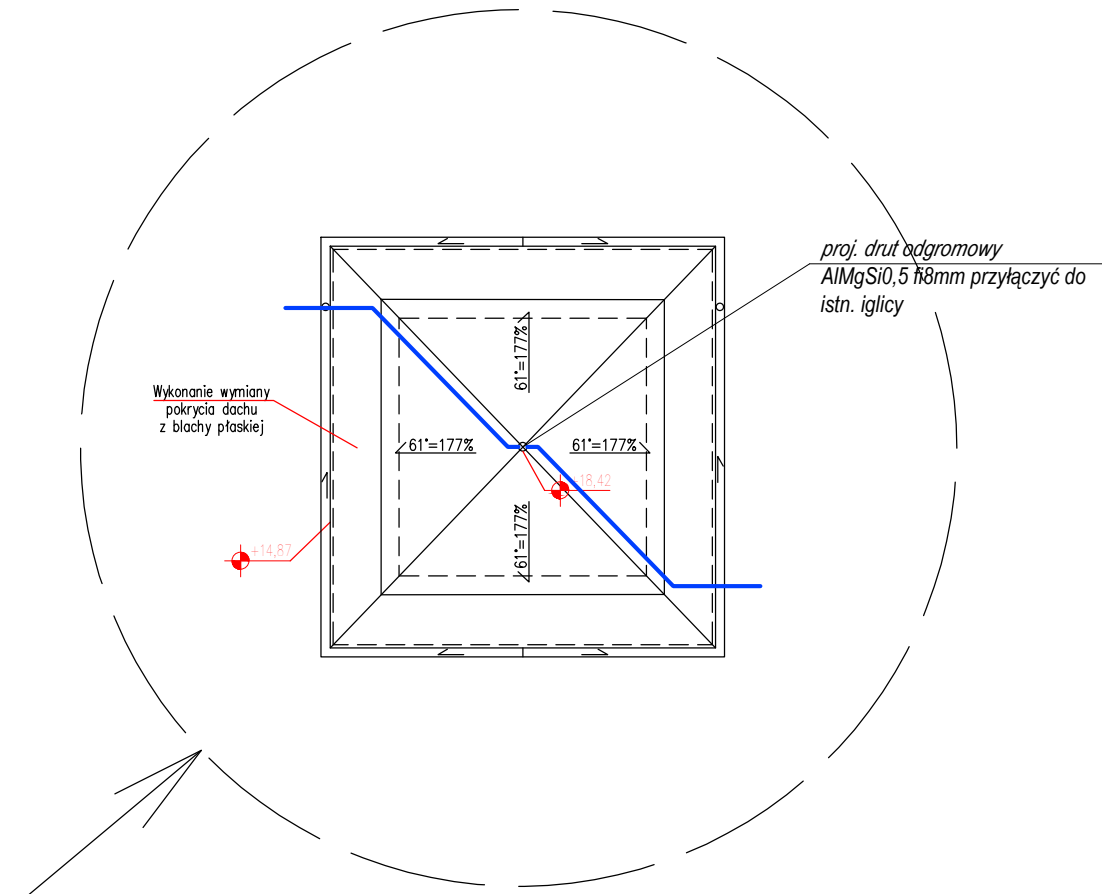


RZUT DACHU 1:100

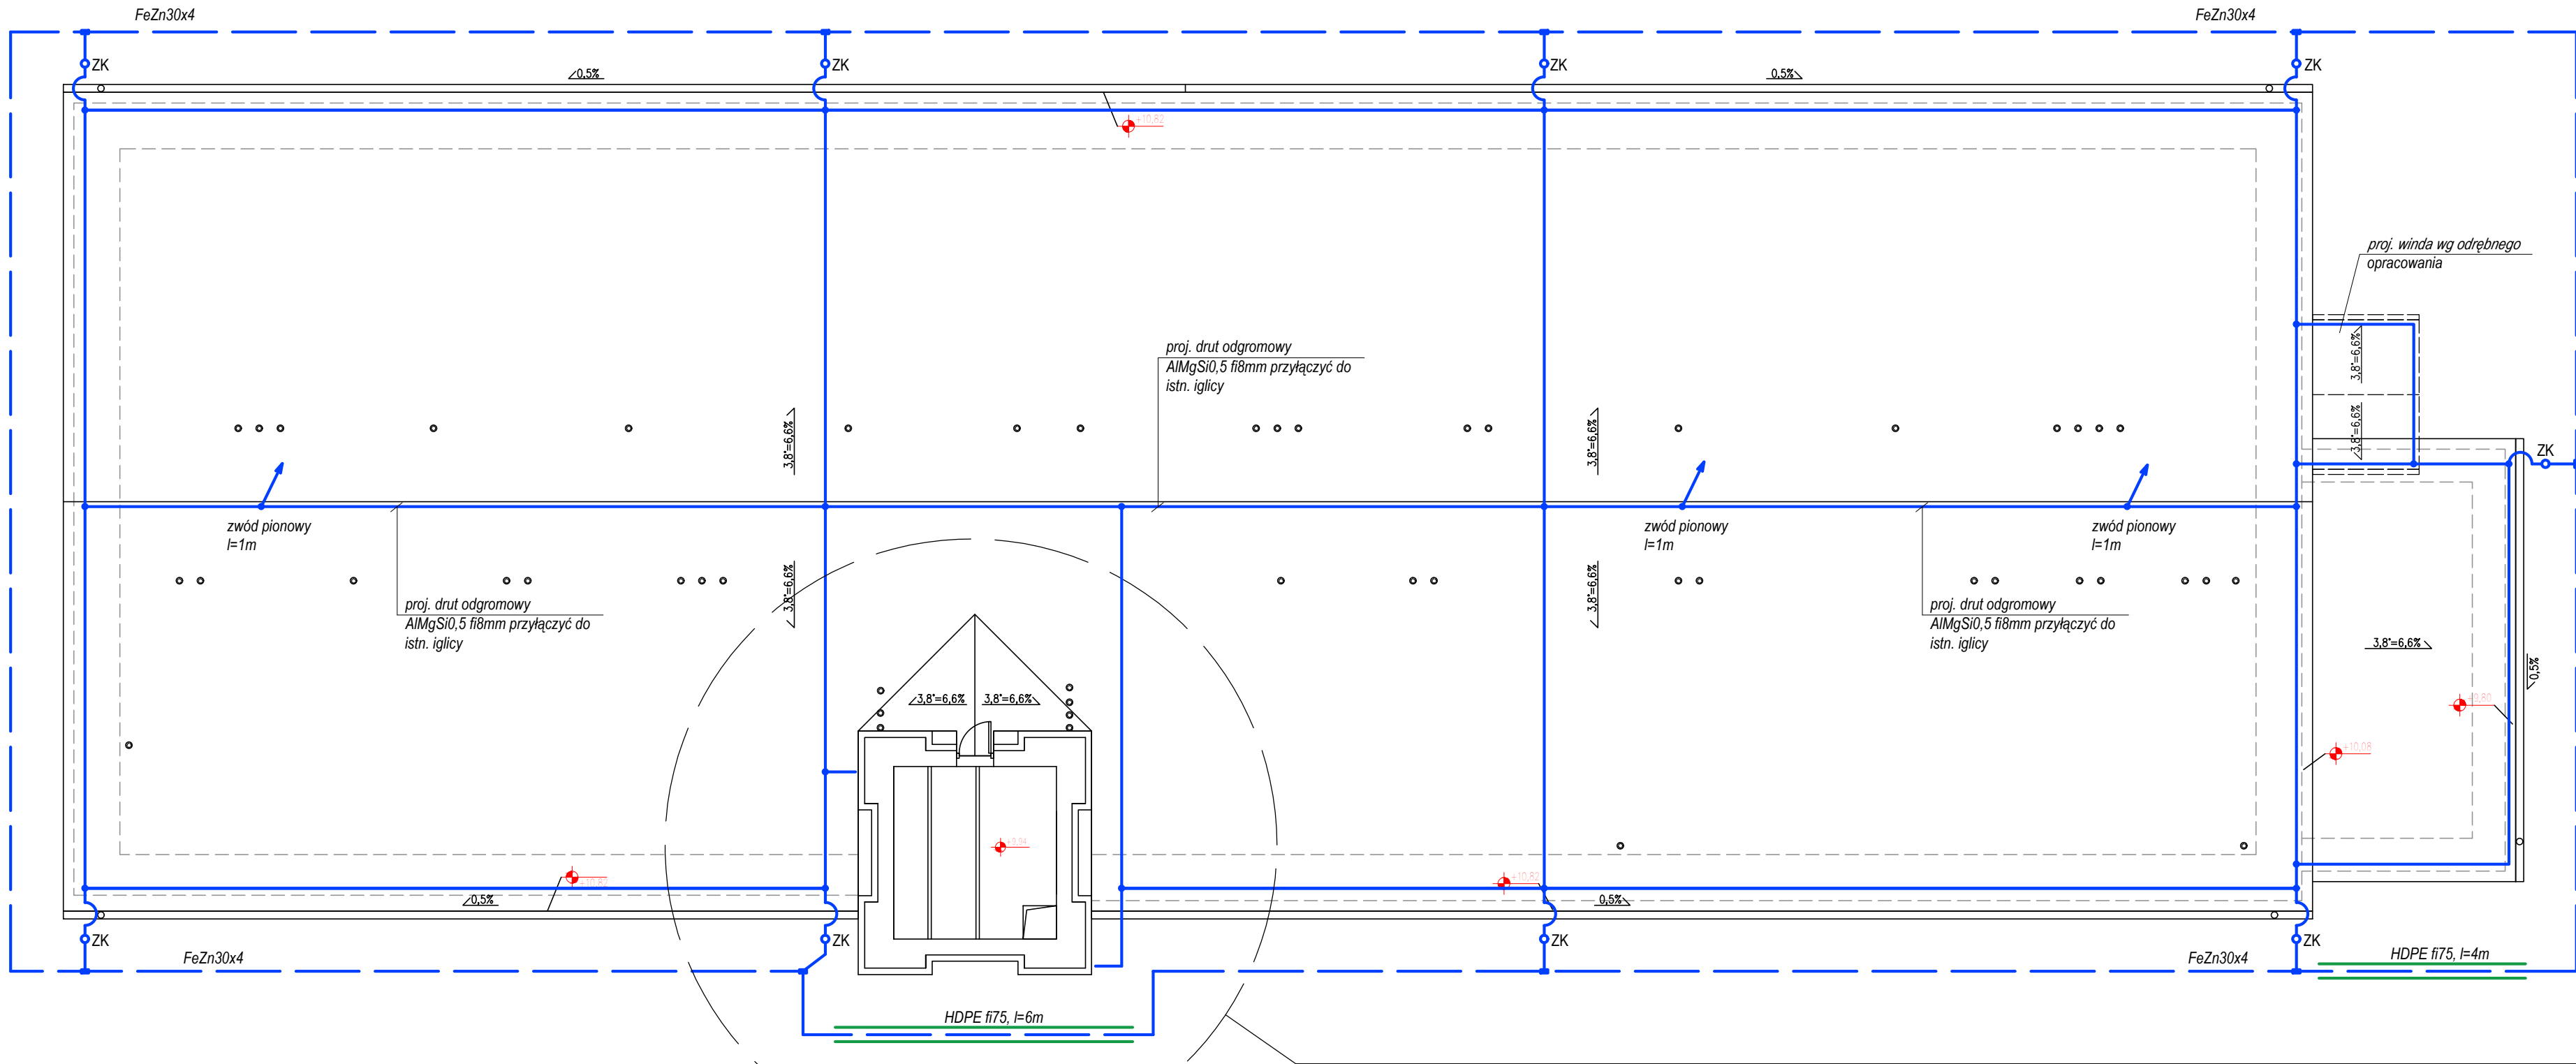

POZIOM LPS: III

OZNACZENIA:

- zwód poziomy: drut odgromowy AlMgSi0,5 fi8mm, na wspornikach dachowych dedykowanych do pokrycia dachowego;
- uziom instalacji odgromowej, taśma FeZn30x4 cynkowana ogniowo;
- złącze kontrolne w obudowie probierczej przystosowanej do montażu na elewacji, kompletne;

UWAGI:

- Zwody poziome niskie wykonać drutem odgromowym aluminiowym fi8. Prowadzenie zwodów na wspornikach przystosowanych do pokrycia dachowego.
- Dodatkowym elementem ochrony odgromowej są zwody pionowe.
- Przewody odprowadzające wykonać drutem odgromowym aluminiowym fi8. Prowadzenie na elewacji na systemowych wspornikach.
- Połączenie z uziomem poprzez złącza kontrolne, taśmą FeZn 25x4 cynkowaną ogniowo.
- Uziom instalacji odgromowej wykonać taśmą FeZn 30x4 cynkowaną ogniowo. Taśmę układać w odległości min. 1m od fundamentów budynku, na głębokości min. 0,6m.
- Wszystkie wykonywane połączenia zabezpieczyć przed korozją.

JKPROJEKT PRACOWNIA PROJEKTOWA		37-403 Jastkowiec ul. Waloowa 9 tel/fax: 15-642-5550 tel kom: 601 292 790 e-mail: jkprojekt@interia.eu	
Objekt: ROZBUDOWA BUDYNKU DOMU DZIECKA W SKOPANIU PROJEKT INSTALACJI ELEKTRYCZNYCH			
Adres: JEDN. EWID. 182001_5 BARANÓW SANDOMIERSKI - OBSZAR WIEJSKI OBREB: 0007 SKOPANIE DZIAŁKA NR 567/1			
Inwestor: STAROSTWO POWIATOWE W TARNOBRZEGU UL. 1-MAJA 4, 37-400 TARNOBRZEG			
Funkcja	Imię Nazwisko	Nr i specjalność uprawnień	Podpis
PROJEKTOWAŁ	mgr inż. Mariusz Rolek	PKD/0074/POOE/05	
SPRAWDZIŁ	mgr inż. Marek Watras	PKD/0240/POOE/12	
Branża: ELEKTRYCZNA		Faza projektu: PROJEKT TECHNICZNY	
Skala: 1:100		Data projektu: 10 2025	
Nazwa rysunku PLAN INSTALACJI ODGROMOWEJ			
Projekt nr:			Rys. nr: 5
Zastrzegam się wszelkie prawa wynikające z Ustawy o prawie autorskim. Rysunek niniejszy nie może być w całości lub w części przenoszony, uzupełniany lub odstępiony komunikówek, bez pisemnej zgody firmy JKPROJEKT w Jastkowicach			