


RZUT POMIESZCZEŃ - PARTER (fragm.) 1:100

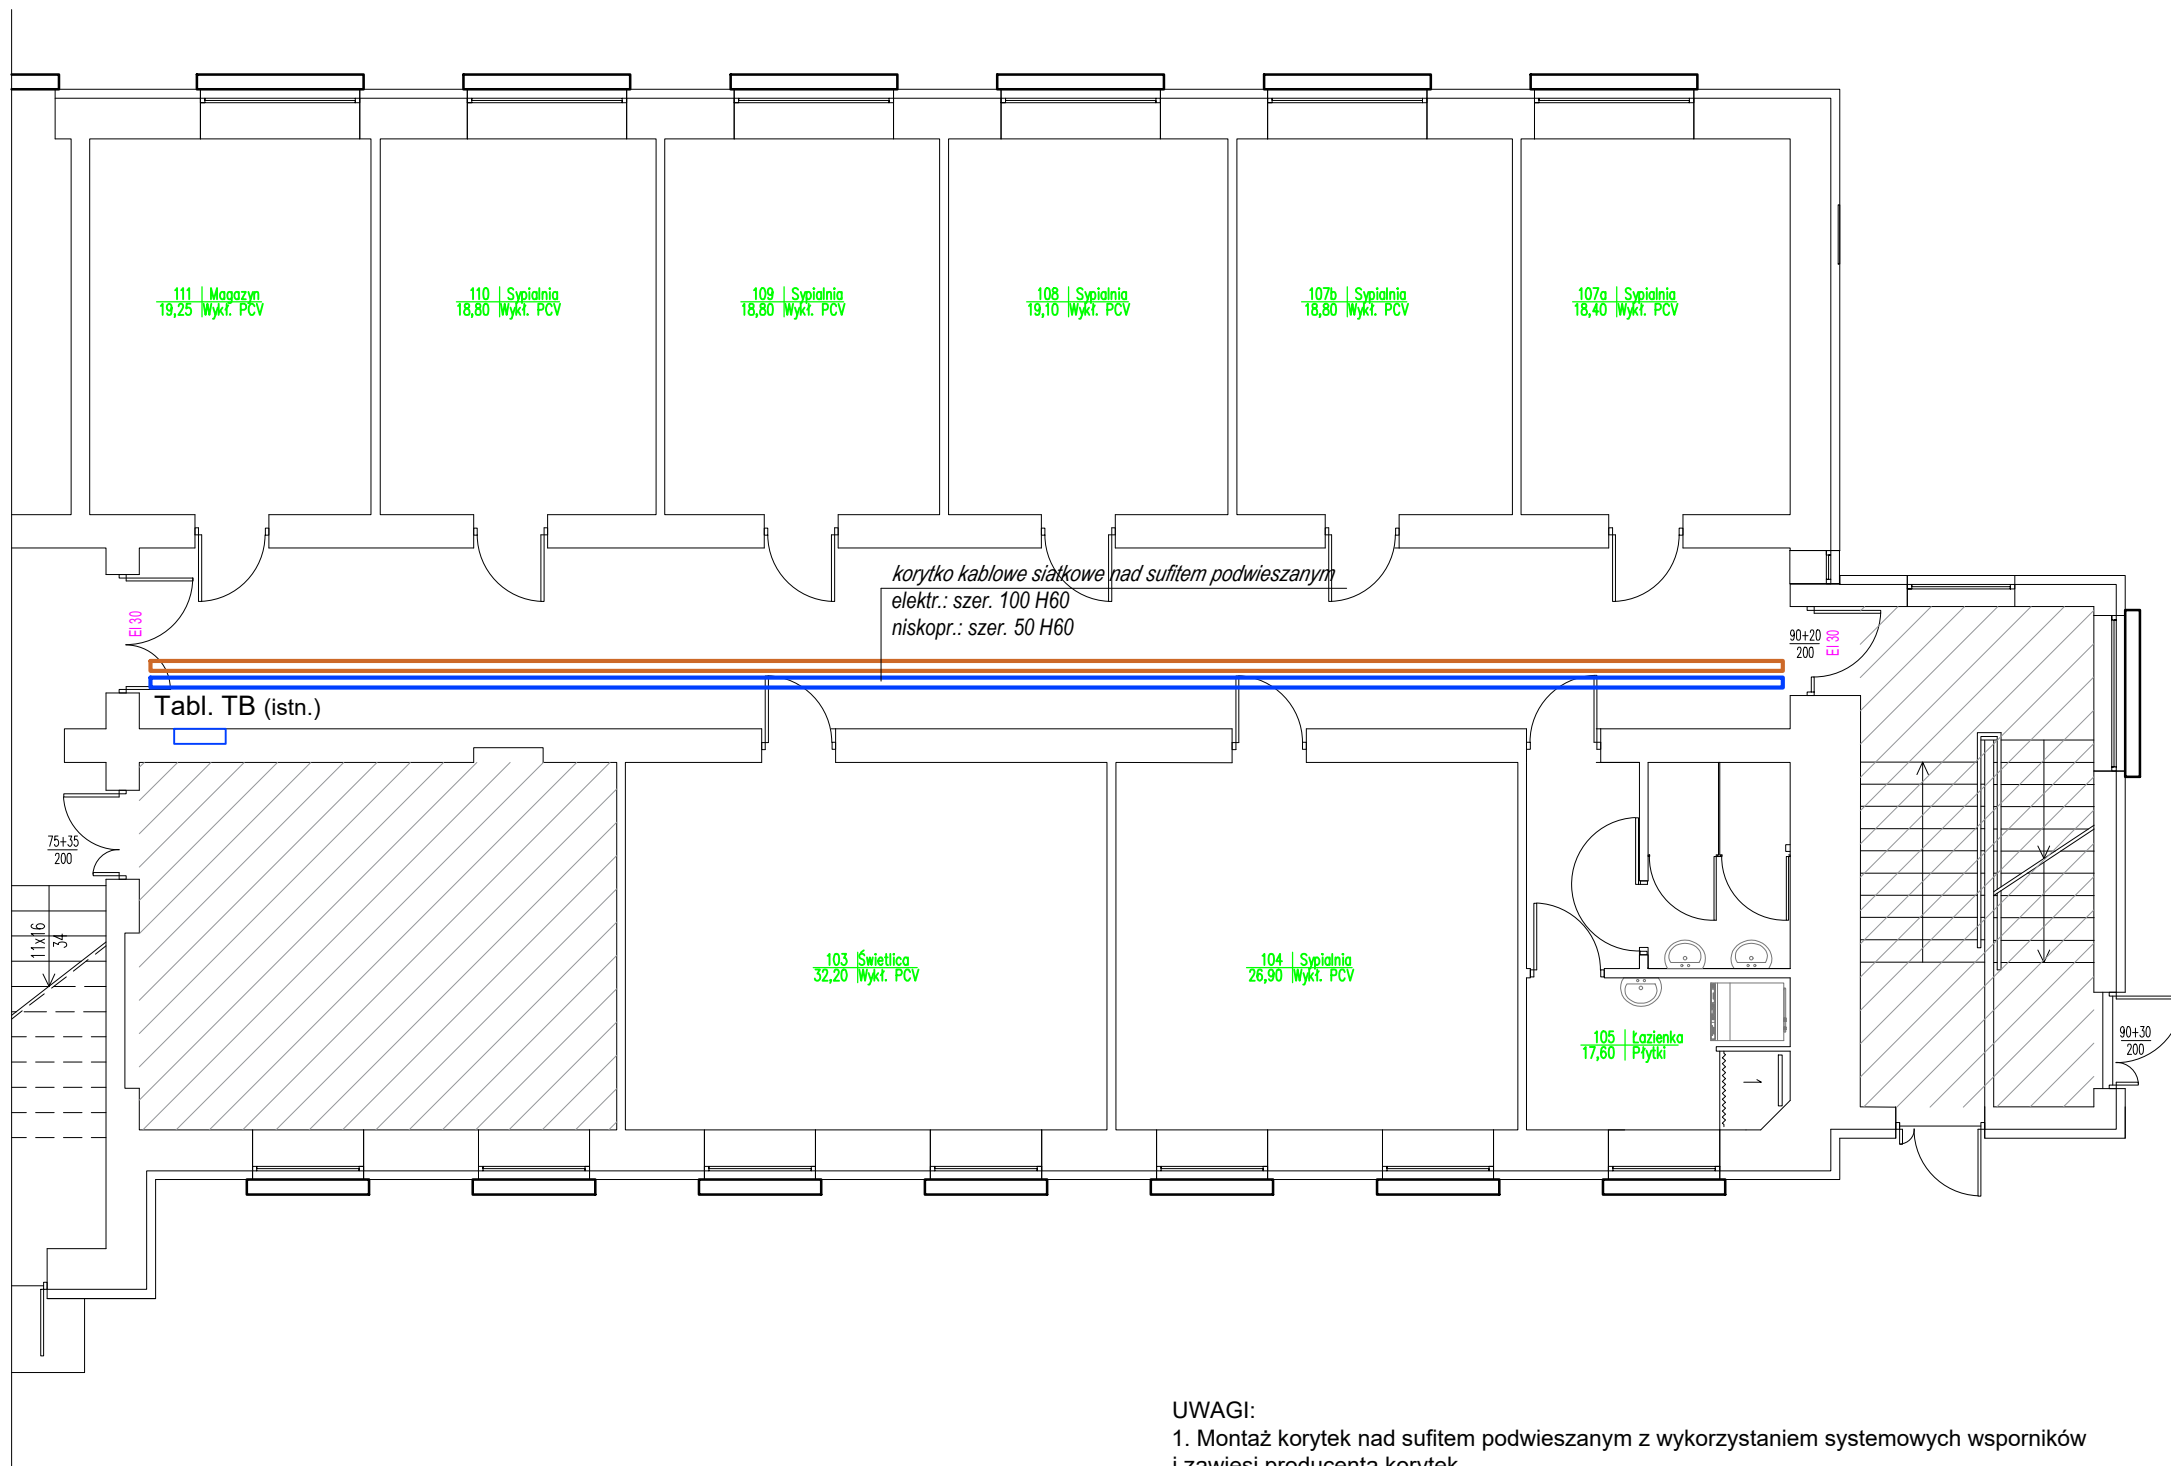

- UWAGI:
1. Montaż korytek nad sufitem podwieszanym z wykorzystaniem systemowych wsporników i zawiesi producenta korytek.
 2. Wykonać uziemienie ciągów korytek przyłączając je do punktu PE tablicy TB linką miedzianą 6mm².

JKPROJEKT <i>PRACOWNIA PROJEKTOWA</i>		37-403 Jastkowice ul. Waloowa 9 telfax:15-642-5650 tel kom: 601 292 790 e-mail:jkprojekt@interia.eu	
Objekt: ROZBUDOWA BUDYNKU DOMU DZIECKA W SKOPANIU PROJEKT INSTALACJI ELEKTRYCZNYCH			
Adres: JEDN. EWID. 182001_5 BARANÓW SANDOMIERSKI - OBSZAR WIEJSKI OBREB: 0007 SKOPANIE DZIAŁKA NR 567/1			
Inwestor: STAROSTWO POWIATOWE W TARNOBRZEGU UL. 1-MAJA 4, 37-400 TARNOBRZEG			
Funkcja	Imie Nazwisko	Nr. i specjalność uprawnień	Podpis
PROJEKTOWAŁ	mgr inż. Mariusz Rolek	PDK/0074/POOE/05	
SPRAWDZIŁ	mgr inż. Marek Watras	PDK/0240/POOE/12	
Branża: ELEKTRYCZNA		Faza projektu: PROJEKT TECHNICZNY	
Skala: 1:100		Data projektu: 10 2025	
Nazwa rysunku PLAN KORYT KABLOWYCH - PARTER			
Projekt nr:			Rys. nr: 6
Zastrzega się wszelkie prawa wynikające z Ustawy o prawie autorskim. Rysunek niniejszy nie może być w całości lub w części przerysowany, uzupełniony lub odstępiony komukolwiek, bez pisemnej zgody firmy JKPROJEKT w Jastkowicach			