


RZUT PARTERU
SKALA 1:100

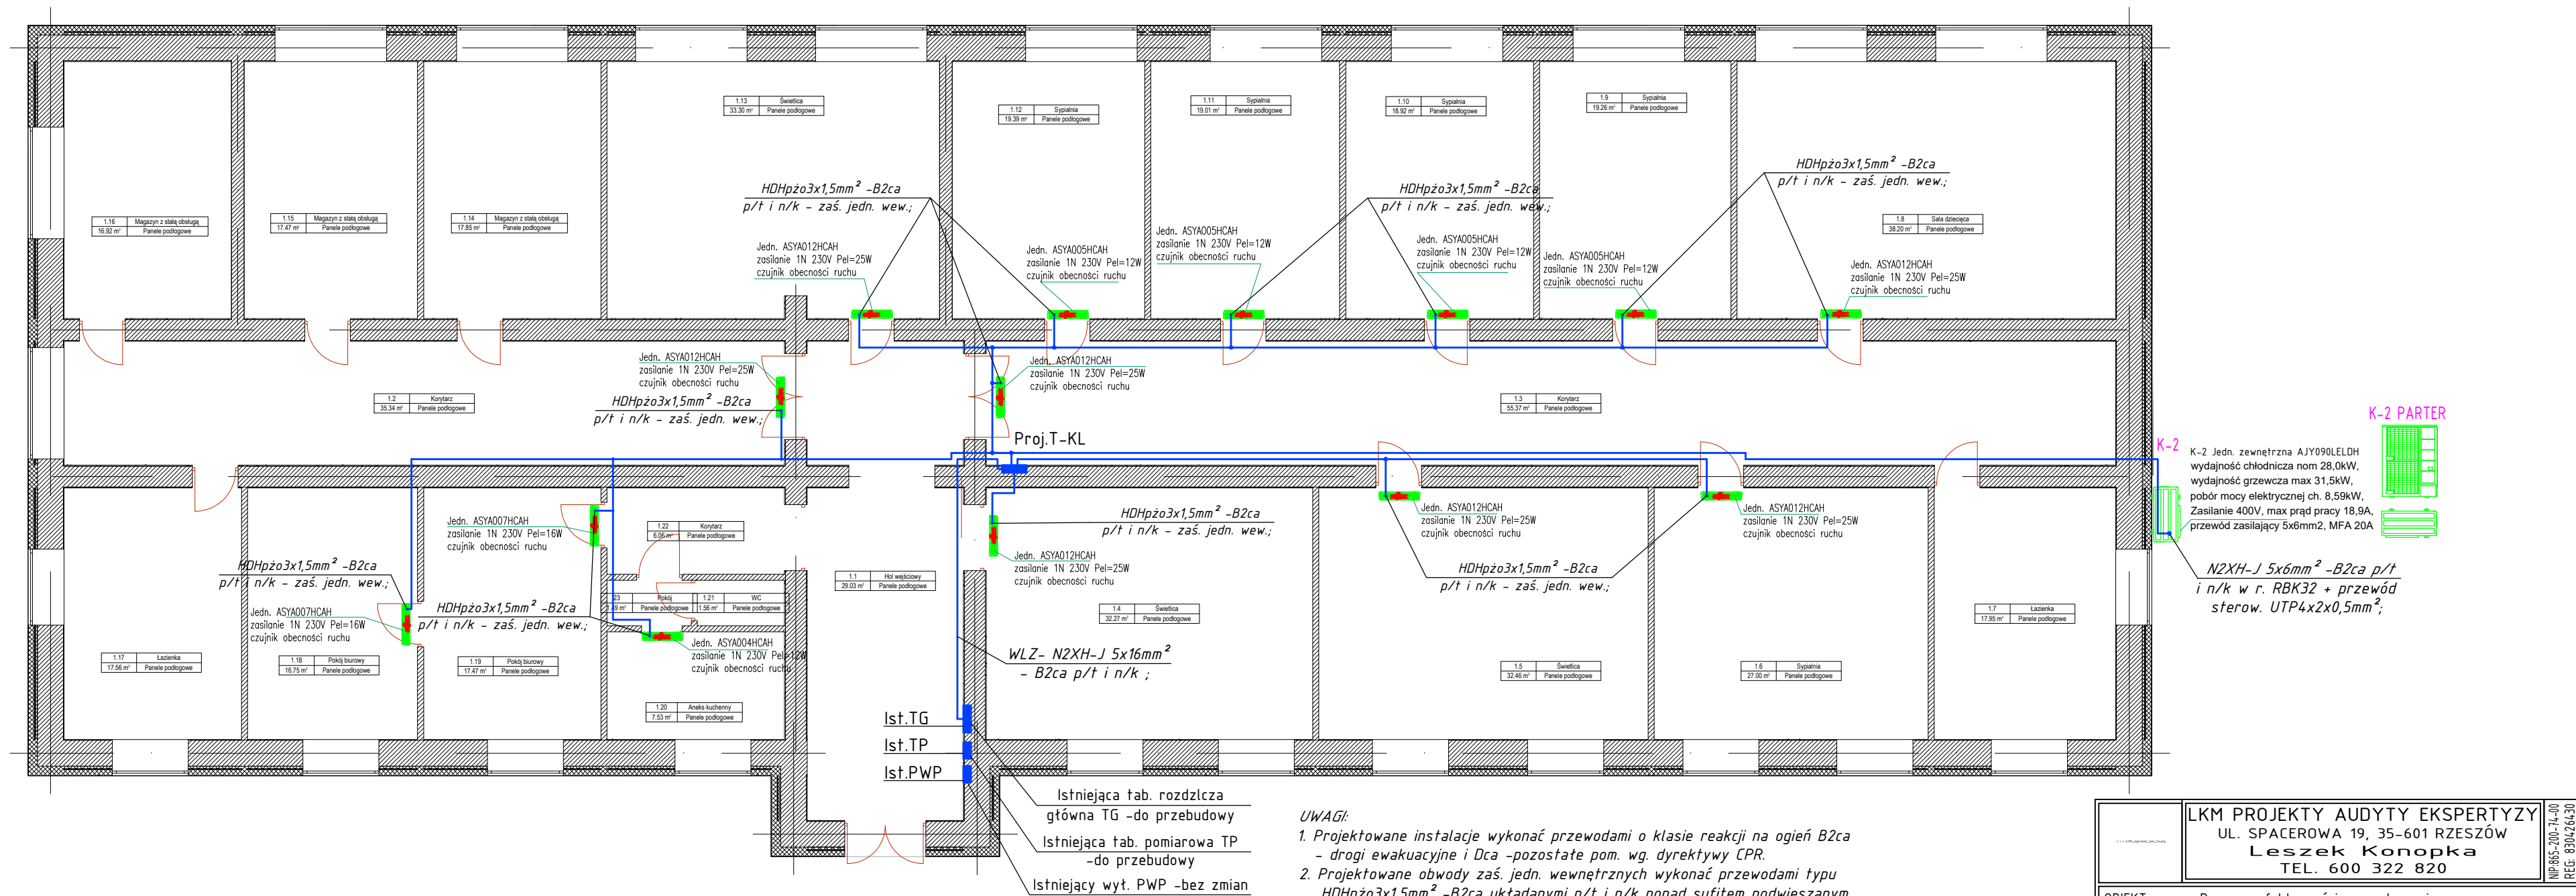

- UWAGI:
- Projektowane instalacje wykonać przewodami o klasie reakcji na ogień B2ca - drogi ewakuacyjne i Dca - pozostałe pom. wg. dyrektywy CPR.
 - Projektowane obwody zaś. jedn. wewnętrznych wykonać przewodami typu HDHpzo3x1,5mm² -B2ca ułożanymi p/t i n/k ponad sufitem podwieszanym.
 - Projektowane obwody zaś. jedn. zewnętrznych wykonać przewodami typu N2XH-J 5x6mm² -B2ca ułożanymi p/t i n/k ponad sufitem podwieszanym.
 - Podejścia przewodów zaś. jedn. zewnętrznych wykonać w rurkach odpornych na UV.
 - Lokalizację wypustów zasilających do jed. klimatyzacyjnych uzgodnić na roboczo z instalatorem urządzeń.
 - Przewody sterownicze UTP od jednostek zewnętrznych doprowadzić do centralnego sterownika klimatyzacji. Lokalizacja sterownika centralnego wg. projektu branży instalacyjnej.
 - Układ pracy TN-C/S.
 - Prace instalacyjne - monterskie skoordynować z pracami innych branż.
 - Przejścia przewodów przez ściany stanowiące przegrody stref pożarowych uszczelnić certyfikowanymi masami ogniotrwałymi E60.

LKM PROJEKTY AUDYTU EKSPERTYZY UL. SPACEROWA 19, 35-601 RZESZÓW Leszek Konopka TEL. 600 322 820		NP: 865-200-74-00 REG: 8304264-30
OBIEKT:	Poprawa efektywności energetycznej budynku Domu Dziecka w Skopaniu	
ADRES:	Id działki : 182001_5.0007.567/1 ul. Leśna 2 39-451 Skopanie	
INWESTOR:	Starostwo Powiatowe w Tarnobrzegu ul. 1-Maja 4 39-400 Tarnobrzeg	
NAZWA RYS.:	PLAN INSTALACJI ZAŚ. URZĄDZEŃ KLIMATYZACYJNYCH - PARTER	
PROJEKT TECHNICZNY INSTALACJI ELEKTRYCZNYCH		
PROJEKTANT:	mgr inż. Mariusz Rolek upr. nr PDK/0074/POOE/05	podpis
SPRAWDZAJĄCY:	mgr inż. Marek Wałtras upr. nr PDK/0240/POOE/12	podpis
EDYCJA: A	DATA: 01.08.2025r.	SKALA: 1:100 RYS. NR: 2E
PROJEKT CHRONIONY PRAWEM AUTORSKIM WSZELKIE ZMIANY, POWIELANIE, WYKORZYSTYWANIE BEZ ZGODY AUTORA - ZABRONIONE !		