


RZUT I PIĘTRA
SKALA 1:100

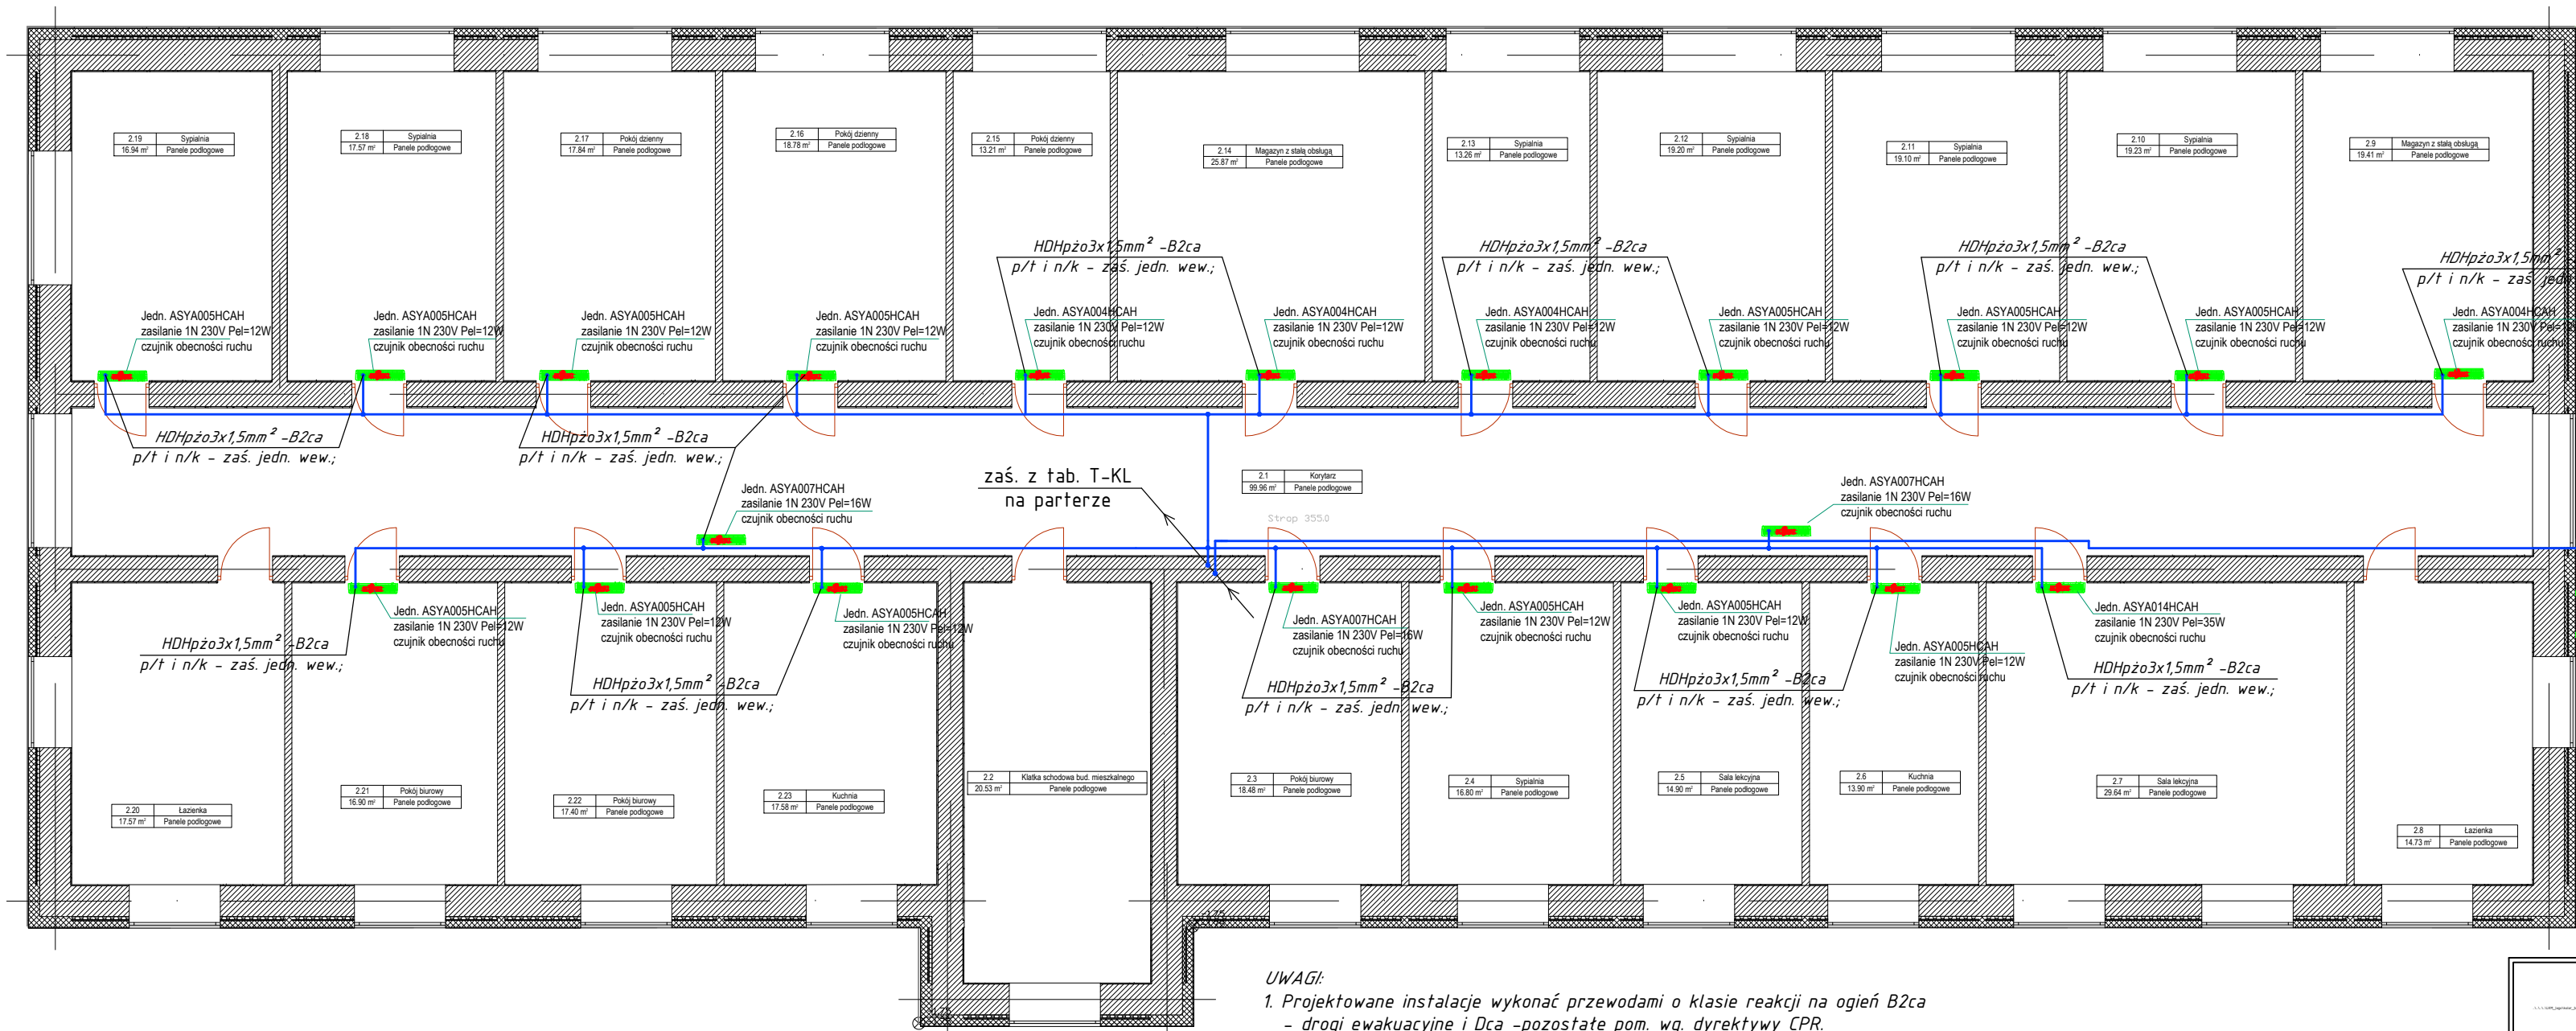

K-3 Jedn. zewnętrzna AJY090LELDH
wydajność chłodnicza nom 28,0kW,
wydajność grzewcza max 31,5kW,
pobór mocy elektrycznej ch. 8,59kW,
Zasilanie 400V, max prąd pracy 18,9A,
przewód zasilający 5x6mm², MFA 20A

K-3 PIĘTRO 1

N2XH-J 5x6mm² -B2ca p/t
i n/k w r. RBK32 + przewód
sterow. UTP4x2x0,5mm²;

- UWAGI:
- Projektowane instalacje wykonać przewodami o klasie reakcji na ogień B2ca - drogi ewakuacyjne i Dca - pozostałe pom. wg. dyrektywy CPR.
 - Projektowane obwody zaś. jedn. wewnętrznych wykonać przewodami typu HDHpżo3x1,5mm² -B2ca układanymi p/t i n/k ponad sufitem podwieszanym.
 - Projektowane obwody zaś. jedn. zewnętrznych wykonać przewodami typu N2XH-J 5x6mm² -B2ca układanymi p/t i n/k ponad sufitem podwieszanym.
 - Podejścia przewodów zaś. jedn. zewnętrznych wykonać w rurkach odpornych na UV.
 - Lokalizację wypustów zasilających do jed. klimatyzacyjnych uzgodnić na roboczo z instalatorem urządzeń.
 - Przewody sterownicze UTP od jednostek zewnętrznych doprowadzić do centralnego sterownika klimatyzacji. Lokalizacja sterownika centralnego wg. projektu branży instalacyjnej.
 - Układ pracy TN-C/S.
 - Prace instalacyjno - monterskie skoordynować z pracami innych branż.
 - Przejścia przewodów przez ściany stanowiące przegrody stref pożarowych uszczelnić certyfikowanymi masami ogniotrwałymi E60.

LKM PROJEKTY AUDYTY EKSPERTYZY UL. SPACEROWA 19, 35-601 RZESZÓW Leszek Konopka TEL. 600 322 820		NIP: 665-200-74-00 REG: 830426430	
OBIEKT:		Poprawa efektywności energetycznej budynku Domu Dziecka w Skopaniu	
ADRES:		Id działki : 182001_5.0007.567/1 ul. Leśna 2 39-451 Skopanie	
INWESTOR:		Starostwo Powiatowe w Tarnobrzegu ul. 1-Maja 4 39-400 Tarnobrzeg	
NAZWA RYS.:		PLAN INSTALACJI ZAŚ. URZĄDZEŃ KLIMATYZACYJNYCH - I PIĘTRO	
PROJEKT TECHNICZNY INSTALACJI ELEKTRYCZNYCH			
PROJEKTANT:	mgr inż. Mariusz Rolek upr. nr PDK/0074/POOE/05		podpis
SPRAWDZAJĄCY:	mgr inż. Marek Wałtras upr. nr PDK/0240/POOE/12		podpis
EDYCJA: A	DATA: 01.08.2025r.	SKALA: 1:100	RYS. NR: 3E
PROJEKT CHRONIONY PRAWEM AUTORSKIM WSZELKIE ZMIANY, POWIELANIE, WYKORZYSTYWANIE BEZ ZGODY AUTORA - ZABRONIONE!			