
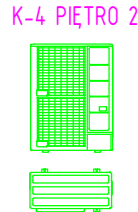


RZUT II PIĘTRA
SKALA 1:100

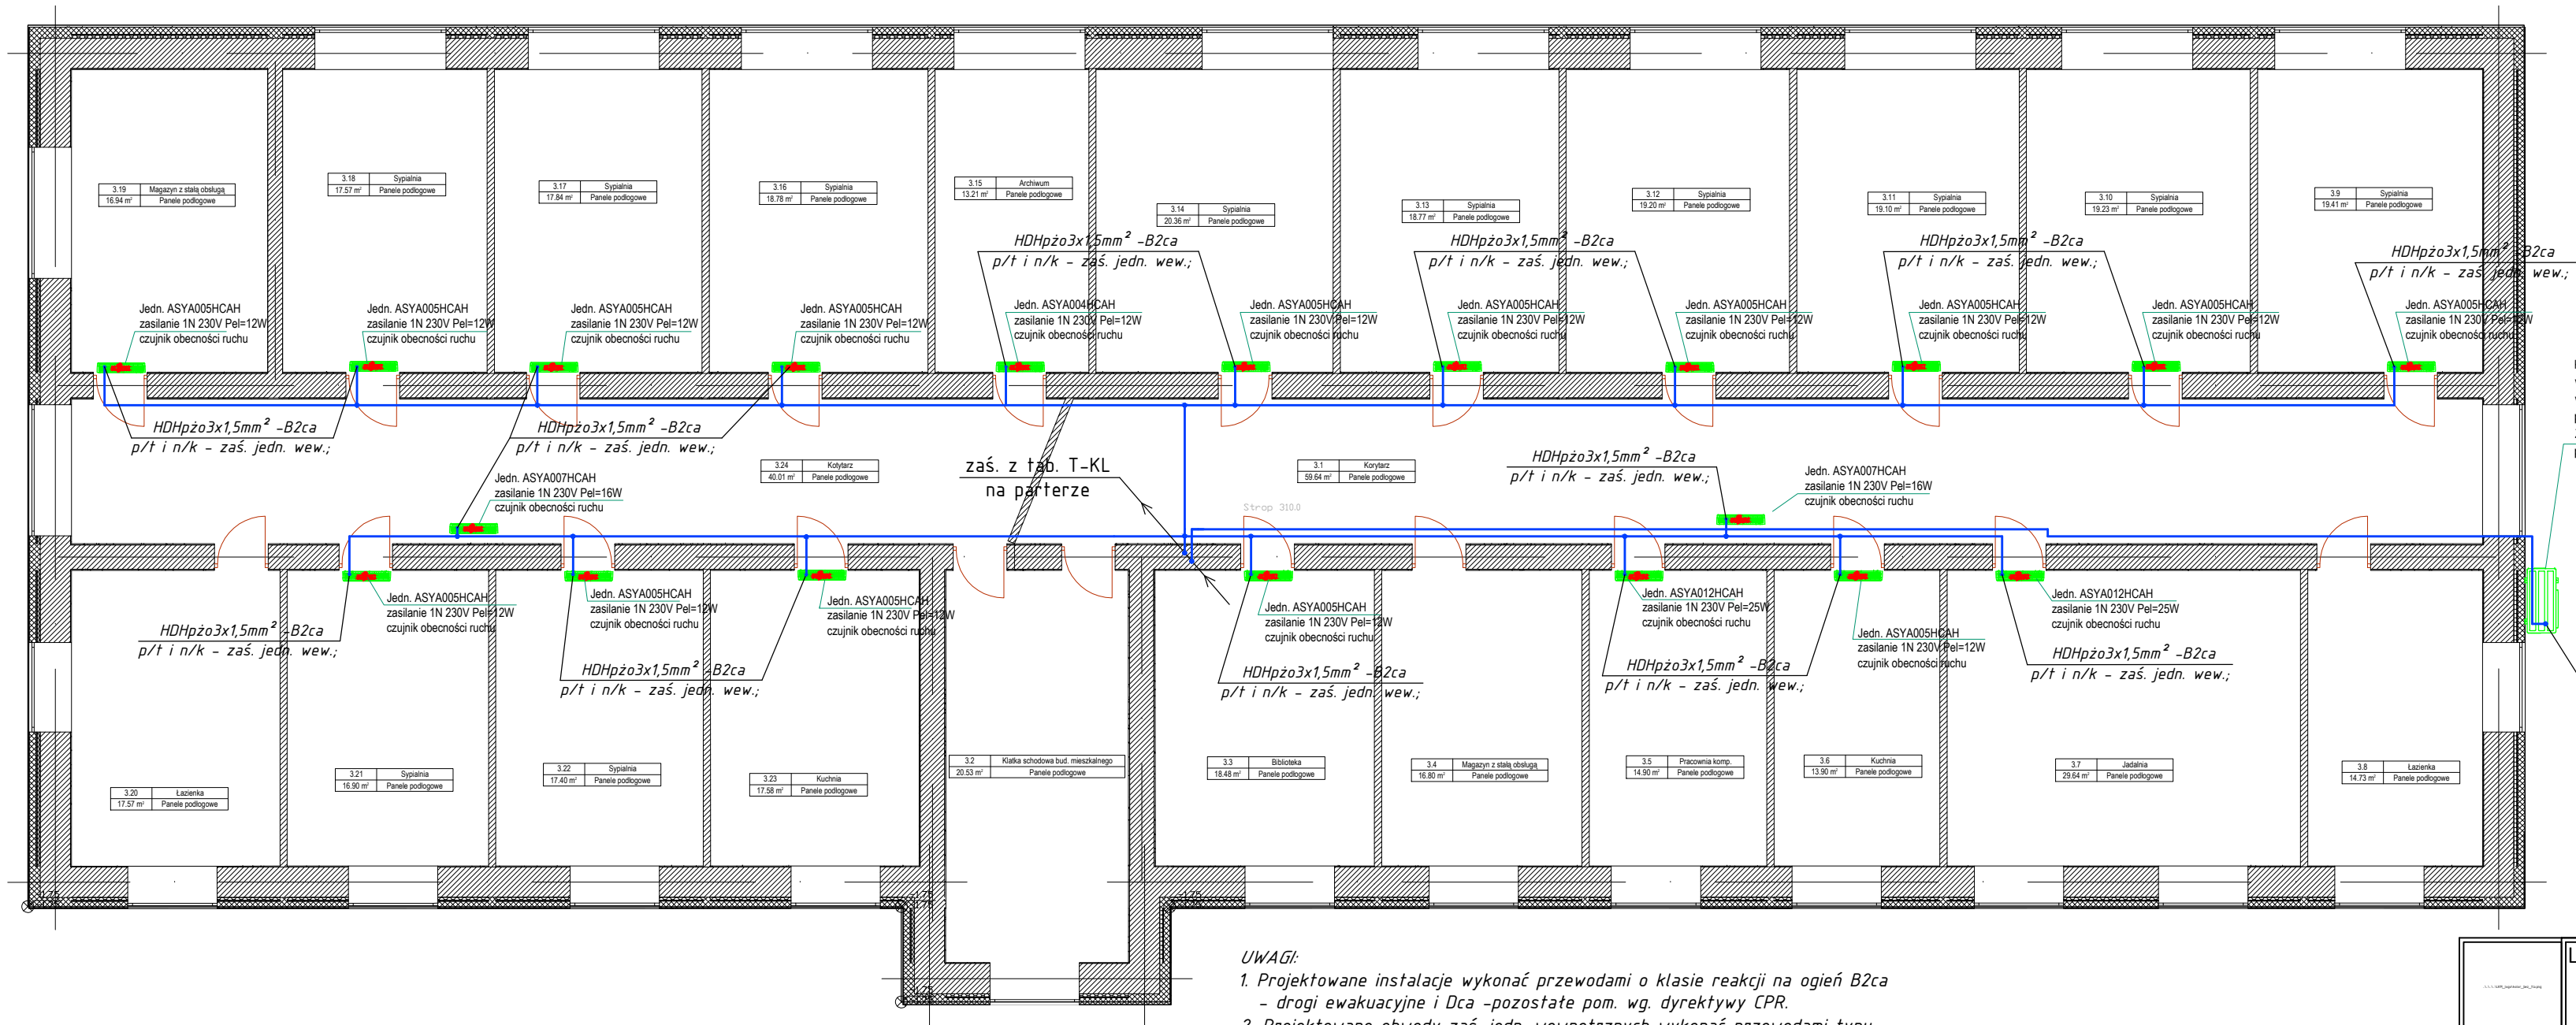

K-4 Jedn. zewnętrzna AJY090LELDH
wydajność chłodnicza nom 28,0kW,
wydajność grzewcza max 31,5kW,
pobór mocy elektrycznej ch. 8,59kW,
Zasilanie 400V, max prąd pracy 18,9A,
przewód zasilający 5x6mm², MFA 20A

K-4 PIĘTRO 2

N2XH-J 5x6mm² -B2ca p/t
i n/k w r. RBK32 + przewód
sterow. UTP4x2x0,5mm²;

UWAGI:

- Projektowane instalacje wykonać przewodami o klasie reakcji na ogień B2ca - drogi ewakuacyjne i Dca -pozostate pom. wg. dyrektywy CPR.
- Projektowane obwody zaś. jedn. wewnętrznych wykonać przewodami typu HDHpżo3x1,5mm² -B2ca uktadanymi p/t i n/k ponad sufitem podwieszanym.
- Projektowane obwody zaś. jedn. zewnętrznych wykonać przewodami typu N2XH-J 5x6mm² -B2ca uktadanymi p/t i n/k ponad sufitem podwieszanym.
- Podejścia przewodów zaś. jedn. zewnętrznych wykonać w rurkach odpornych na UV.
- Lokalizację wypustów zasilających do jed. klimatyzacyjnych uzgodnić na roboczo z instalatorem urządzeń.
- Przewody sterownicze UTP od jednostek zewnętrznych doprowadzić do centralnego sterownika klimatyzacji. Lokalizacja sterownika centralnego wg. projektu branży instalacyjnej.
- Układ pracy TN-C/S.
- Prace instalacyjno - monterskie skoordynować z pracami innych branż.
- Przejścia przewodów przez ściany stanowiące przegrody stref pożarowych uszczelnić certyfikowanymi masami ogniortwątymi E60.

LKM PROJEKTY AUDYTY EKSPERTYZY UL. SPACEROWA 19, 35-601 RZESZÓW Leszek Konopka TEL. 600 322 820		NP-865-200-14-00 REG: 830426430
OBIEKT:	Poprawa efektywności energetycznej budynku Domu Dziecka w Skopaniu	
ADRES:	Id działki : 182001_5.0007.567/1 ul. Leśna 2 39-451 Skopanie	
INWESTOR:	Starostwo Powiatowe w Tarnobrzegu ul. 1-Maja 4 39-400 Tarnobrzeg	
NAZWA RYS.:	PLAN INSTALACJI ZAŚ. URZĄDZEŃ KLIMATYZACYJNYCH - II PIĘTRO	
PROJEKT TECHNICZNY INSTALACJI ELEKTRYCZNYCH		
PROJEKTANT:	mgr inż. Mariusz Rolek upr. nr PDK/0074/P00E/05	podpis
SPRAWDZAJĄCY:	mgr inż. Marek Wałtras upr. nr PDK/0240/P00E/12	podpis
EDYCJA: A	DATA: 01.08.2025r.	SKALA: 1:100
		RYS. NR: 4E
PROJEKT CHRONIONY PRAWEM AUTORSKIM WSZELKIE ZMIANY, POWIELANIE, WYKORZYSTYWANIE BEZ ZGODY AUTORA - ZABRONIONE !		