


RZUT PIWNIC - INSTALACJA
OGRZEWANIA POWIETRZNEGO

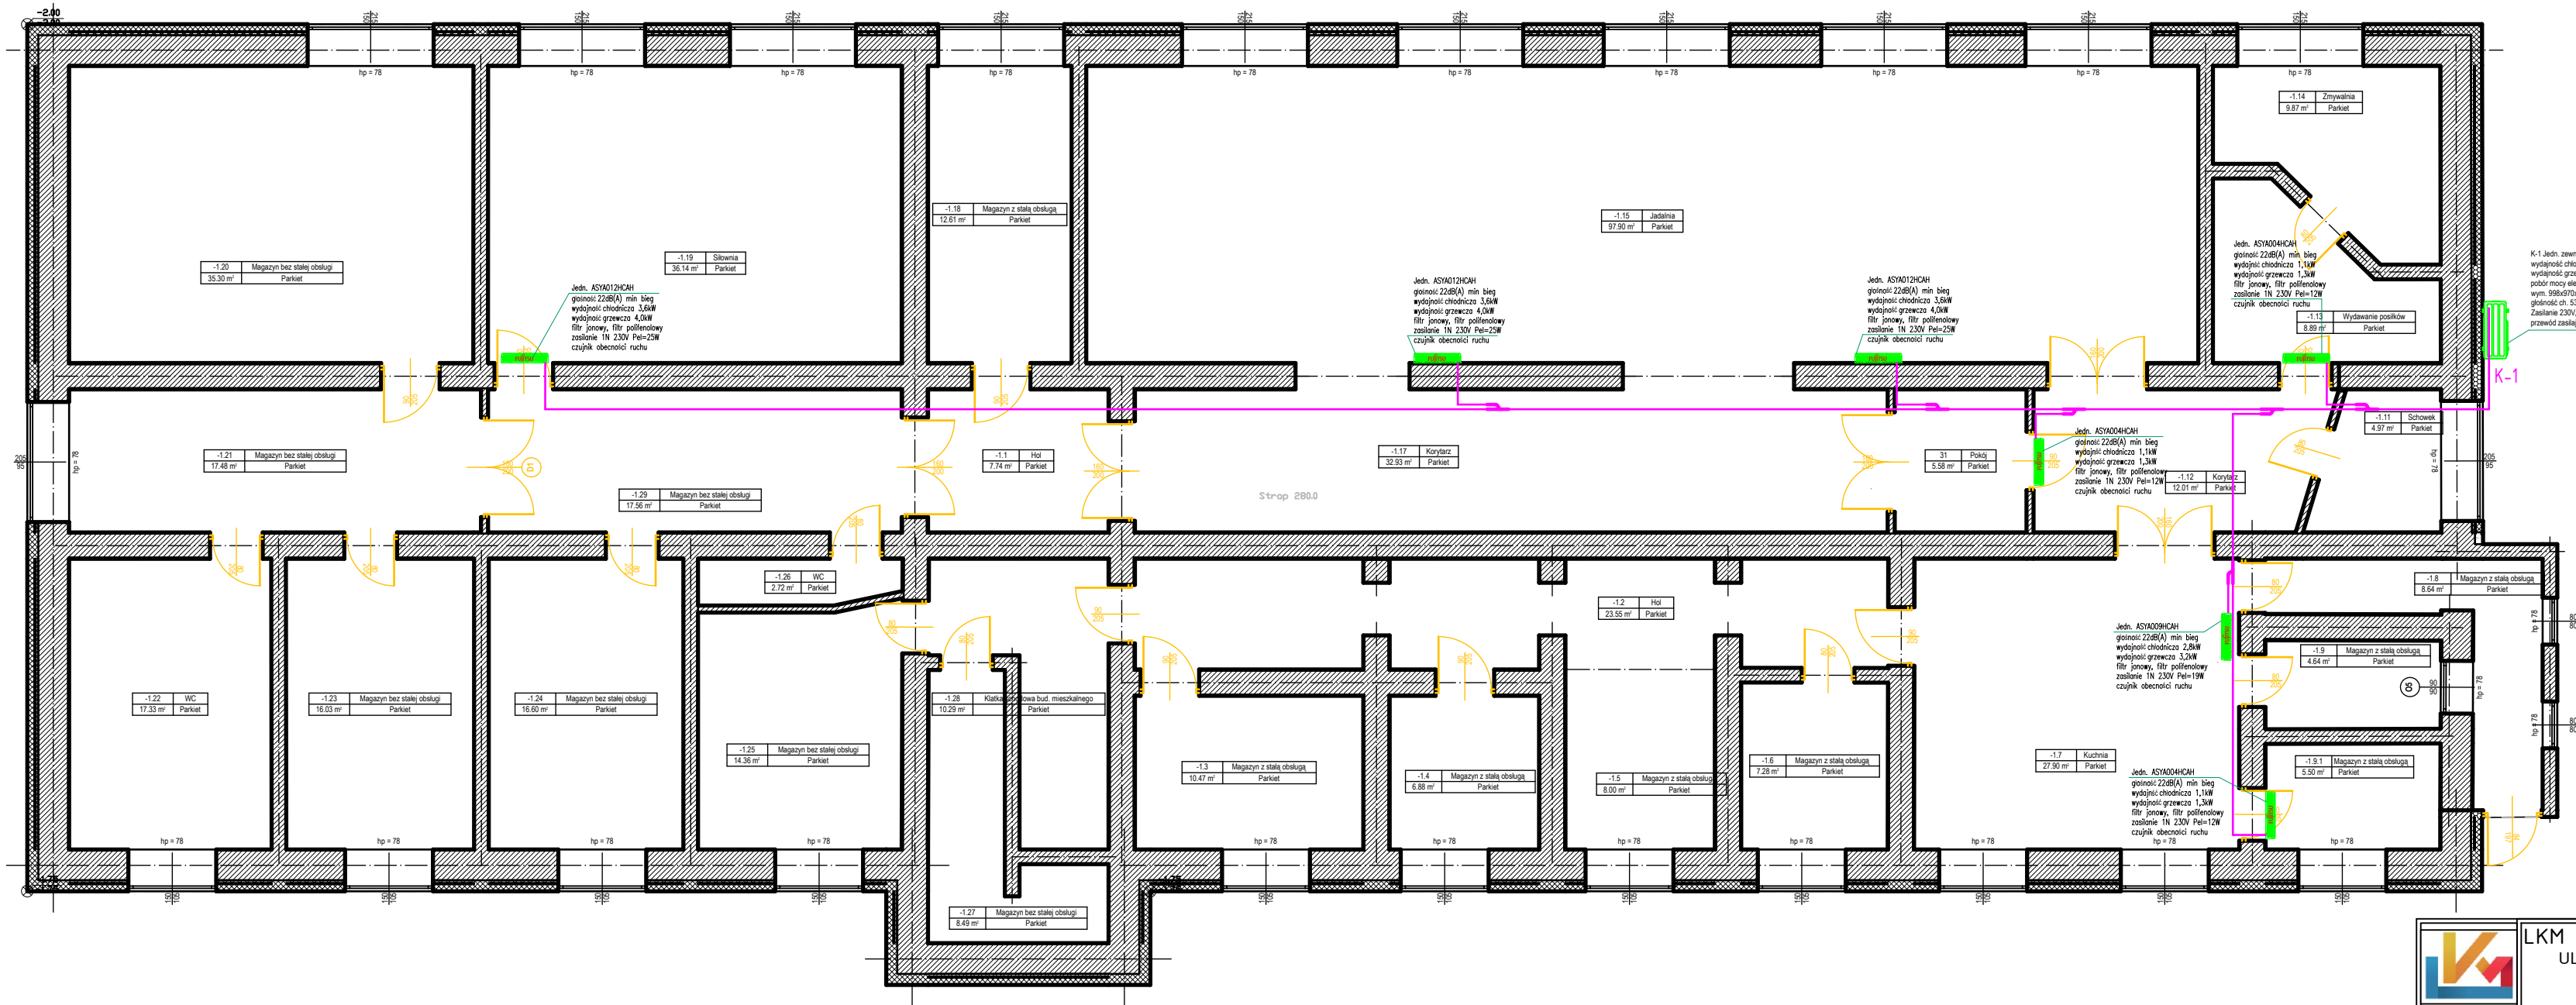

		KLM PROJEKTY AUDYTY EKSPERTYZY UL. SPACEROWA 19, 35-601 RZESZÓW Leszek Konopka TEL. 600 322 820		NIP: 865-200-74-00 REG. 830426430
OBIEKT: Poprawa efektywności energetycznej budynku Domu Dziecka w Skopaniu				
ADRES: Id działki : 182001_5.0007.567/1 ul. Leśna 2 39-451 Skopanie				
INWESTOR: Starostwo Powiatowe w Tarnobrzegu ul. 1-Maja 4 39-400 Tarnobrzeg				
NAZWA RYS.: RZUT PIWNIC TERMOMODERNIZACJA BUDYNKU				
specjalność sanitarna bez ograniczeń audytor energetyczny, certyfikator energetyczny				
PROJEKTANT:		mgr inż. Leszek KONOPKA upr. nr PDK/0058/P00S/22		podpis
SPRAWDZAJĄCY:		mgr inż. Wojciech FRAN CZYK upr. nr PDK/0068/PWOS/21		podpis
EDYCJA: A		DATA: 01.10.2025r.		SKALA: 1:100
				RYS. NR: 1
PROJEKT CHRONIONY PRAWEM AUTORSKIM WSZELKIE ZMIANY, POWIELANIE, WYKORZYSTYWANIE BEZ ZGODY AUTORA - ZABRONIONE!				