
 


RZUT PARTERU - INSTALACJA
OGRZEWANIA POWIETRZNEGO

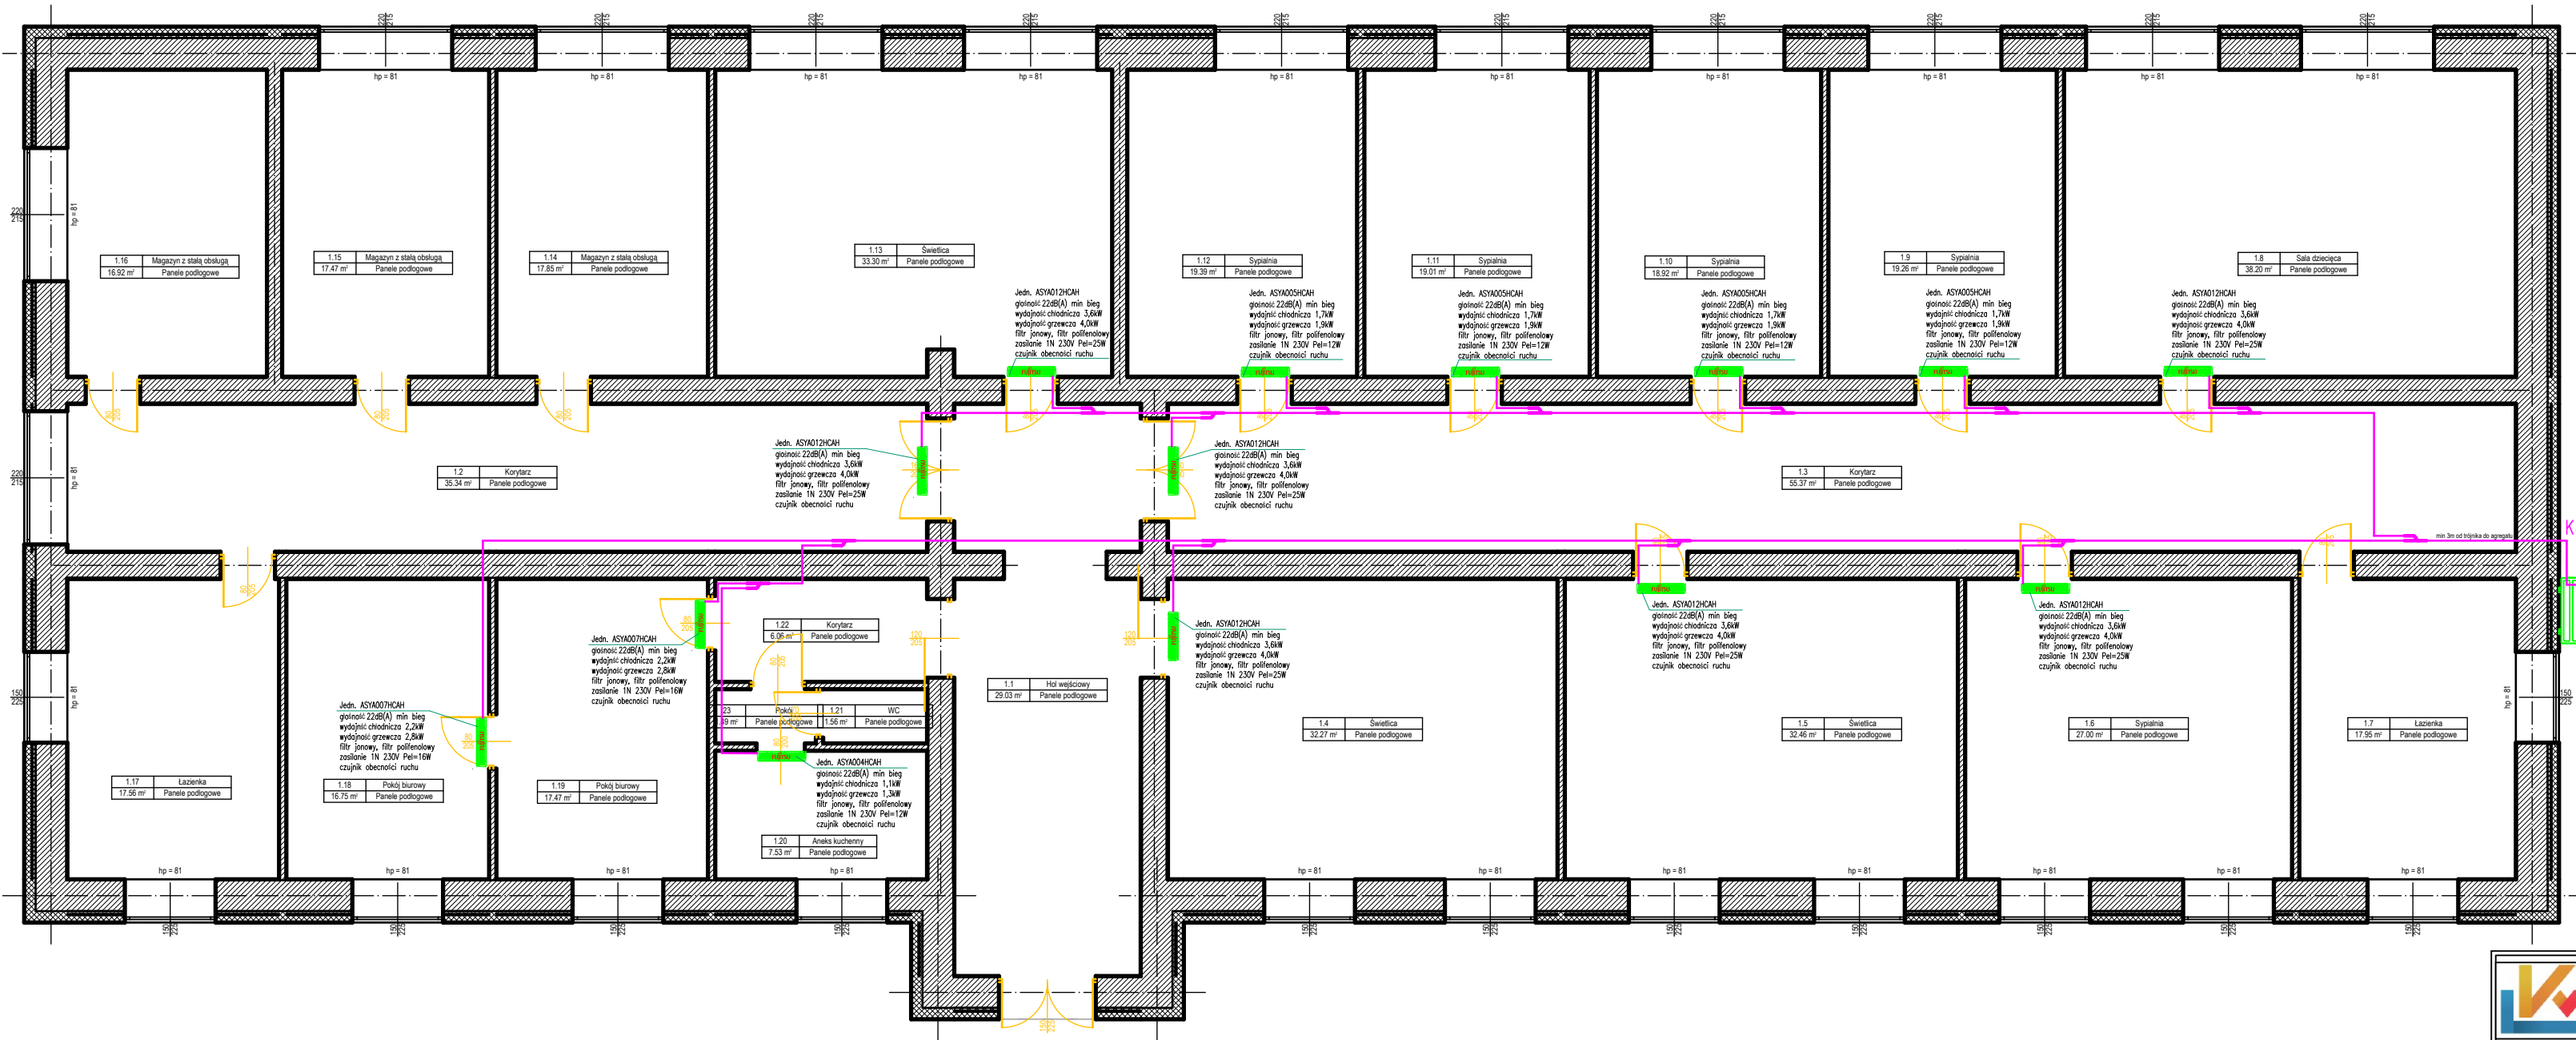

K-2 PARTER

K-1 Jedn. zewnętrzna AJY090.ELDH
wydajność chłodnicza nom 28.0kW,
wydajność grzewcza max 31.5kW,
pożór mocy elektrycznej ch. 8.59kW,
wymary 1.428*1.080*480mm, 177kg,
głębokość ch. 540(A) w odległości 1m
Zasilanie 400V, max prąd pracy 18.9A,
przewód zasilający 5x6mm², MFA 20A



LKM PROJEKTY AUDYTY EKSPERTYZY
UL. SPACEROWA 19, 35-601 RZESZÓW
Leszek Konopka
TEL. 600 322 820

NIP-865-200-74-00
REG- 830426430

OBIEKT:	Poprawa efektywności energetycznej budynku Domu Dziecka w Skopaniu		
ADRES:	Id działki : 182001_5.0007.567/1 ul. Leśna 2 39-451 Skopanie		
INWESTOR:	Starostwo Powiatowe w Tarnobrzegu ul. 1-Maja 4 39-400 Tarnobrzeg		
NAZWA RYS.:	RZUT PARTERU TERMOMODERNIZACJA BUDYNKU		
specjalność sanitarna bez ograniczeń audytor energetyczny, certyfikator energetyczny			
PROJEKTANT:	mgr inż. Leszek KONOPKA upr. nr PDK/0058/POOS/22	podpis	
SPRAWDZAJĄCY:	mgr inż. Wojciech FRAN CZYK upr. nr PDK/0068/PWOS/21	podpis	
EDYCJA: A	DATA: 01.10.2025r.	SKALA: 1:100	RYS. NR: 2
PROJEKT CHRONIONY PRAWEM AUTORSKIM WSZELKIE ZMIANY, POWIELANIE, WYKORZYSTYWANIE BEZ ZGODY AUTORA - ZABRONIONE !			