


RZUT PIWNIC - INSTALACJA  
ODPROWADZENIE SKROPLIN

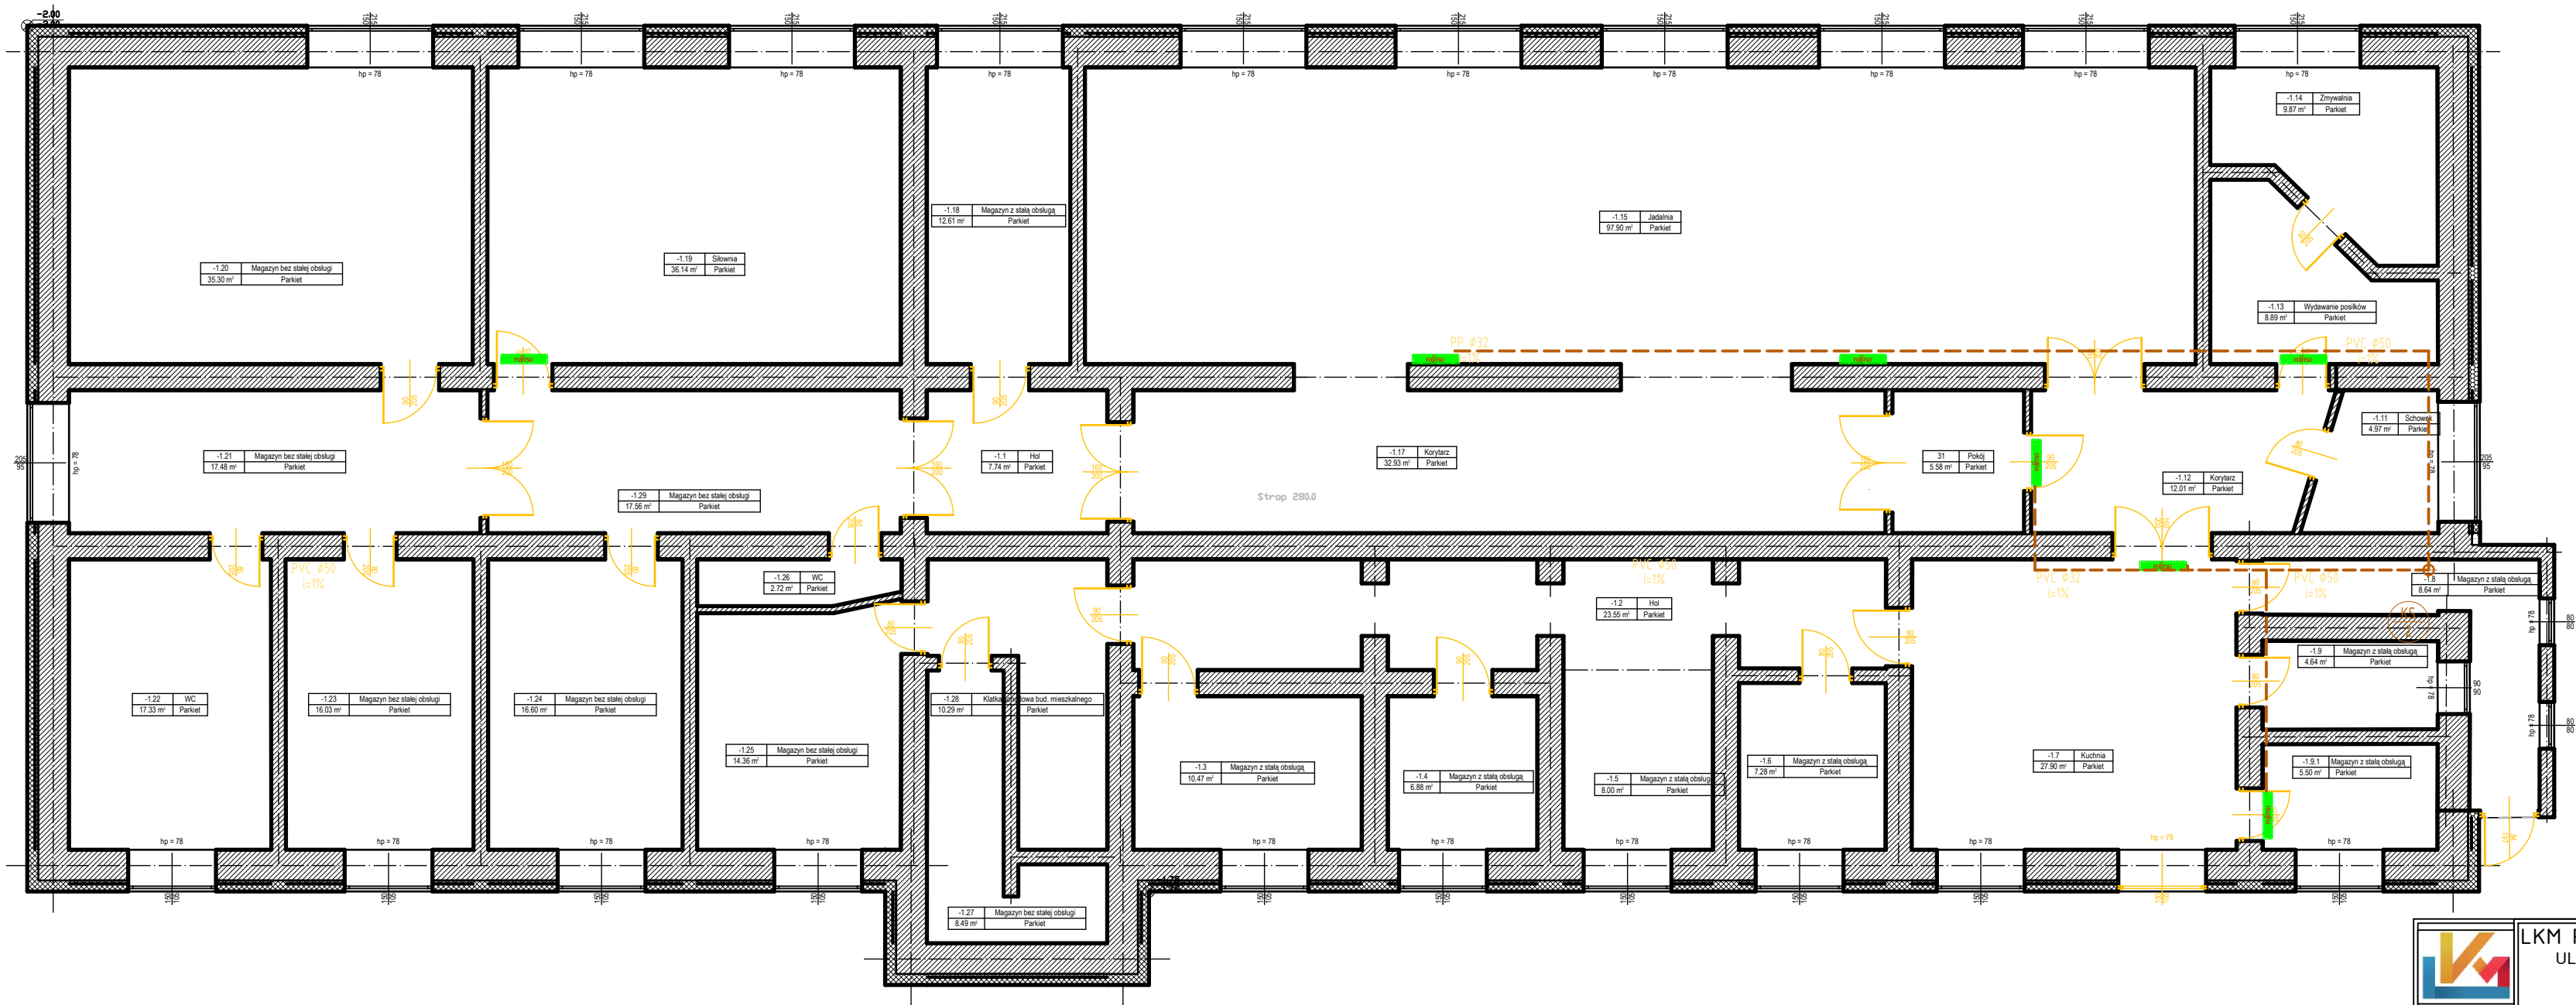

LKM PROJEKTY AUDYTY EKSPERTYZY  
UL. SPACEROWA 19, 35-601 RZESZÓW  
**Leszek Konopka**  
TEL. 600 322 820

NIP: 865-200-744-00  
REG. 830426430

|                                                                                                                |                                                                       |              |             |
|----------------------------------------------------------------------------------------------------------------|-----------------------------------------------------------------------|--------------|-------------|
| OBIEKT:                                                                                                        | Poprawa efektywności energetycznej<br>budynku Domu Dziecka w Skopaniu |              |             |
| ADRES:                                                                                                         | Id działki : 182001_5.0007.567/1<br>ul. Leśna 2 39-451 Skopanie       |              |             |
| INWESTOR:                                                                                                      | Starostwo Powiatowe w Tarnobrzegu<br>ul. 1-Maja 4 39-400 Tarnobrzeg   |              |             |
| NAZWA RYS.:                                                                                                    | RZUT PIWNIC<br>ODPROWADZENIE SKROPLIN                                 |              |             |
| specjalność sanitarna bez ograniczeń<br>audytor energetyczny, certyfikator energetyczny                        |                                                                       |              |             |
| PROJEKTANT:                                                                                                    | mgr inż. Leszek KONOPKA<br>upr. nr PDK/0058/P00S/22                   | podpis       |             |
| SPRAWDZAJĄCY:                                                                                                  | mgr inż. Wojciech FRANCIK<br>upr. nr PDK/0068/PWOS/21                 | podpis       |             |
| EDYCJA: A                                                                                                      | DATA: 01.10.2025r.                                                    | SKALA: 1:100 | RYS. NR: 10 |
| PROJEKT CHRONIONY PRAWEM AUTORSKIM WSZELKIE ZMIANY, POWIELANIE, WYKORZYSTYWANIE BEZ ZGODY AUTORA - ZABRONIONE! |                                                                       |              |             |