


RZUT PARTERU - INSTALACJA
ODPROWADZENIE SKROPLIN

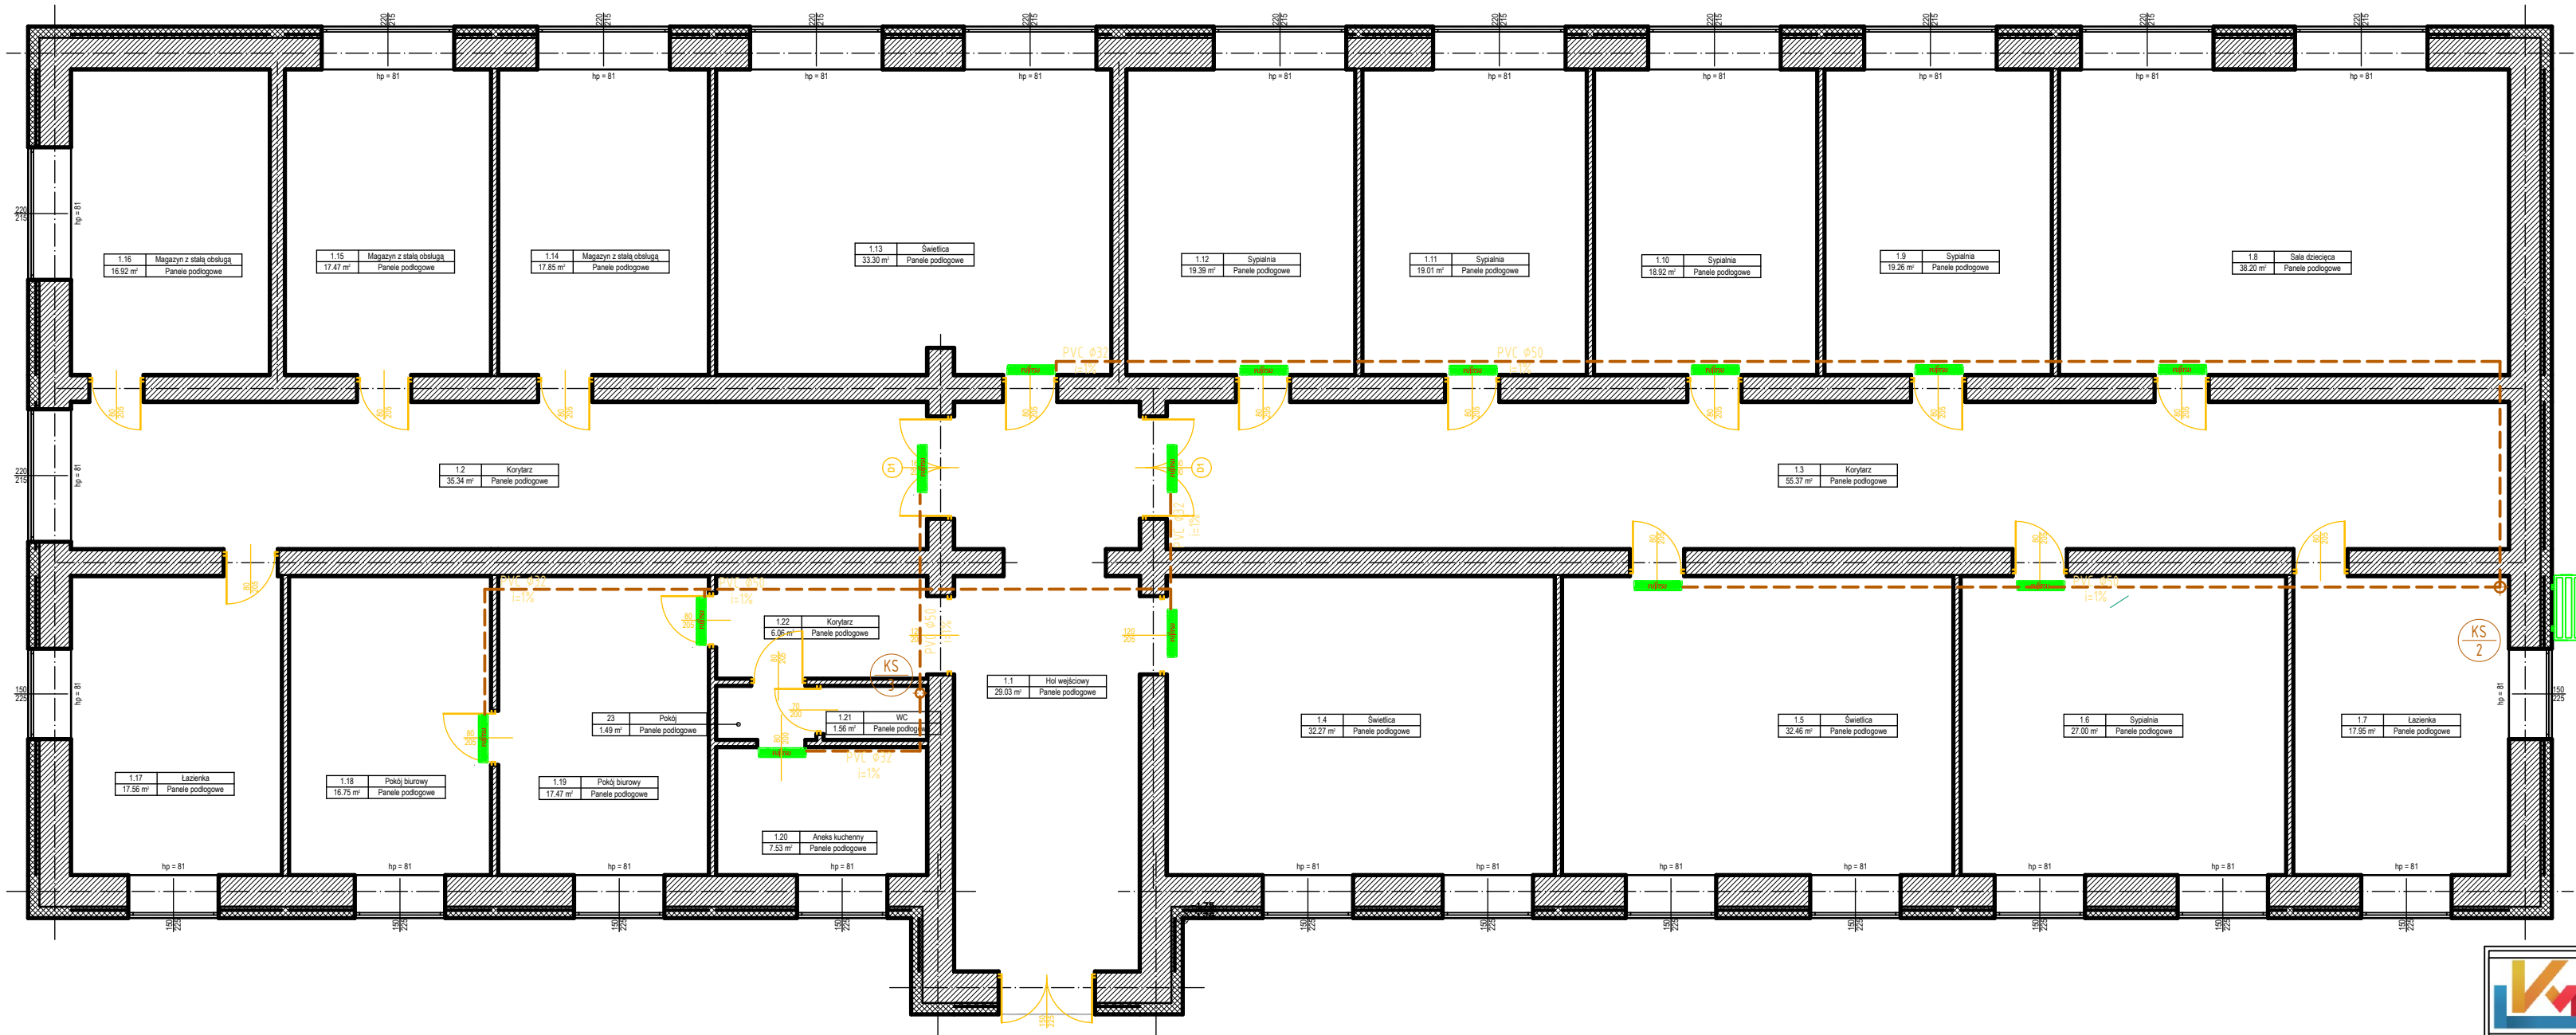

		LKM PROJEKTY AUDYTU EKSPERTYZY UL. SPACEROWA 19, 35-601 RZESZÓW Leszek Konopka TEL. 600 322 820		NIP: 865-200-74-00 REG: 830426430
OBIEKT:		Poprawa efektywności energetycznej budynku Domu Dziecka w Skopaniu		
ADRES:		Id działki : 182001_5.0007.567/1 ul. Leśna 2 39-451 Skopanie		
INWESTOR:		Starostwo Powiatowe w Tarnobrzegu ul. 1-Maja 4 39-400 Tarnobrzeg		
NAZWA RYS.: RZUT PARTERU ODPROWADZENIE SKROPLIN				
specjalność sanitarna bez ograniczeń audytor energetyczny, certyfikator energetyczny				
PROJEKTANT:	mgr inż. Leszek KONOPKA upr. nr PDK/0058/P00S/22		podpis	
SPRAWDZAJĄCY:	mgr inż. Wojciech FRAN CZYK upr. nr PDK/0068/PWOS/21		podpis	
EDYCJA: A	DATA: 01.10.2025r.	SKALA: 1:100	RYS. NR: 11	
PROJEKT CHRONIONY PRAWEM AUTORSKIM WSZELKIE ZMIANY, POWIELANIE, WYKORZYSTYWANIE BEZ ZGODY AUTORA - ZABRONIONE!				