


SKALA 1:50

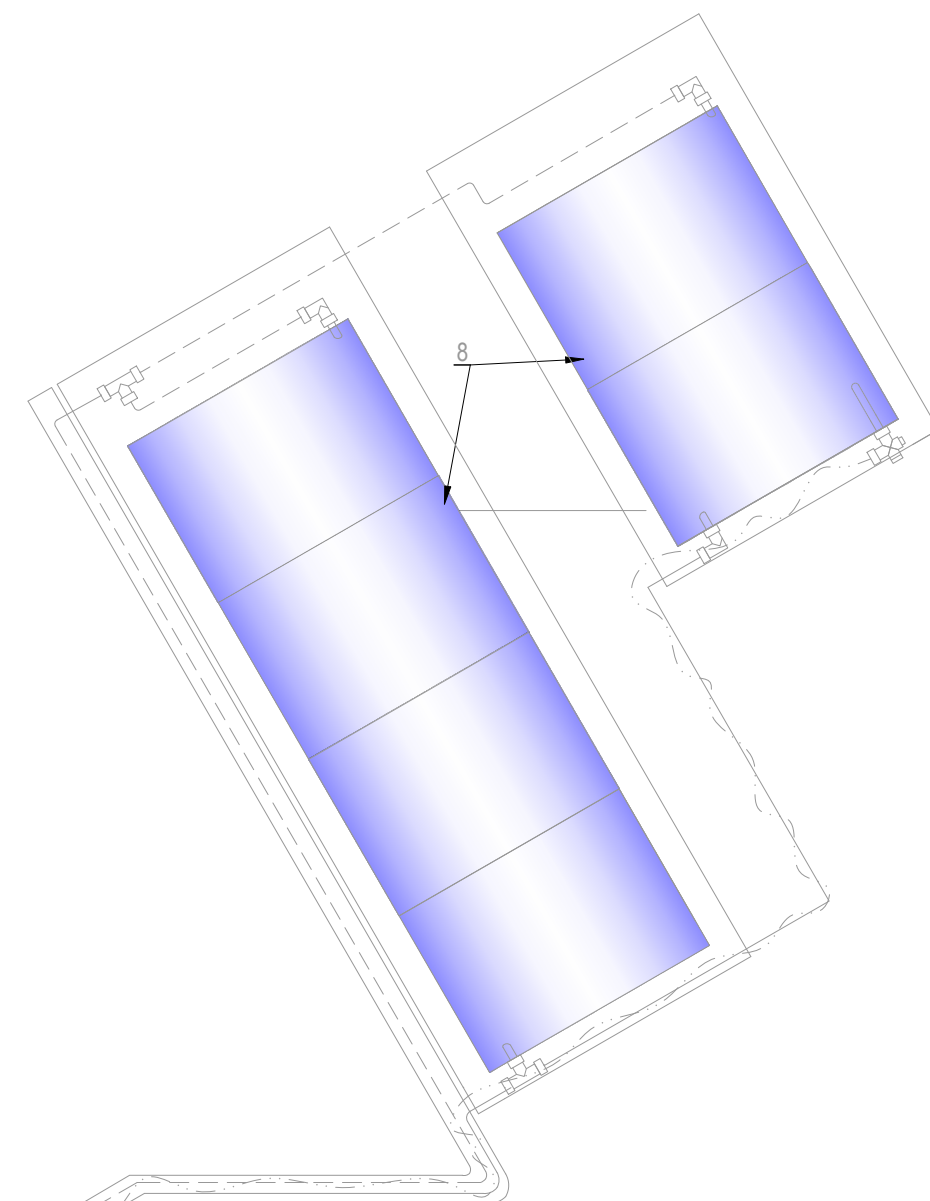

- obieg solarny zasilanie
- obieg solarny powrót
- obieg cyrkulacji dodatkowej
- instalacja wody zimnej
- instalacja ciepłej wody użytkowej
- instalacja wody cyrkulacyjnej
- przewody sterownicze

- 1 Kocioł DeDietrich GT306 - istniejący
- 2 Zasobniki CWU o pojemności 1000L zasilane z kotłowni - PROJEKTOWANE
- 3 Naczynie wzbiorcze CWU - PROJEKTOWANE
- 4 Naczynia wzbiorcze CO - istniejące
- 5 Zasobniki CWU 800 dm³ - istniejący
- 6 Naczynie wzbiorcze układu solarnego - istniejące
- 7 Stacja solarna z regulatorem solarnym - istniejące
- 8 Bateria kolektorów słonecznych - istniejące
- 9 Zawór cyrkulacyjny - PROJEKTOWANY
- 10 Zawór przelajający - PROJEKTOWANY
- 11 Podgrzewacz CWU V-500 dm³ - PROJEKTOWANY

F filtr siatkowy do wody

2 Sterowanie powinno zapewniać okresowe - wykonywanie przegrzewu zasobników CWU celem ochrony przed legionella

	LKM PROJEKTY AUDYTÓW EKSPERTYZY UL. SĄCEROWA 19, 35-601 RZESZÓW Leszek Konopka TEL. 600 322 820		Nr 845-200-40-00 REG. 830424530
	OBIĘT: Poprawa efektywności energetycznej budynku Domu Dziecka w Skopaniu		
ADRES: Id działki : 182001_5.0007.567/1 ul. Leśna 2 39-451 Skopanie			
INWESTOR: Starostwo Powiatowe w Tarnobrzegu ul. 1-Maja 4 39-400 Tarnobrzeg			
NAZWA RYS.: RZUT PIWNICY MODERNIZACJA UKŁADU CWU			
specjalność sanitarna bez ograniczeń audytor energetyczny, certyfikator energetyczny			
PROJEKTANT:	mgr inż. Leszek KONOPKA upr. nr PDK/0058/P005/22	podpis	
SPRAWDZAJĄCY:	mgr inż. Wojciech FRANCYZY upr. nr PDK/0068/PW05/21	podpis	
EDYCJA: A DATA: 01.10.2025r.		SKALA: 1:50	RYS. Nr: 14
PROJEKT CHRONIĄCY PRAWA AUTORA WSZĘDNE ZMIANY, POWIENIE, WYKORZYSTYWANIE, BEZ ZGODY AUTORA - ZABRONIONE !			

PROJEKT CHRONIONY PRAWEM AUTORSKIM WSZELKIE ZMIANY, POWIELANIE, WYKORZYSTYWANIE BEZ ZGODY AUTORA - ZABRONIONE !