
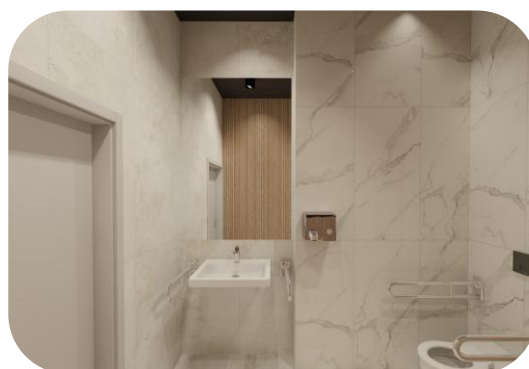


PROJEKT MODERNIZACJI ŁAZIENEK W ZESPOLE OBIEKTÓW SPORTOWYCH MOCZYDŁO UL. POD STRZECHĄ 3 WARSZAWA

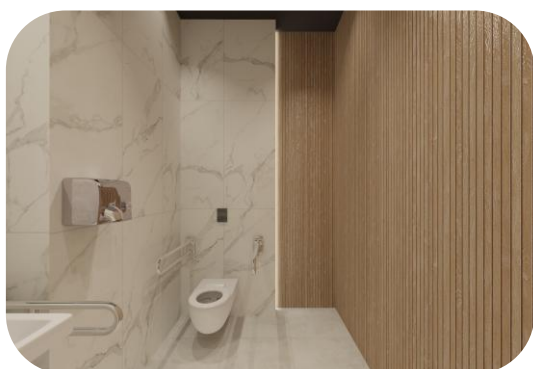

ZAMAWIAJĄCY:

Ursynowskie Centrum Sportu i Rekreacji - zakład budżetowy ul. Pileckiego 122 w
Warszawie (02-781)

LOKALIZACJA:


ZESPÓŁ OBIEKTÓW SPORTOWYCH MOCZYDŁO UL POD STRZECHĄ 3 WARSZAWA

WYKONAWCA:


Meritum Sp. z o.o.
Michalin 23 07-203 Somianka
KRS 0001001100
NIP 7622016291 REGON 523603050
meritum.instal@op.pl
agata.budzilek@vp.pl
tel: 504298160

WARSZAWA, dn. 20-04-2026 r

STAN
ISTNIEJĄCY

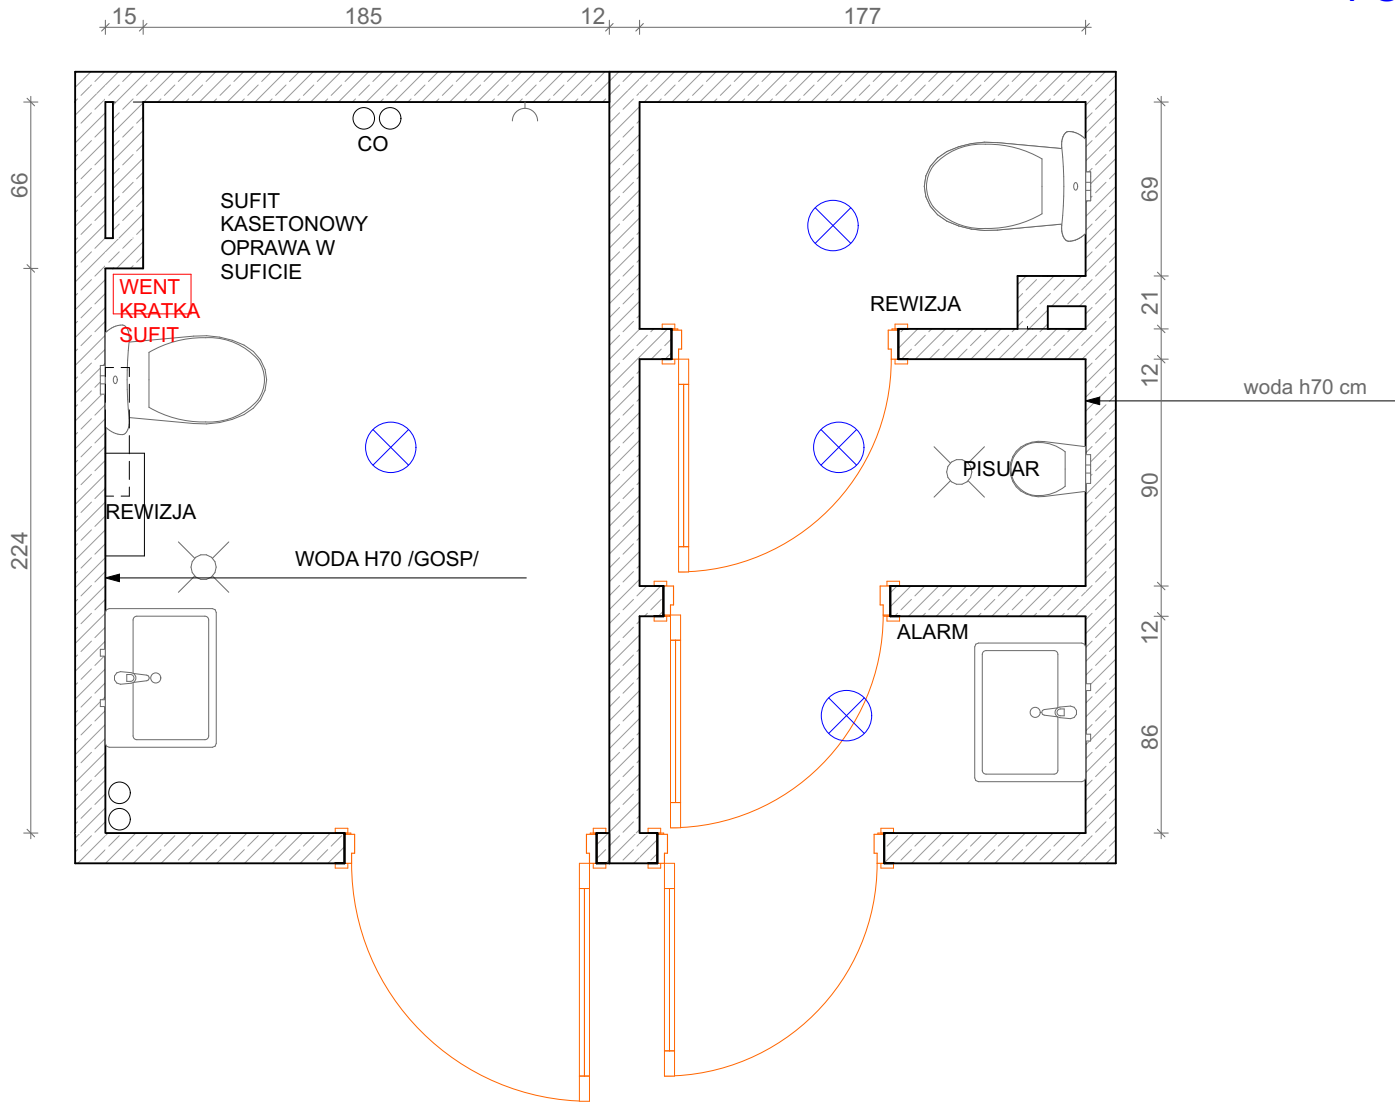

RZUT
FUNKCJONALNY

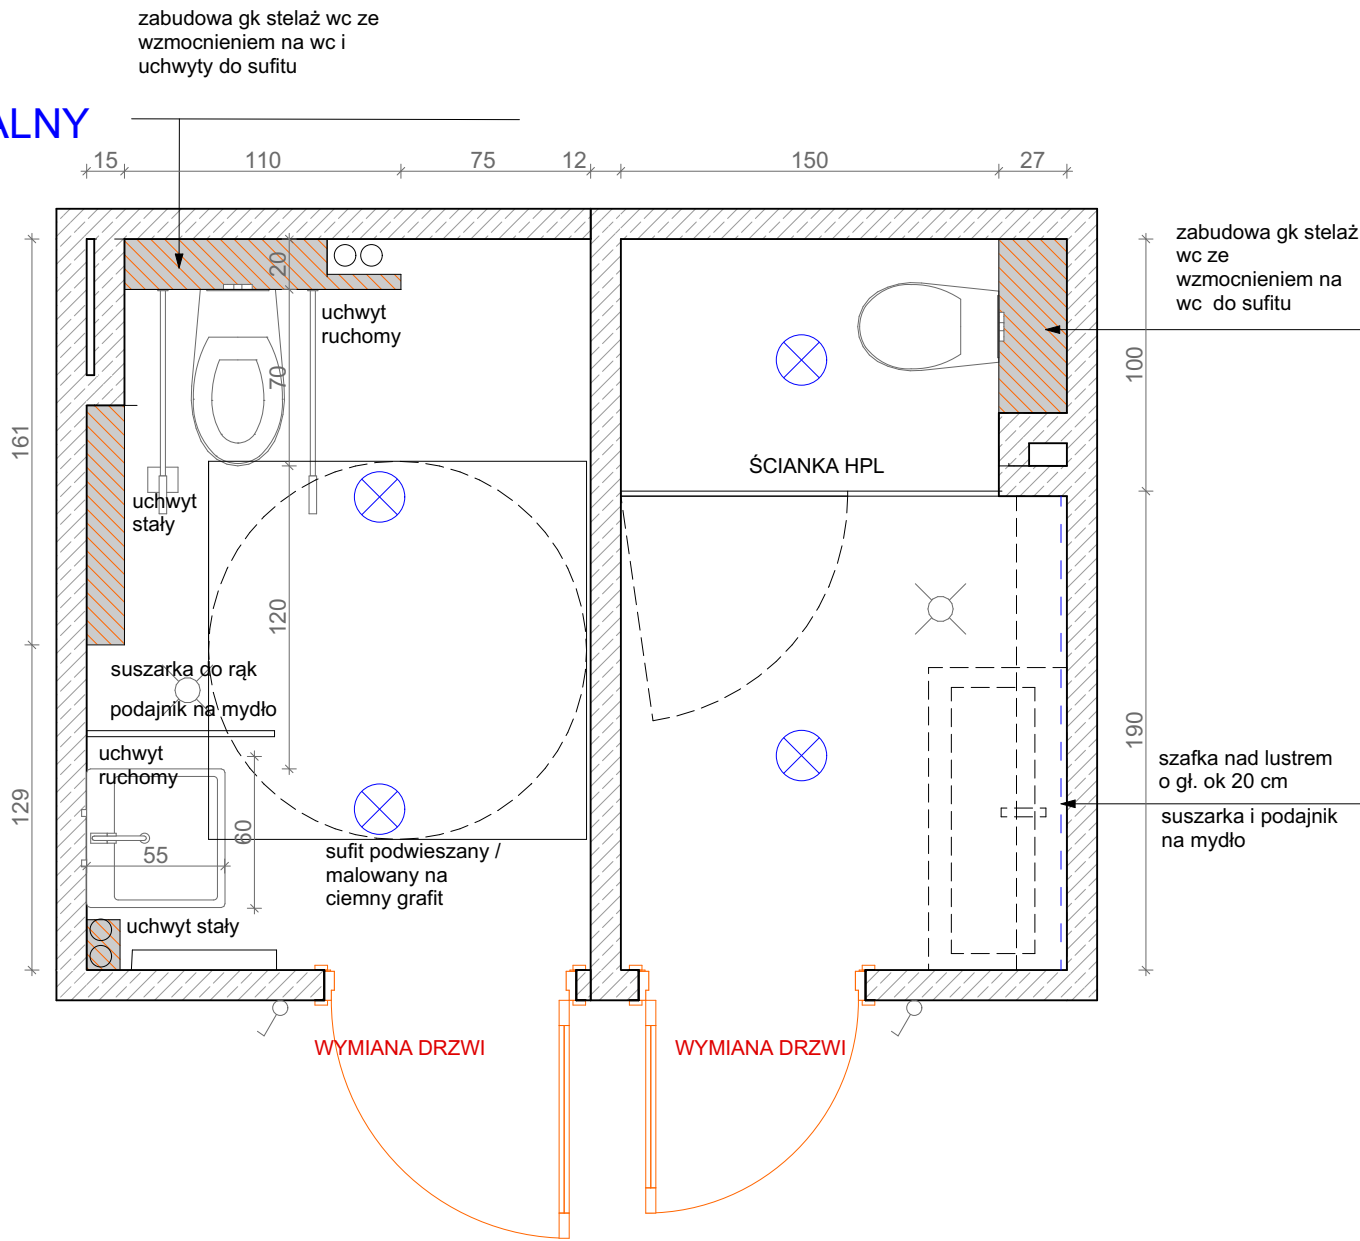

Wszystkie wymiary należy sprawdzić na budowie przed przystąpieniem do realizacji. W przypadku rozbieżności pomiędzy projektem a stanem istniejącym należy niezwłocznie poinformować projektanta. Projekt opracowano na podstawie dostępnej dokumentacji oraz pomiarów, jednak nie wyklucza się występowania odchyłań wykonawczych. Wykonawca zobowiązany jest do uwzględnienia tolerancji wymiarowych oraz nierówności ścian, posadzek i sufitów

INWESTOR:
Ursynowskie Centrum Sportu i Rekreacji
- zakład budżetowy ul. Pileckiego 122 w Warszawie (02-781)

PROJEKT ARANŻACJI WNĘTRZA
ŁAZIENKA NR 4 - Zespół Obiektów Sportowych MOCZYDŁO UL POD STRZECHĄ 3 WARSZAWA (2 łazienki) w tym jedna NOWA DLA NIEPEŁNOSPRAWNYCH

TYTUŁ RYSUNKU:
ŁAZIENKA NR. 2 - RYS. 1

SKALA: 1:30

DATA: 23-04-2026

NR RYSUNKU: 1



WYKONAWCA:
Meritum Sp. z o.o.
Michalin 23 07-203
Somianka
NIP 7622016291
REGON 523603050

UWAGI

RAKO Betonico DAKV9790
spiekana płytką podłogową
białoszary 60x120 cm

TUBĄDZIN Echo Lamella
beige STR Płytką gresową
1198x598

TUBĄDZIN Pietrasanta MAT Płytką gresową 1198x598

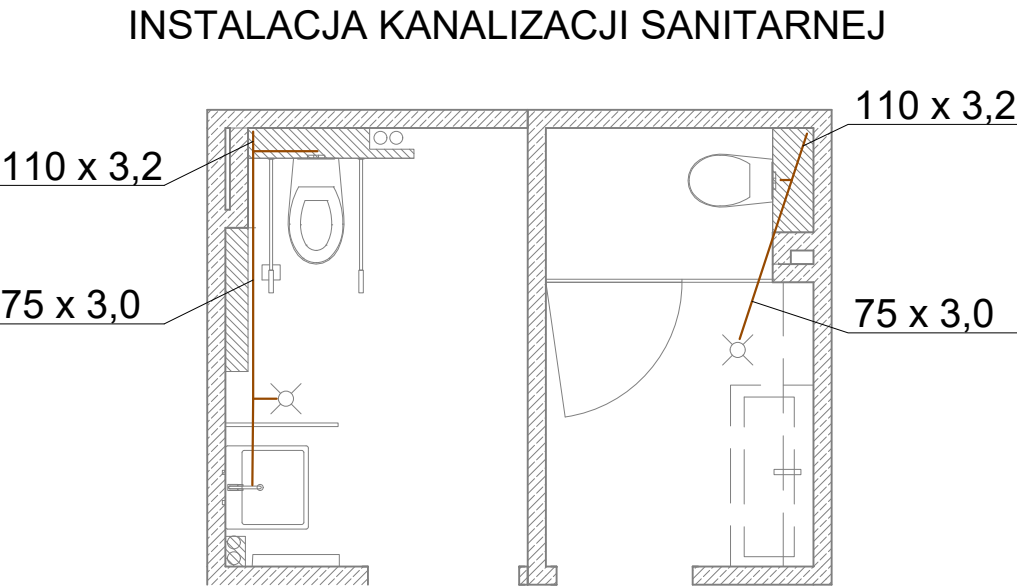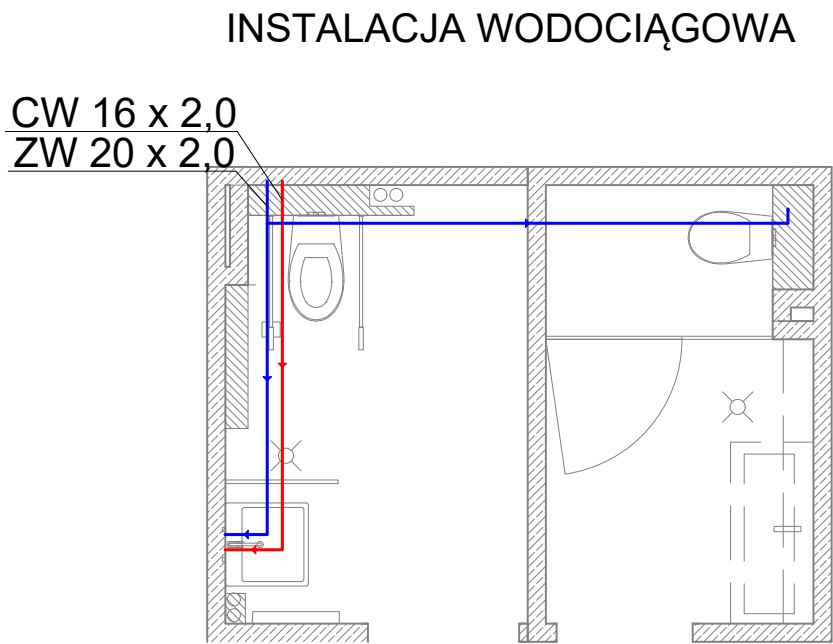

LEGENDA INSTALACJA KANALIZACJI SANITARNEJ:

	Kanalizacja sanitarna (prowadzona pod posadzką)
	Kanalizacja sanitarna (podejścia prowadzone w warstwie posadzki)

ŚREDNICE PODEJŚĆ DO PRZYBORÓW KANALIZACJI SANITARNEJ:

	MISKA USTĘPOWA PCVø110
	UMYWALKA PCVø50
	ZLEW/ZLEWOZMYWAK PCVø50
	PRALKA/ZMYWARKA PCVø50
	BRODZIK/WANNA PCVø50

LEGENDA INSTALACJA WODOCIĄGOWA:

	Instalacja zimnej wody (prowadzona w warstwie posadzki i w brzdach ściennych)
	Instalacja c.w.u. (prowadzona w warstwie posadzki i w brzdach ściennych)
	Instalacja zimnej wody prowadzona do podgrzewacza CWU
	Instalacja cyrkulacji c.w.u. (prowadzona w warstwie posadzki i w brzdach ściennych)
	Zawór termostatyczny do regulacji cyrkulacji c.w.u. (nastawa, średnica)
	Oznaczenie pionu wodociągowego
	Oznaczenie średnicy rur wielowarstwowych PERT/Al/PERT

Rury nieoznaczone mają średnice 16x2,0

ŚREDNICE PODŁĄCZEŃ WODNYCH:

	zbiornik płuczący – przyłącze wody 1/2"
	bateria umywalkowa/zlewozmywakowa – przyłącze wody 1/2"
	bateria natryskowa – przyłącze wody 1/2"
	pralka/zmywarka – przyłącze wody 3/4"

JEDNOSTKA PROJEKTOWA:

ARCHITEKTON Sp. z o.o.
ul. Tadeusza Kościuszki 38, Wyszaków 07-200
KRS: KRS: 0001008232, NIP:REGON: 523927031
mail: architekon@architekon.pl, tel. 509 472 131

ARCHITEKON
ARCHITEKTURA KONSTRUKCJE

INWESTOR:

URSYNOWSKIE CENTRUM SPORTU I REKREACJI
UL. PILECKIEGO 122
02-781 WARSZAWA

ADRES INWESTYCJI:

UL. POD STRZECHĄ 3
WARSZAWA

TYTUŁ RYSUNKU:

MODERNIZACJA ŁAZIENKI W OBIEKCIE 'MOCZYDŁO'
INSTALACJA WODOCIĄGOWA
INSTALACJA KANALIZACJI SANITARNEJ

PROJEKTANCI:

mgr inż. Jakub Mik
NR UPR.SPEC.:
LOD/2149/POOS/13

SKALA:

1:50

BRANŻA:

Sanitarna

DATA WYDANIA:

05.2026

NUMER RYSUNKU:

IS/04

UWAGI INSTALACJA WODOCIĄGOWA


Wymiary i istniejące rozwiązania konstrukcyjno-materiałowe należy sprawdzić na budowie.
Przejęcia przez przegrody konstrukcyjne wykonać w osłonach rur stalowych, wystających poza przegrodę.
Przewody należy prowadzić w sposób zapewniający właściwą kompensację wydłużeń cieplnych (z maksymalnym wykorzystaniem możliwości samo-kompensacji).
Przejęcia instalacji przez dylatacje wykonać w perszlu.
Instalację z.w. prowadzić ze spadkiem 0,2% w kierunku źródła wody.
Armaturę odcinającą należy instalować:
- na rozgałęzieniach głównych przewodów rozdzielczych poziomych,
- przed i za wodomierzem,
- przed i za pompą,
- przed urządzeniami (spłuczki ustępowe, pralki, zmywarki),
- przed rozdzielaczami.
Armatura grzybkowa powinna mieć ciśnienie skierowane pod grzybek.
Armaturę należy montować zgodnie z kierunkiem przepływu wody wskazanym strzałką na korpusie.
W armaturze mieszającej i czerpalnej przewód wody ciepłej powinien być podłączony zawsze z lewej strony.
Armatura powinna być zamocowana w sposób umożliwiający jej konserwację.

UWAGI INSTALACJA KANALIZACJI SANITARNEJ

Wymiary i istniejące rozwiązania konstrukcyjno-materiałowe należy sprawdzić na budowie.
Przejęcia przez przegrody konstrukcyjne wykonać w osłonach rur stalowych, wystających poza przegrodę.
Piony kanalizacyjne zakończyć wywiewkami dachowymi 0,6 m ponad połacią dachu.
Na każdym pionie na wys 0,3 m ponad podłogę wykonać rewizję (w miejscu dostępnym).

UWAGI OGÓLNE

DOKUMENTACJA ZOSTAŁA SPOŻĄDZONA NA PODSTAWIE PRZESŁANYCH MATERIAŁÓW ORAZ WSTĘPNEJ WIZJI LOKALNEJ. WSZELKIE DANE TYPU: LOKALIZACJE PIONÓW, PRZYBORÓW SANITARNYCH, ELEMENTÓW GRZEJNYCH NALEŻY SPRAWDZIĆ NA BUDOWIE.

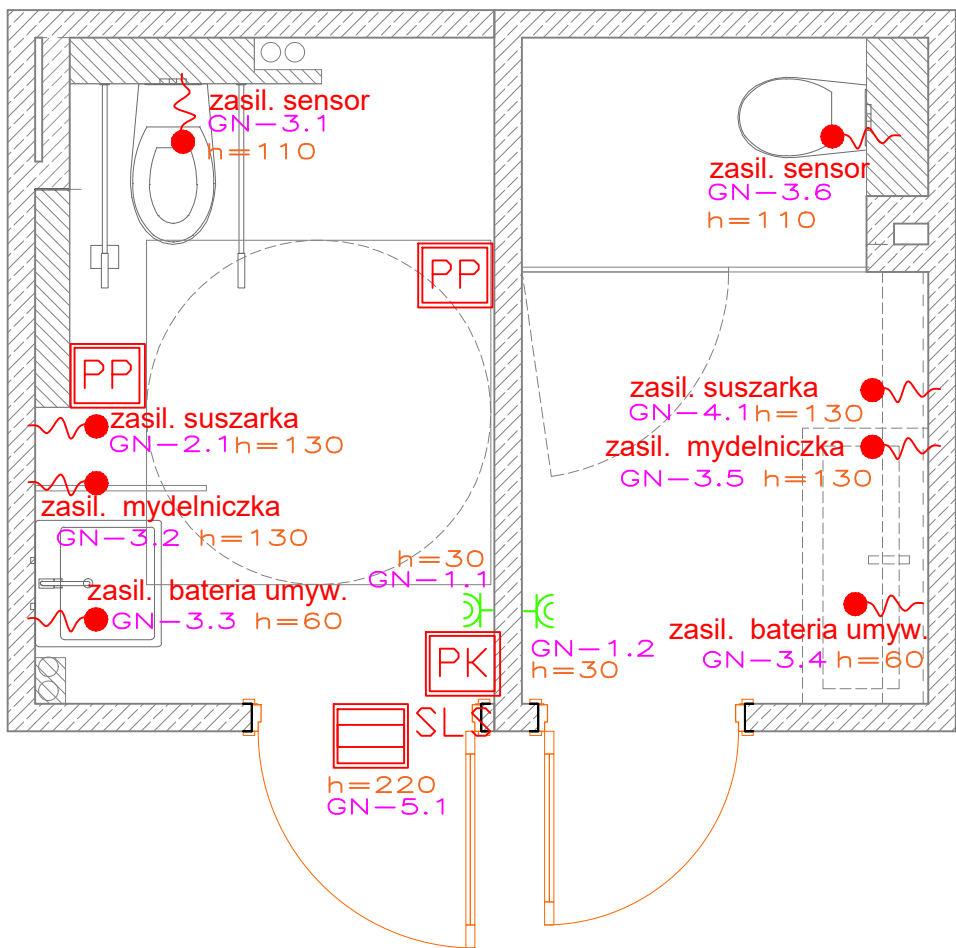

LEGENDA-OŚWIETLENIE PODSTAWOWE:

- Wypust kablowy oświetleniowy – sufitowy
- Wypust kablowy oświetleniowy – kinkiet
- C.O. Czujnik obecności 1 kanałowy 230V 10A
- C.O.C. Czujnik obecności 2 kanałowy 230V 10A (1. kanał sufit, 2. kanał LED)
- AW2 Oprawa oświetlenia awaryjnego AXPO_C-405lm AT; montaż sufitowy; IP41 lub wyższe
- YI Oprawa oświetlenia ewakuacyjnego EXT S-310lm AT; IP41 lub wyższe
- Wypust kablowy 1-fazowy oświetleniowy (l=1,5m)

LEGENDA-OSPRZĘT:


- Łącznik instalacyjny 1-biegunowy uniwersalny hermetyczny, 230V, IP20,P/T
- Łącznik instalacyjny 1-biegunowy uniwersalny hermetyczny, 230V, IP44, p/t,
- K1 Oprawa typu plafon, 230V, n/t
- L Oprawa typu spotlight, 230V, n/t

LEGENDA-SIŁOWA:

- G Gniazdo elektryczne pojedyncze hermetyczne z bolcem ochronnym P+N+PE, 16A, 230V, IP44, p/t
- 2G Gniazdo elektryczne podwójne hermetyczne z bolcem ochronnym P+N+PE, 16A, 230V, IP44
- WK Wypust kablowy 1-fazowy (3-żyłowy) do zasilania odbiornika (l=1,5m)


LEGENDA-TELETECHNICZNA:

- SLS – salowa lampka sygnalizacyjna z regulowanym bucziem (montować nad drzwiami przez pomieszczeniem OzN w dobrze widocznym miejscu)
- PK – przycisk kasujący h=100cm
- PP – przycisk przywoławczy z linką 2m h=2,2m

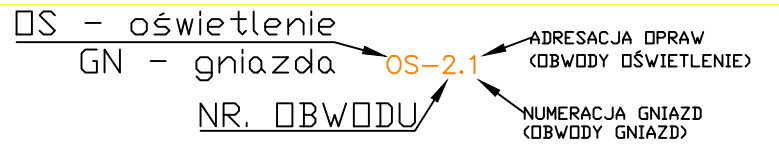

Instalację zasilic z istniejącej rozdzielniczy lub jeżeli konieczne zabudować w nowej o stopniu ochrony minimum IP44. Wymóg zastosowania RCD we wszystkich obwodach elektrycznych.

OBIEKT	PROJEKT ARANŻACJI WNĘTRZA ŁAZIENKA NR 4 – Zespół Obiektów Sportowych	RYS. NR. E1
ADRES INWESTYCJI	MOCZYDŁO UL. POD STRZECĄ 3 WARSZAWA	FORMAT A3
INWESTOR	Ursynowskie Centrum Sportu i Rekreacji – zakład budżetowy ul. Pileckiego 122 w Warszawie (02-781)	SKALA 1:45
TEMAT	INST. ELEKTR. RZUT INST. GNIAZD WTYKOWYCH I NISKOPRĄDOWYCH	DATA 13.05.2026
PROJEKTANT	Tadeusz Kukawski upr. bud. OS-418/83	PODPIS
OPRACOWAŁ	Krzysztof Bqbol	

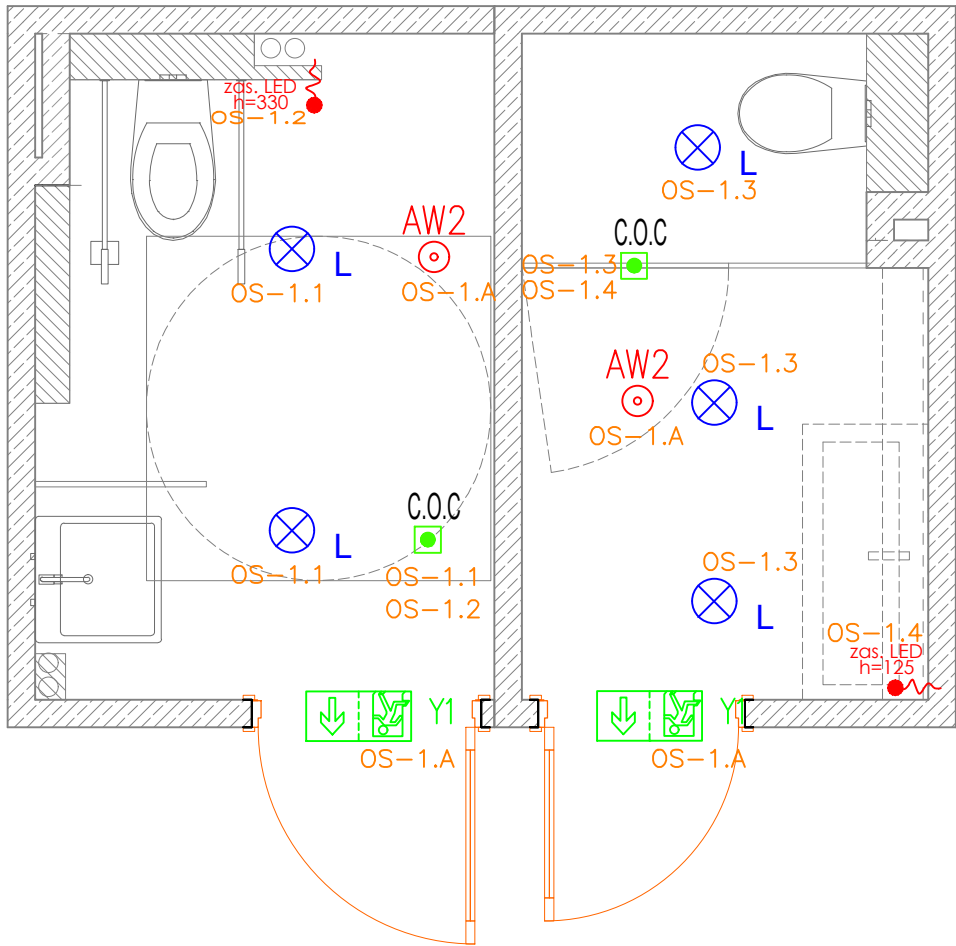

LEGENDA—OŚWIETLENIE PODSTAWOWE:

- Wypust kablowy oświetleniowy – sufitowy
- Wypust kablowy oświetleniowy – kinkiet
- C.O. — Czujnik obecności 1 kanałowy 230V 10A
- C.O.C. — Czujnik obecności 2 kanałowy 230V 10A (1. kanał sufit, 2. kanał LED)
- AW2 — Oprawa oświetlenia awaryjnego AXPO_C–405lm AT; montaż sufitowy; IP41 lub wyższe
- Y1 — Oprawa oświetlenia ewakuacyjnego EXT S–310lm AT; IP41 lub wyższe
- Wypust kablowy 1–fazowy oświetleniowy (l=1,5m)

LEGENDA—OSPRZĘT:

- Łącznik instalacyjny 1–biegunowy uniwersalny hermetyczny, 230V, IP20,P/T
- Łącznik instalacyjny 1–biegunowy uniwersalny hermetyczny, 230V, IP44, p/t,
- K1 — Oprawa typu plafon, 230V, n/t
- L — Oprawa typu spotlight, 230V, n/t


LEGENDA—SIŁOWA:

- G — Gniazdo elektryczne pojedyncze hermetyczne z bolcem ochronnym P+N+PE, 16A, 230V, IP44, p/t
- 2G — Gniazdo elektryczne podwójne hermetyczne z bolcem ochronnym P+N+PE, 16A, 230V, IP44
- WK — Wypust kablowy 1–fazowy (3–żyłowy) do zasilania odbiornika (l=1,5m)

LEGENDA—TELETECHNICZNA:


- SLS — salowa lampka sygnalizacyjna z regulowanym bucziem (montować nad drzwiami przez pomieszczeniem OzN w dobrze widocznym miejscu)
- PK — przycisk kasujący h=100cm
- PP — przycisk przywoławczy z linką 2m h=2,2m

Zasilacze LED ukryte w meblach z IP 44 lub wyższym albo nad sufitem. Taśma LED 6W/m wodoodporna.

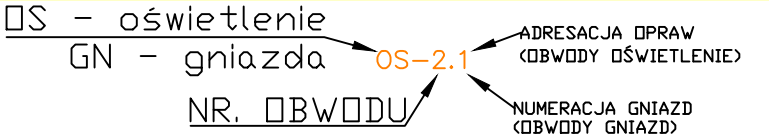

Instalację zasilic z istniejącej rozdzielniczy lub jeżeli konieczne zabudować w nowej o stopniu ochrony minimum IP44. Wymóg zastosowania RCD we wszystkich obwodach elektrycznych.

OBIEKT	PROJEKT ARANŻACJI WNĘTRZA ŁAZIENKA NR 4 – Zespół Obiektów Sportowych	RYS. NR. E2
ADRES INWESTYCJI	MOCZYDŁO UL. POD STRZECHĄ 3 WARSZAWA	FORMAT A3
INWESTOR	Ursynowskie Centrum Sportu i Rekreacji – zakład budżetowy ul. Pileckiego 122 w Warszawie (02–781)	SKALA 1:45
TEMAT	INST. ELEKTR. RZUT INST. OŚWIETLENIA	DATA 13.05.2026
PROJEKTANT	Tadeusz Kukawski upr. bud. OS–418/83	PODPIS
OPRACOWAŁ	Krzysztof Bqbol	

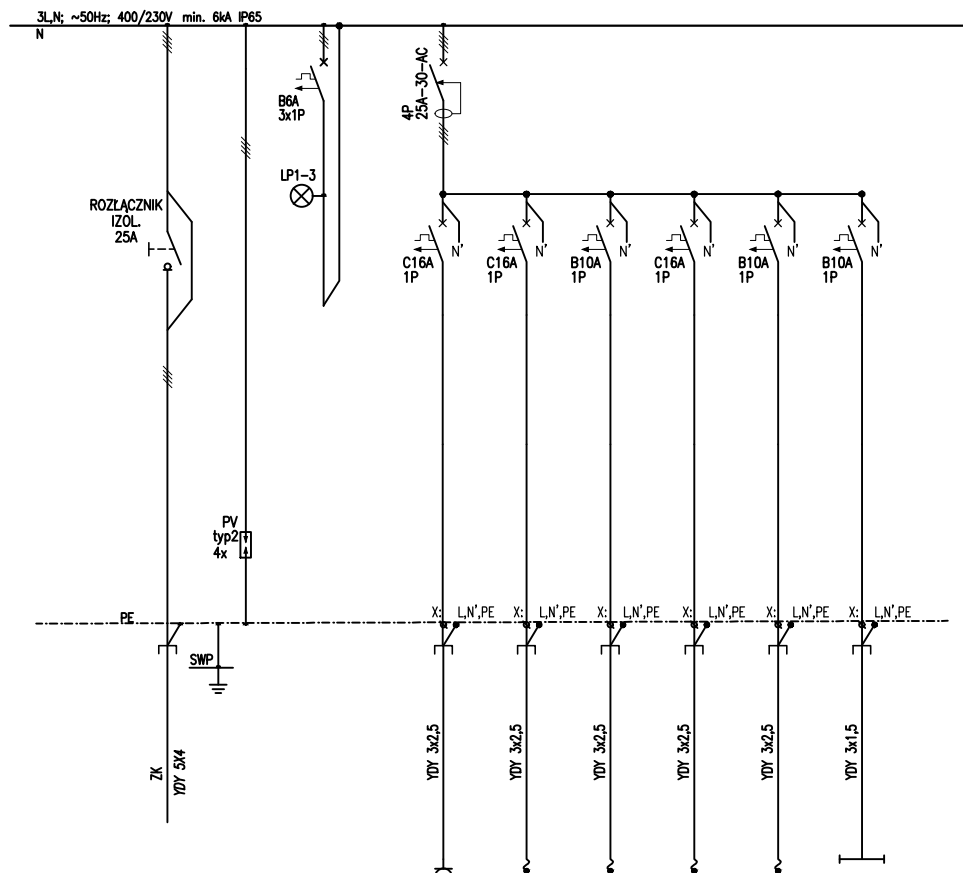

Nr odpływu				GN 1.1	GN 2.1	GN 3.1	GN 4.1	GN 5.1	OS 2
Nazwa odbioru	Zasilanie	Ochrona przeciwprzepięciowa	kontrola napięcia	Gniazda porządkowe	Wypust suszarka 230V	Wypust akcesoria 230V	Wypust suszarka 230V	Wyp. system przyzywowy 230V/24V	Oświetlenie łazienki
Moc [kW]	9,60			3,0	3,0	0,2	3,0	0,1	0,4

Pi=9,60kW

Ps=2,67kW


Instalację zasilić z istniejącej rozdzielni lub jeżeli konieczne zabudować w nowej o stopniu ochrony minimum IP65

OBIEKT	PROJEKT ARANŻACJI WNEŹRZA ŁAZIENKA NR 4 – Zespół Obiektów Sportowych	RYS. NR. E3
ADRES INWESTYCJI	MOCZYDŁO UL. POD STRZECHĄ 3 WARSZAWA	FORMAT A4
INWESTOR	Ursynowskie Centrum Sportu i Rekreacji – zakład budżetowy ul. Pileckiego 122 w Warszawie (02–781)	SKALA 1:
TEMAT	INST. ELEKTR. SCHEMAT TABLICZNY ELEKTRYCZNEJ	DATA 13.05.2026
PROJEKTANT	Tadeusz Kukawski upr. bud. OS–418/83	PODPIS
OPRACOWAŁ	Krzysztof Bqbol	


Tabela doboru zapotrzebowania mocy

Nazwa obwodu	Opis	Moc zainstalowana	Współczynnik jednoczesności	Moc szczytowa	Napięcie znamionowe	Prąd obciążenia	Typ zabezpieczenia	Prąd zn. zab. lub [In] silnika	Współczynnik zadziałania zabezpieczenia	Prąd zadziałania zabezpieczenia	Typ kabla	Przekrój kabla	Obciążalność kabla	Wsp. Popr. Tab.52-e1	Obciążalność Rzecz.	1,45 × kg × Iz	Długość odcinka	Δu%	12 ≤ 1,45 × kg × Iz	lb ≤ In ≤ Iz	(It)It ≤ (k × s)1/2 × Is
		PI	kj	Ps	Un	Ib		In	k2	I2											
		[kW]	-	[kW]	V	A		A	-	A											
Bilans całkowity		9,60	0,278	2,67																	
1	Gn. Porządkowe	3,00	0,25	0,75	230	3,51	Wyłącznik nadprądowy C 16A	16	1,45	23,2	YDY 3x2,5	2,5	29	1	29	42	20	0,41	OK	OK	OK
2	Wypust suszarka	3,00	0,25	0,75	230	3,51	Wyłącznik nadprądowy C 16A	16	1,45	23,2	YDY 3x2,5	2,5	29	1	29	42	20	0,41	OK	OK	OK
3	Wypust akcesoria	0,10	0,50	0,05	230	0,23	Wyłącznik nadprądowy B 10A	10	1,45	14,5	YDY 3x1,5	1,5	22	1	22	32	20	0,05	OK	OK	OK
4	Wypust suszarka	3,00	0,25	0,75	230	3,51	Wyłącznik nadprądowy C 16A	16	1,45	23,2	YDY 3x2,5	2,5	29	1	29	42	20	0,41	OK	OK	OK
5	Wypust system przyzywowy	0,10	0,50	0,05	230	0,23	Wyłącznik nadprądowy B 10A	10	1,45	14,5	YDY 3x1,5	1,5	22	1	22	32	20	0,05	OK	OK	OK
6	Oświetlenie łazienki	0,40	0,80	0,32	230	1,50	Wyłącznik nadprądowy B 10A	10	1,45	14,5	YDY 3x1,5	1,5	22	1	22	32	20	0,29	OK	OK	OK
WLZ	WLZ relacji ZK - TE	9,60	0,28	2,7	400	4,14	Wyłącznik różnicowo-nadprądowy 25A	25	1,45	36,25	YDY 5x4	4	30	1	30	44	20	0,15	OK	OK	OK

OZNACZENIA
ŚCIAN

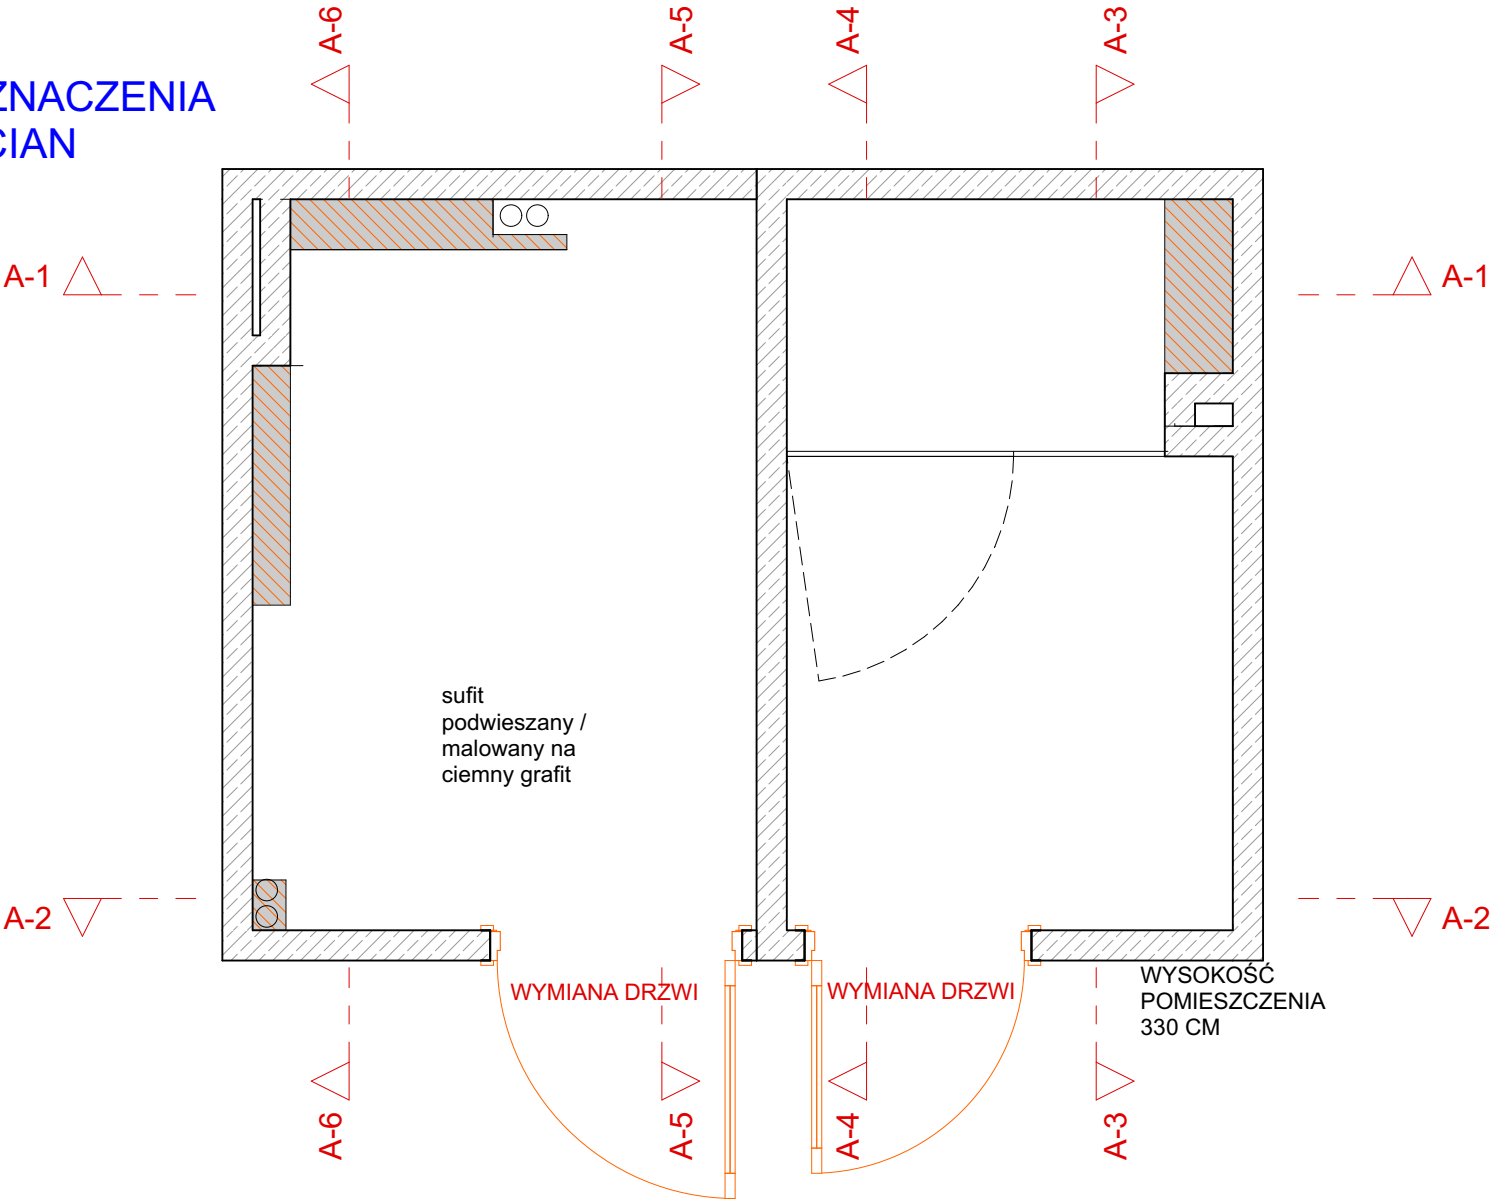

RZUT PODŁOGI

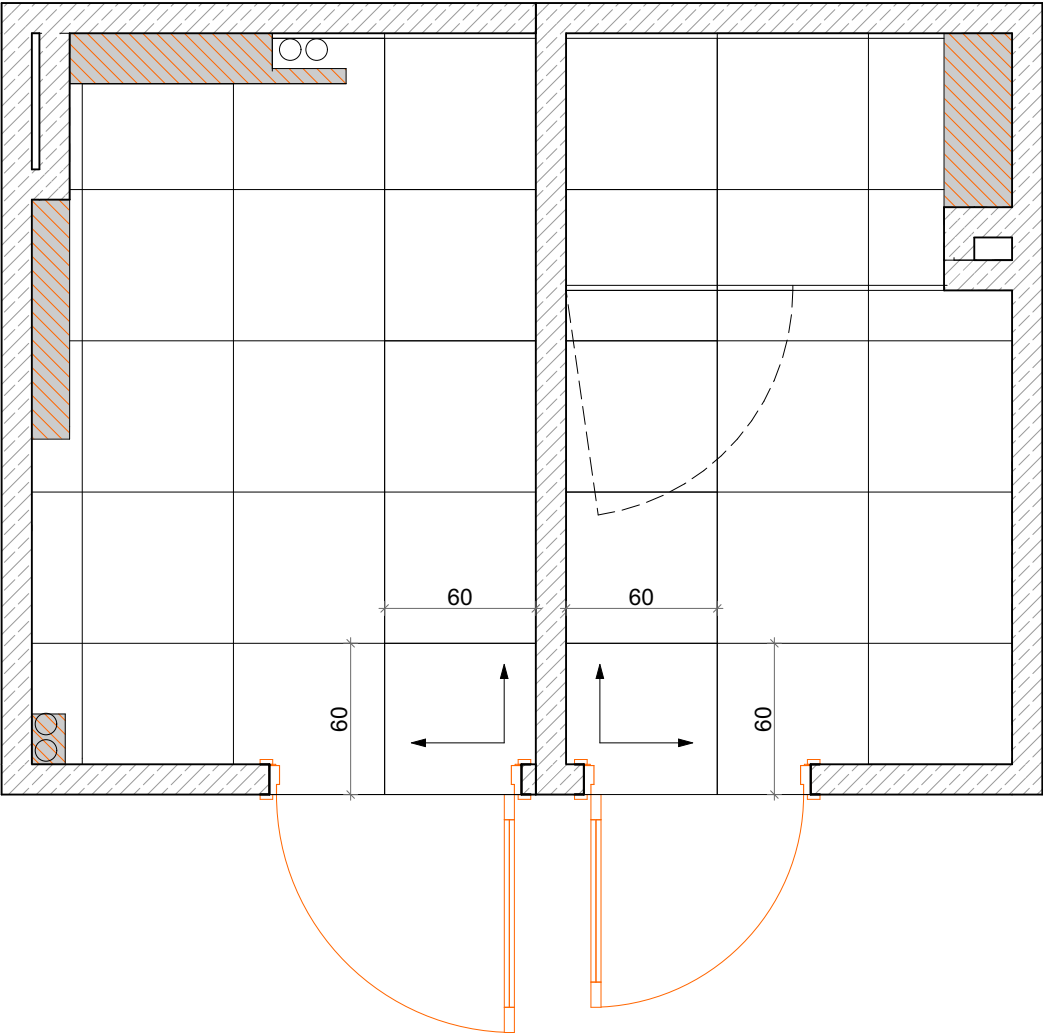

W MIEJSCACH NIEPOKRYTYCH PŁYTKAMI CERAMICZNYMI (NP. SUFITY, GÓRNE PARTIE ŚCIAN W STREFACH SUCHYCH) NALEŻY ZASTOSOWAĆ SYSTEMY MALARSKIE ODPORNE NA SPECYFICZNY MIKROKLIMAT BASENOWY. FARBA POWINNA BYĆ LATEKSOWA LUB EPOKSYDOWA O WŁAŚCIWOŚCIACH HYDROFOBOWYCH I BIOBÓJCZYCH.

SUFIT ORAZ INSTALACJE POWINNY BYĆ W KOLORZE CZARNYM /RAL 9004/ LUB GRAFIT / RAL 7015/.

Wszystkie wymiary należy sprawdzić na budowie przed przystąpieniem do realizacji. W przypadku rozbieżności pomiędzy projektem a stanem istniejącym należy niezwłocznie poinformować projektanta. Projekt opracowano na podstawie dostępnej dokumentacji oraz pomiarów, jednak nie wyklucza się występowania odchył wykonawczych. Wykonawca zobowiązany jest do uwzględnienia tolerancji wymiarowych oraz nierówności ścian, posadzek i sufitów



INWESTOR:
Ursynowskie Centrum Sportu i Rekreacji
- zakład budżetowy ul. Pileckiego 122 w Warszawie (02-781)
PROJEKT ARANŻACJI WNEŹRZA
ŁAZIENKA NR 4 - Zespół Obiektów Sportowych MOCZYDŁO UL POD STRZECĄ 3 WARSZAWA (2 łazienki) w tym jedna NOWA DLA NIEPEŁNOSPRAWNYCH

TYTUŁ RYSUNKU:
ŁAZIENKA NR. 2 - RYS. 4

SKALA: 1:30
DATA: 23-04-2026
NR RYSUNKU: 4

WYKONAWCA:
Meritum Sp. z o.o.
Michalin 23 07-203
Somianka
NIP 7622016291
REGON 523603050

UWAGI
RAKO Betonico DAKV9790
spiekana płytką podłogową
białoszary 60x120 cm
TUBĄDZIN Pietrasanta MAT Płytką
gresowa 1198x598
TUBĄDZIN Echo Lamella
beige STR Płytką gresowa
1198x598

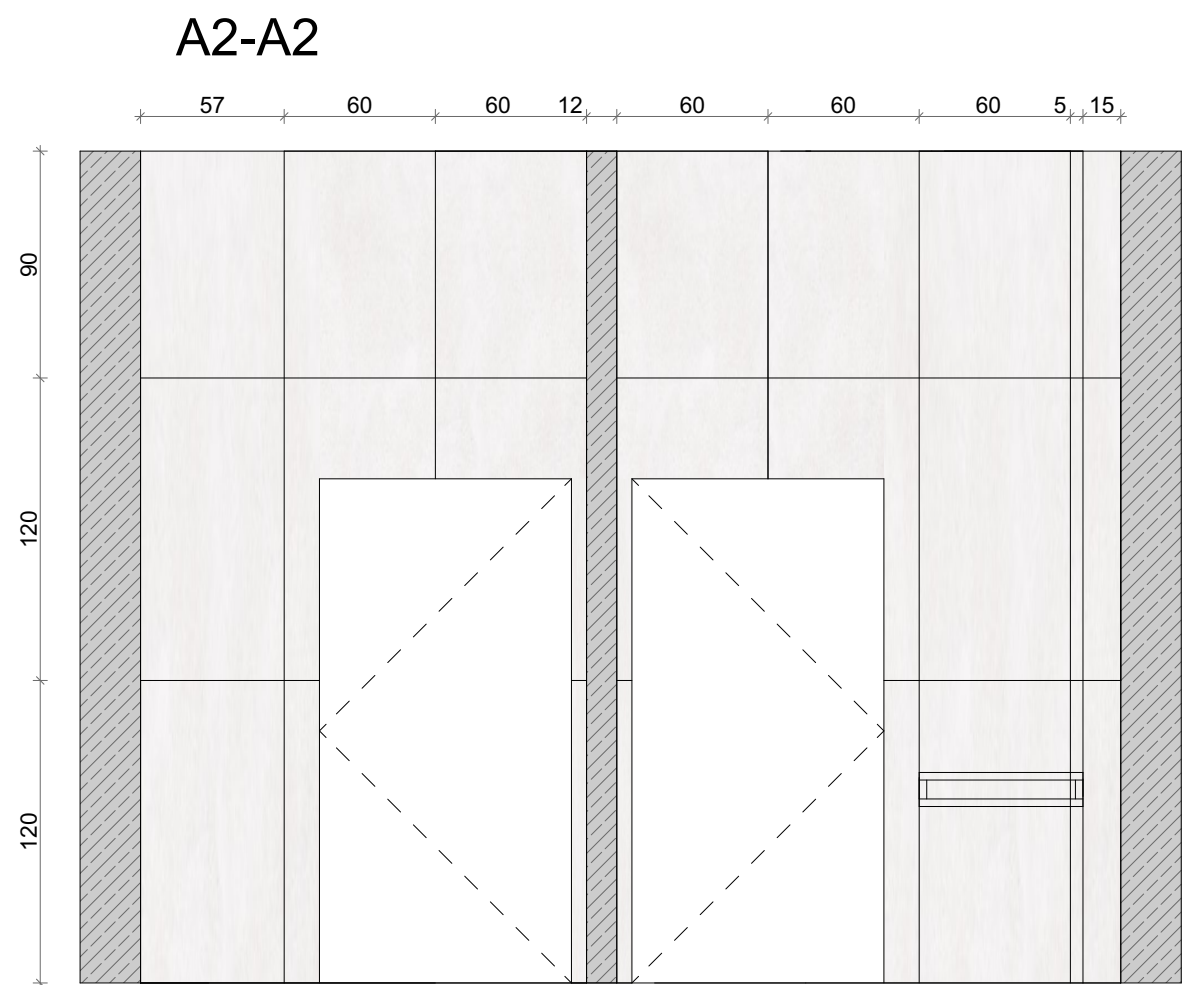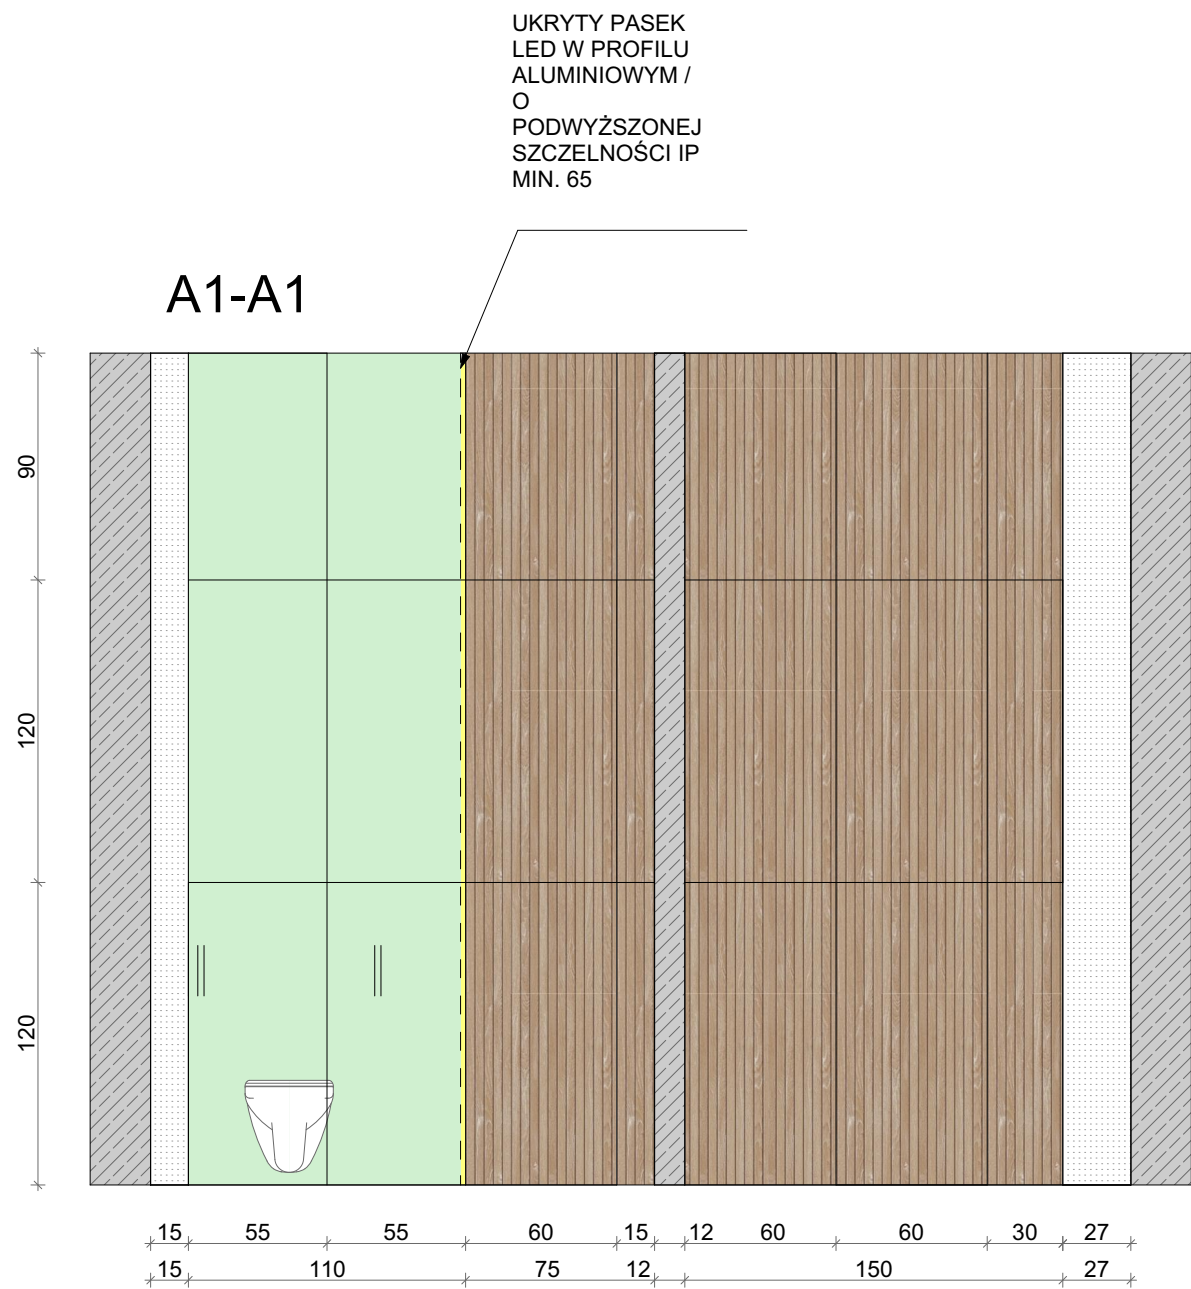

Wszystkie wymiary należy sprawdzić na budowie przed przystąpieniem do realizacji. W przypadku rozbieżności pomiędzy projektem a stanem istniejącym należy niezwłocznie poinformować projektanta. Projekt opracowano na podstawie dostępnej dokumentacji oraz pomiarów, jednak nie wyklucza się występowania odchyłeń wykonawczych. Wykonawca zobowiązany jest do uwzględnienia tolerancji wymiarowych oraz nierówności ścian, posadzek i sufitów

INWESTOR:
Ursynowskie Centrum Sportu i Rekreacji
- zakład budżetowy ul. Pileckiego 122 w Warszawie (02-781)

PROJEKT ARANŻACJI WNĘTRZA
ŁAZIENKA NR 4 - Zespół Obiektów Sportowych MOCZYDŁO UL POD STRZECĄ 3 WARSZAWA (2 łazienki) w tym jedna NOWA DLA NIEPEŁNOSPRAWNYCH

TYTUŁ RYSUNKU:
ŁAZIENKA NR. 2 - RYS. 5

SKALA: 1:30
DATA: 23-04-2026
NR RYSUNKU: 5

WYKONAWCA:
Meritum Sp. z o.o.
Michalin 23 07-203
Somianka
NIP 7622016291
REGON 523603050


UWAGI

RAKO Betonico DAKV9790
spiekana płytką podłogowa
białoszary 60x120 cm


TUBĄDZIN Echo Lamella
beige STR Płytką gresowa
1198x598

TUBĄDZIN Pietrasanta MAT Płytką
gresowa 1198x598

A3-A3

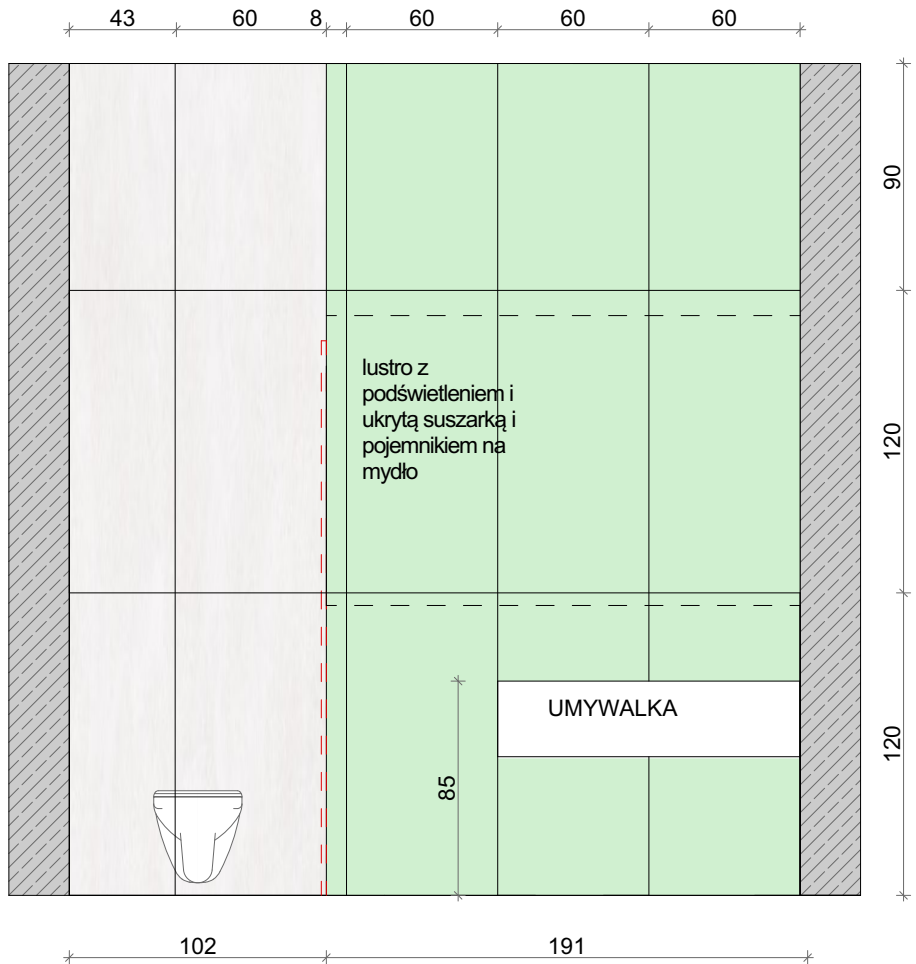

A4-A4

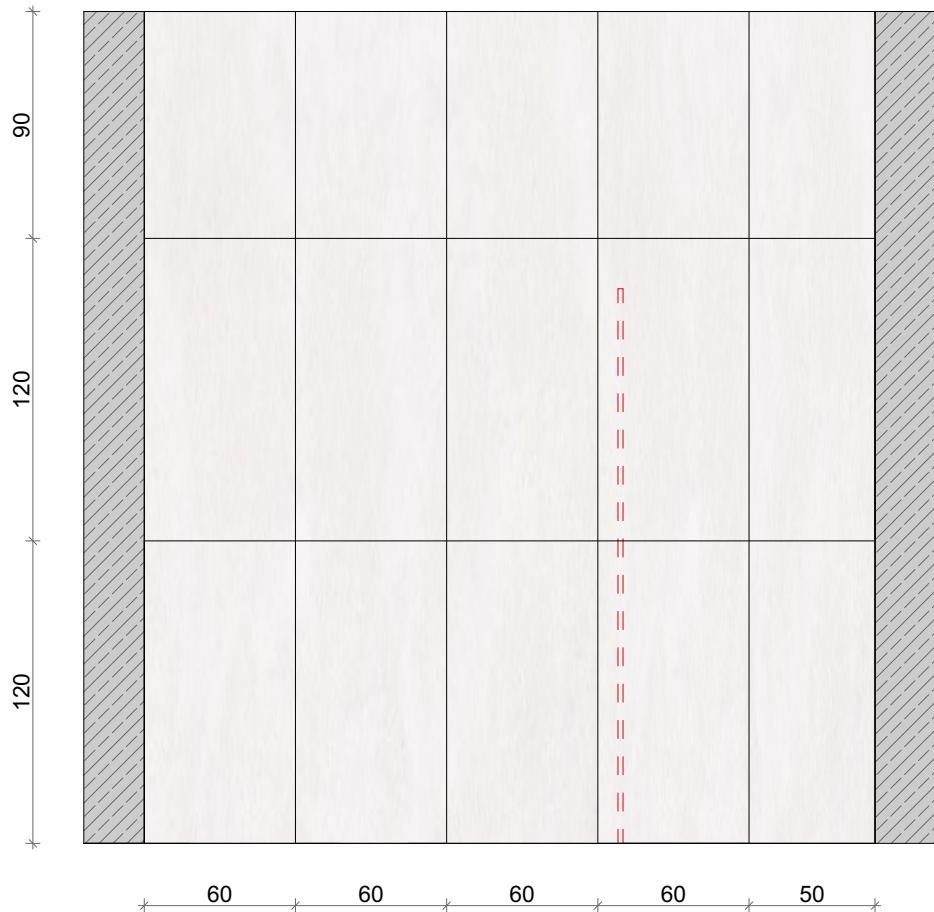

Wszystkie wymiary należy sprawdzić na budowie przed przystąpieniem do realizacji. W przypadku rozbieżności pomiędzy projektem a stanem istniejącym należy niezwłocznie poinformować projektanta. Projekt opracowano na podstawie dostępnej dokumentacji oraz pomiarów, jednak nie wyklucza się występowania odchyłań wykonawczych. Wykonawca zobowiązany jest do uwzględnienia tolerancji wymiarowych oraz nierówności ścian, posadzek i sufitów

INWESTOR:
Ursynowskie Centrum Sportu i Rekreacji
- zakład budżetowy ul. Pileckiego 122 w Warszawie (02-781)

PROJEKT ARANŻACJI WNĘTRZA
ŁAZIENKA NR 4 - Zespół Obiektów Sportowych MOCZYDŁO UL POD STRZECHĄ 3 WARSZAWA (2 łazienki) w tym jedna NOWA DLA NIEPEŁNOSPRAWNYCH

TYTUŁ RYSUNKU:
ŁAZIENKA NR. 2 - RYS. 6

SKALA: 1:30
DATA: 23-04-2026
NR RYSUNKU: 6

WYKONAWCA:
Meritum Sp. z o.o.
Michalin 23 07-203
Somianka
NIP 7622016291
REGON 523603050


UWAGI

 RAKO Betonico DAKV9790
spiekana płytką podłogowa
białoszary 60x120 cm


 TUBĄDZIN Pietrasanta MAT Płytką gresowa 1198x598

 TUBĄDZIN Echo Lamella
beige STR Płytką gresowa
1198x598

A5-A5

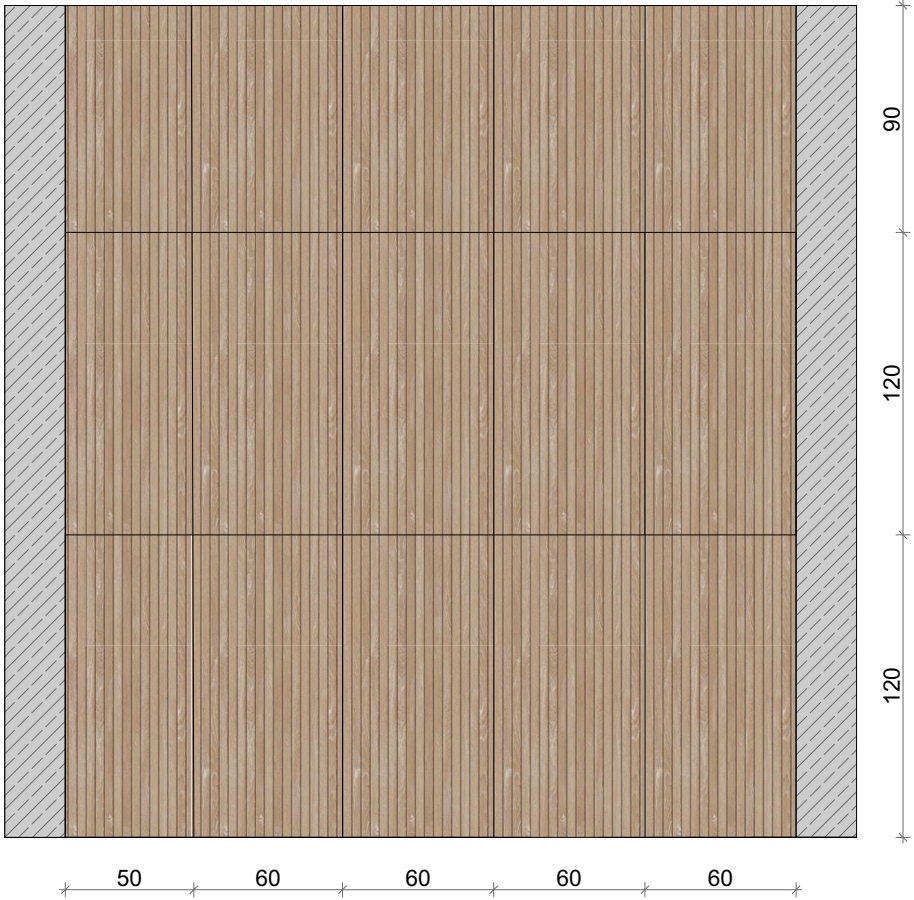

A6-A6

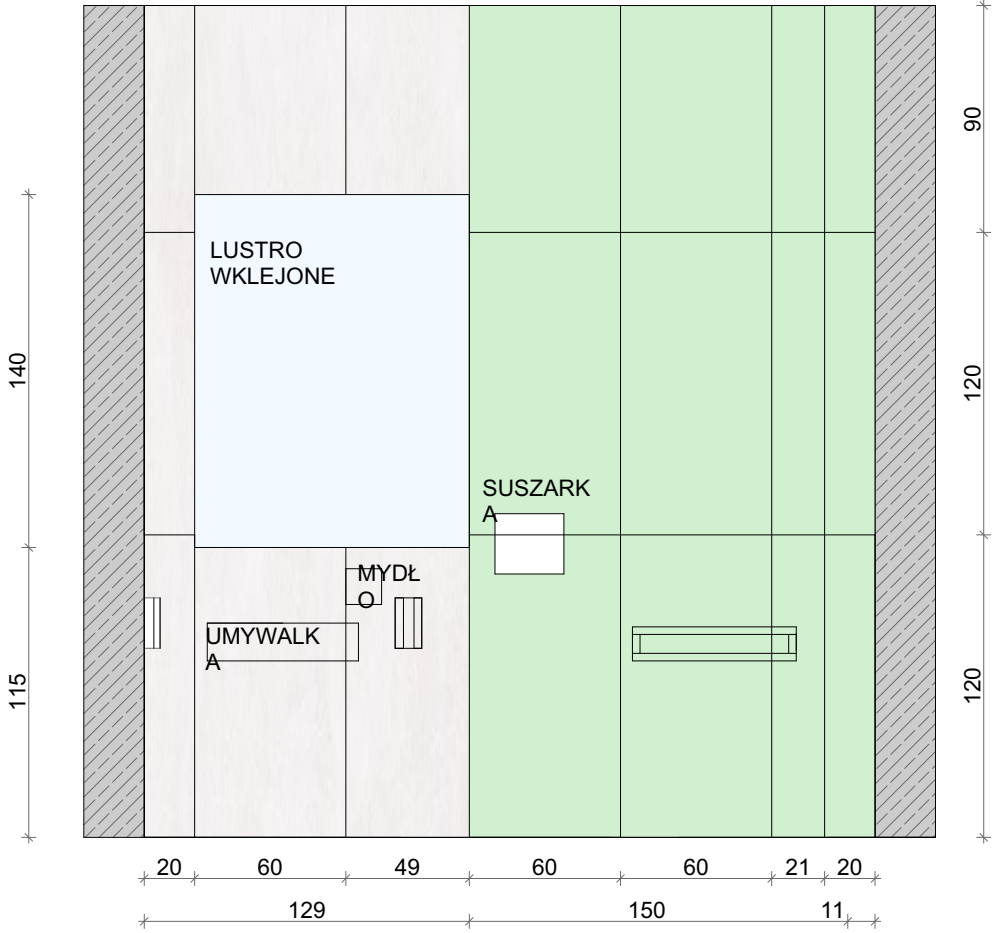

Wszystkie wymiary należy sprawdzić na budowie przed przystąpieniem do realizacji. W przypadku rozbieżności pomiędzy projektem a stanem istniejącym należy niezwłocznie poinformować projektanta. Projekt opracowano na podstawie dostępnej dokumentacji oraz pomiarów, jednak nie wyklucza się występowania odchyłań wykonawczych. Wykonawca zobowiązany jest do uwzględnienia tolerancji wymiarowych oraz nierówności ścian, posadzek i sufitów


INWESTOR:
Ursynowskie Centrum Sportu i Rekreacji
- zakład budżetowy ul. Pileckiego 122 w Warszawie (02-781)
PROJEKT ARANŻACJI WNĘTRZA
ŁAZIENKA NR 4 - Zespół Obiektów Sportowych MOCZYDŁO UL POD STRZECHĄ 3 WARSZAWA (2 łazienki) w tym jedna NOWA DLA NIEPEŁNOSPRAWNYCH

TYTUŁ RYSUNKU:
ŁAZIENKA NR. 2 - RYS. 7


SKALA: 1:30
DATA: 23-04-2026
NR RYSUNKU: 7

WYKONAWCA:
Meritum Sp. z o.o.
Michalin 23 07-203
Somianka
NIP 7622016291
REGON 523603050

- UWAGI**
- RAKO Betonico DAKV9790 spiekana płytką podłogową białoszary 60x120 cm
 - TUBĄDZIN Echo Lamella beige STR Płytką gresową 1198x598
 - TUBĄDZIN Pietrasanta MAT Płytką gresową 1198x598

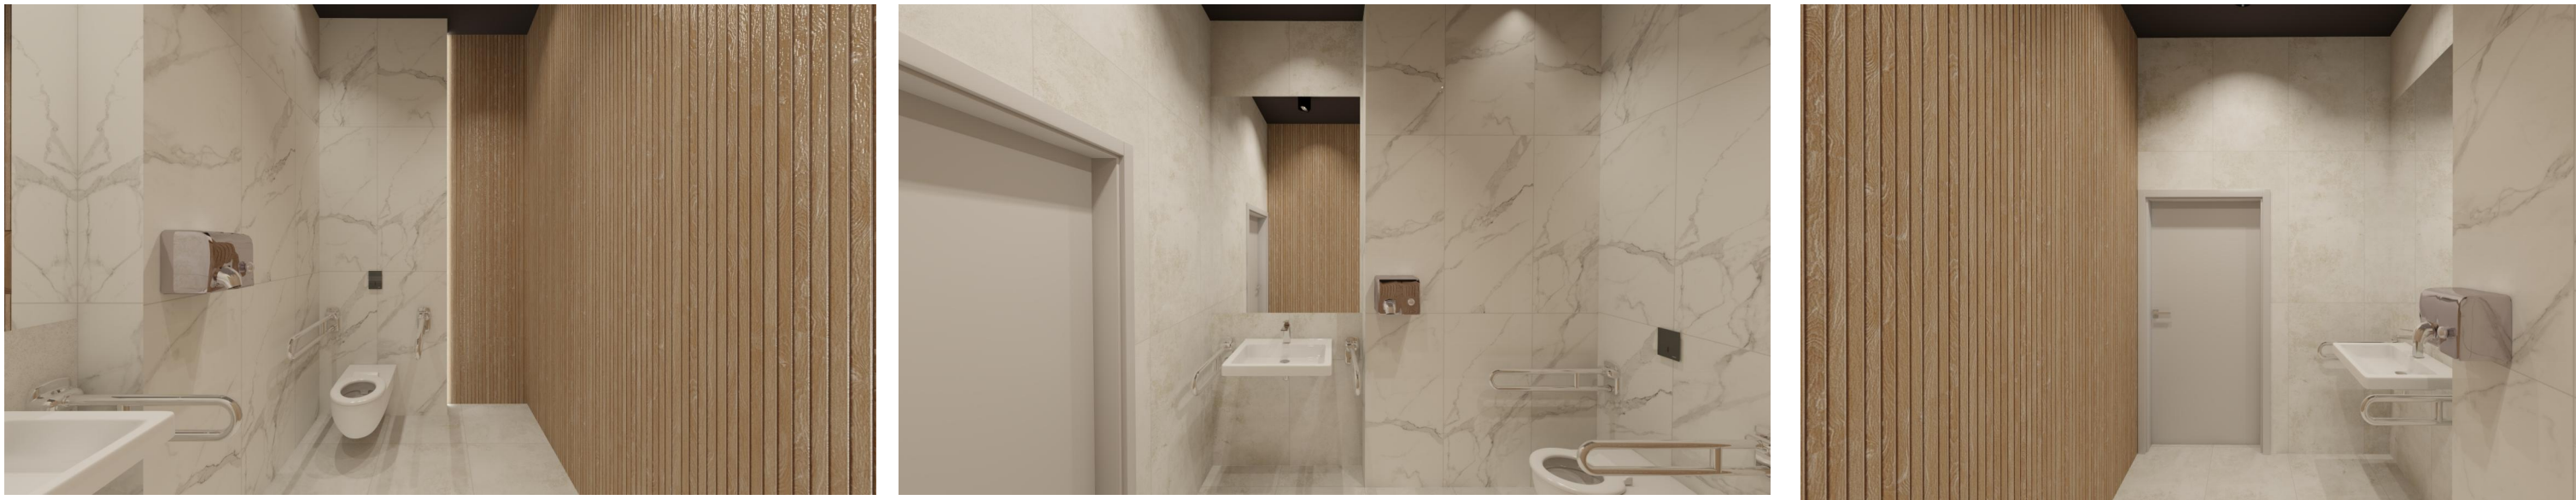

WC DLA NIEPEŁNOSPRAWNYCH WIZUALIZACJE

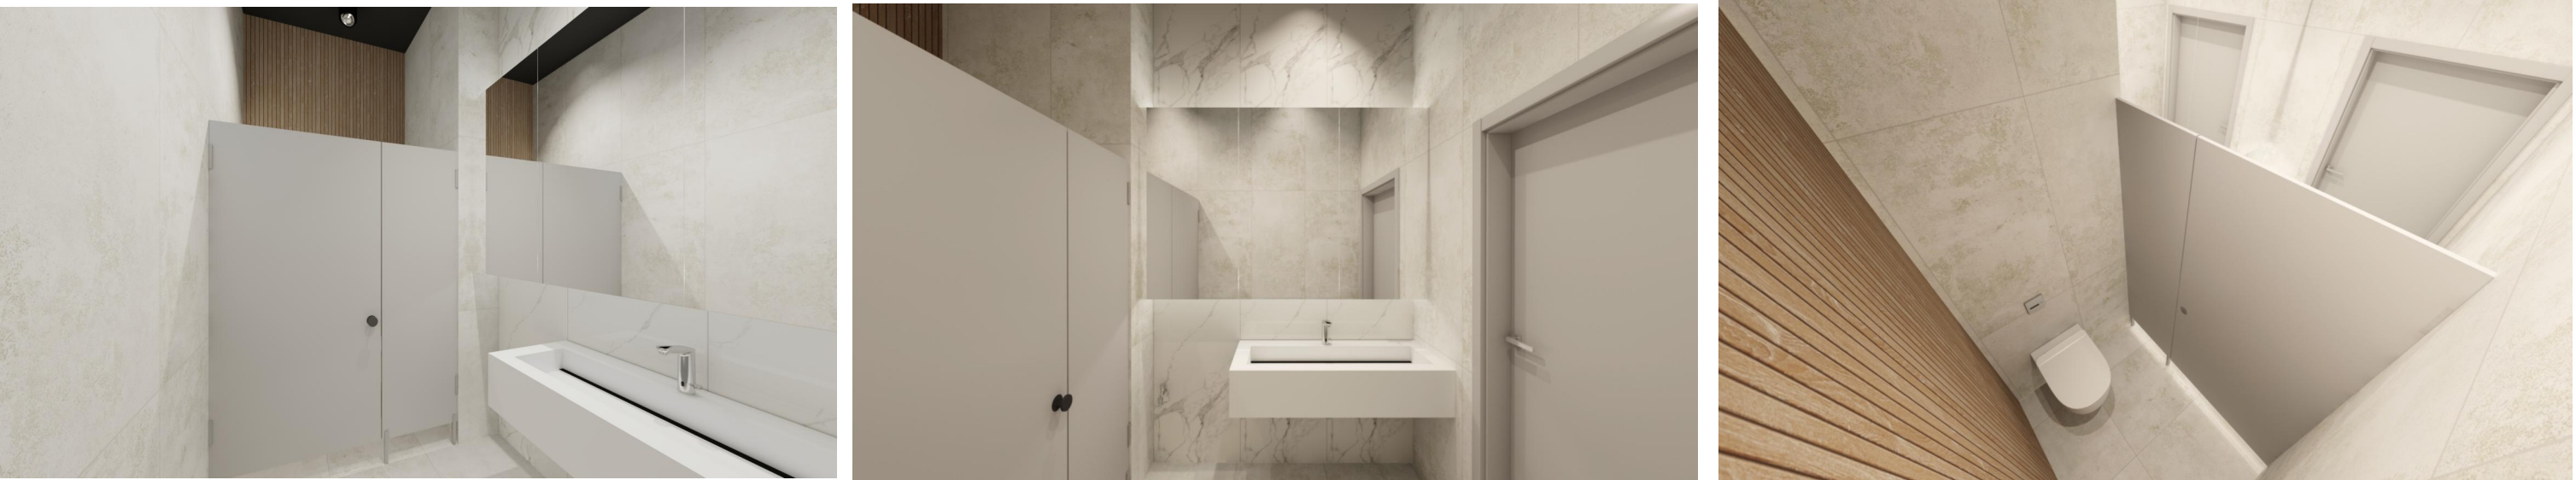

ŁAZIENKA DLA PERSONELU WIZUALIZACJE

Wszystkie wymiary należy sprawdzić na budowie przed przystąpieniem do realizacji. W przypadku rozbieżności pomiędzy projektem a stanem istniejącym należy niezwłocznie poinformować projektanta. Projekt opracowano na podstawie dostępnej dokumentacji oraz pomiarów, jednak nie wyklucza się występowania odchył wykonawczych. Wykonawca zobowiązany jest do uwzględnienia tolerancji wymiarowych oraz nierówności ścian, posadzek i sufitów	INWESTOR: Ursynowskie Centrum Sportu i Rekreacji - zakład budżetowy ul. Pileckiego 122 w Warszawie (02-781)	TYTUŁ RYSUNKU:	SKALA: 1:50	WYKONAWCA: Meritum Sp. z o.o. Michalin 23 07-203 Somianka NIP 7622016291 REGON 523603050	UWAGI
	PROJEKT ARANŻACJI WNEŹRZA ŁAZIENKI - Zespół Obiektów Sportowych MOCZYDŁO UL POD STRZECHĄ 3 WARSZAWA	WIZUALIZACJE	DATA: 23-04-2026 NR RYSUNKU : 4		